


Исполнительная схема №10. Водоснабжение.


План 1 этажа.

Секция 1.

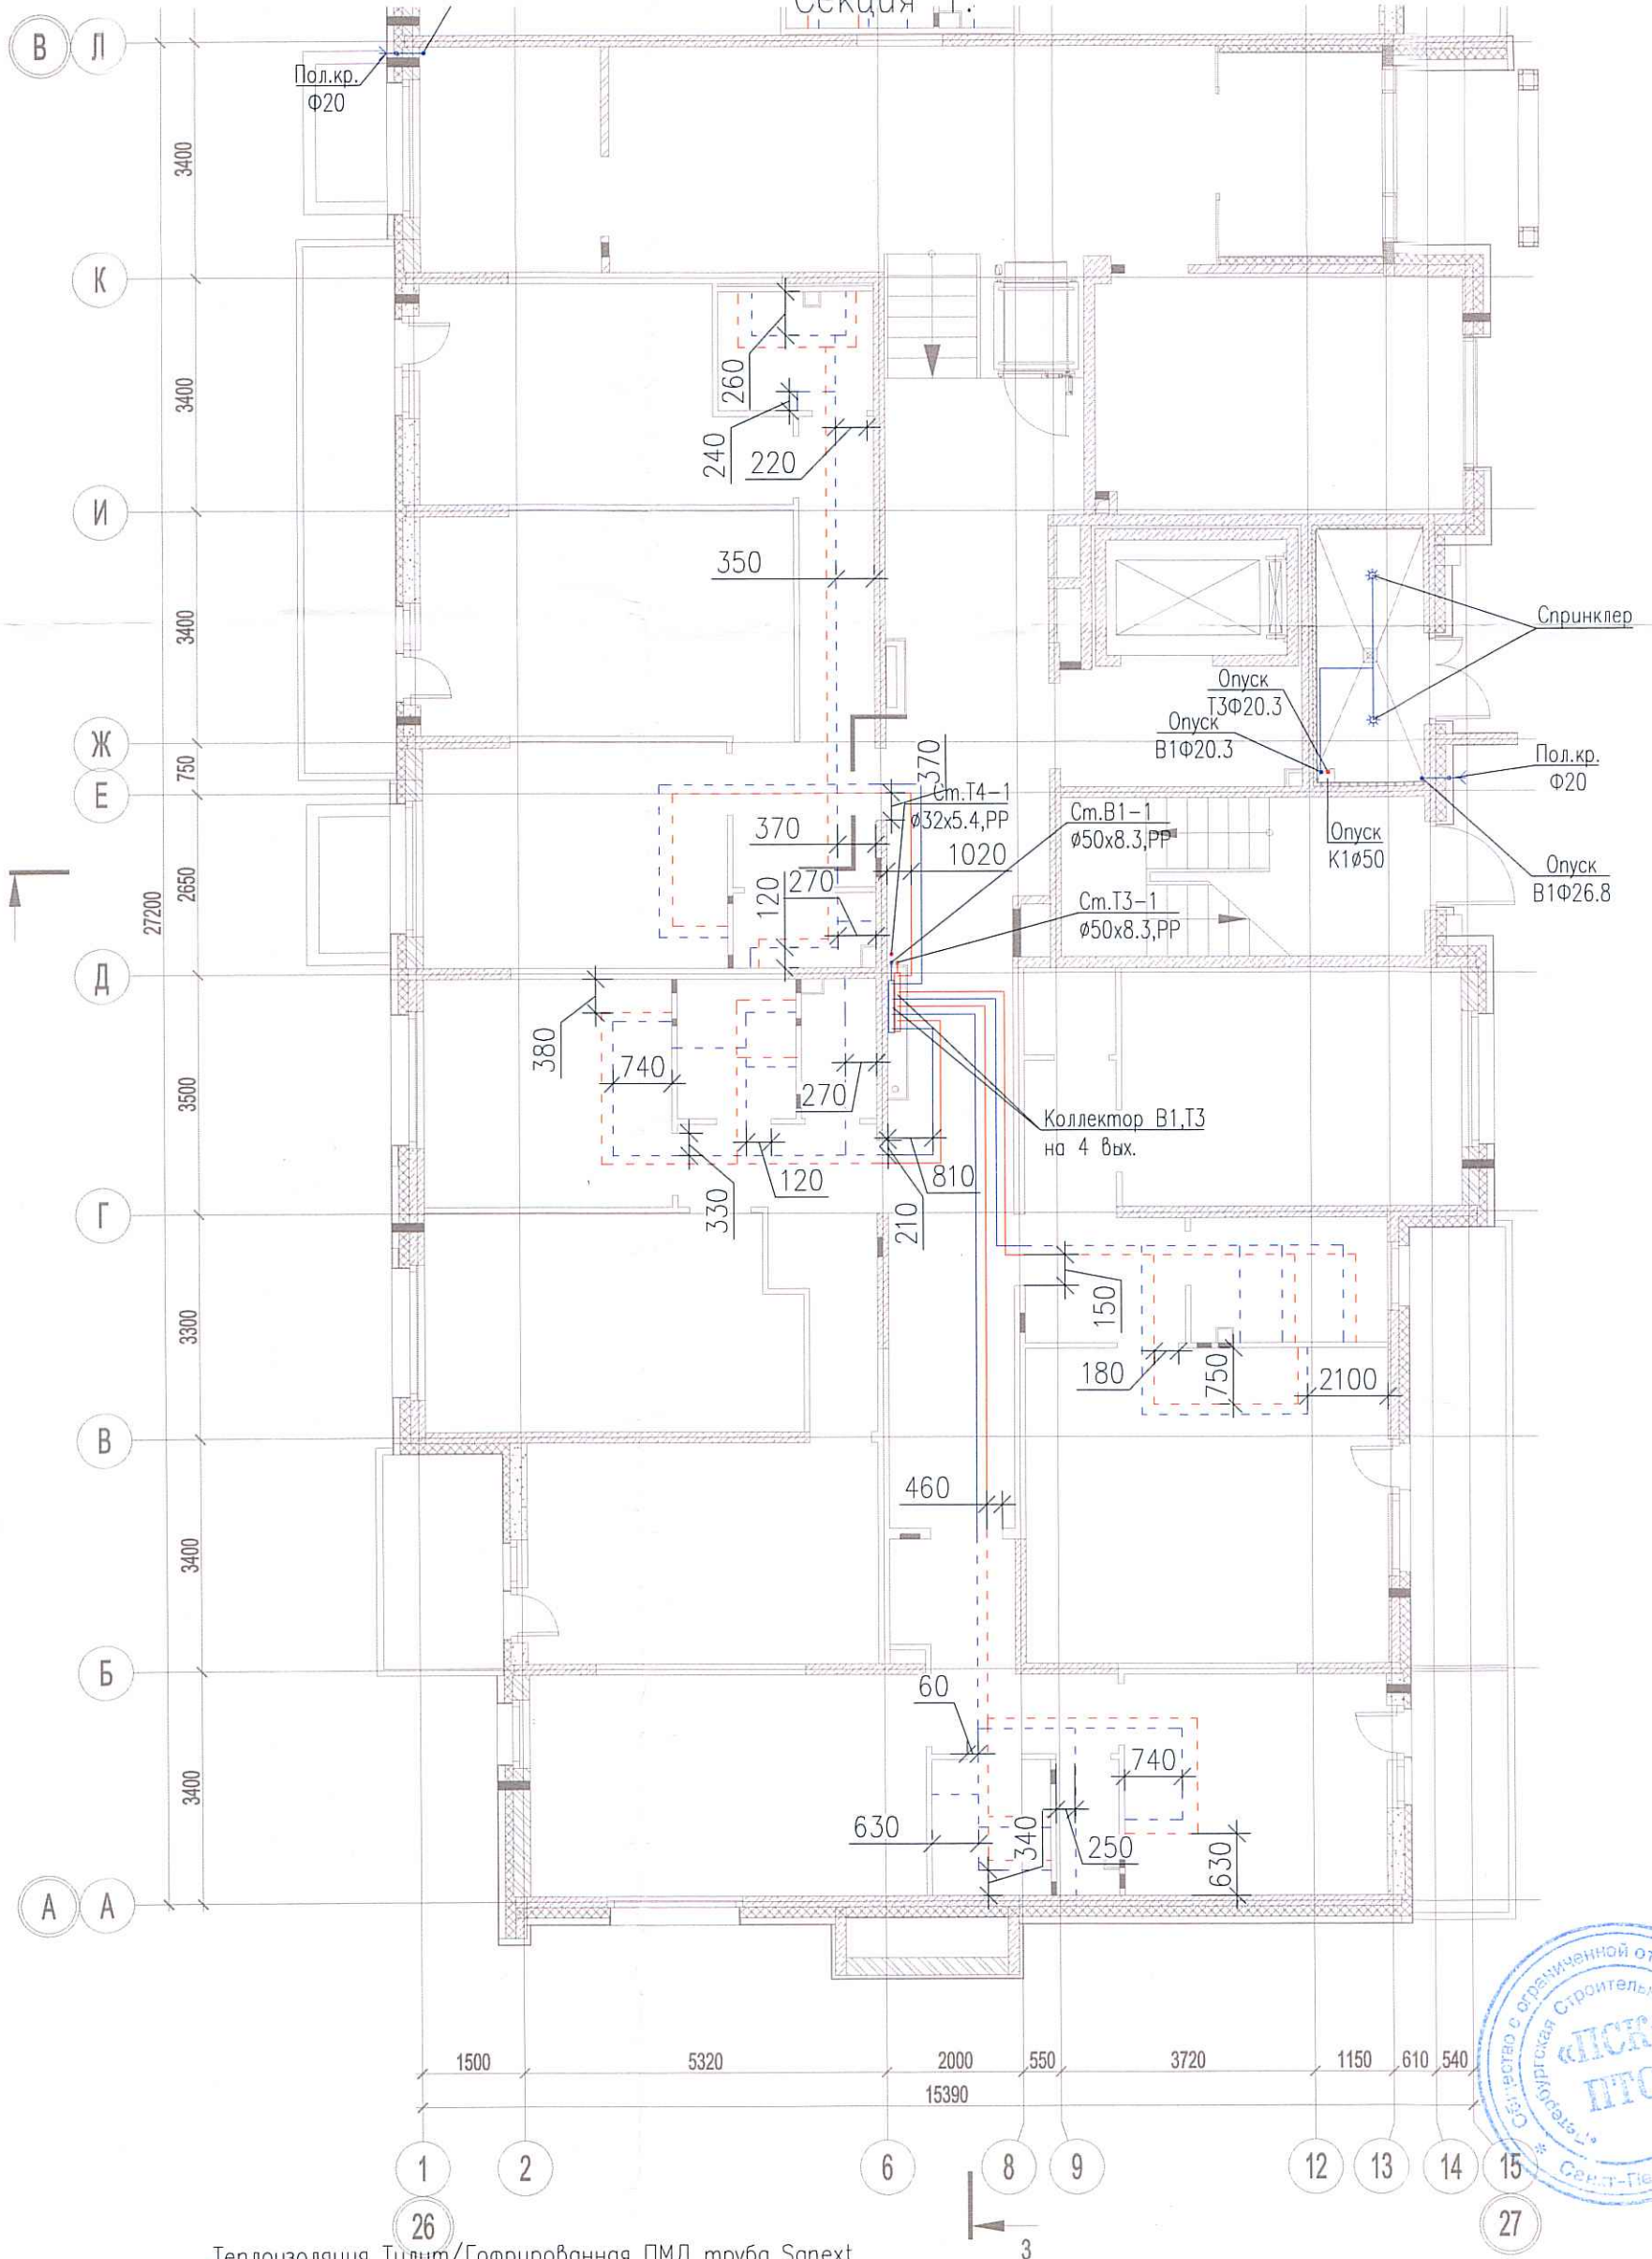

Согласовано

Взам. инв. №
Подпись и дата
Инв. № подл.

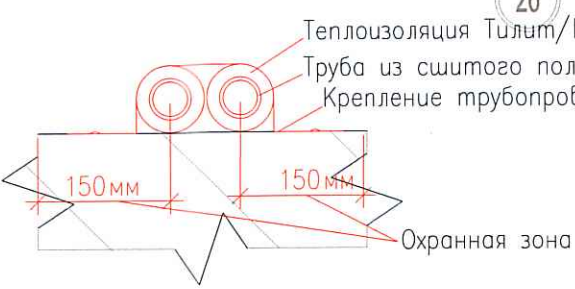

Изм.	Кол. уч.	Лист	№ док.	Подп.	Дата
Разраб.					

03-2017-БС66-4-ВК

Многоэтажная жилая застройка (жилой комплекс со встроенными помещениями, подземными автостоянками) по адресу: г. Санкт-Петербург, Большой Сампсониевский проспект (кад. номер участка 78:36:0005016:1309)

Корпус 4

Стадия	Лист	Листов
ИД	577	

Исполнительная схема №10. Водоснабжение.
План 1 этажа.
Секция 1.

ООО "ПСК"

Формат А3