


Исполнительная схема №12. Водоснабжение.

План 3 этажа.

Секция 1.

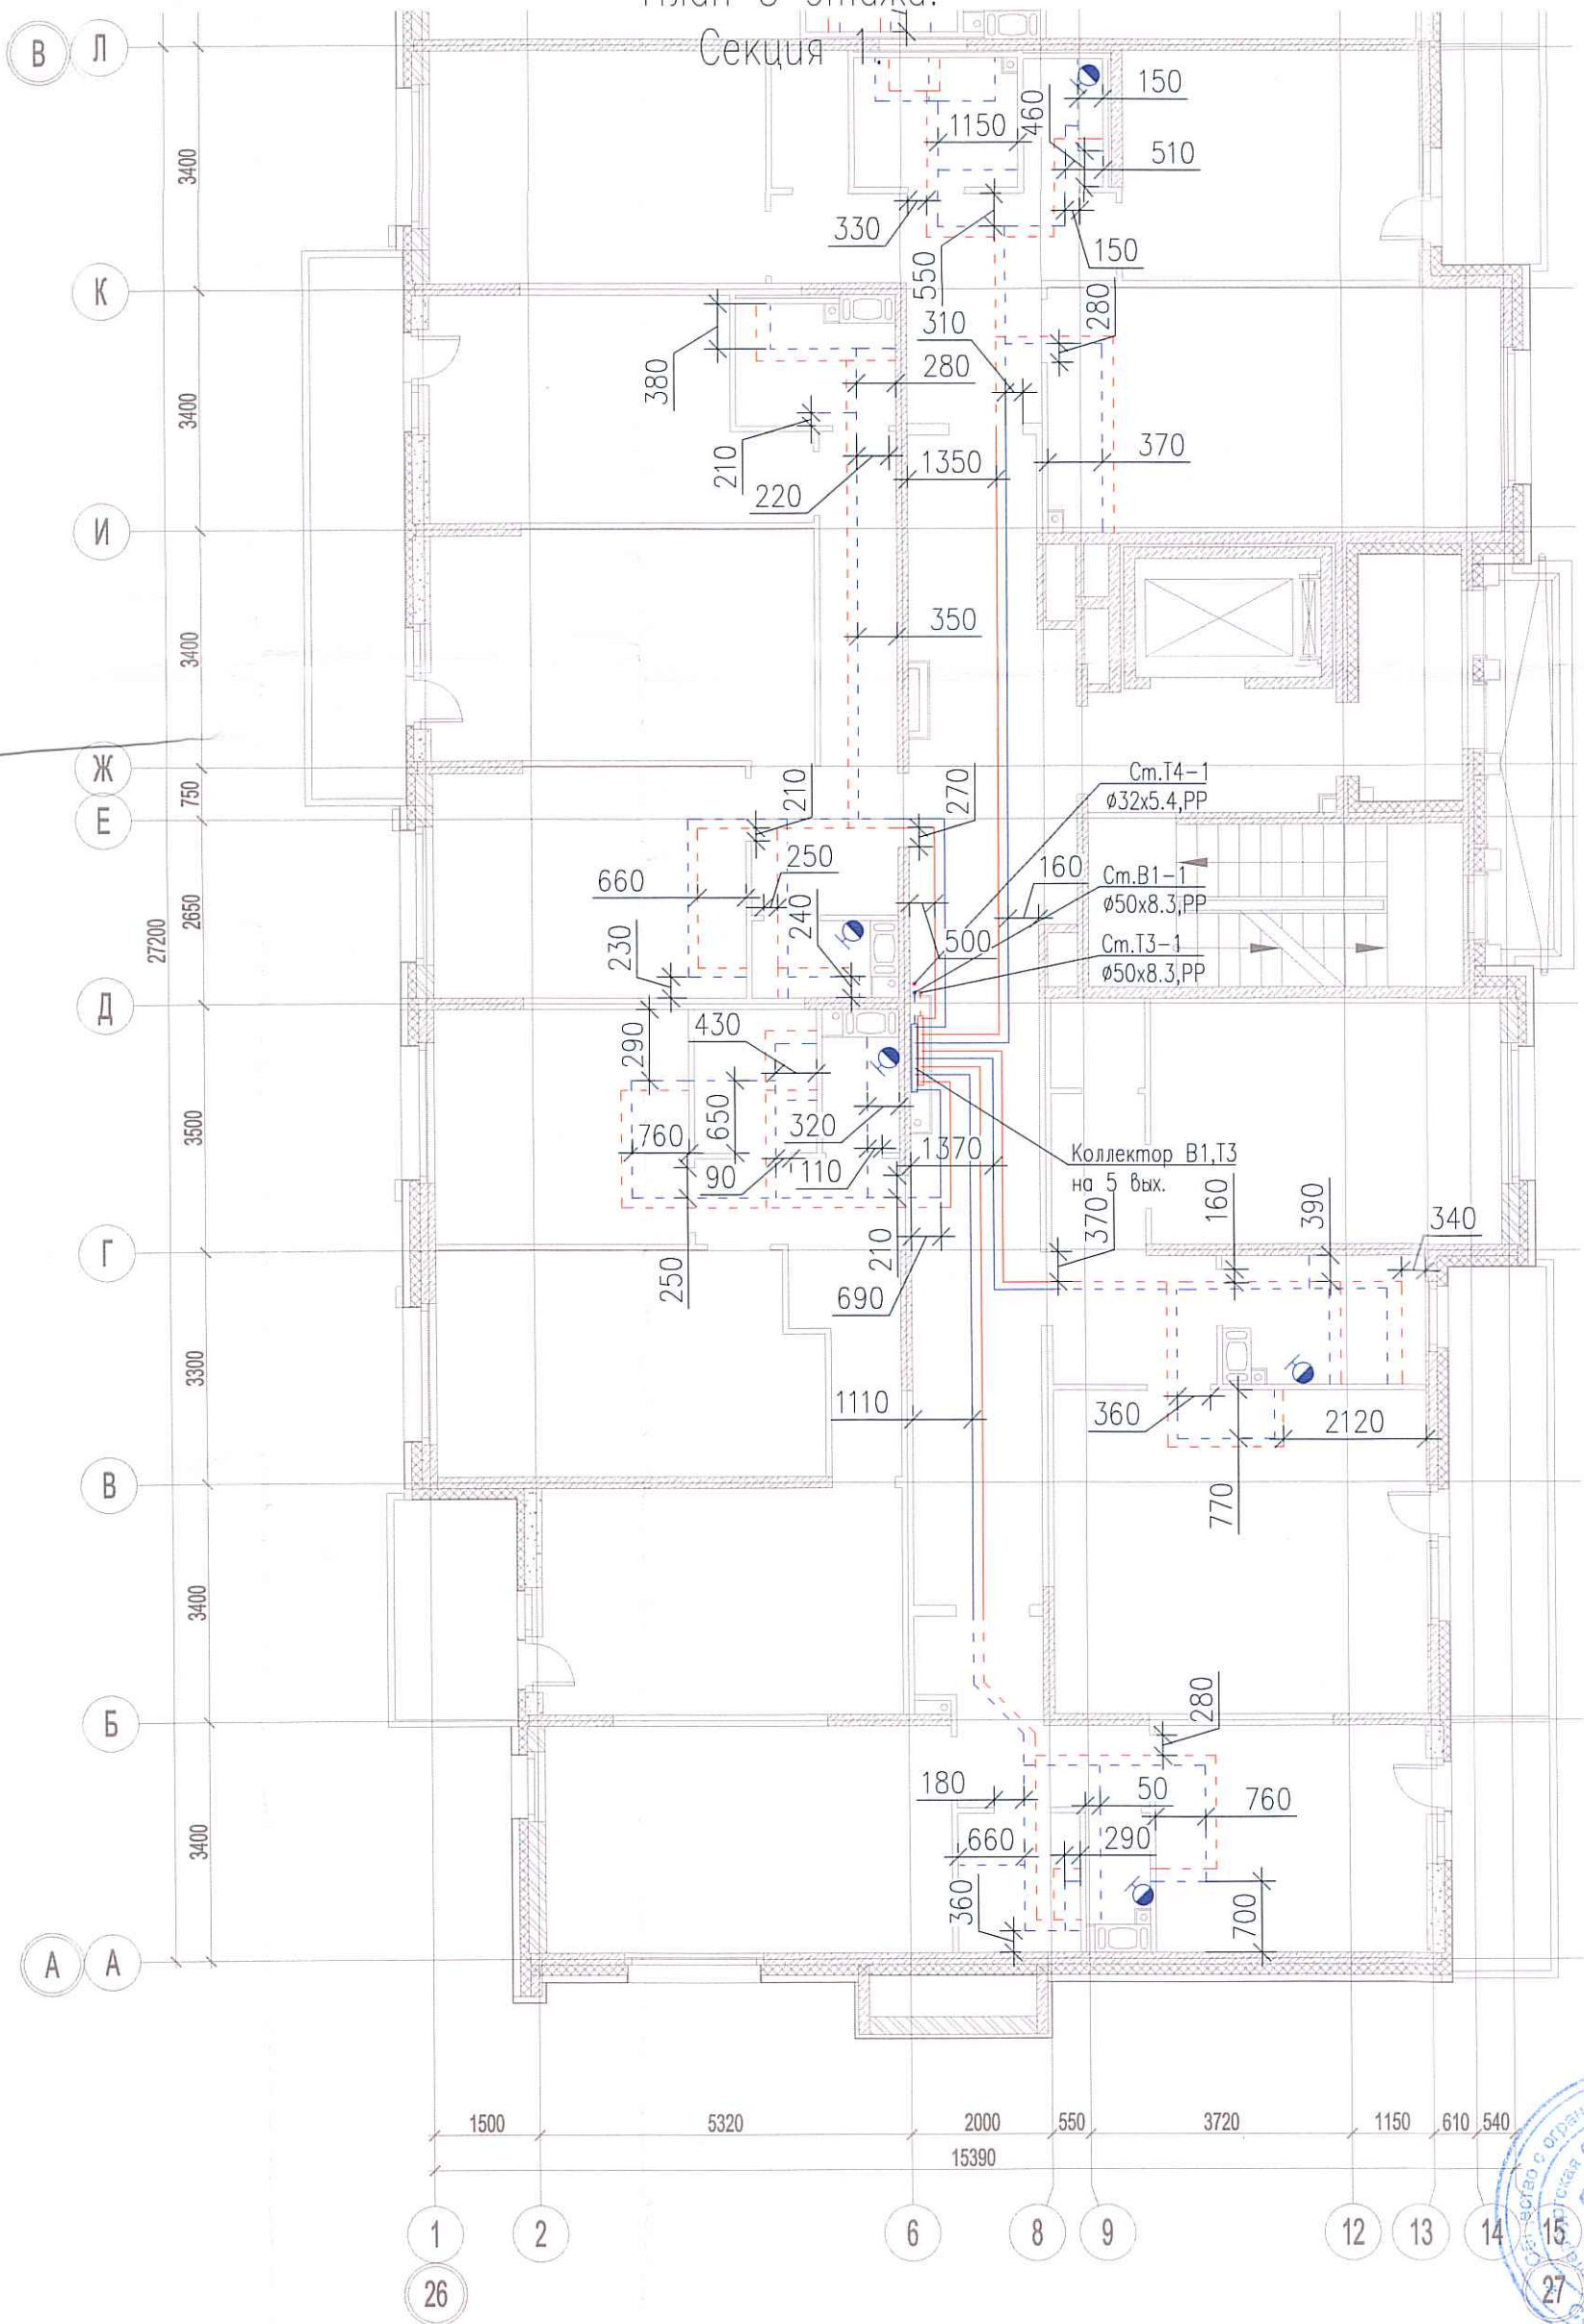


Согласовано

Взам. инв. №

Подпись и дата

Инв. № подл.

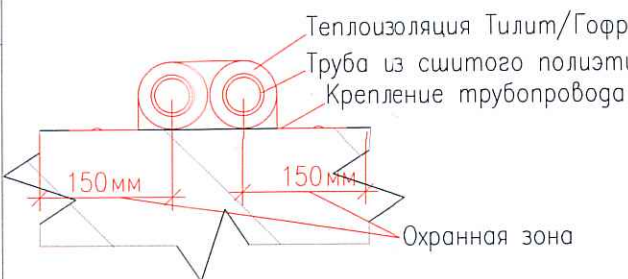

Изм.	Кол.уч.	Лист	№ док.	Подп.	Дата
Разраб.		Бабаев Р.И.			

03-2017-БС66-4-ВК

Многоэтажная жилая застройка (жилой комплекс со встроенными помещениями, подземными автостоянками) по адресу: г. Санкт-Петербург, Большой Сампсониевский проспект (кад. номер участка 78:36:0005016:1309)

Корпус 4

Исполнительная схема №12. Водоснабжение.  
План 3 этажа.  
Секция 1.

Стадия	Лист	Листов
ИД	579	

ООО "ПСК"

Формат А3