


Исполнительная схема №13. Водоснабжение.


План 4 этажа

Секция 1.

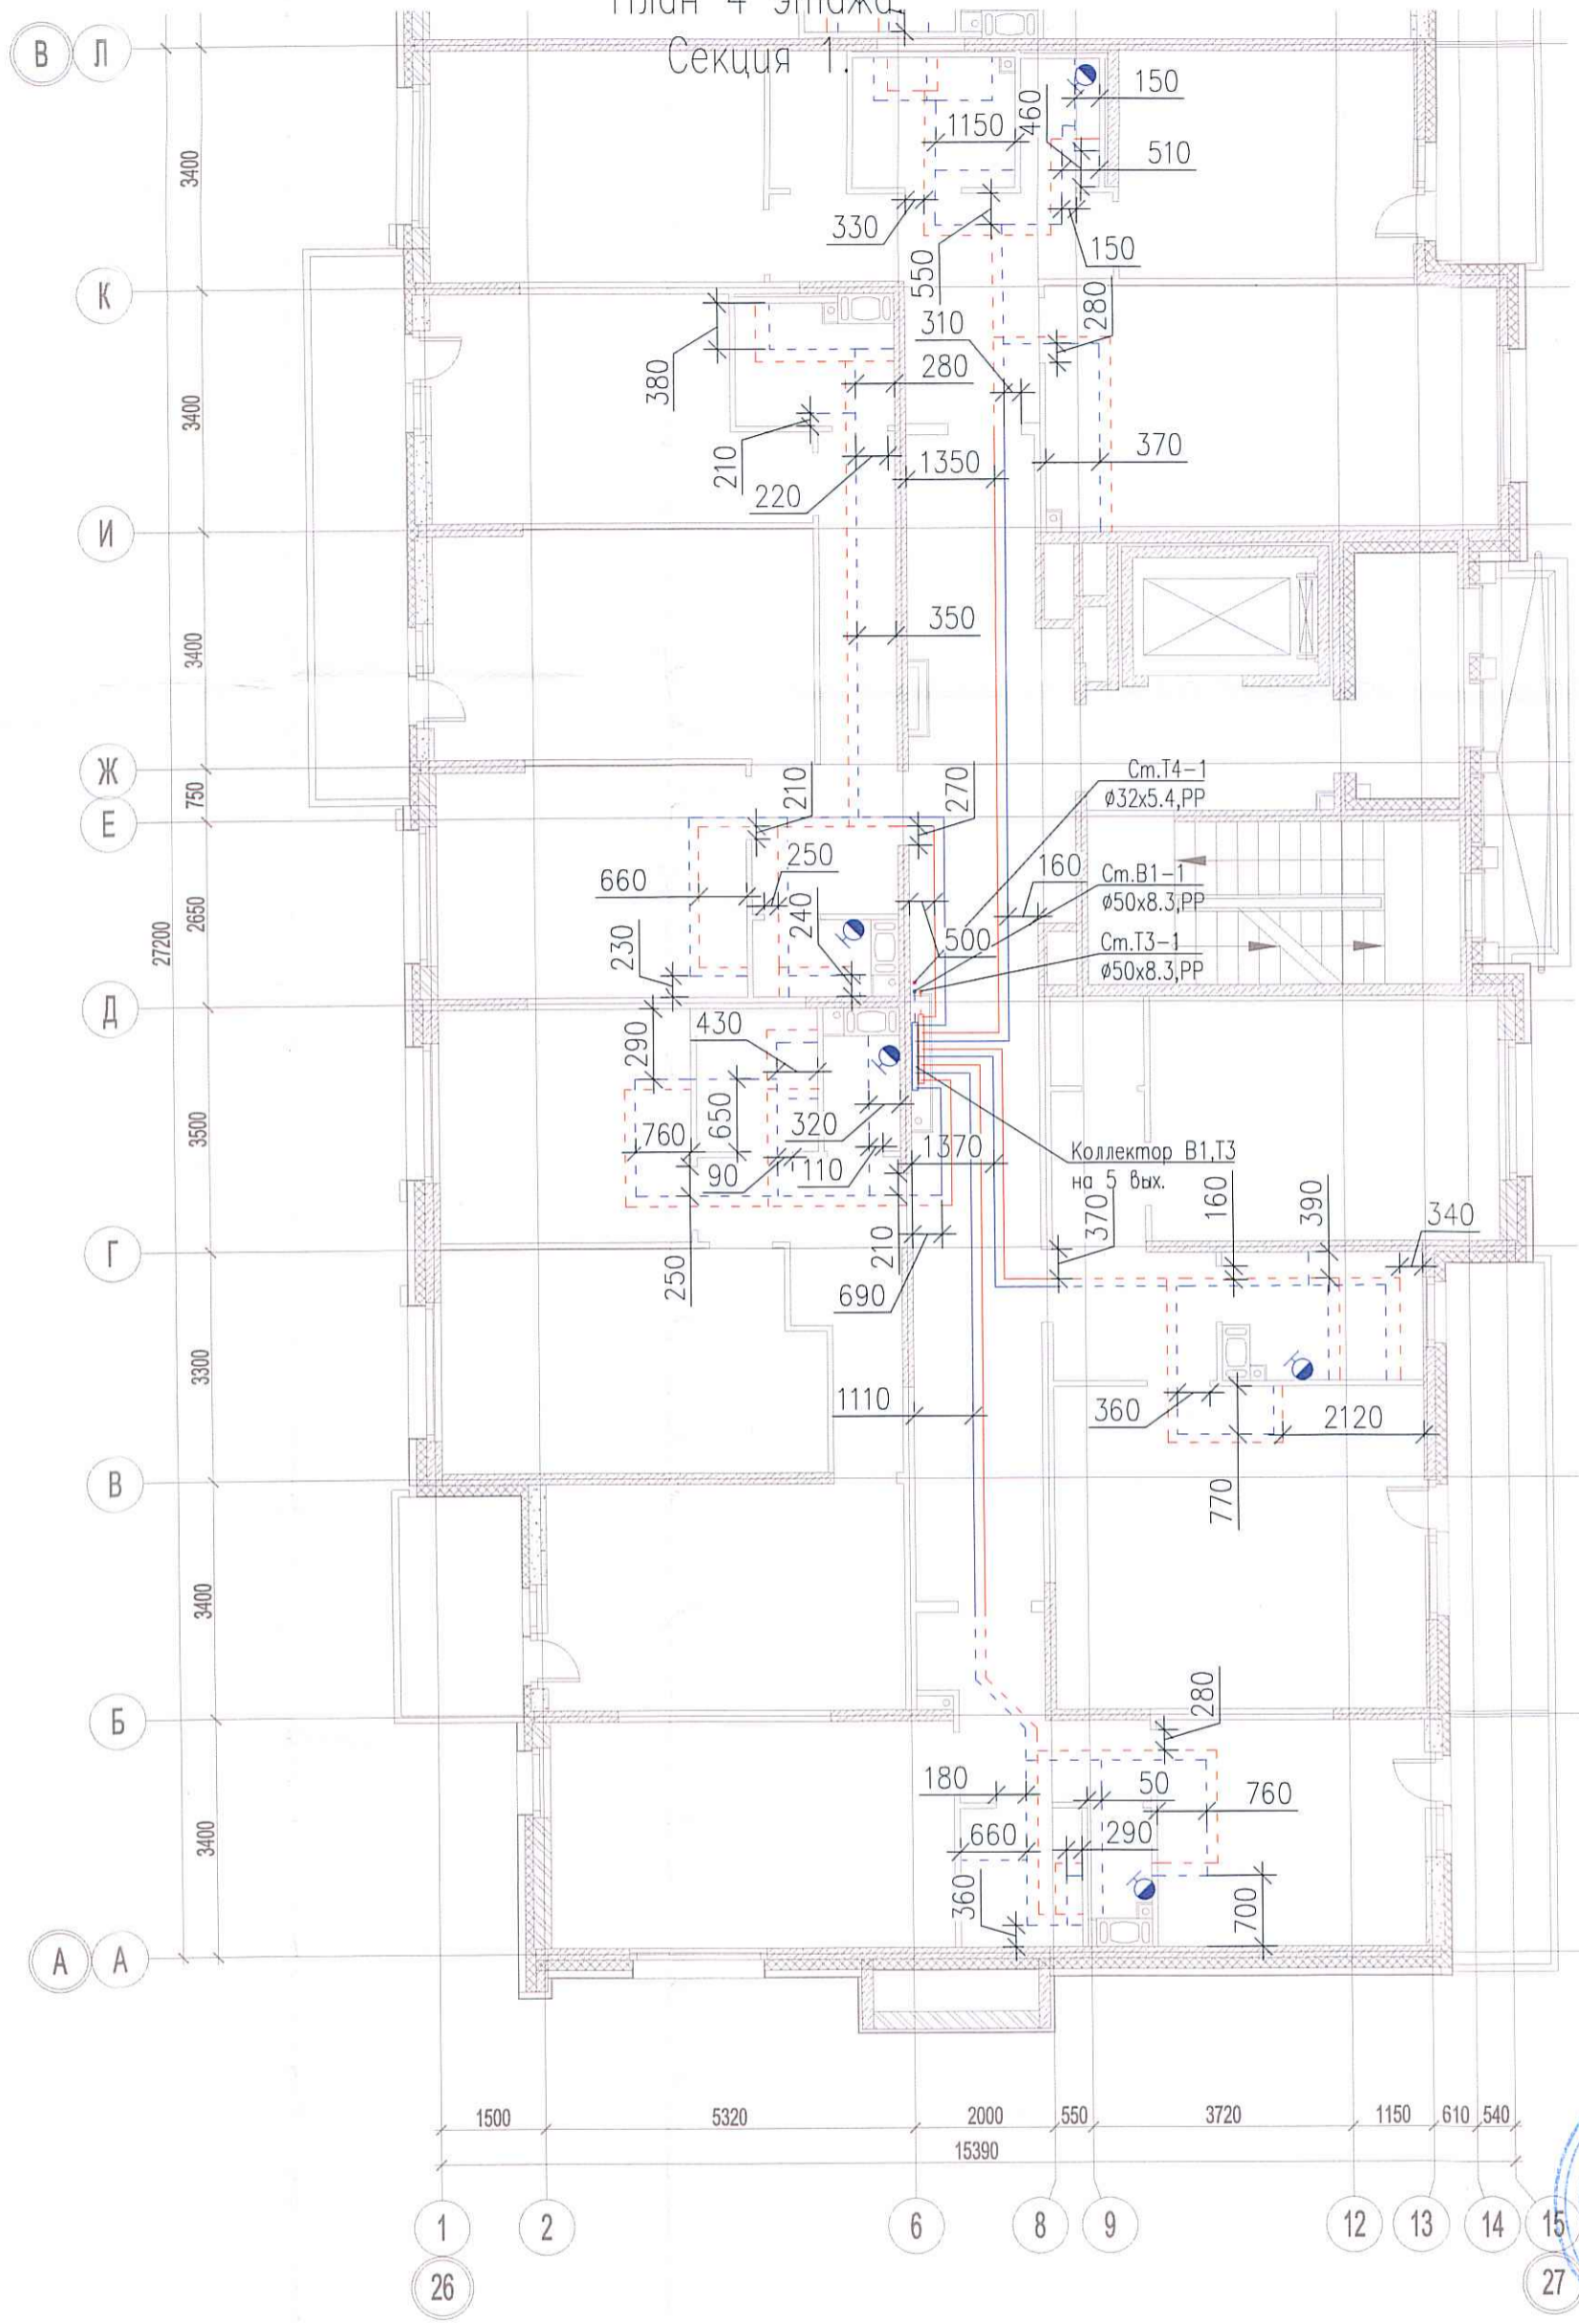

Согласовано

Взам. инв. №
Попись и дата
Инв. № подл.

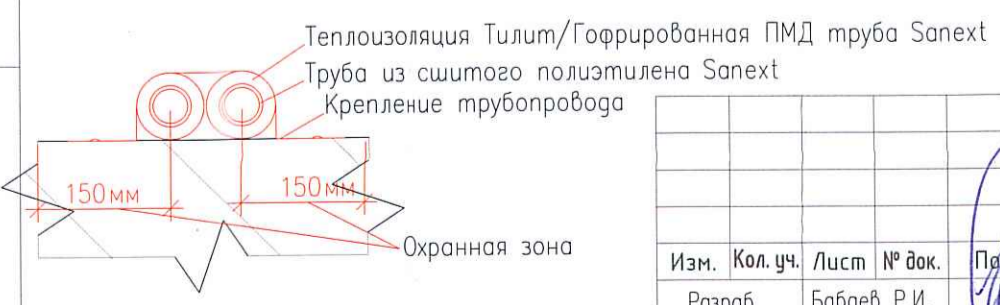

Изм.	Кол. уч.	Лист	№ док.	Подп.	Дата
Разраб.			Бабаев Р.И.		

[Handwritten signature]

03-2017-БС66-4-ВК

Многоэтажная жилая застройка (жилой комплекс со встроенными помещениями, подземными автостоянками) по адресу: г. Санкт-Петербург, Большой Сампсониевский проспект (кад. номер участка 78:36:0005016:1309)

Корпус 4

Исполнительная схема №13. Водоснабжение.
План 4 этажа.
Секция 1.

Стадия	Лист	Листов
ИД	580	

ООО "ПСК"

Формат А3