



Исполнительная схема №15. Водоснабжение.  
План 6 этажа. Секция 1.

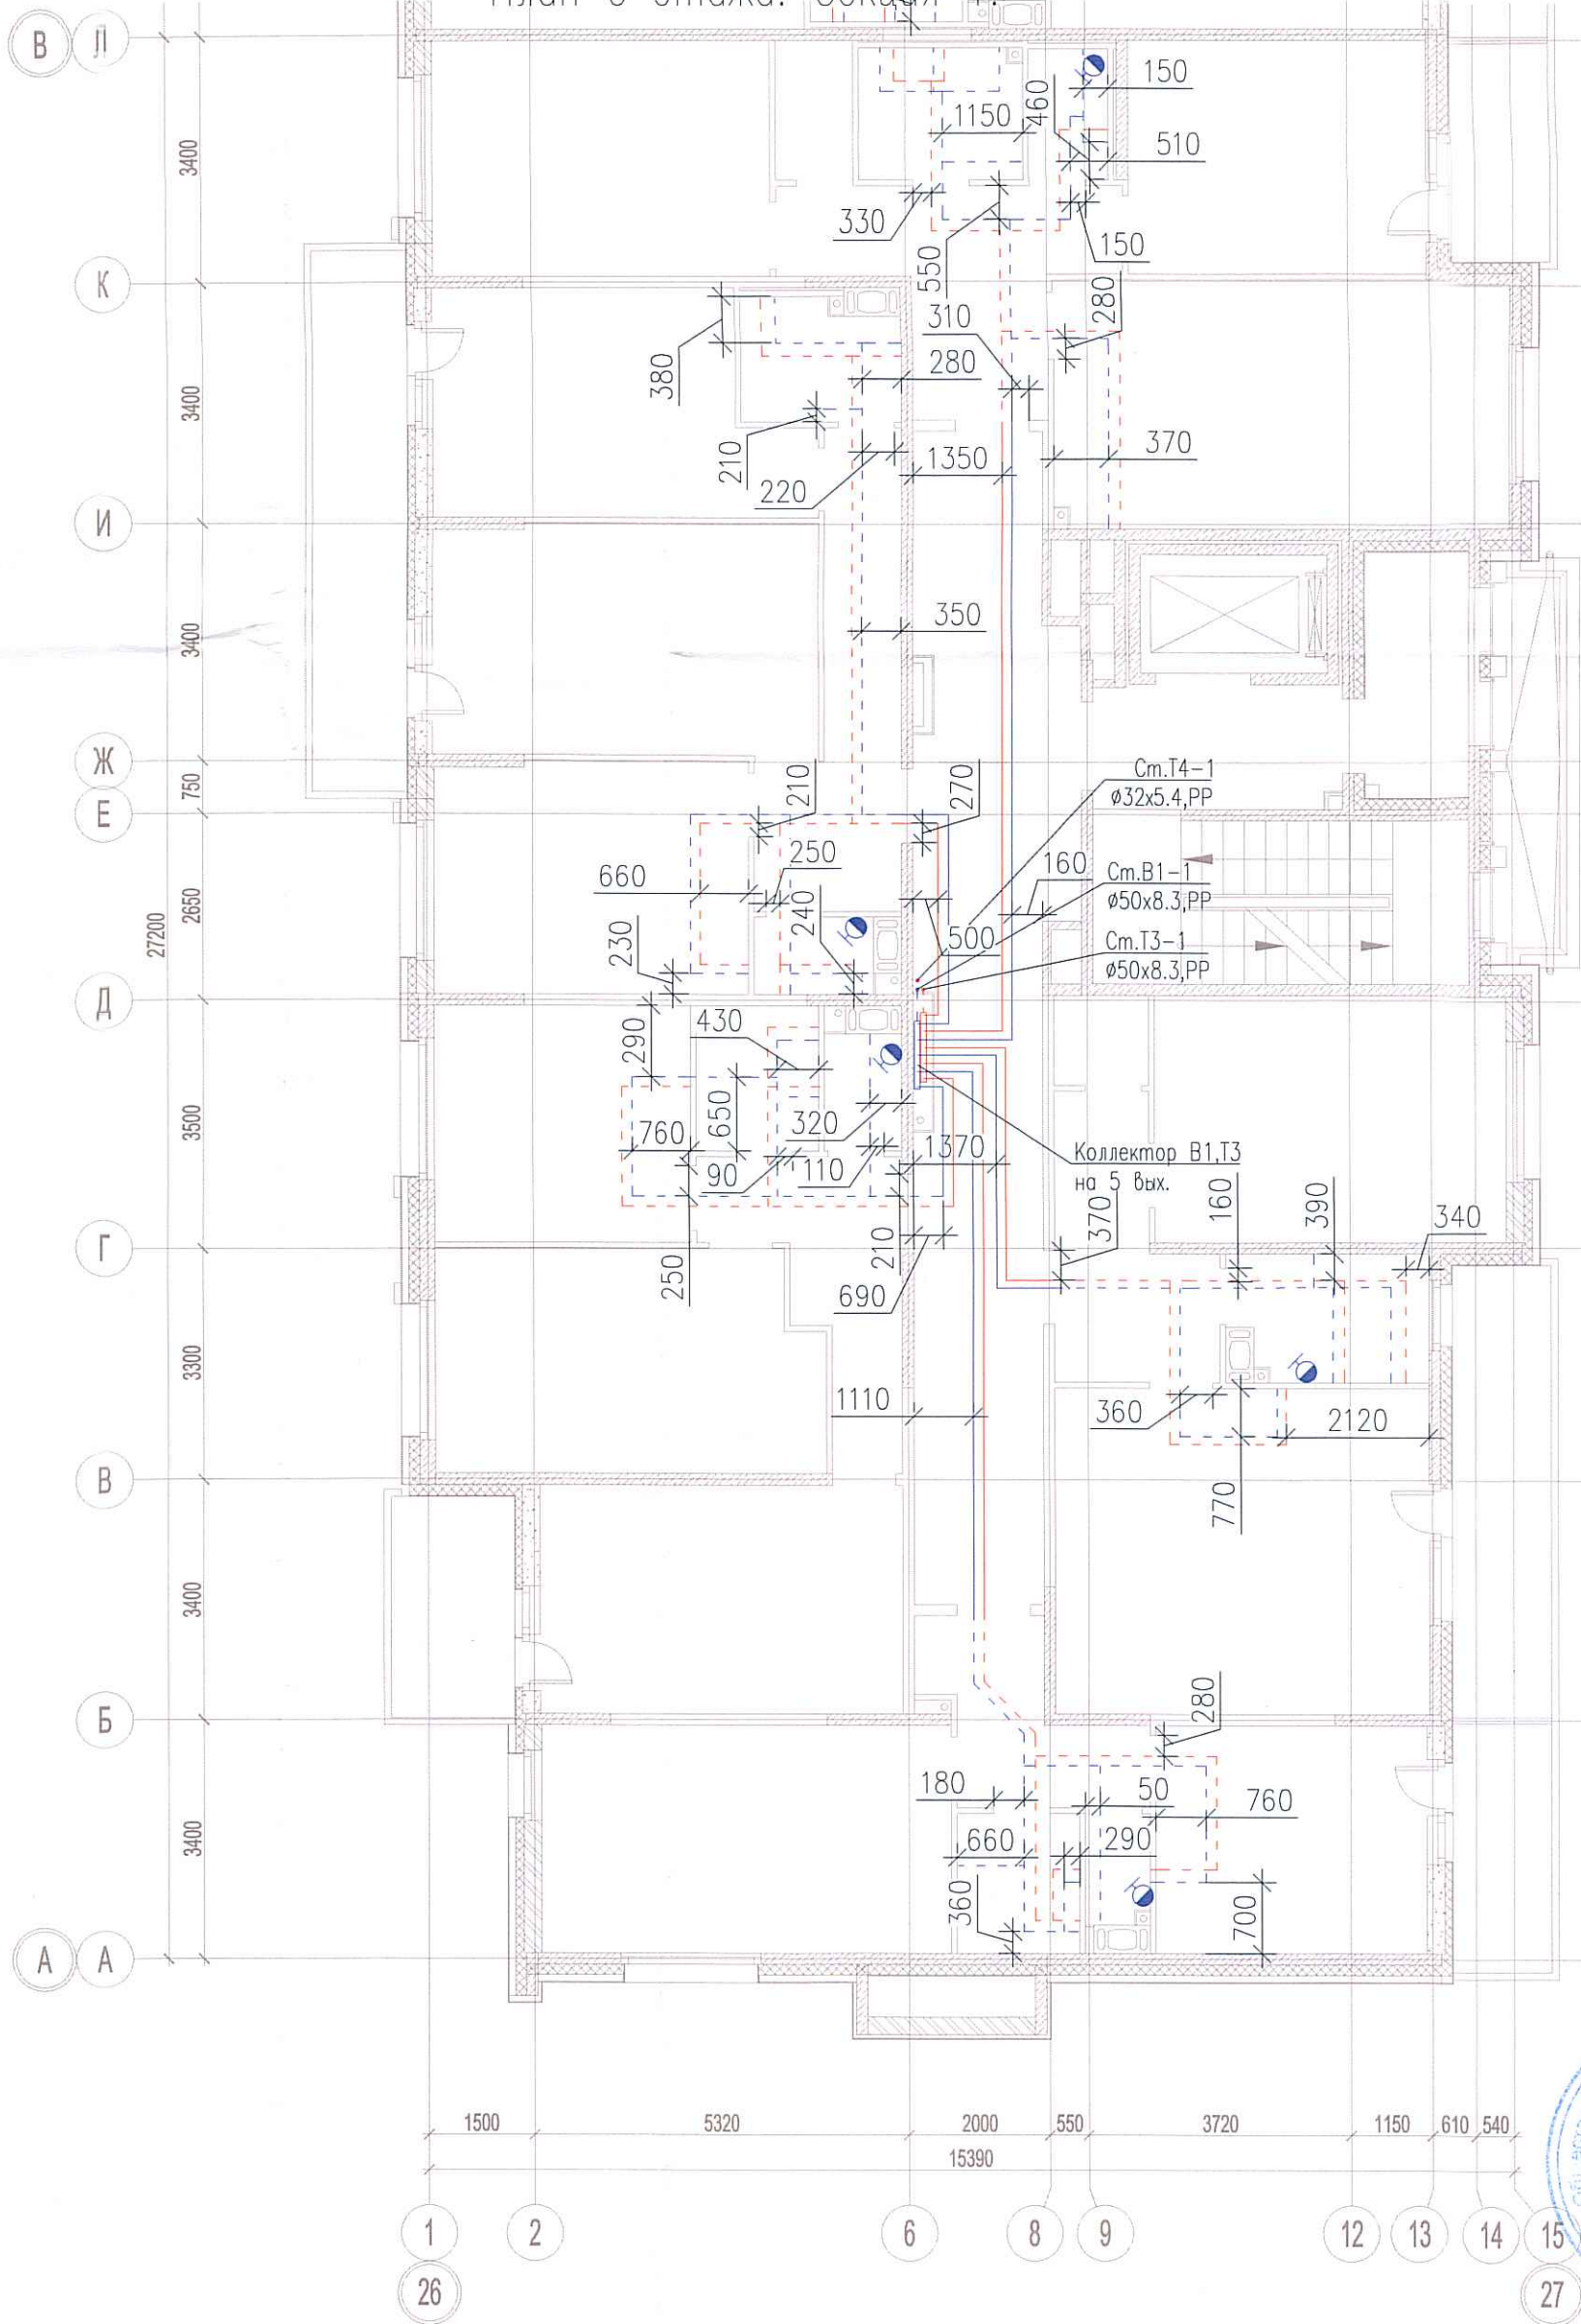

Удостоверено

Инв. № подл.	Подпись и дата	Взам. инв. №

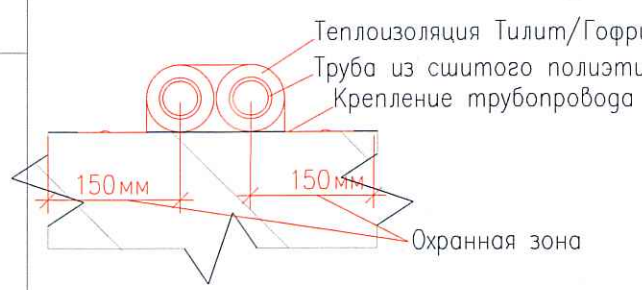

Изм.	Кол. уч.	Лист	№ док.	Подп.	Дата
Разраб.			Бабаяев Р.И.		

*[Handwritten signature]*

03-2017-БС66-4-ВК		
Многоэтажная жилая застройка (жилой комплекс со встроенными помещениями, подземными автостоянками) по адресу: г. Санкт-Петербург, Большой Сампсониевский проспект (кад. номер участка 78:36:0005016:1309)		
Корпус 4	Стадия	Лист
	ИД	422
Исполнительная схема №15. Водоснабжение. План 6 этажа. Секция 1.		000 "ПСК"