


Исполнительная схема №16. Водоснабжение.


План 7 этажа.

Секция 1.

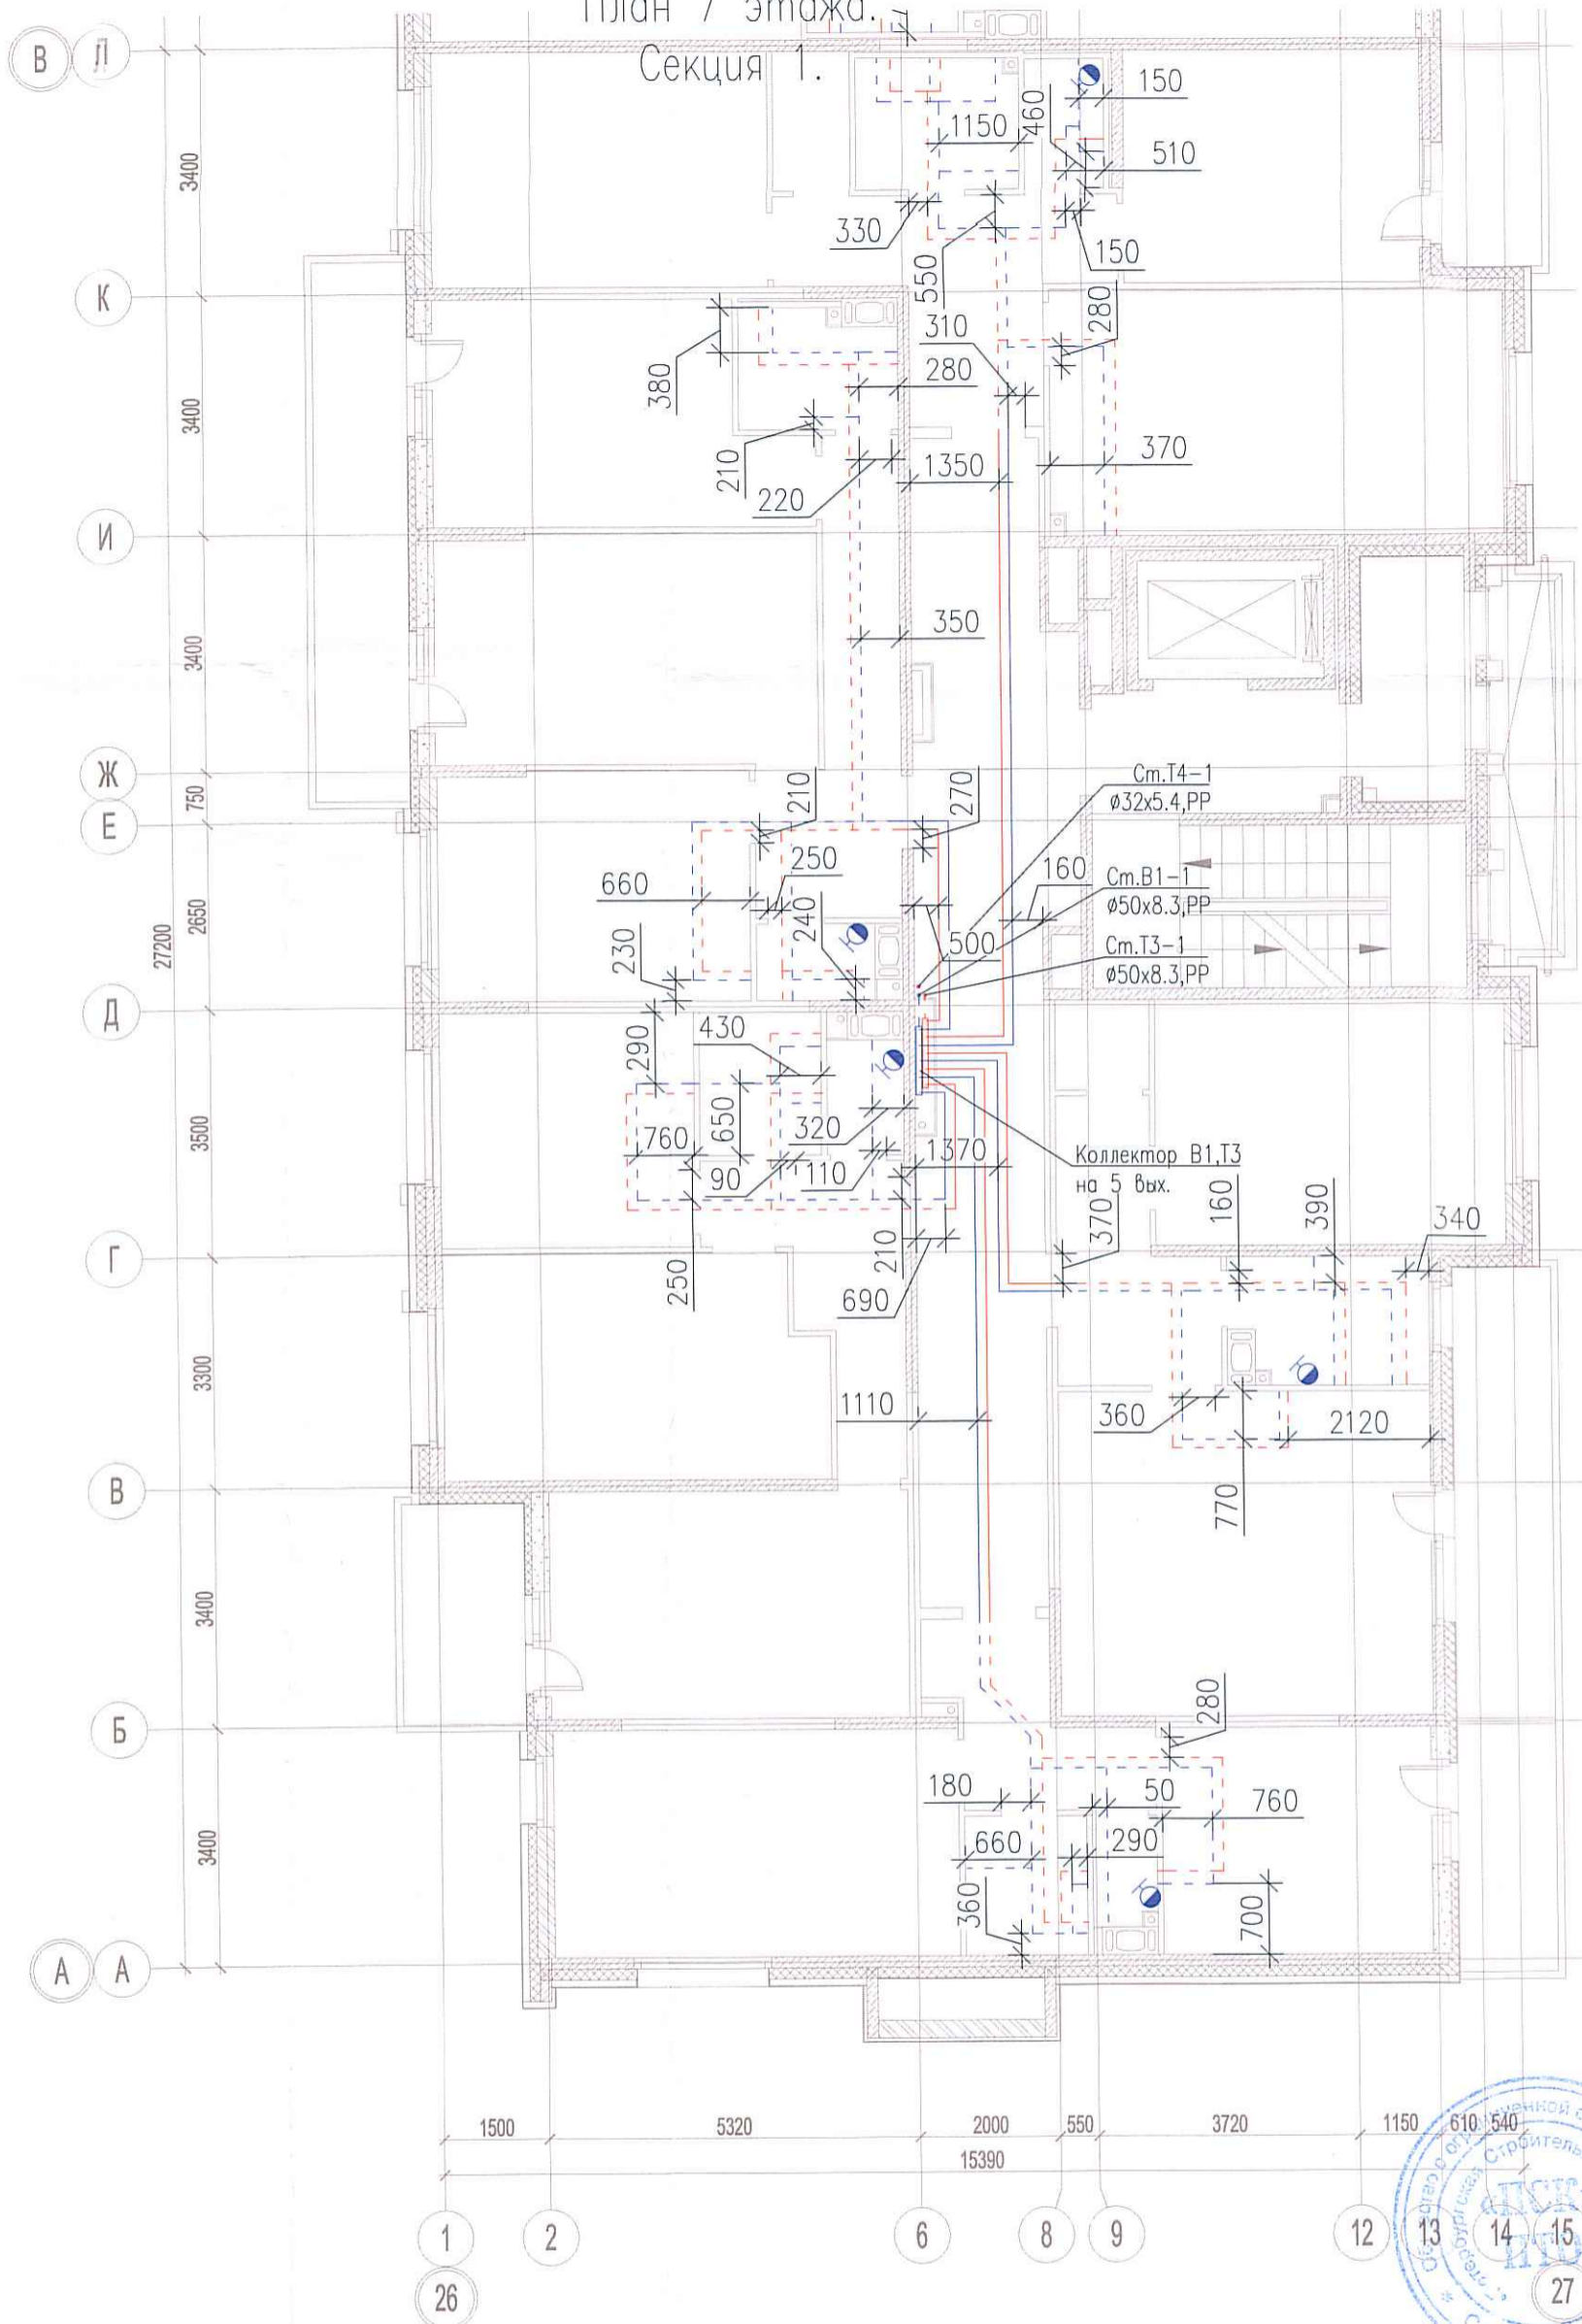

оголасовано

Взам. инв. №	
Подпись и дата	
Инв. № подл.	

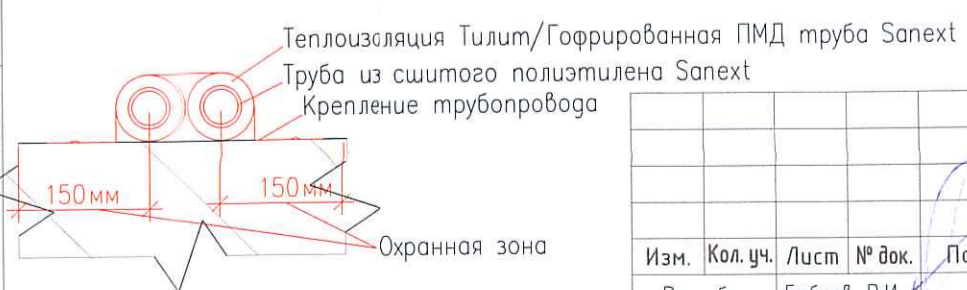

Изм.	Кол. уч.	Лист	№ док.	Подп.	Дата
Разраб.		Бабаев	Р.И.		

03-2017-БС66-4-ВК

Многоэтажная жилая застройка (жилой комплекс со встроенными помещениями, подземными автостоянками) по адресу: г. Санкт-Петербург, Большой Сампсониевский проспект (кад. номер участка 78:36:0005016:1309)

Корпус 4

Стадия	Лист	Листов
ИД	583	

Исполнительная схема №16. Водоснабжение.
План 7 этажа.
Секция 1.

ООО "ПСК"

Формат А3