


Исполнительная схема №19. Водоснабжение.
План 1 этажа.
Секция 2.

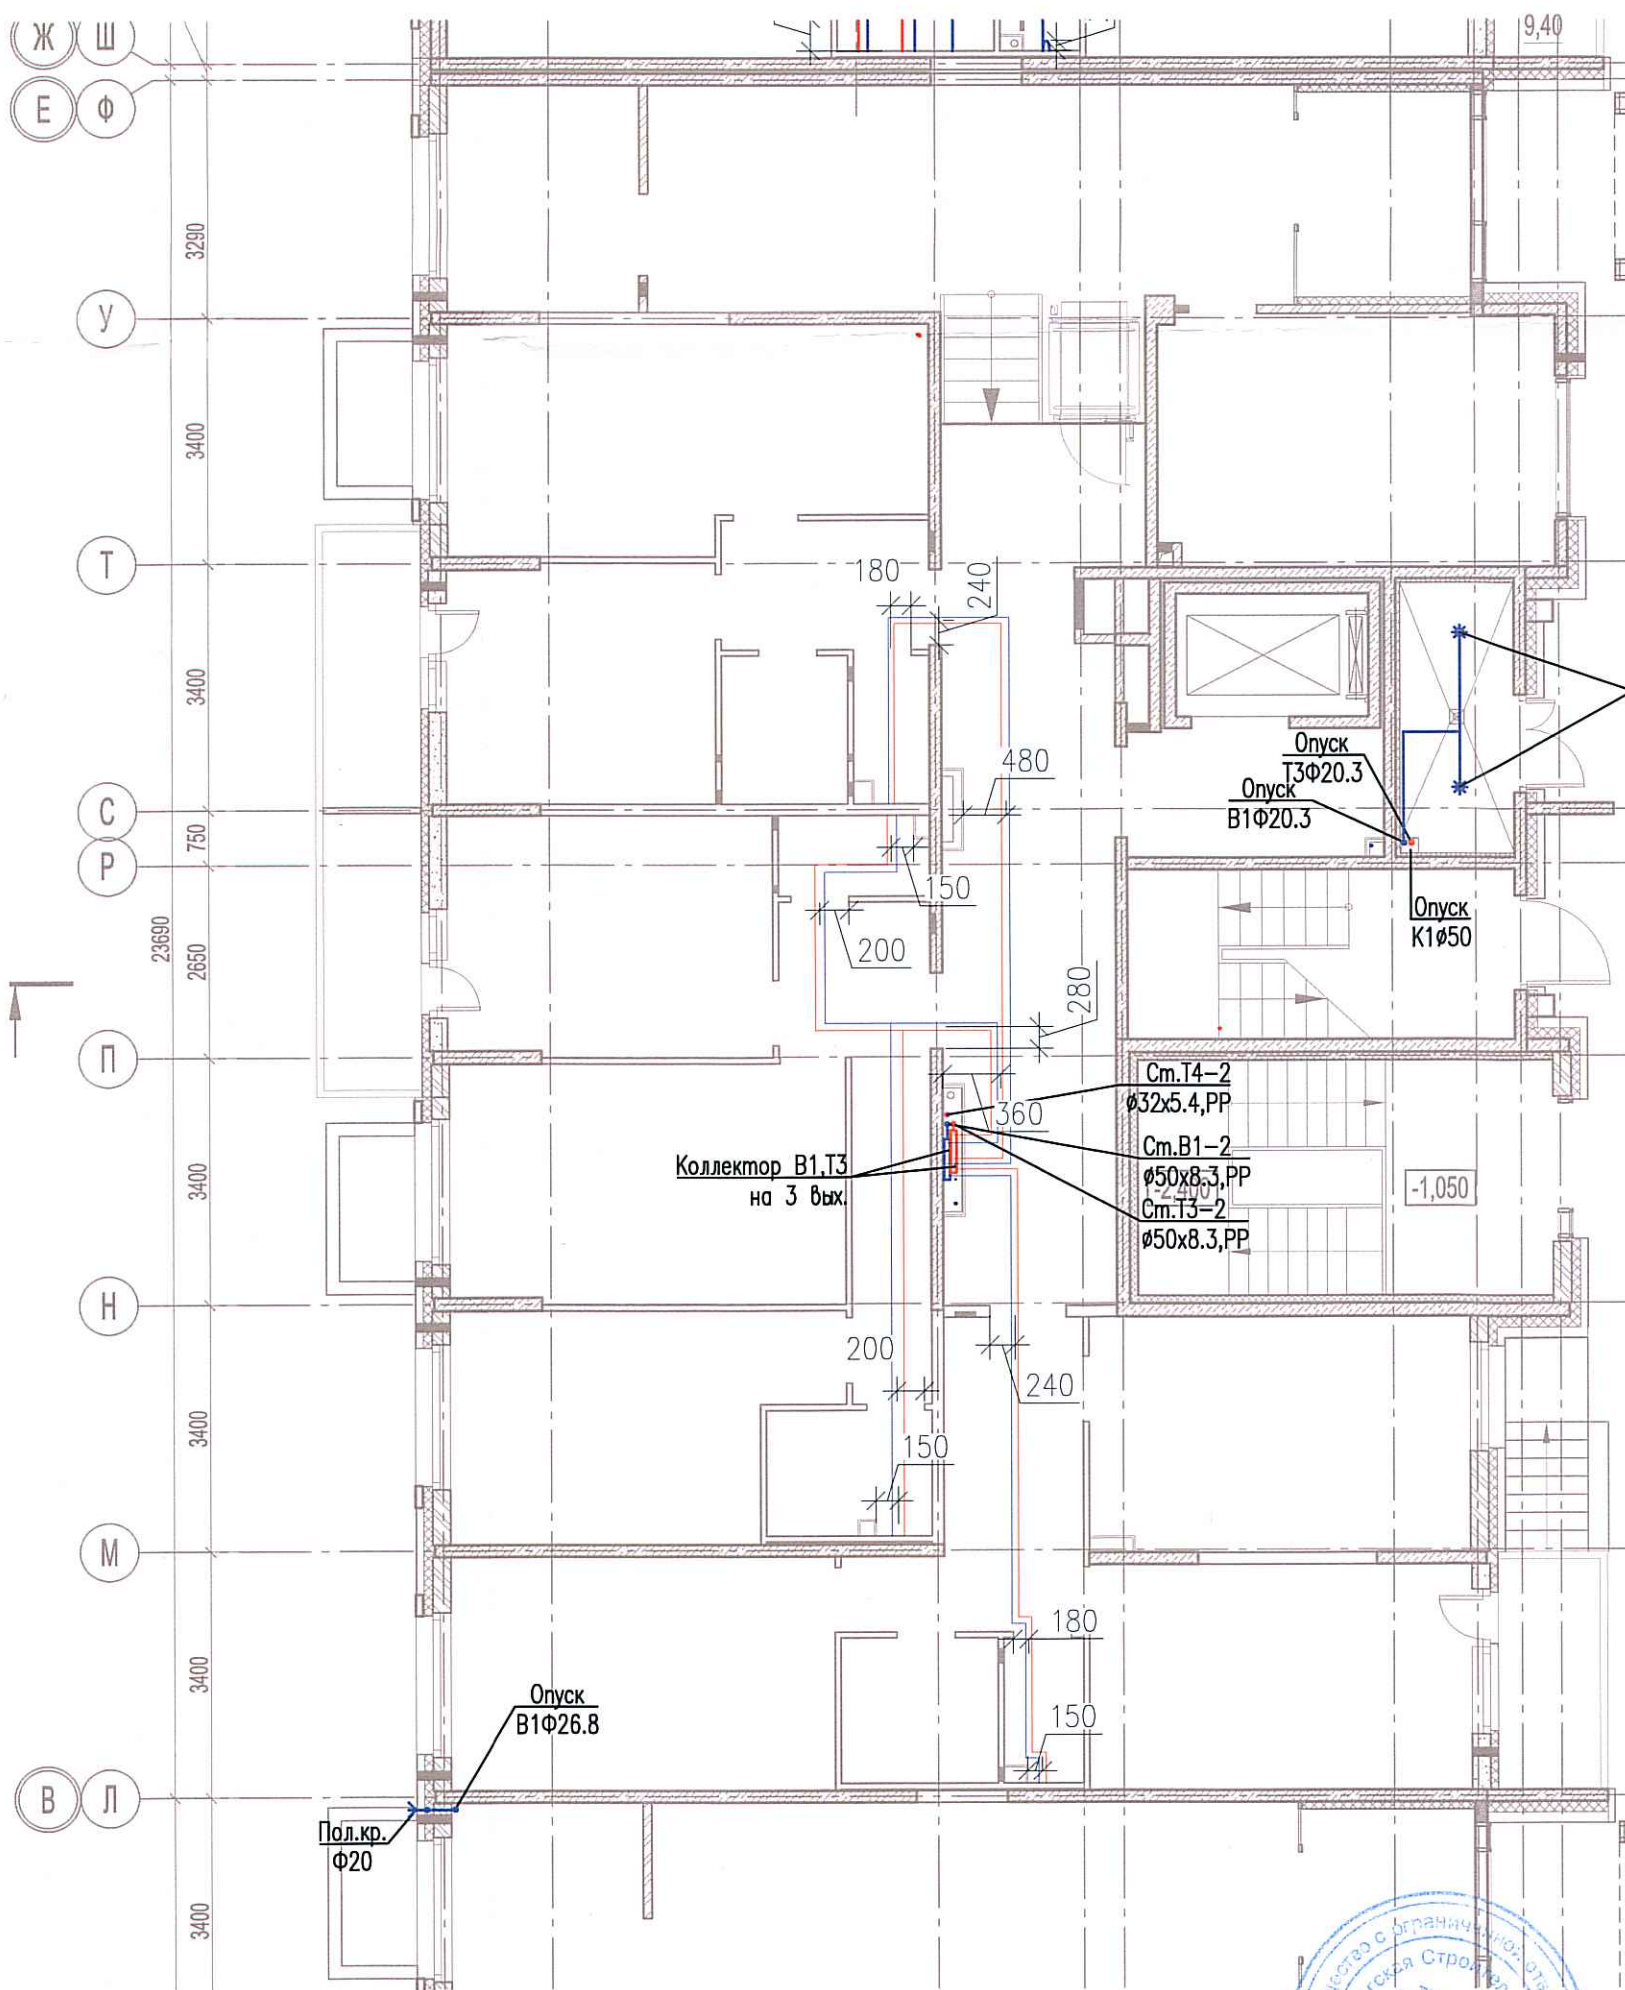


Согласовано

Взам. инв. №

Инв. № подл.

Теплоизоляция Тилит/Гофрированная ПМД труба Sanext
Труба из сшитого полиэтилена Sanext
Крепление трубопровода

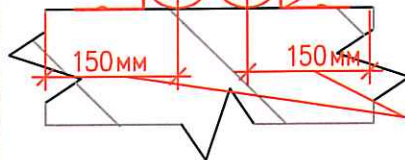

Изм.	Кол. уч.	Лист	№ док.	Подп.	Дата
Разраб.				Бабаев Р.И.	

03-2017-БС66-4-ВК

Многоэтажная жилая застройка (жилой комплекс со встроенными помещениями, подземными автостоянками) по адресу: г. Санкт-Петербург, Большой Сампсониевский проспект (кад. номер участка 78:36:0005016:1309)

Корпус 4	Стадия	Лист	Листов
	ИД	588	

Исполнительная схема №19. Водоснабжение.
План 1 этажа.
Секция 2.

ООО "ПСК"

Формат А3