



Исполнительная схема №21. Водоснабжение.
План 3 этажа.
Секция 2.

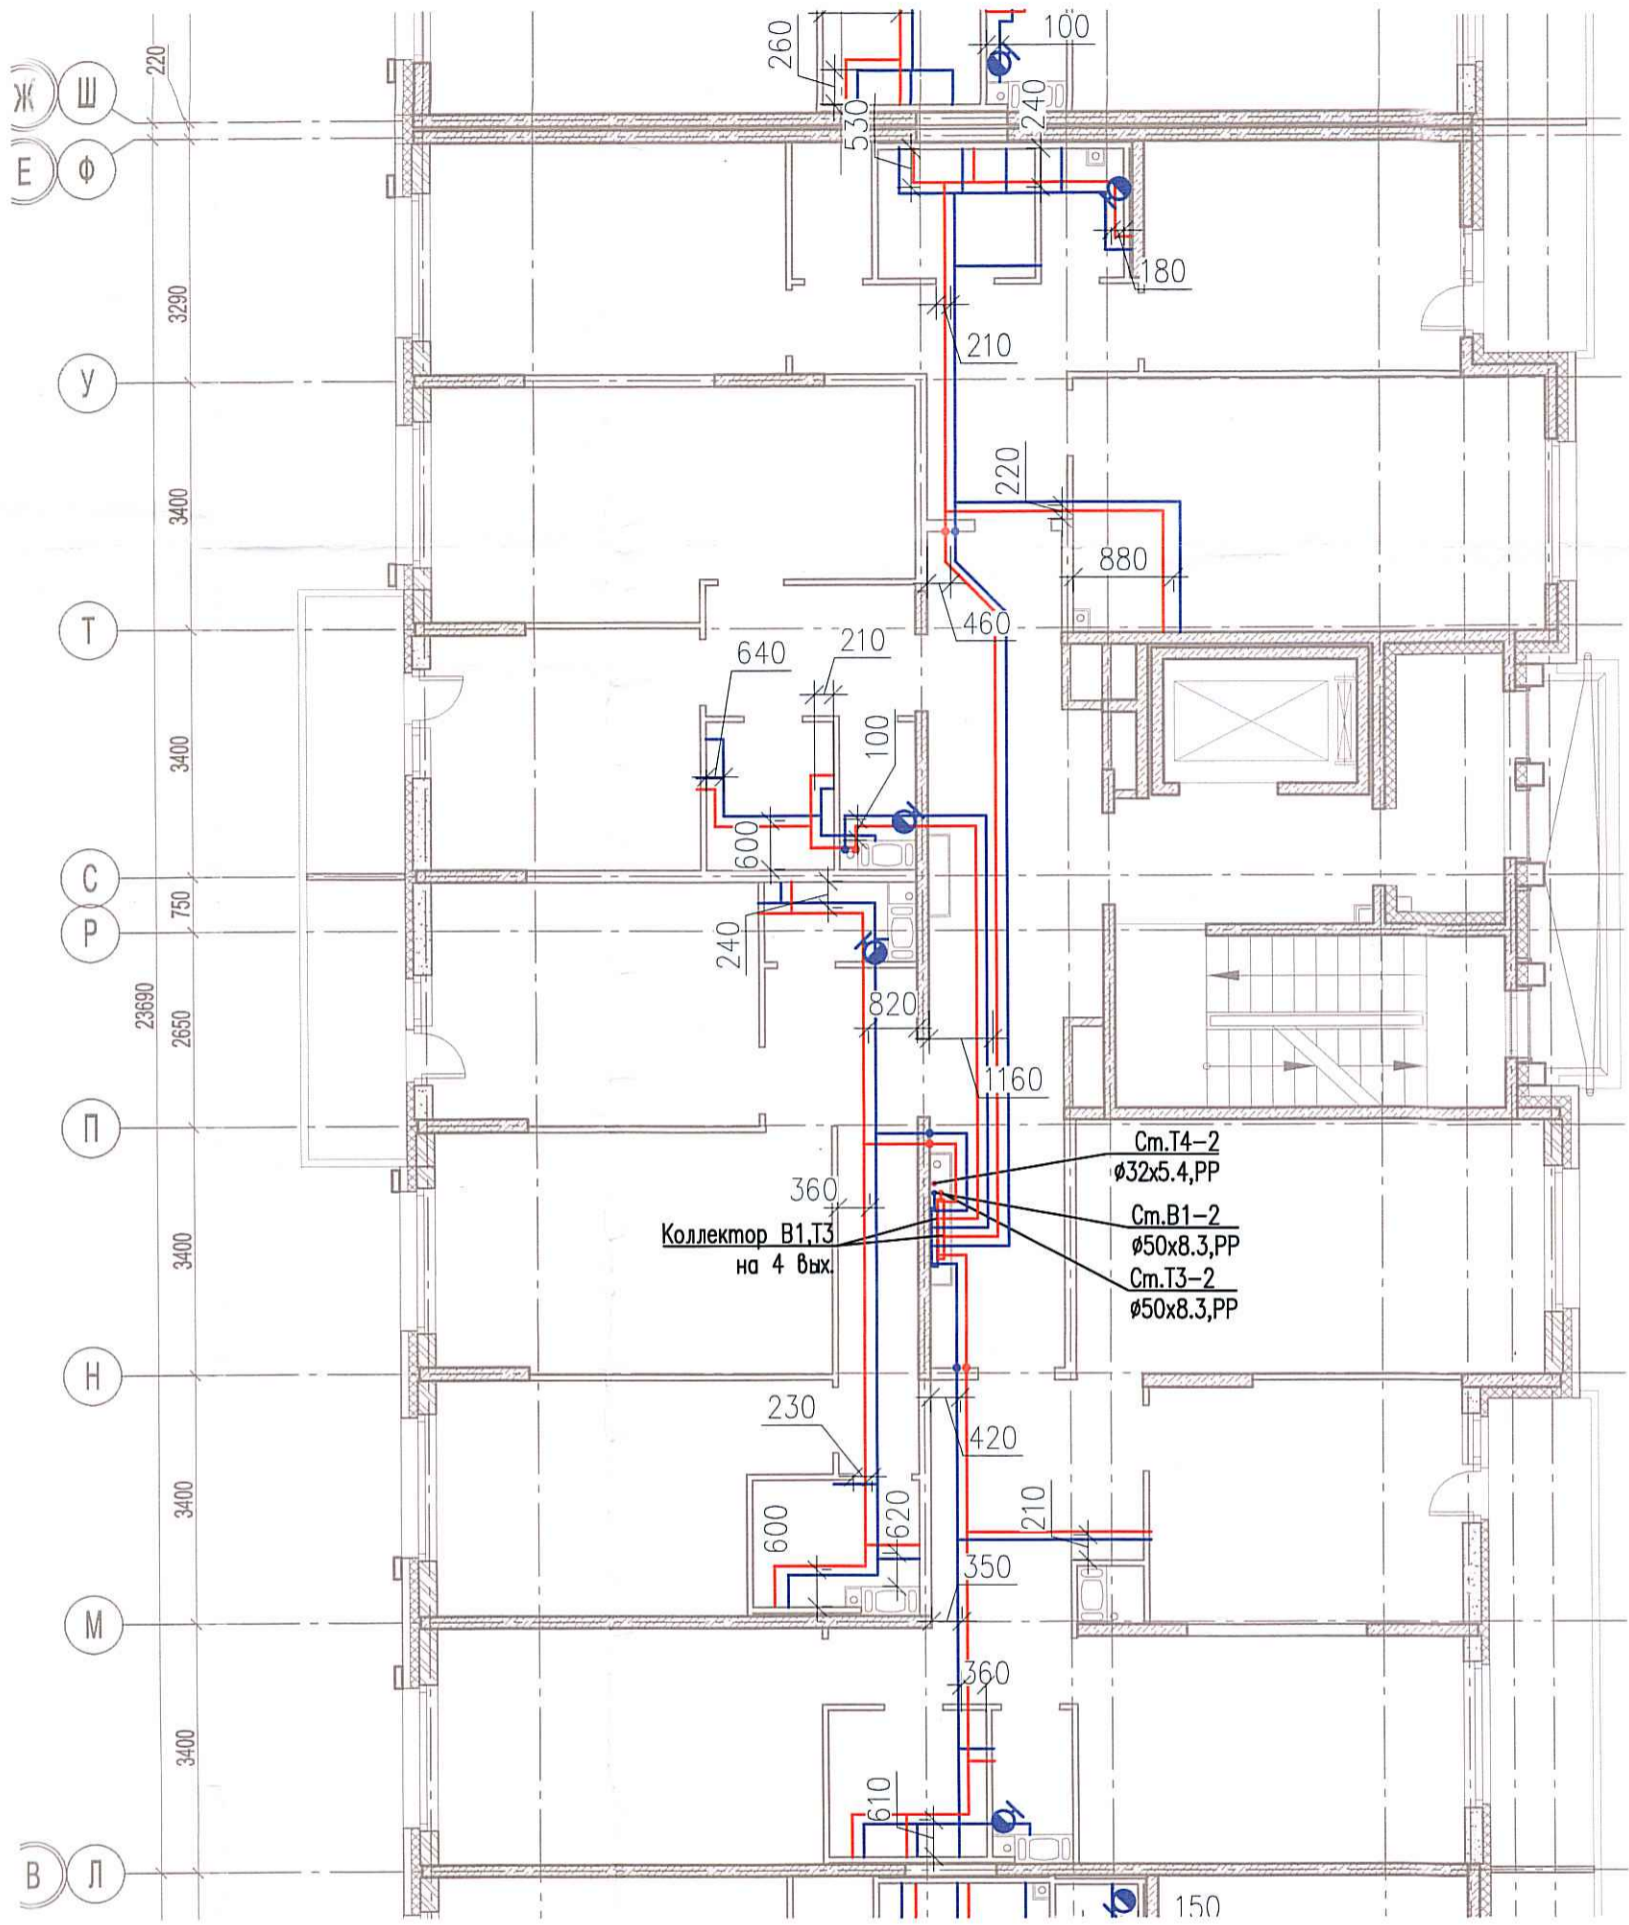

Согласовано

Взам. инв. №

Инв. № подл.

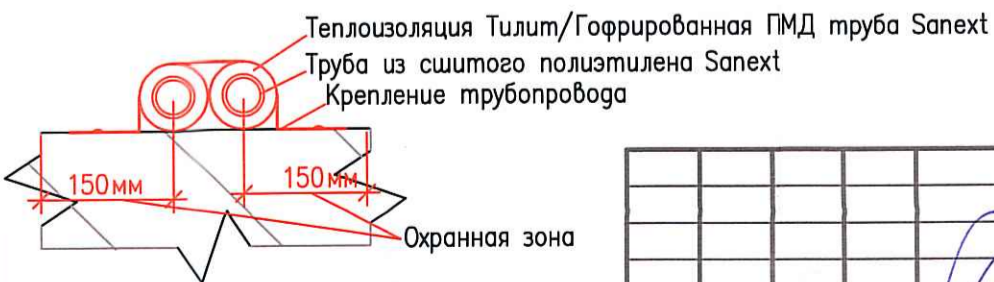

						03-2017-БС66-4-ВК			
						Многоэтажная жилая застройка (жилой комплекс со встроенными помещениями, подземными автостоянками) по адресу: г. Санкт-Петербург, Большой Сампсониевский проспект (кад. номер участка 78:36:0005016:1309)			
Изм.	Кол. уч.	Лист	№ док.	Подп.	Дата	Корпус 4	Стадия	Лист	Листов
Разраб.	Бабаев Р.И.						ИД	588	
						Исполнительная схема №21. Водоснабжение. План 3 этажа. Секция 2.			
						000 "ПСК"			

Формат А3