


Исполнительная схема №23. Водоснабжение.

План 5 этажа.

Секция 2.

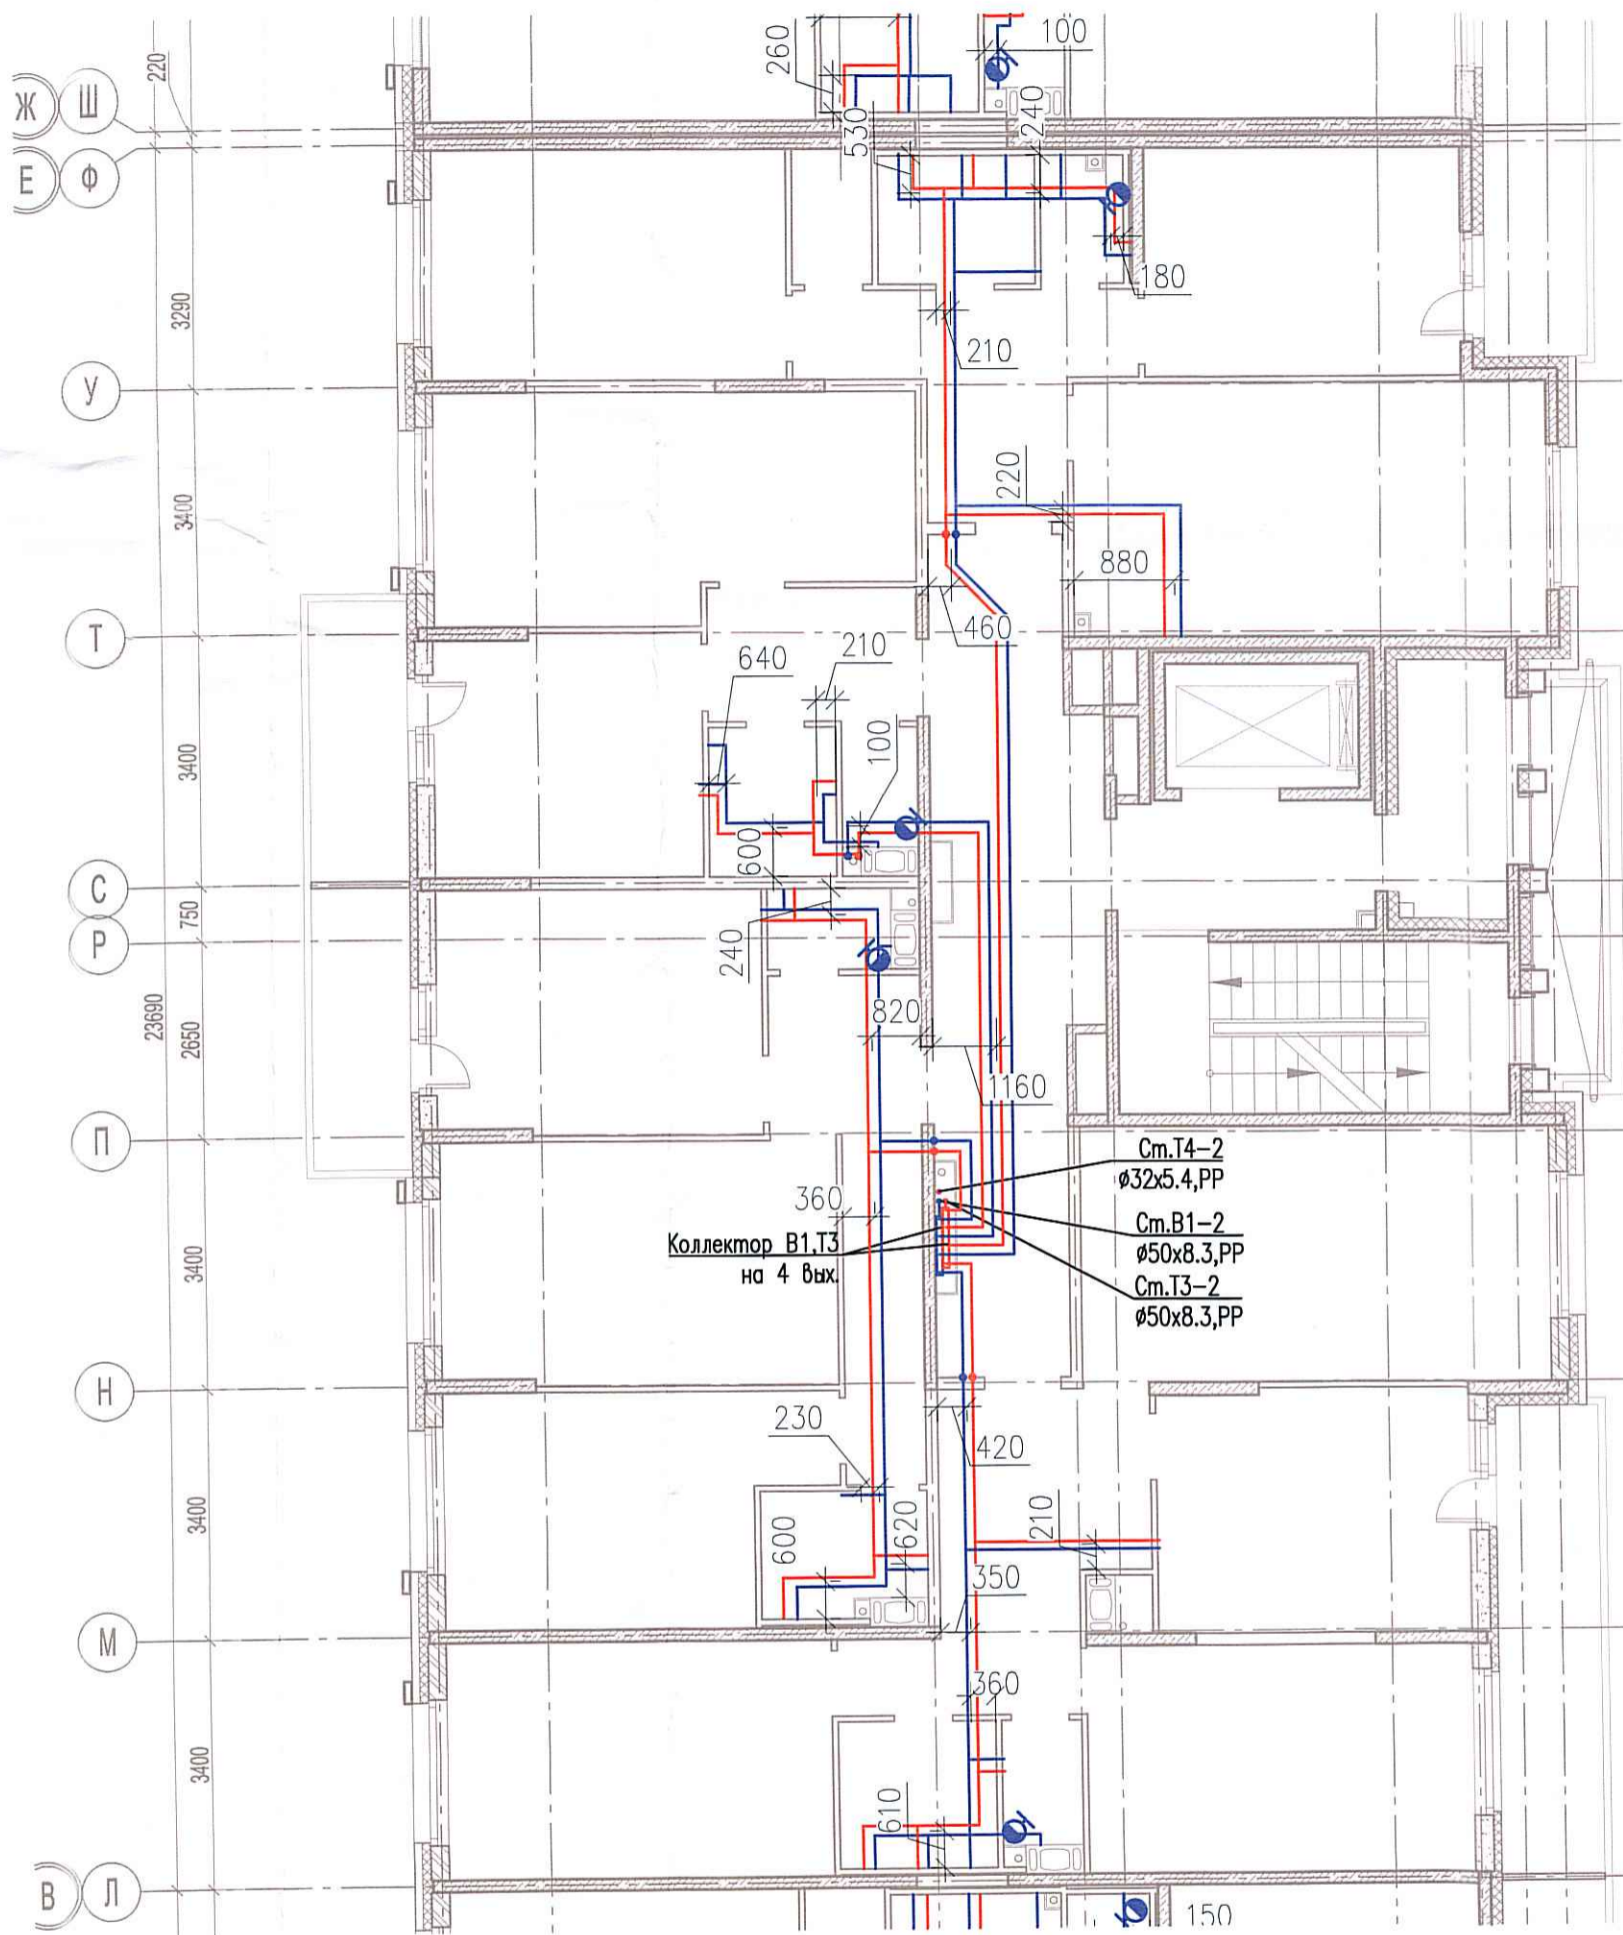


Коллектор В1.Т3 на 4 вых.  
 Ст.Т4-2 ø32x5.4, PP  
 Ст.В1-2 ø50x8.3, PP  
 Ст.Т3-2 ø50x8.3, PP

Согласовано

Взам. инв. №

Инв. № подл.

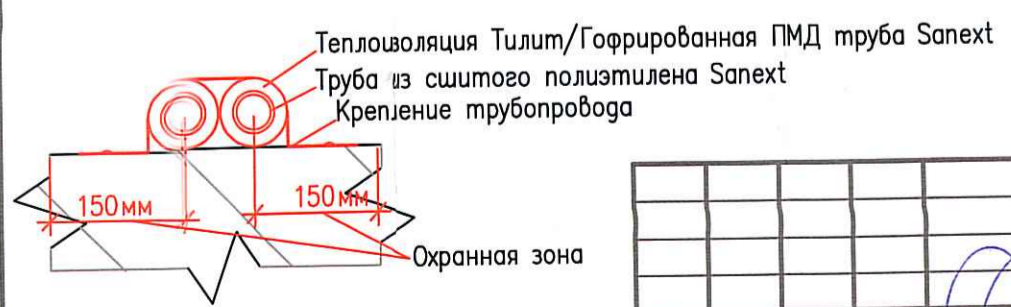

03-2017-БС66-4-ВК					
Многоэтажная жилая застройка (жилой комплекс со встроенными помещениями, подземными автостоянками) по адресу: г. Санкт-Петербург, Большой Сампсониевский проспект (кад. номер участка 78:36:0005016:1309)					
Изм.	Кол. уч.	Лист	№ док.	Подп.	Дата
Разраб.			Бабаев Р.И.		
Корпус 4				Стадия	Лист
				ИД	590
Исполнительная схема №23. Водоснабжение. План 5 этажа. Секция 2.				000 "ПСК"	

Формат А3