



Исполнительная схема №24. Водоснабжение.
План 6 этажа.
Секция 2.

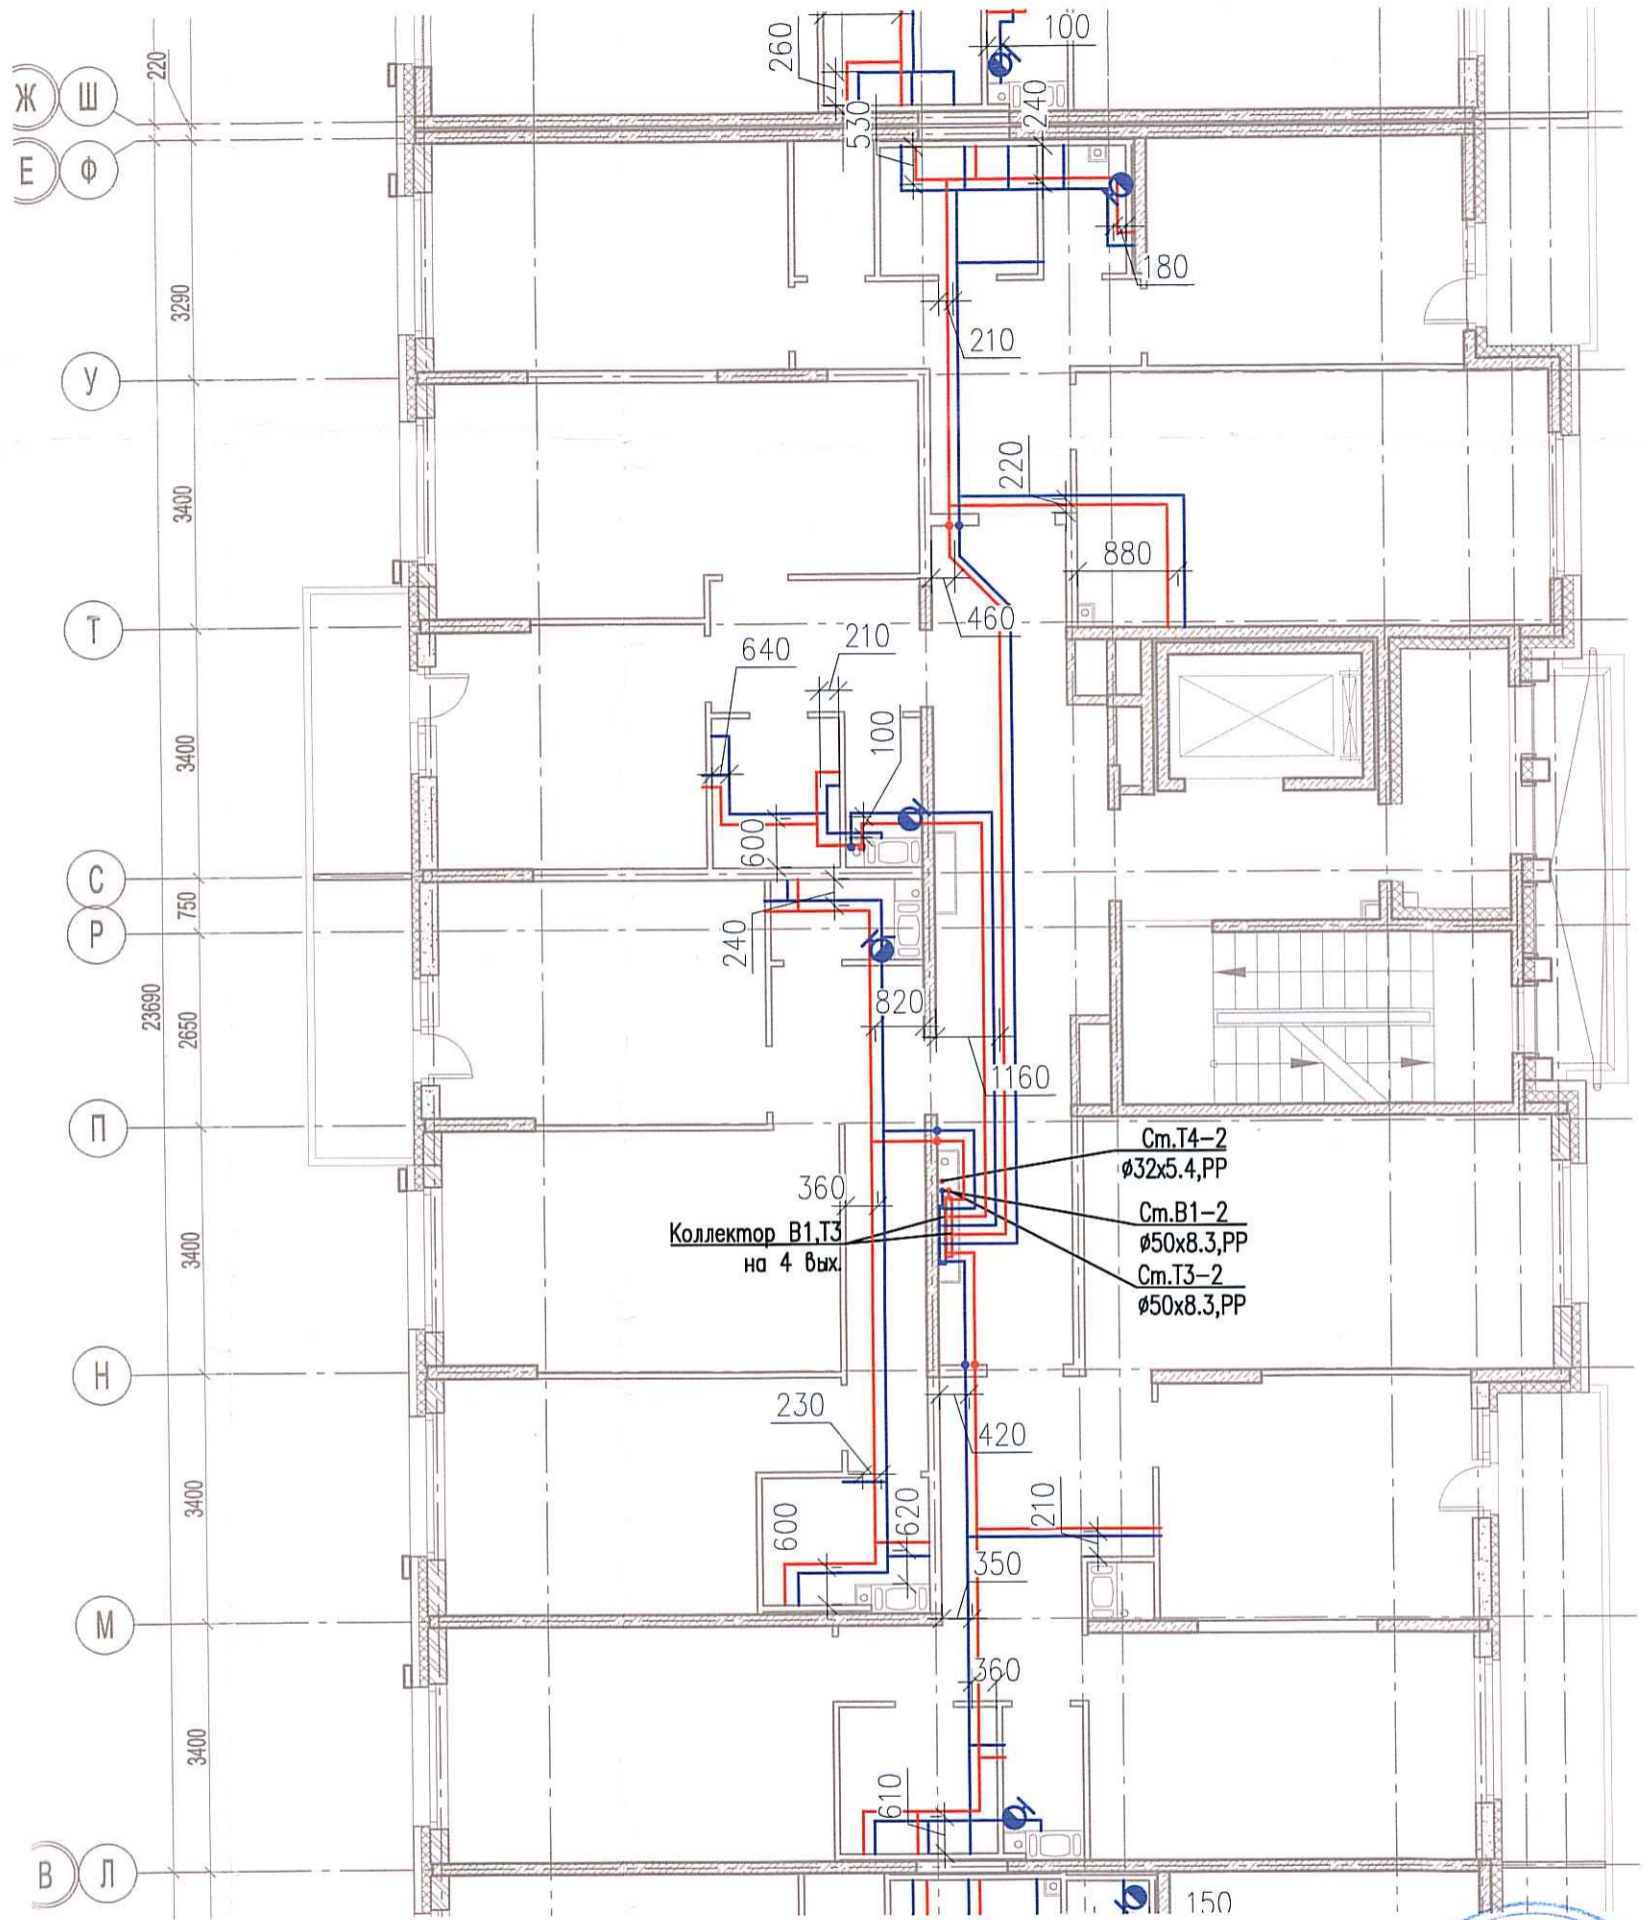

Согласовано

Взам. инв. №	
Инв. № подл.	

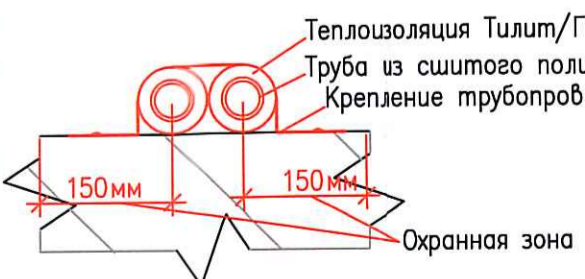

					03-2017-БС66-4-ВК					
					Многоэтажная жилая застройка (жилой комплекс со встроенными помещениями, подземными автостоянками) по адресу: г. Санкт-Петербург, Большой Сампсониевский проспект (кад. номер участка 78:36:0005016:1309)					
Изм.	Кол. уч.	Лист	№ док.	Подп.	Дата	Корпус 4	Стадия	Лист	Листов	
Разраб.	Бабеев Р.И.						ИД	59/1		
					Исполнительная схема №24. Водоснабжение. План 6 этажа. Секция 2.			000 "ПСК"		

Формат А3