


Исполнительная схема №26. Водоснабжение.  
План 8 этажа.  
Секция 2.

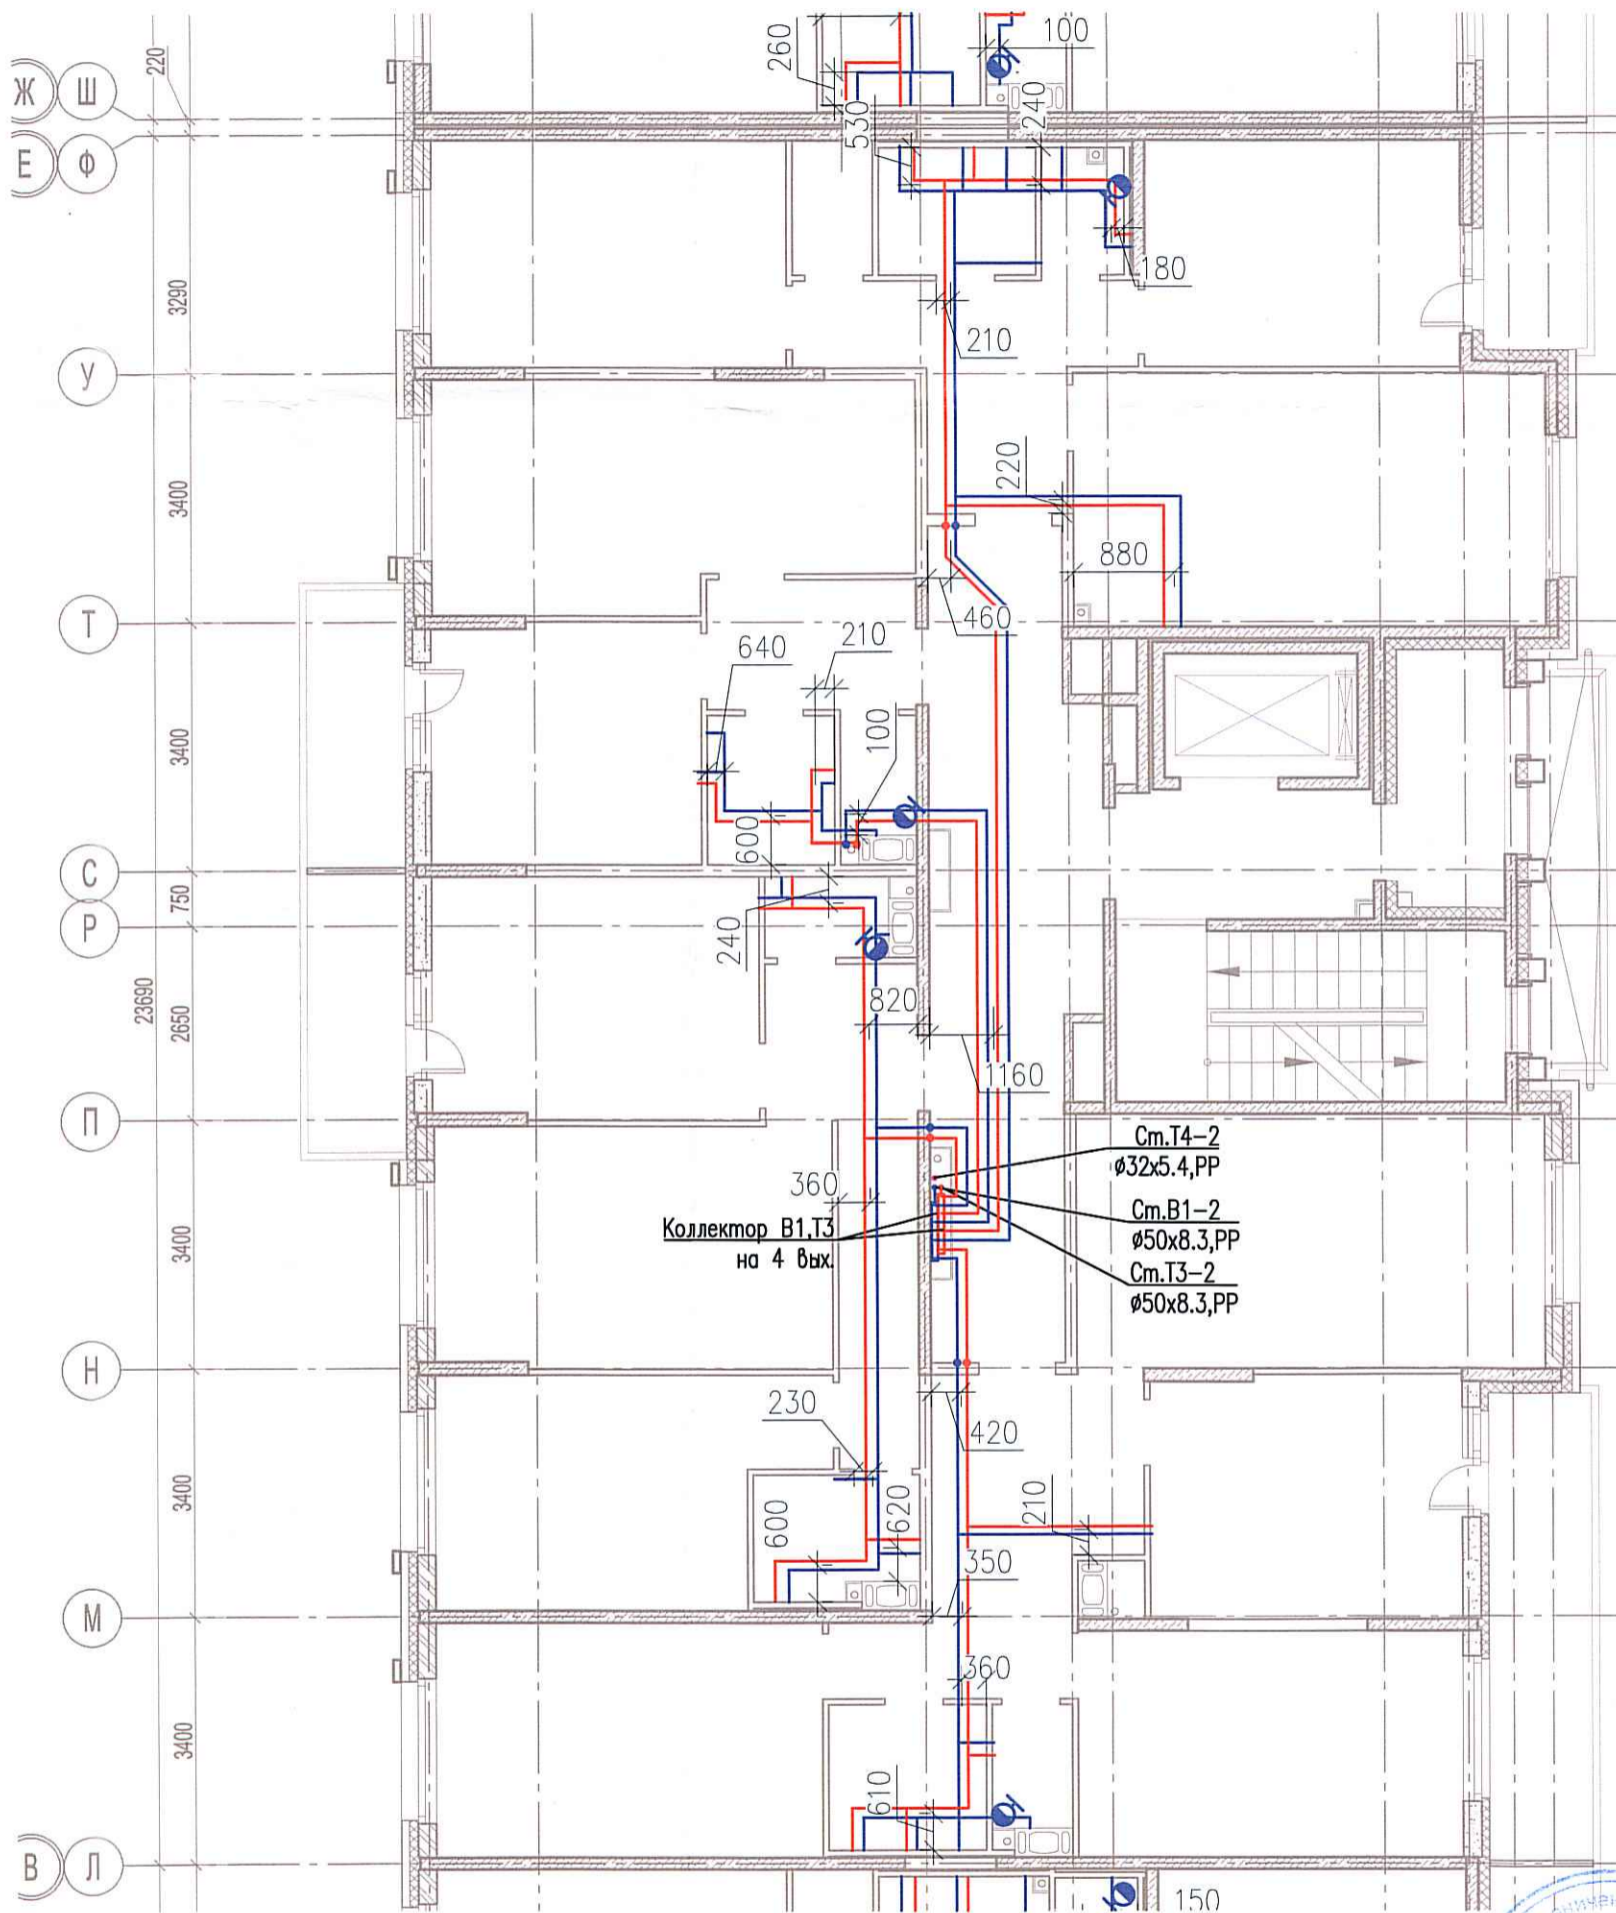


Согласовано

Взам. инв. №

Инв. № подл.

Теплоизоляция Тилит/Гофрированная ПМД труба Sanext  
Труба из сшитого полиэтилена Sanext  
Крепление трубопровода

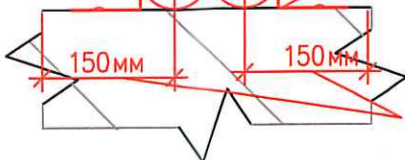

Охранная зона



						03-2017-БС66-4-ВК			
						Многоэтажная жилая застройка (жилой комплекс со встроенными помещениями, подземными автостоянками) по адресу: г. Санкт-Петербурга, Большой Сампсониевский проспект (кад. номер участка 78:36:0005016:1309)			
Изм.	Кол.уч.	Лист	№ док.	Подп.	Дата	Корпус 4	Стадия	Лист	Листов
Разраб.			Бабаев Р.И.				ИД	883	
						Исполнительная схема №26. Водоснабжение. План 8 этажа. Секция 2.		ООО "ПСК"	

Формат А3