


Исполнительная схема №27. Водоснабжение.  
План 9 этажа.  
Секция 2.

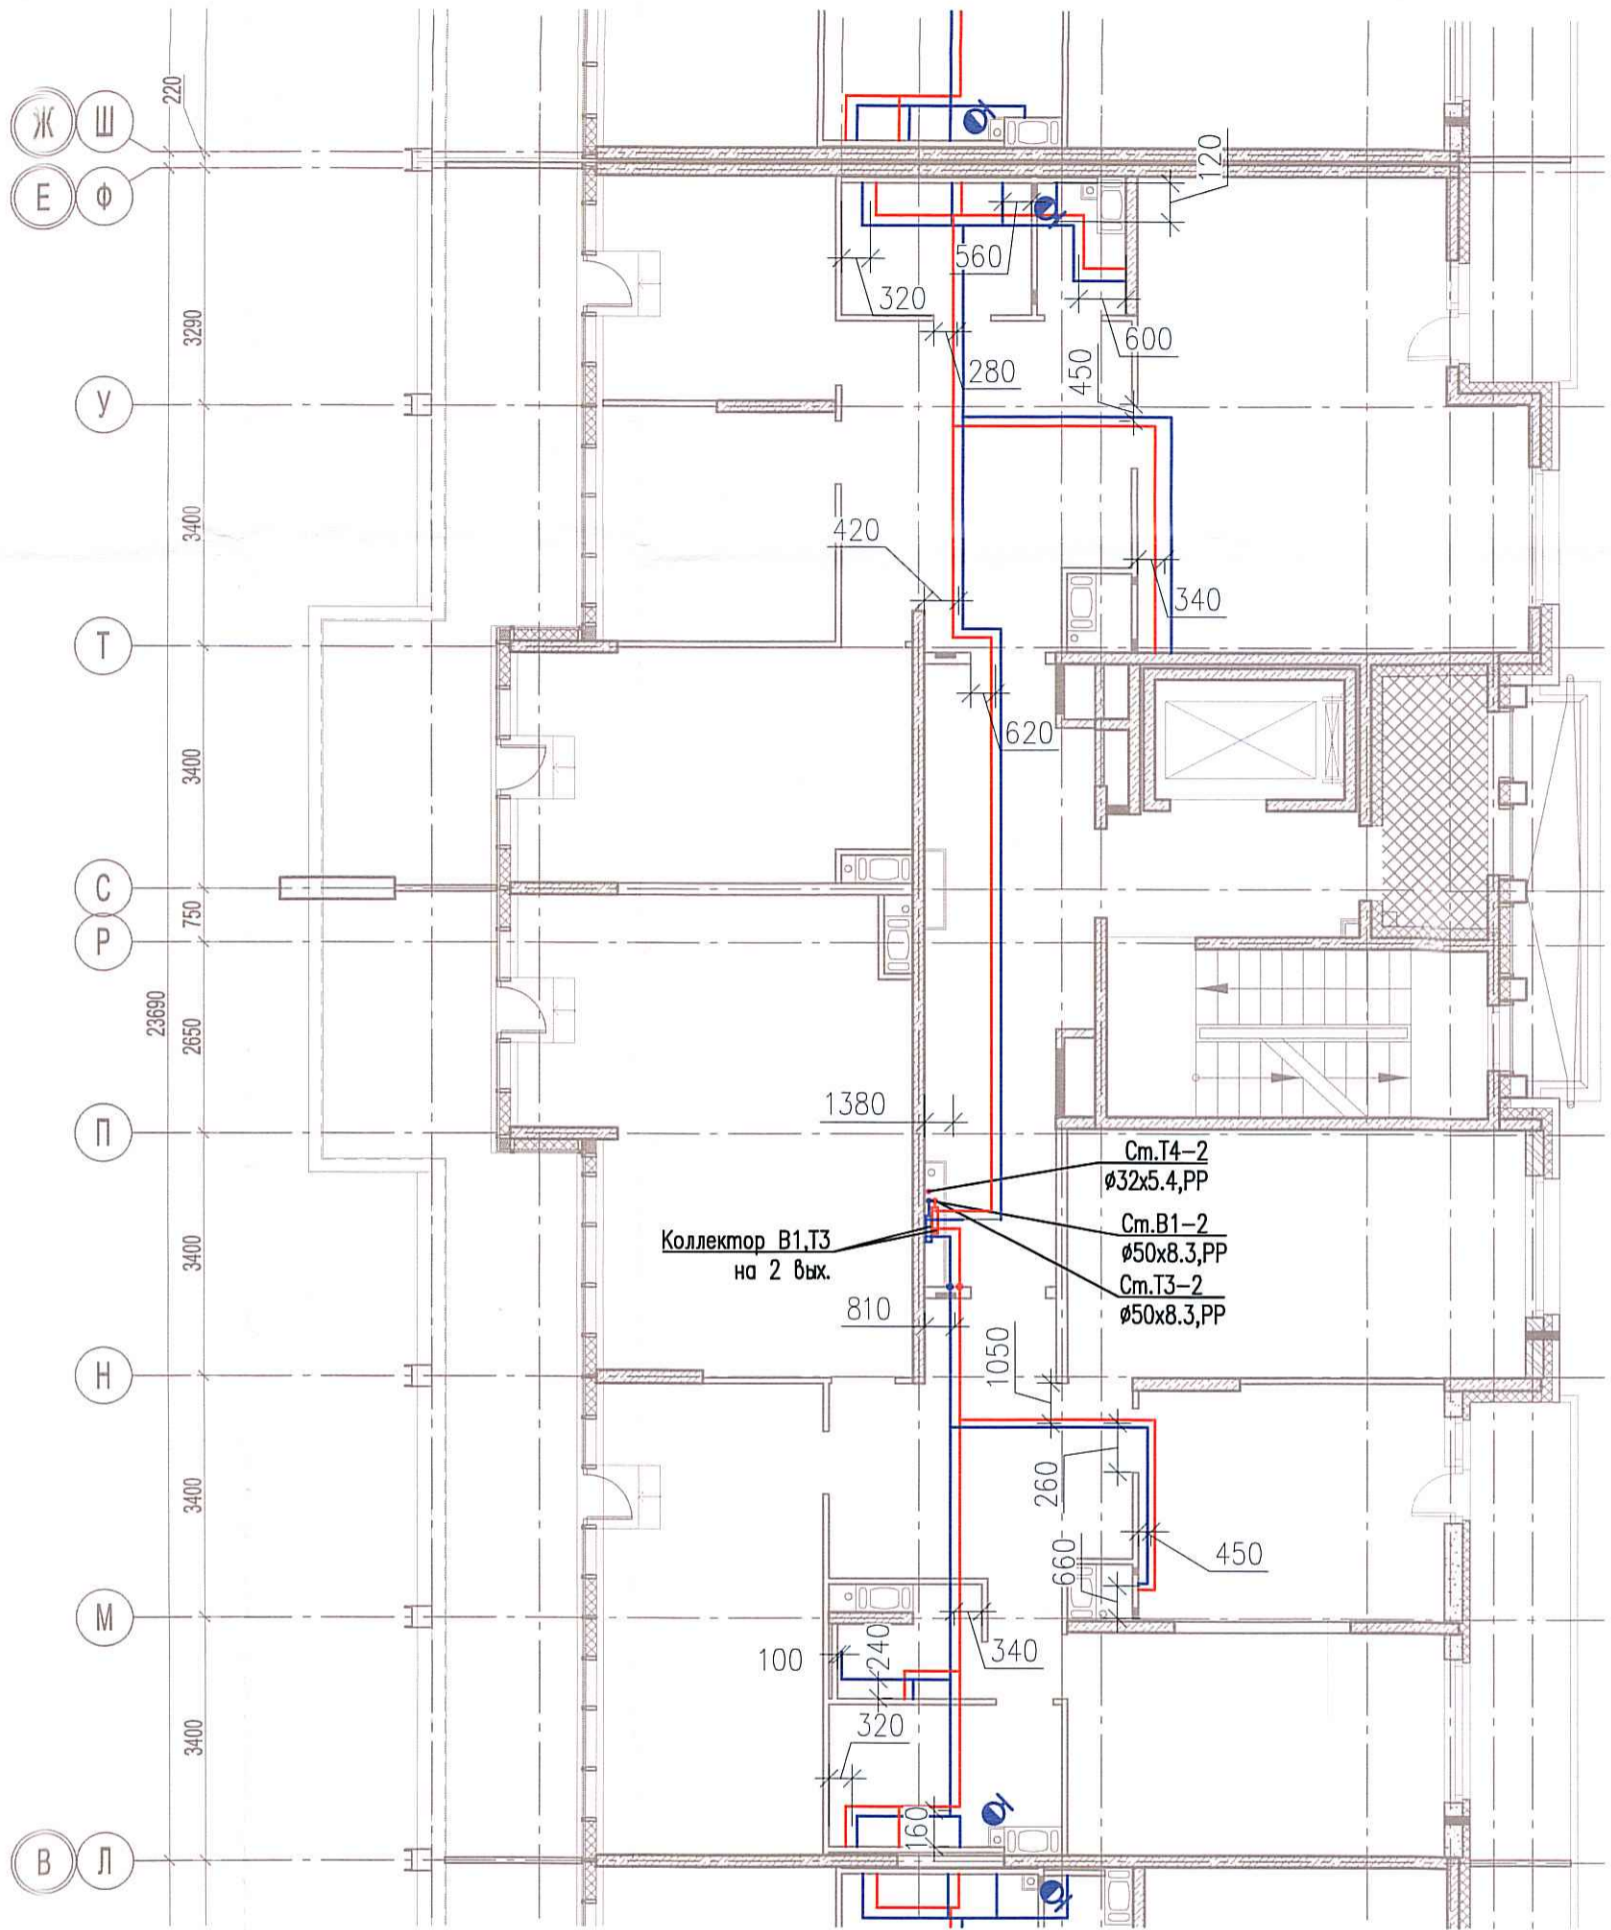


Коллектор В1,Т3  
на 2 вых.

См.Т4-2  
Ø32x5.4,PP  
См.В1-2  
Ø50x8.3,PP  
См.Т3-2  
Ø50x8.3,PP



Теплоизоляция Тилит/Гофрированная ПМД труба Sapext  
Труба из сшитого полиэтилена Sapext  
Крепление трубопровода

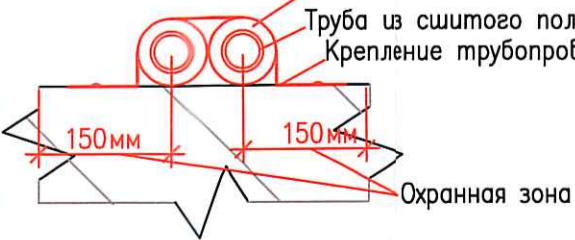

						03-2017-БС66-4-ВК			
						Многоэтажная жилая застройка (жилой комплекс со встроенными помещениями, подземными автостоянками) по адресу: г. Санкт-Петербург, Большой Сампсониевский проспект (кад. номер участка 78:36:0005016:1309)			
Изм.	Кол. уч.	Лист	№ док.	Подп.	Дата	Корпус 4	Стадия	Лист	Листов
Разраб.	Бабаев Р.И.						ИД	199	
						Исполнительная схема №27. Водоснабжение. План 9 этажа. Секция 2.		000 "ПСК"	

ласовано

Взам. инв. №

Инв. № подл.