
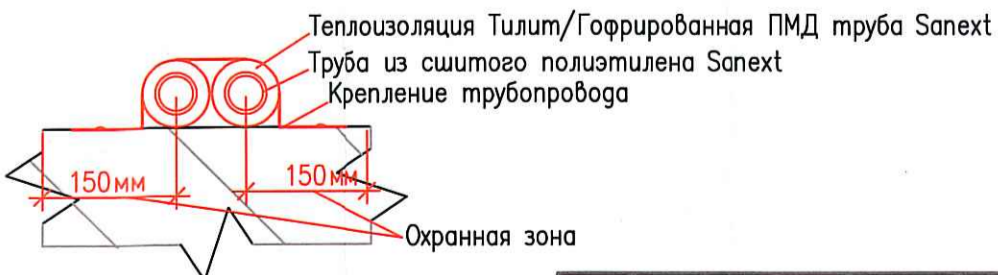


Исполнительная схема №30. Водоснабжение.

План 3 этажа.

Секция 3.

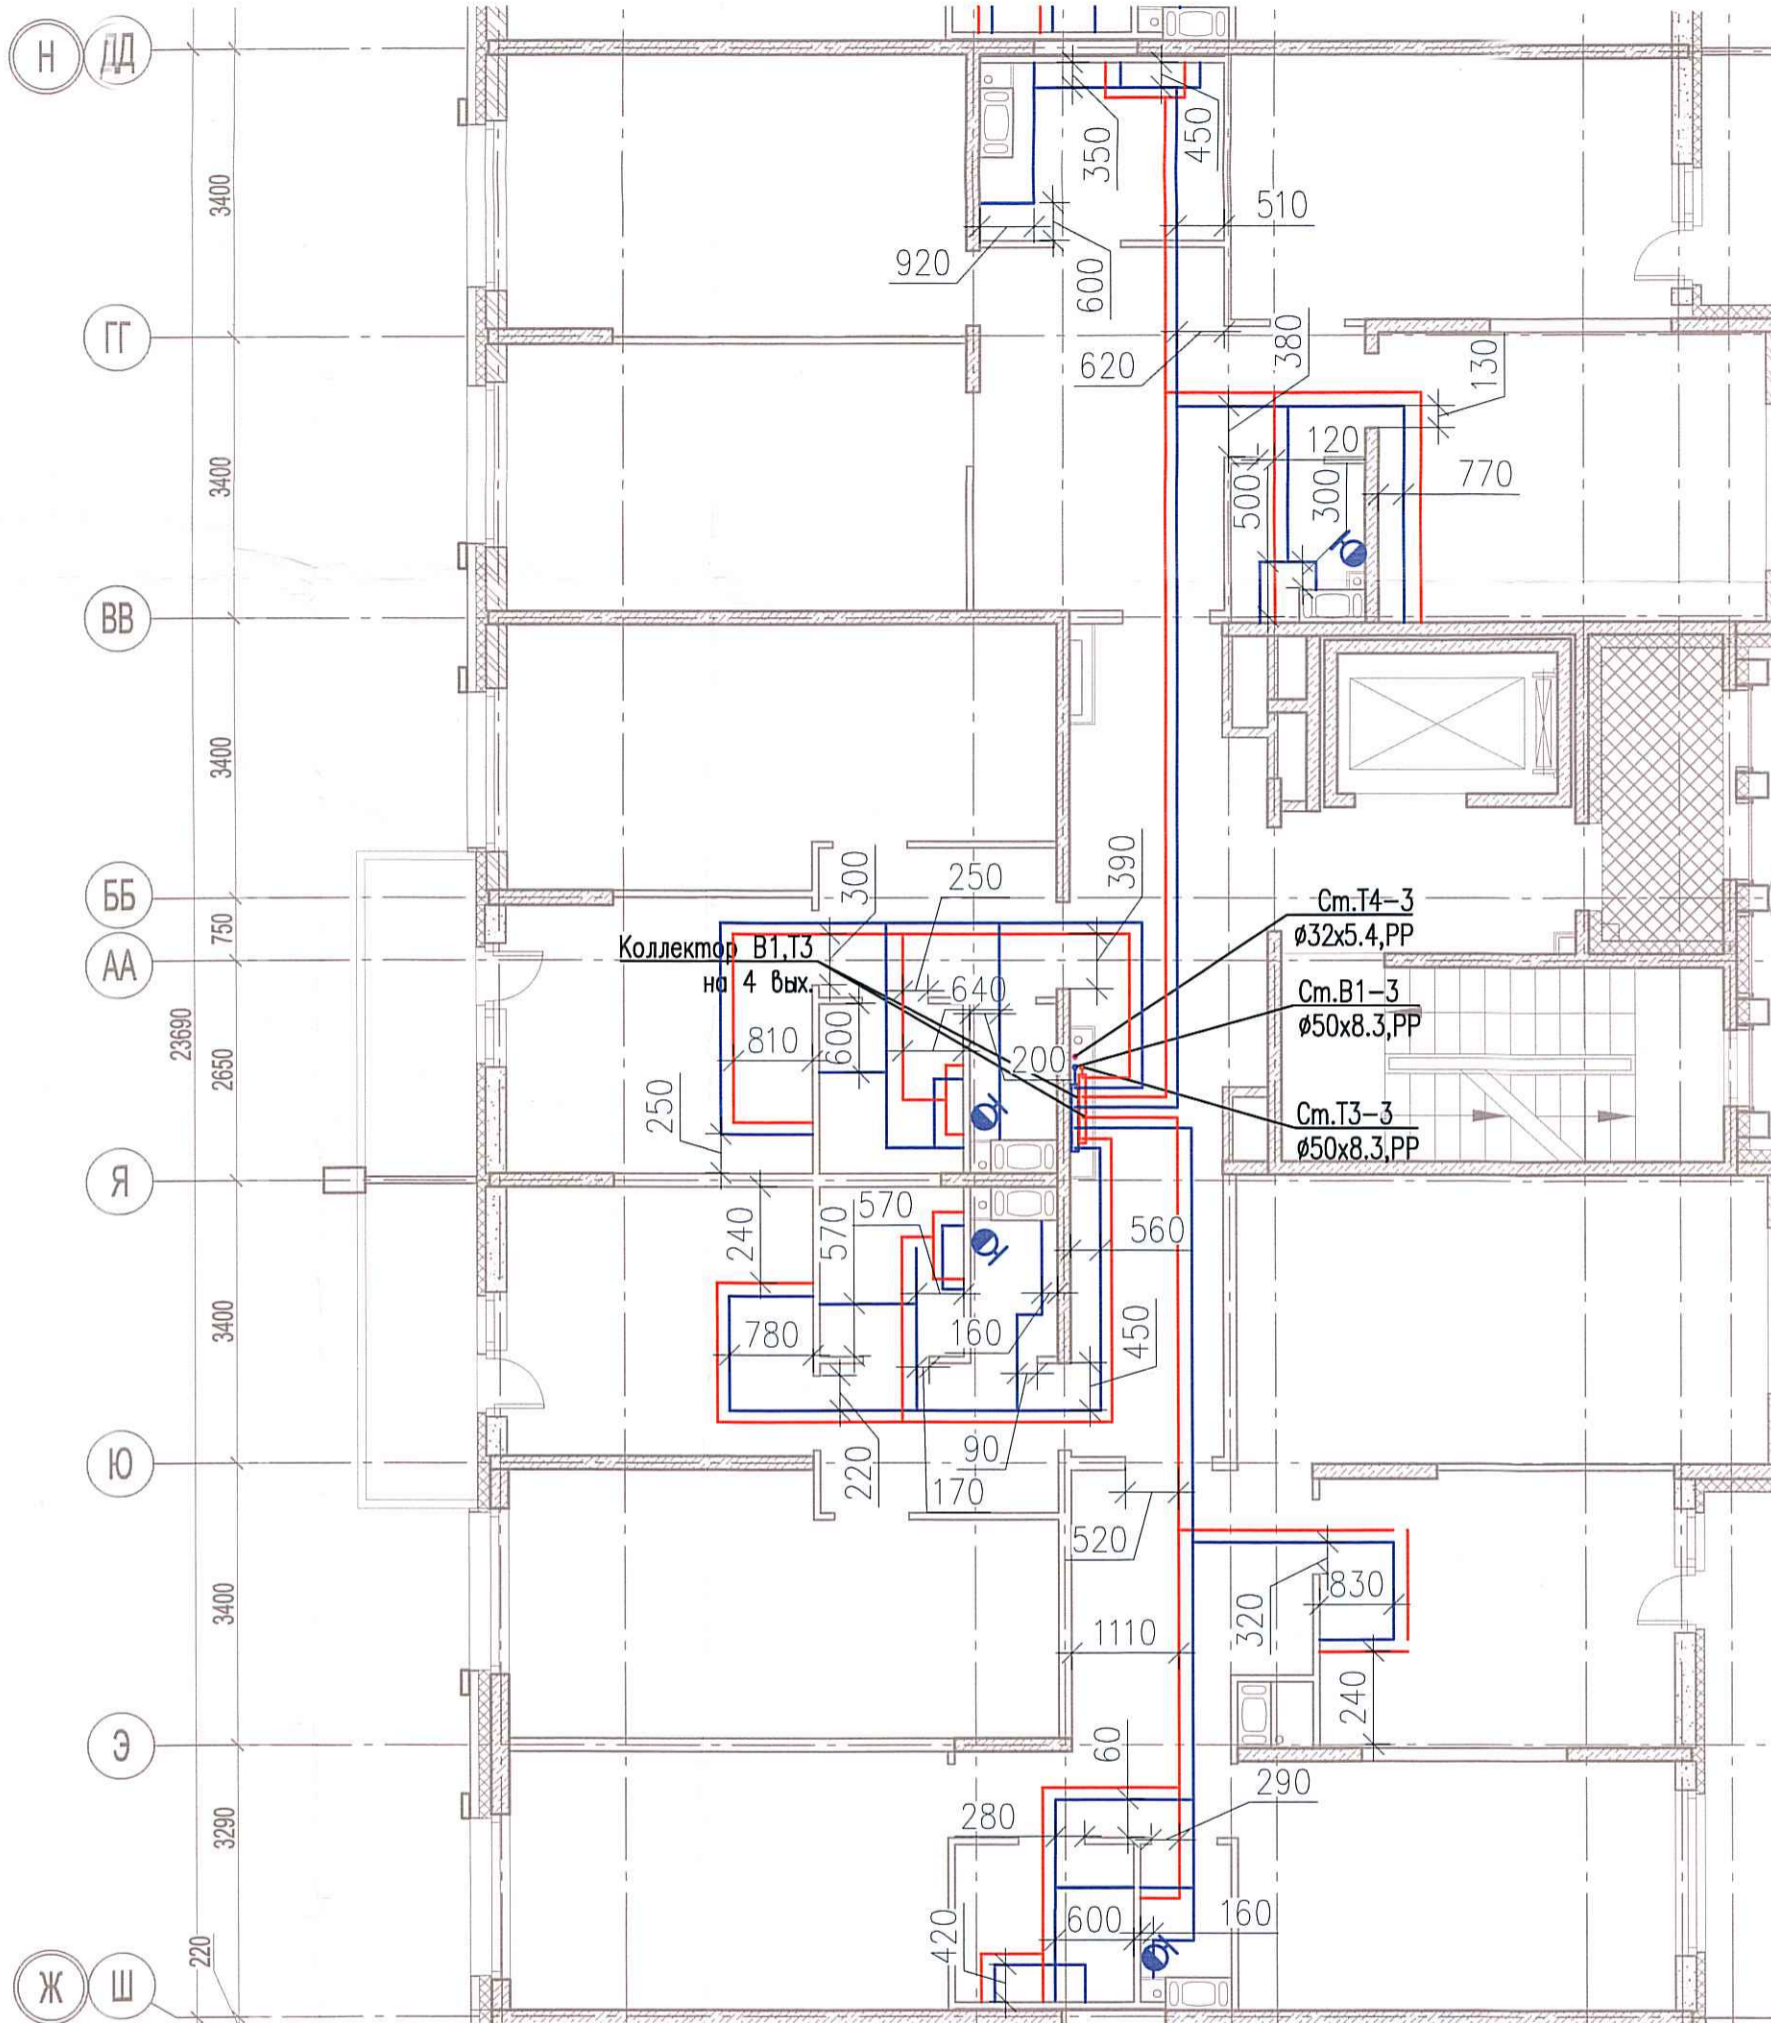

Согласовано

Взам. инв. №

Подпись и дата

Инв. № подл.

Изм.	Кол. уч.	Лист	№ док.	Подп.	Дата
Разраб.	Бабаев Р.И.				

03-2017-БС66-4-ВК

Многоэтажная жилая застройка (жилой комплекс со встроенными помещениями, подземными автостоянками) по адресу: г. Санкт-Петербурга, Большой Сампсониевский проспект (кад. номер участка 78:36:0005016:1309)

Корпус 4

Стадия Лист Листов

ИД

592

Исполнительная схема №30. Водоснабжение.
План 3 этажа.
Секция 3.

ООО "ПСК"

Формат А3