
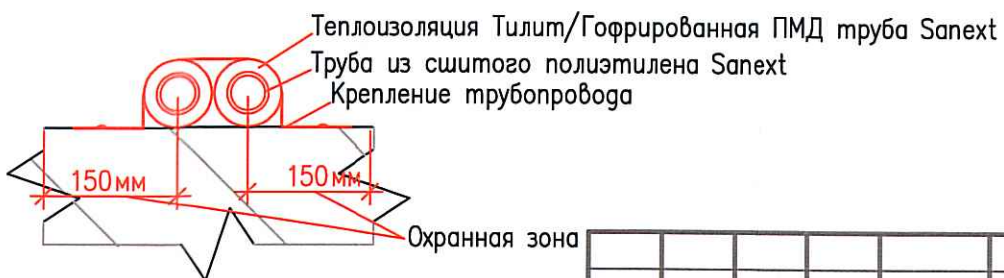


Исполнительная схема №31. Водоснабжение.
План 4 этажа.
Секция 3.

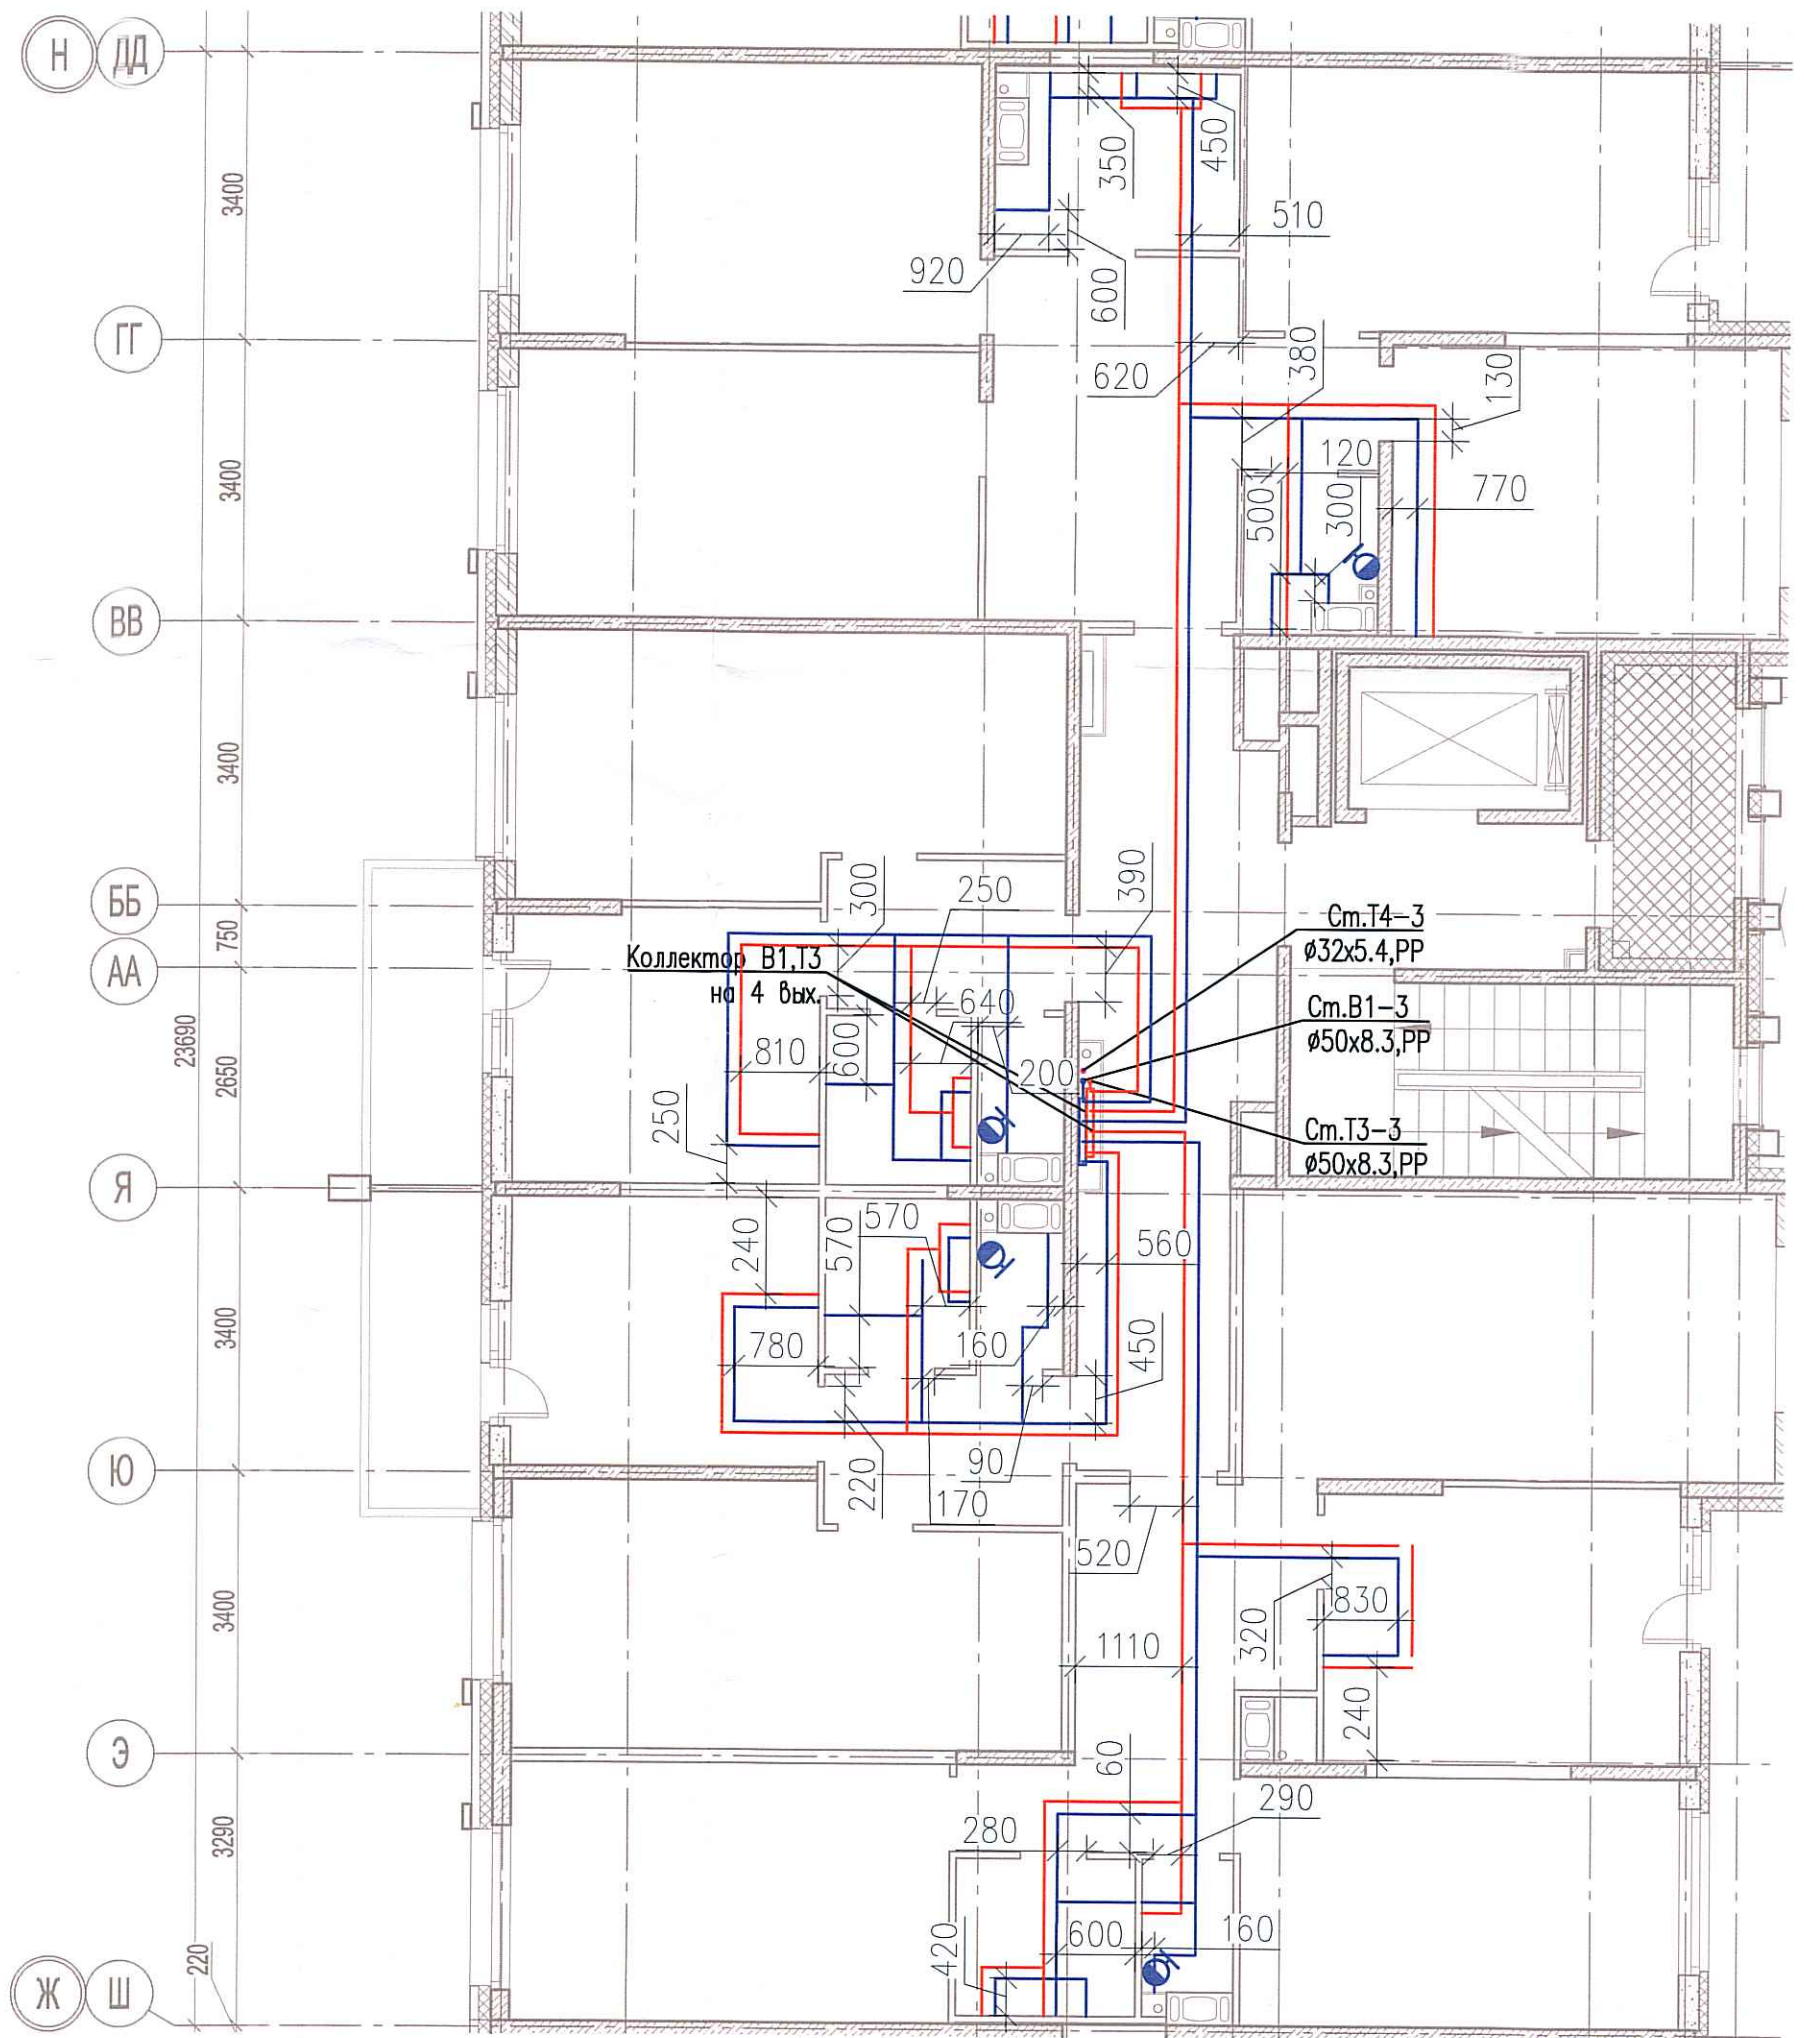

Инв. № подл. Подпись и дата. Взам. инв. №

Изм.	Кол. уч.	Лист	№ док.	Подп.	Дата
Разраб.				Бабеев Р.И.	

03-2017-БС66-4-ВК

Многоэтажная жилая застройка (жилой комплекс со встроенными помещениями, подземными автостоянками) по адресу: г. Санкт-Петербург, Большой Сампсониевский проспект (кад. номер участка 78:36:0005016:1309)

Корпус 4

Стадия	Лист	Листов
ИД	108	

Исполнительная схема №31. Водоснабжение.
План 4 этажа.
Секция 3.

ООО "ПСК"

Формат А3