
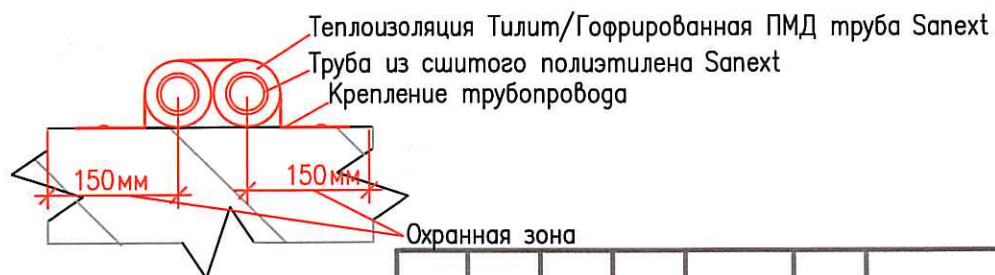


Исполнительная схема №34. Водоснабжение.  
План 7 этажа.  
Секция 3.

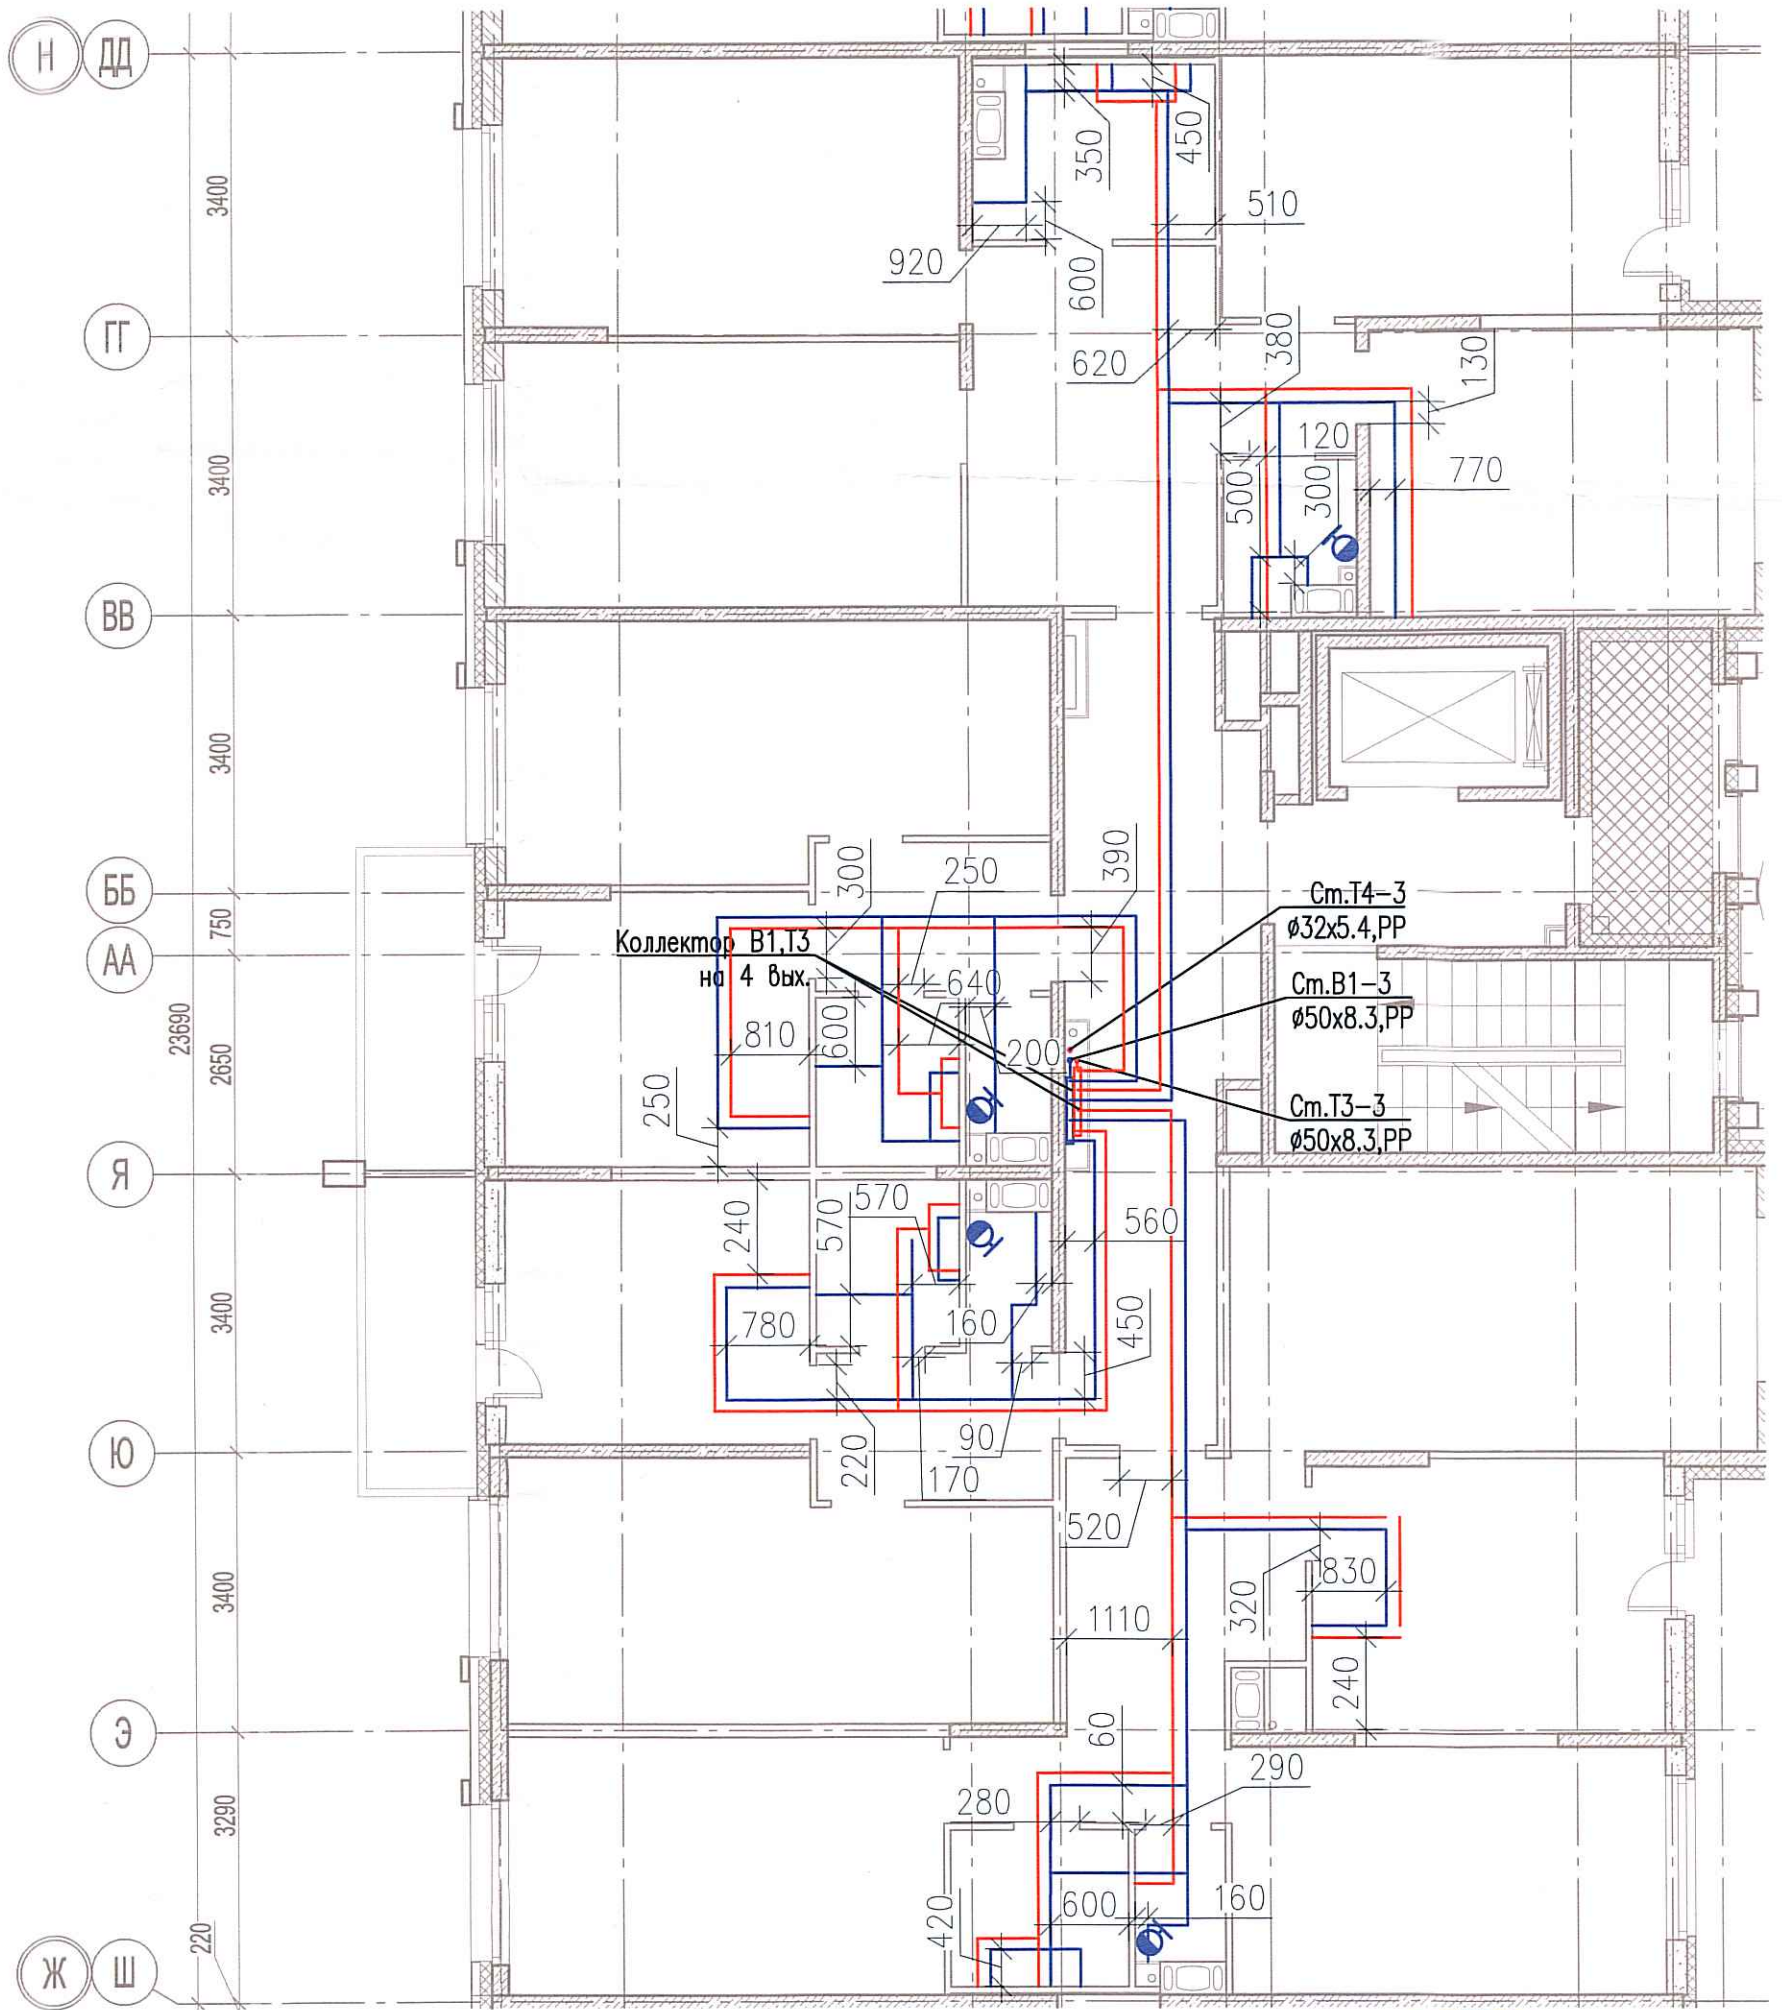

Создано	
Взам. инв. №	
Подпись и дата	
Инв. № подл.	

						03-2017-БС66-4-ВК			
						Многоэтажная жилая застройка (жилой комплекс со встроенными помещениями, подземными автостоянками) по адресу: г. Санкт-Петербург, Большой Сампсониевский проспект (кад. номер участка 78:36:0005016:1309)			
Изм.	Кол. уч.	Лист	№ док.	Подп.	Дата	Корпус 4	Стадия	Лист	Листов
Разраб.				Бабаев Р.И.			ИД	601	
						Исполнительная схема №34. Водоснабжение. План 7 этажа. Секция 3.		ООО "ПСК"	