



Исполнительная схема №35. Водоснабжение.  
План 8 этажа.  
Секция 3.

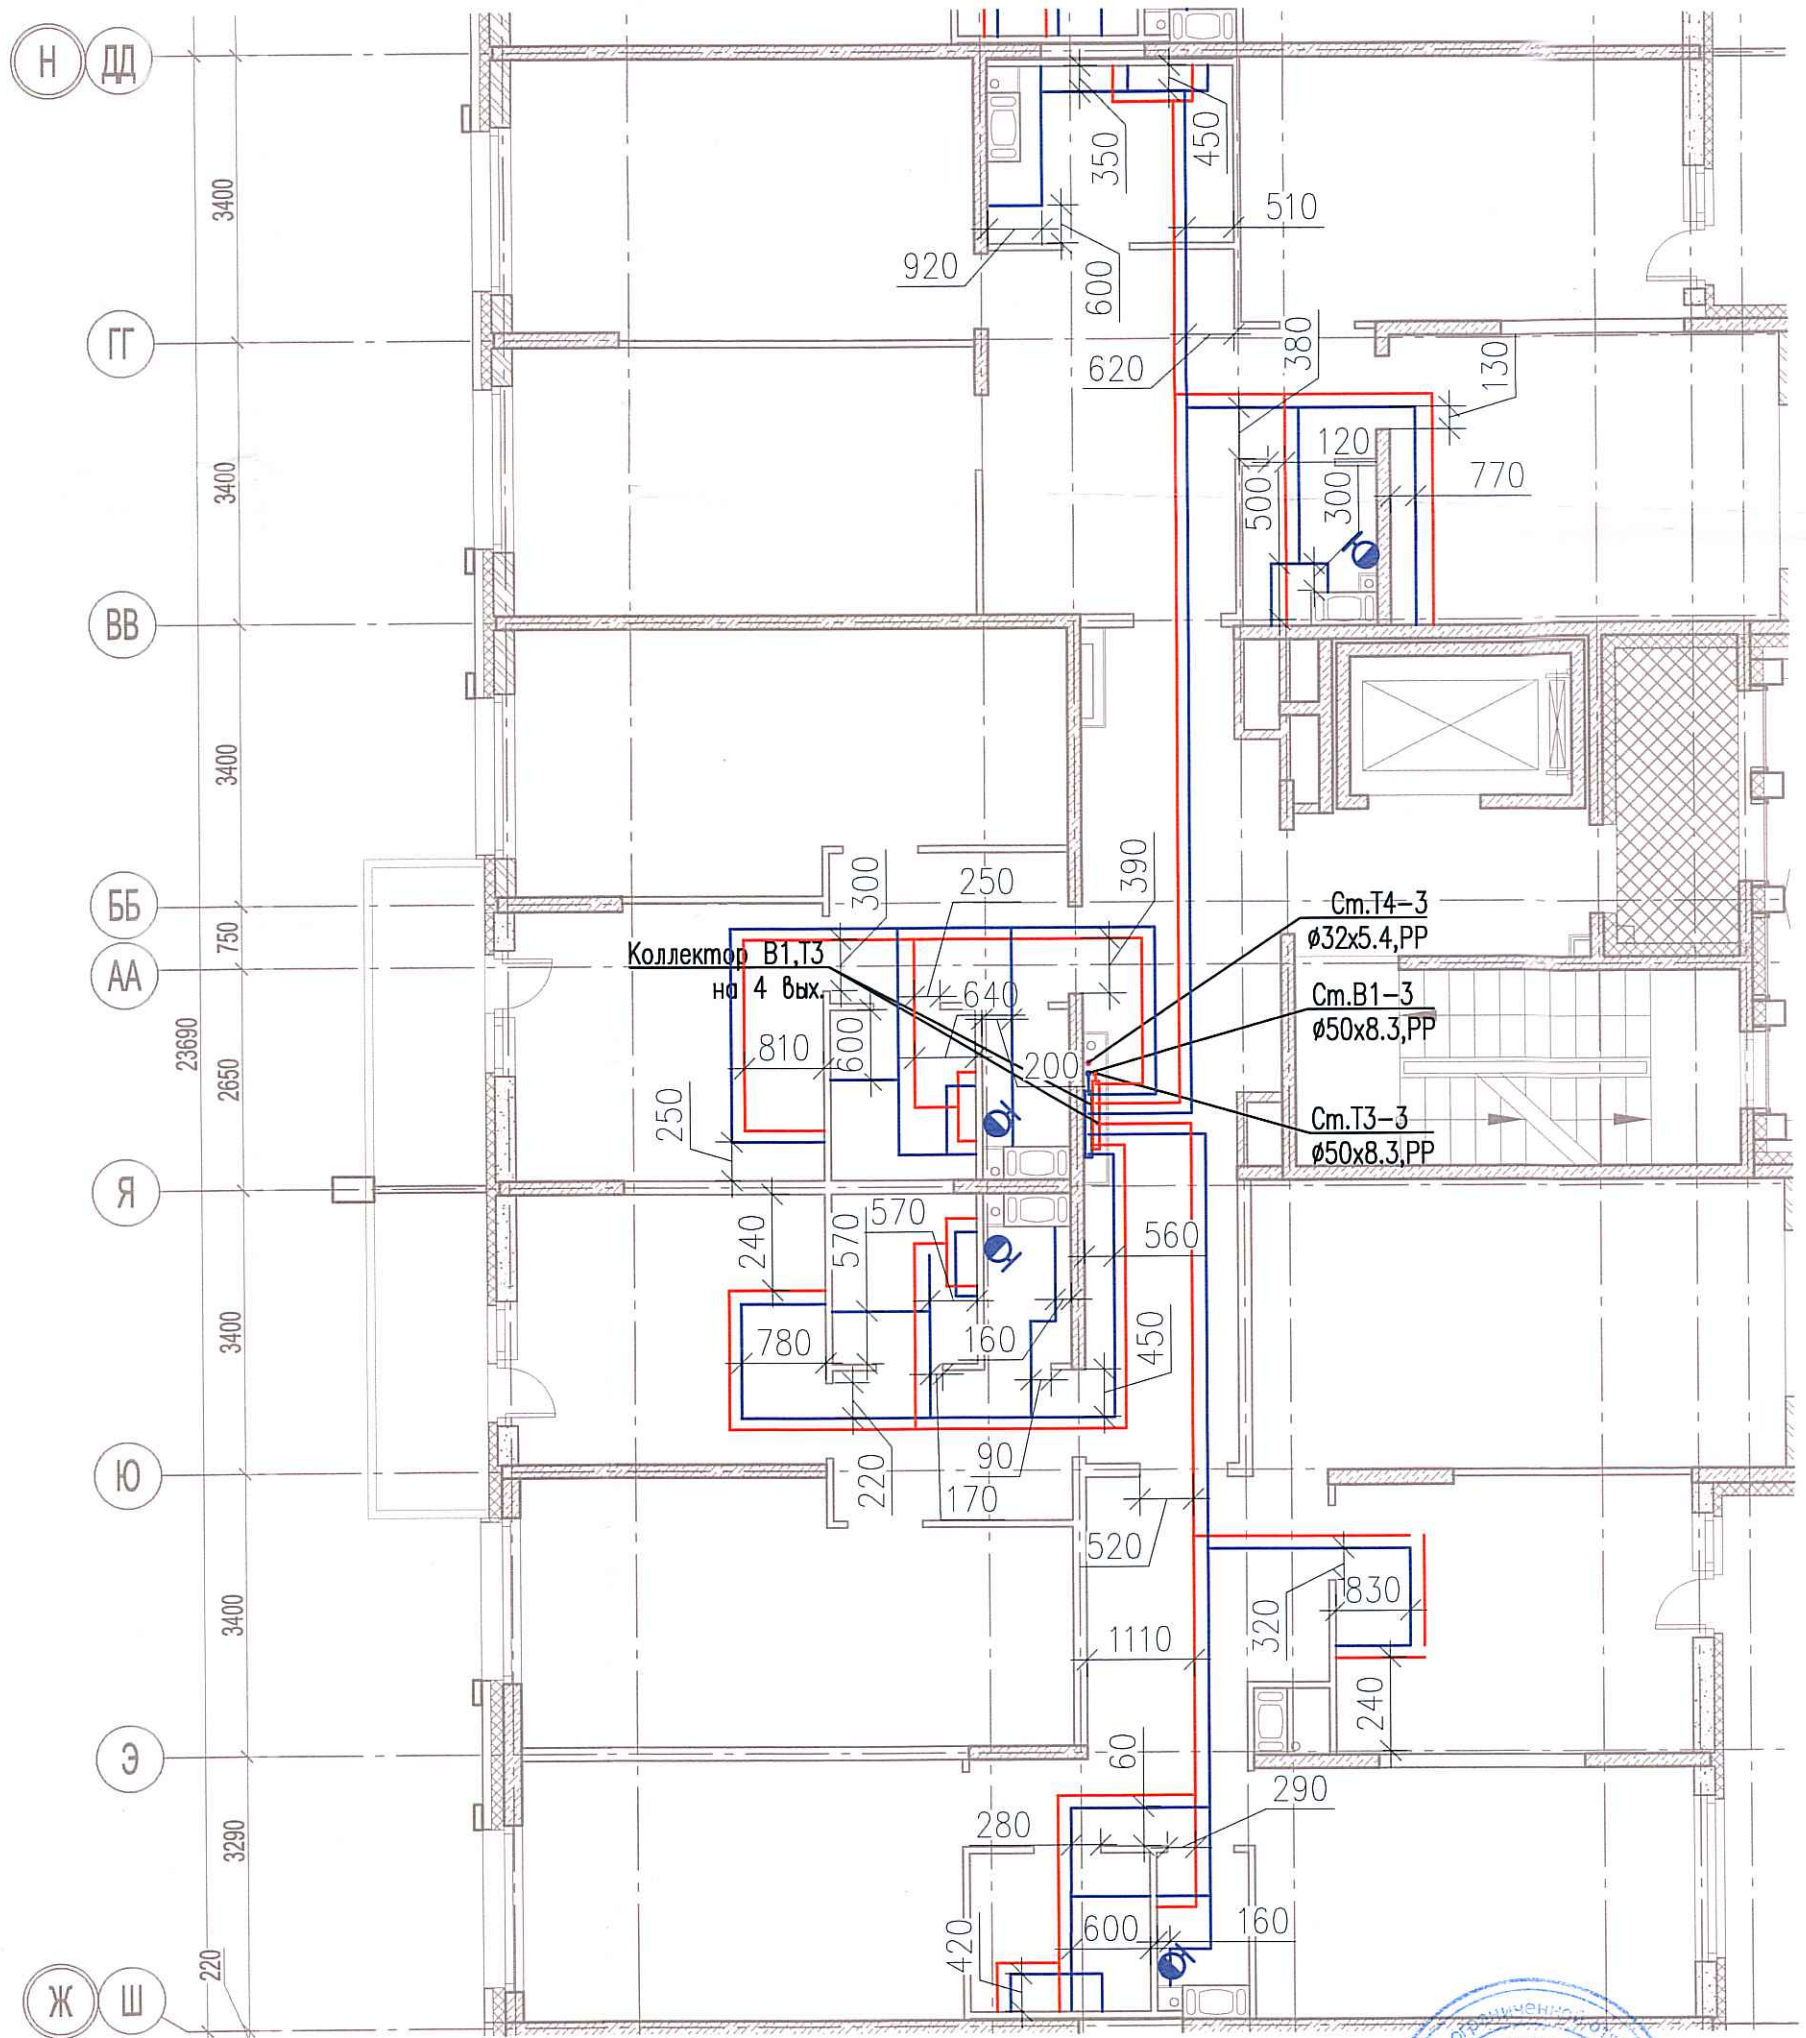

Согласовано

Инв. № подл. | Подпись и дата | Взам. инв. №

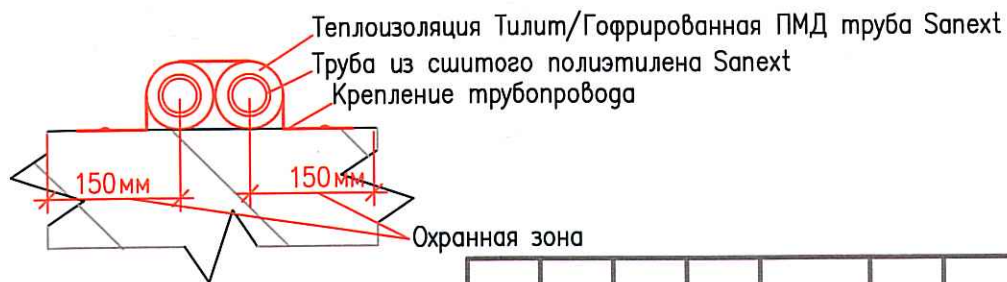

					03-2017-БС66-4-ВК					
					Многоэтажная жилая застройка (жилой комплекс со встроенными помещениями, подземными автостоянками) по адресу: г. Санкт-Петербурга, Большой Сампсониевский проспект (кад. номер участка 78:36:0005016:1309)					
Изм.	Кол. уч.	Лист	№ док.	Подп.	Дата	Корпус 4	Стадия	Лист	Листов	
							ИД	607		
Разраб. Бабаев Р.И.					Исполнительная схема №35. Водоснабжение. План 8 этажа. Секция 3.			ООО "ПСК"		