
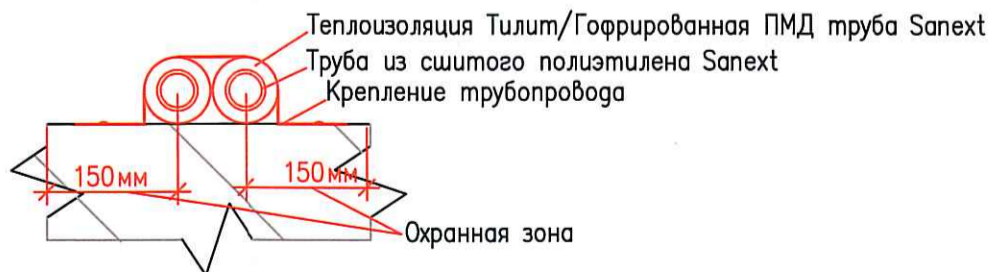


Исполнительная схема №37. Водоснабжение.
План 1 этажа.
Секция 4.

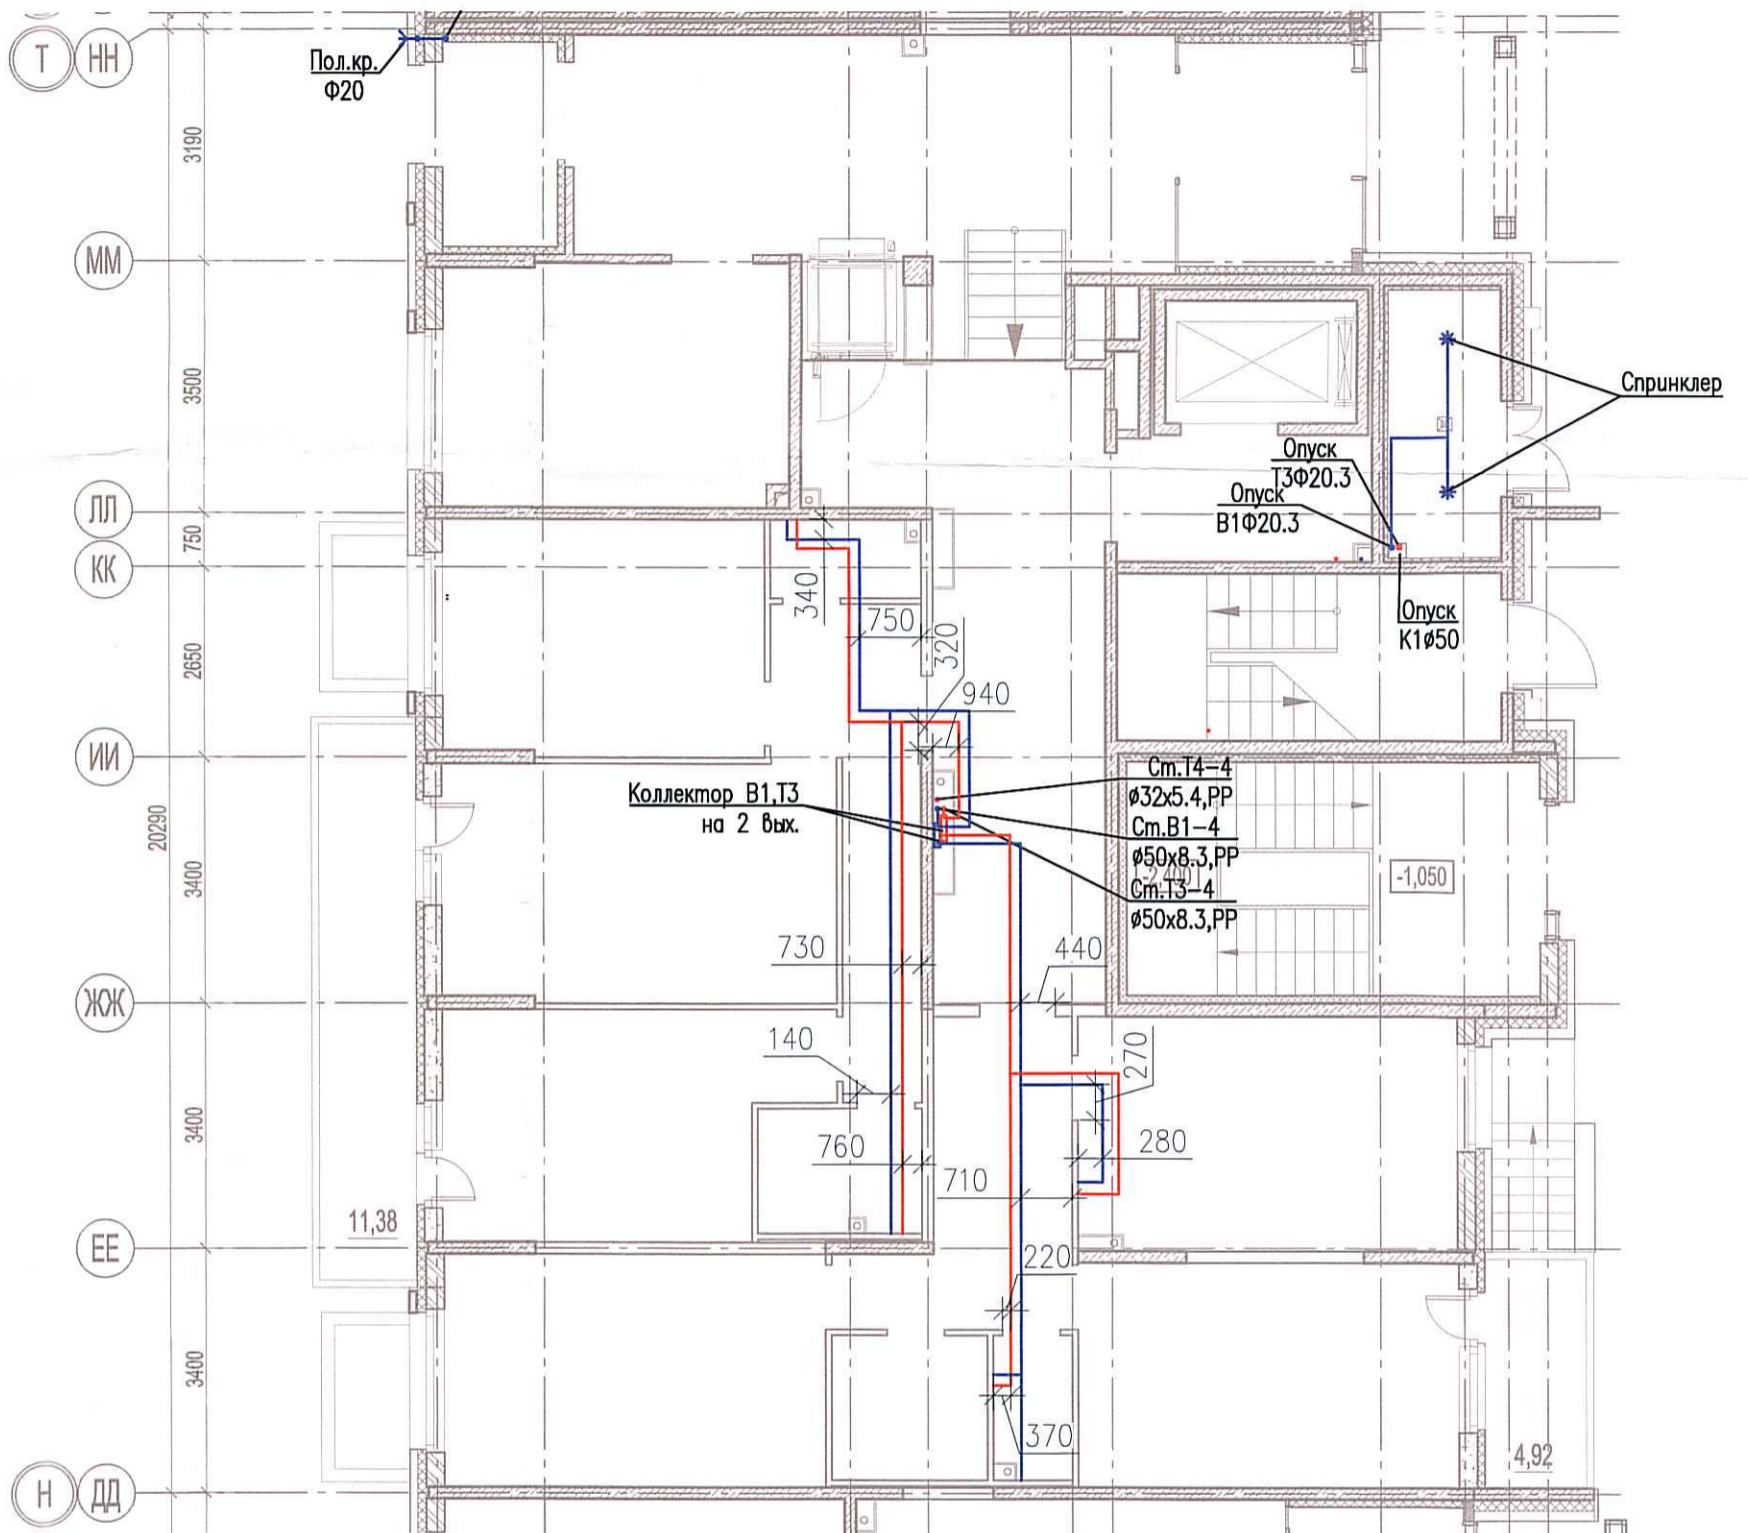

						03-2017-БС66-4-ВК			
						Многоэтажная жилая застройка (жилой комплекс со встроенными помещениями, подземными автостоянками) по адресу: г. Санкт-Петербург, Большой Сампсониевский проспект (кад. номер участка 78:36:0005016:1309)			
Изм.	Кол. уч.	Лист	№ док.	Подп.	Дата	Корпус 4	Стадия	Лист	Листов
Разраб.			Бабаев Р.И.				ИД	604	
						Исполнительная схема №37. Водоснабжение. План 1 этажа. Секция 4.		000 "ПСК"	

Формат А3

Создано

Взам. инб. №

Подпись и дата

Инб. № подл.