
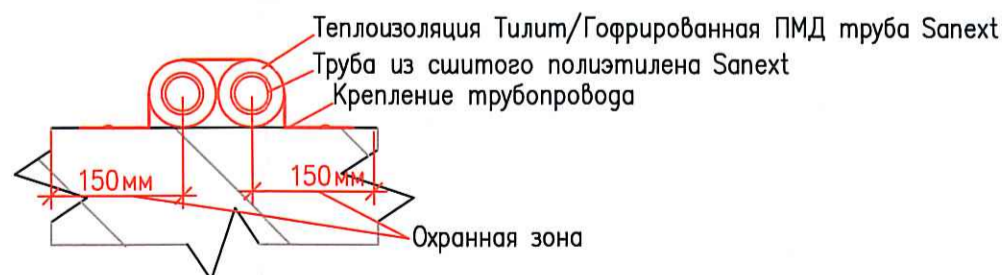


Исполнительная схема №38. Водоснабжение.
План 4 этажа.
Секция 4.

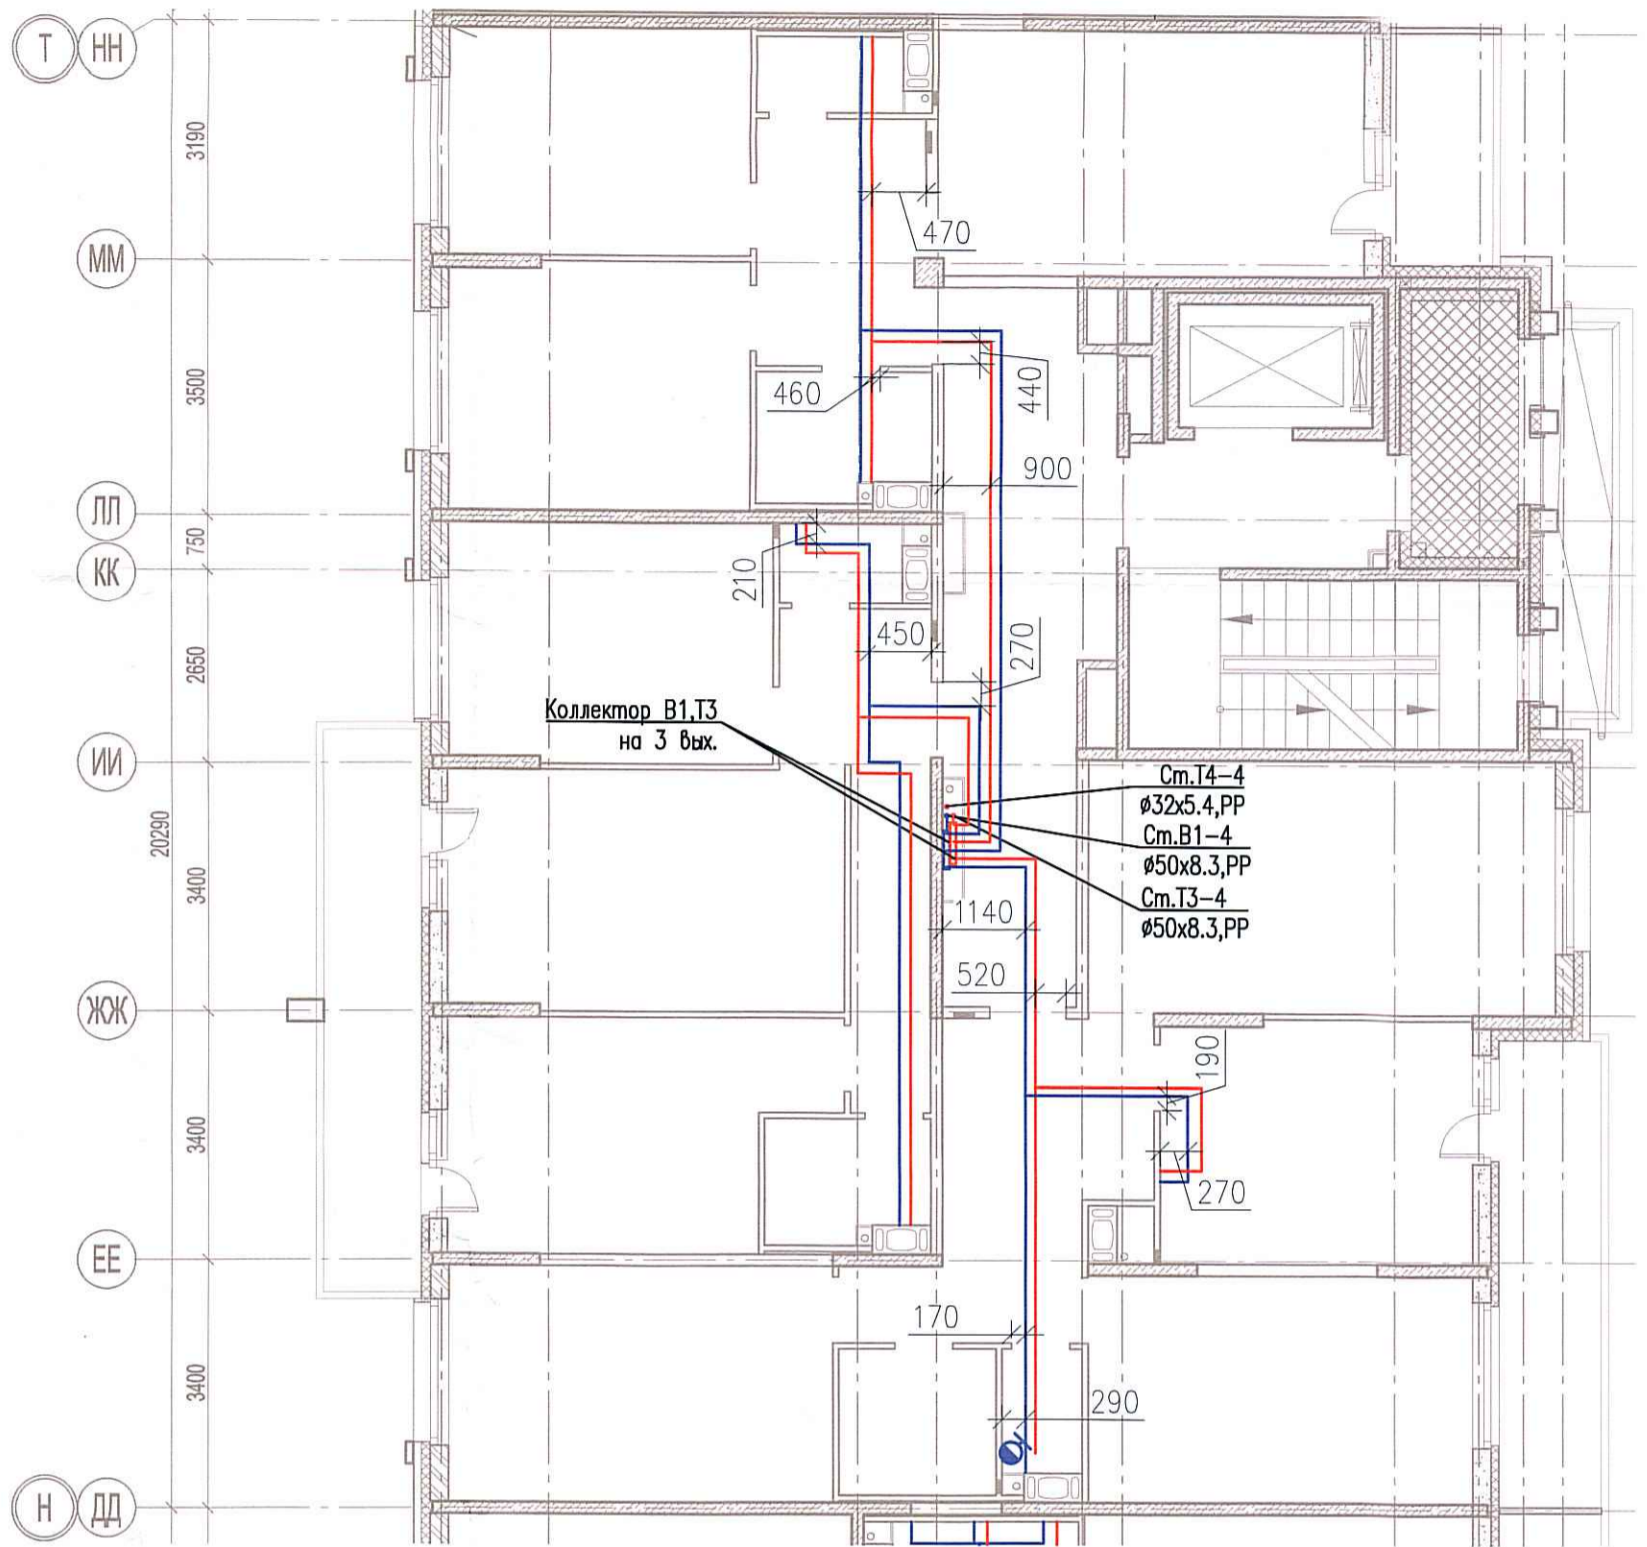

Согласовано	
Взам. инв. №	
Подпись и дата	
Инв. № подл.	

					03-2017-БС66-4-ВК				
					Многоэтажная жилая застройка (жилой комплекс со встроенными помещениями, подземными автостоянками) по адресу: г. Санкт-Петербург, Большой Сампсониевский проспект (кад. номер участка 78:36:0005016:1309)				
Изм.	Кол. уч.	Лист	№ док.	Подп.	Дата	Корпус 4	Стадия	Лист	Листов
							ИД	605	
Разраб.	Бабаев Р.И.					Исполнительная схема №38. Водоснабжение. План 4 этажа. Секция 4.	ООО "ПСК"		