
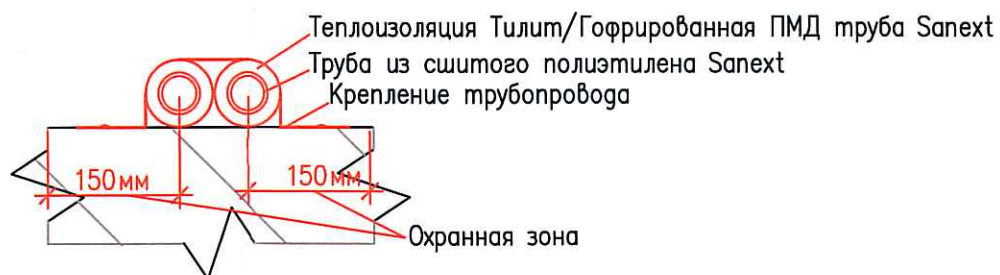


Исполнительная схема №41. Водоснабжение.  
План 5 этажа.  
Секция 4.

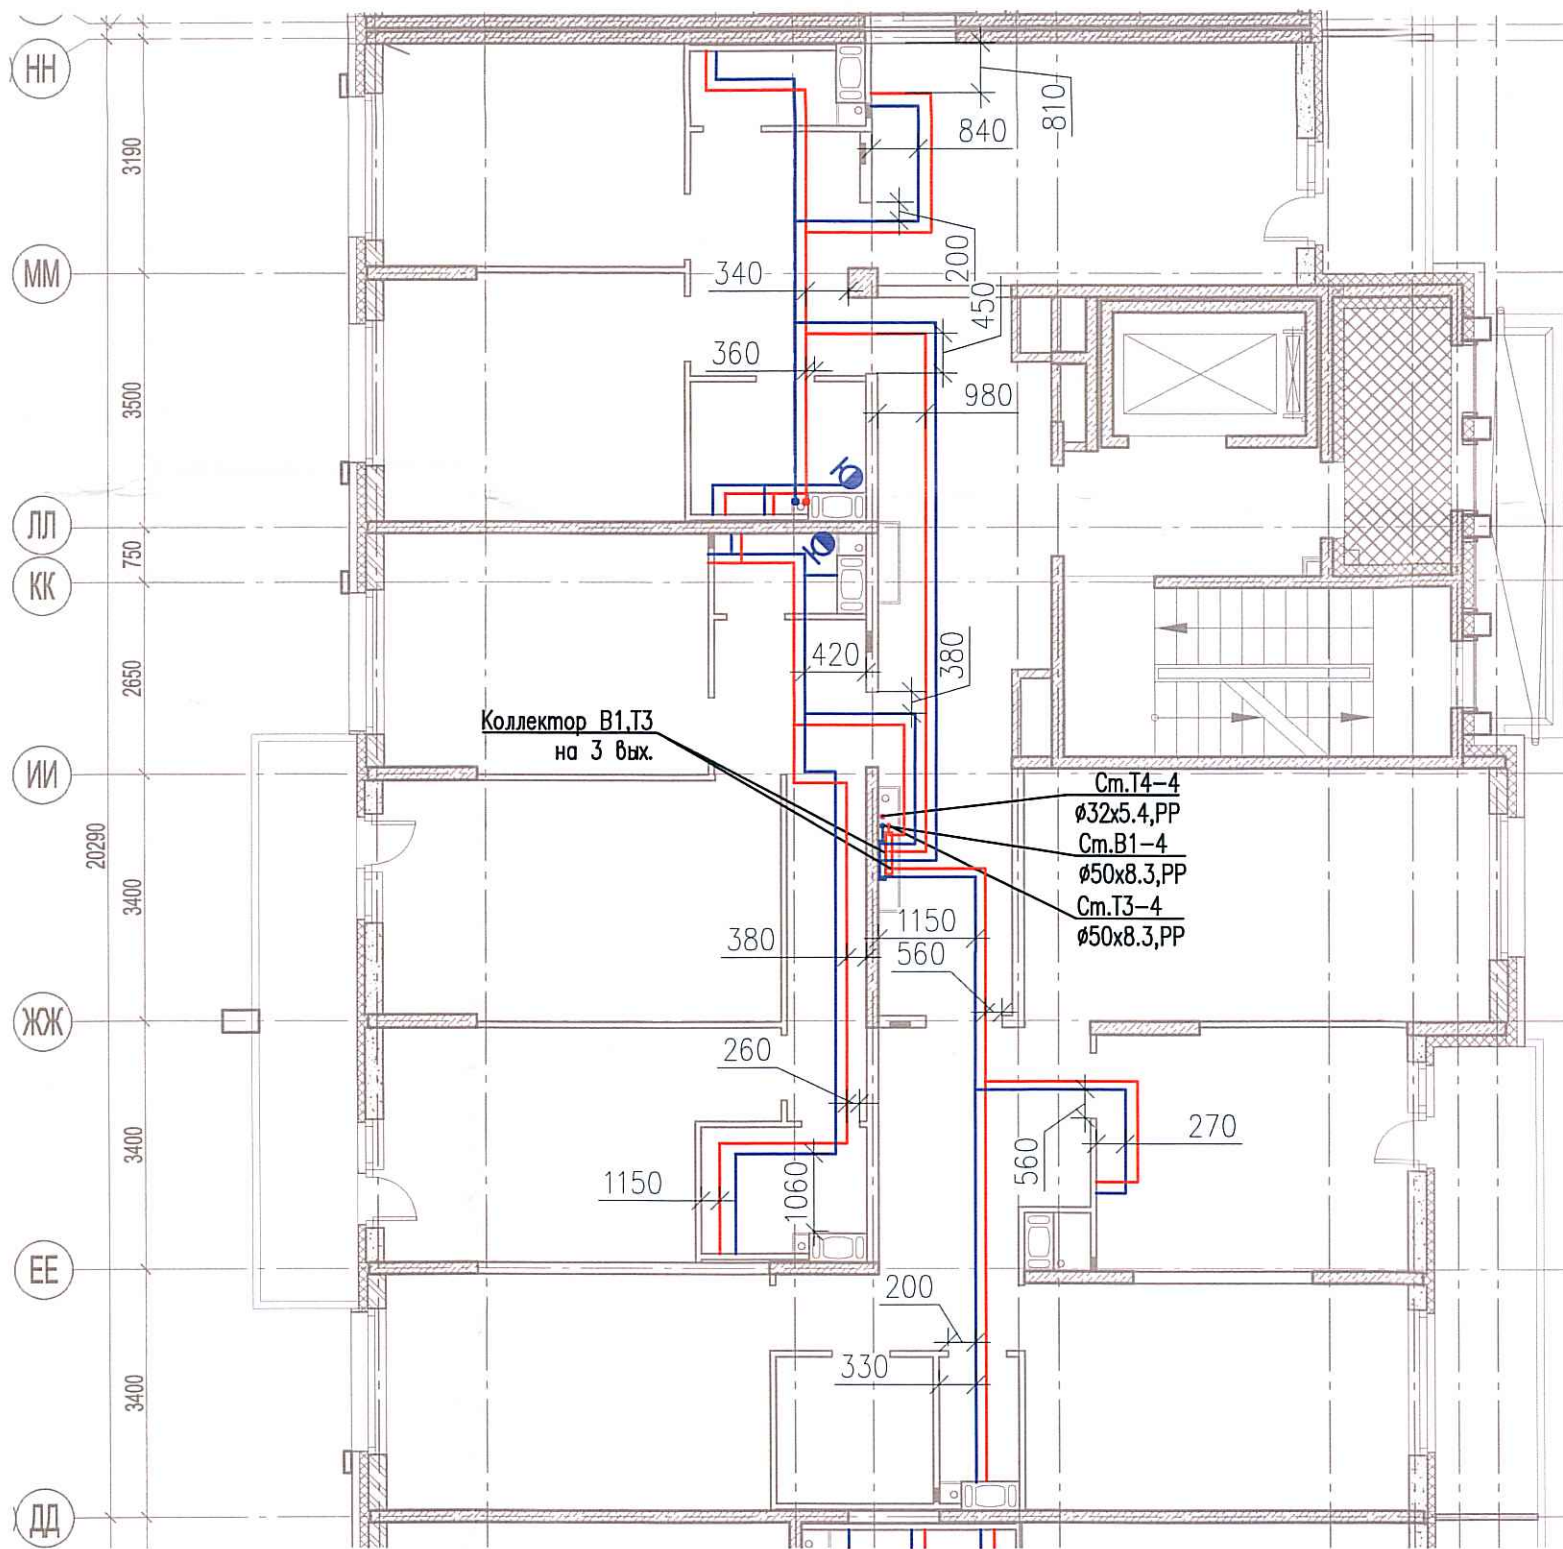

Собрано					
Инв. № подл.	Взам. инв. №	Подпись и дата			

						03-2017-БС66-4-ВК			
						Многоэтажная жилая застройка (жилой комплекс со встроенными помещениями, подземными автостоянками) по адресу: г. Санкт-Петербург, Большой Сампсониевский проспект (кад. номер участка 78:36:0005016:1309)			
Изм.	Кол. уч.	Лист	№ док.	Подп.	Дата	Корпус 4	Стадия	Лист	Листов
Разраб.			Бабаев Р.И.				ИД	608	
						Исполнительная схема №41. Водоснабжение. План 5 этажа. Секция 4.		000 "ПСК"	