
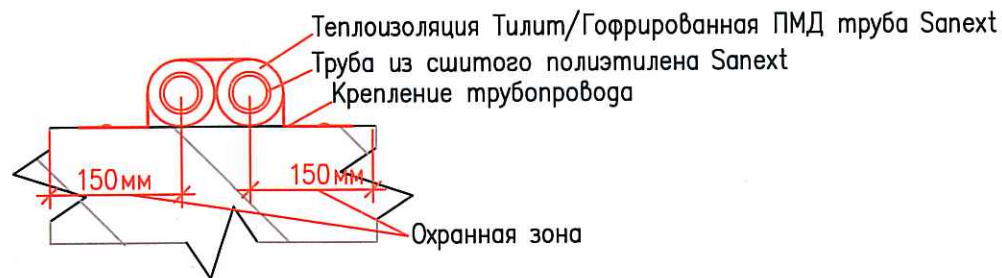


Исполнительная схема №44. Водоснабжение.  
 План 8 этажа.  
 Секция 4.

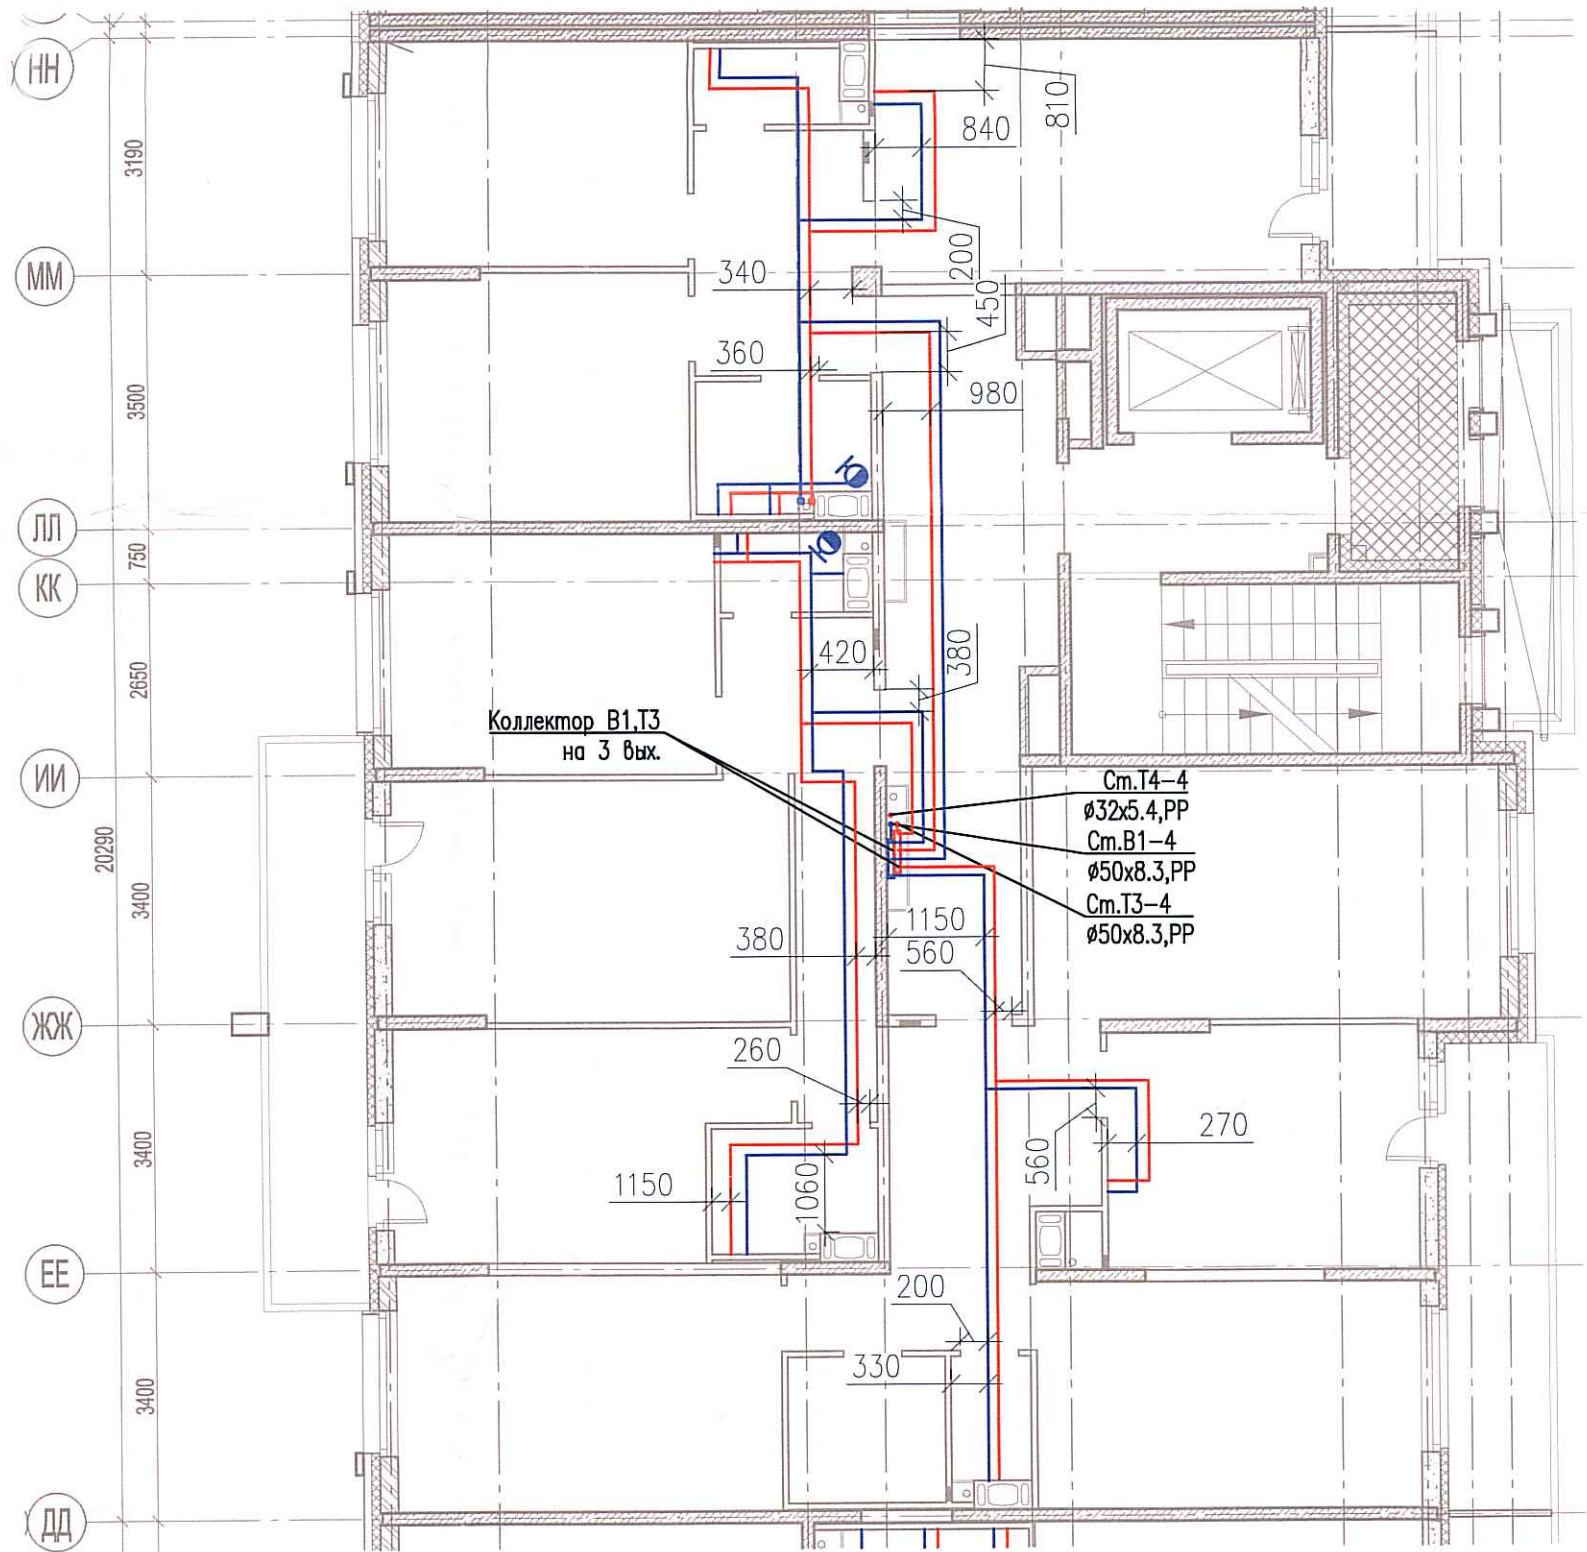

Составлено

Инв. № подл. | Подпись и дата | Взам. инв. №

Изм.	Кол. уч.	Лист	№ док.	Подп.	Дата
Разраб.			Бабеев Р.И.		

03-2017-БС66-4-ВК

Многоэтажная жилая застройка (жилой комплекс со встроенными помещениями, подземными автостоянками) по адресу: г. Санкт-Петербурга, Большой Сампсониевский проспект (кад. номер участка 78:36:0005016:1309)

Корпус 4

Исполнительная схема №44. Водоснабжение.  
 План 8 этажа.  
 Секция 4.

Стадия	Лист	Листов
ИД	611	

ООО "ПСК"

Формат А3