
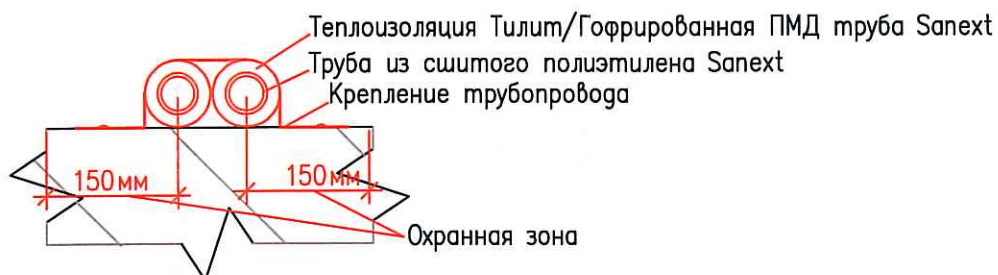


Исполнительная схема №46. Водоснабжение.
План 2 этажа.
Секция 5.

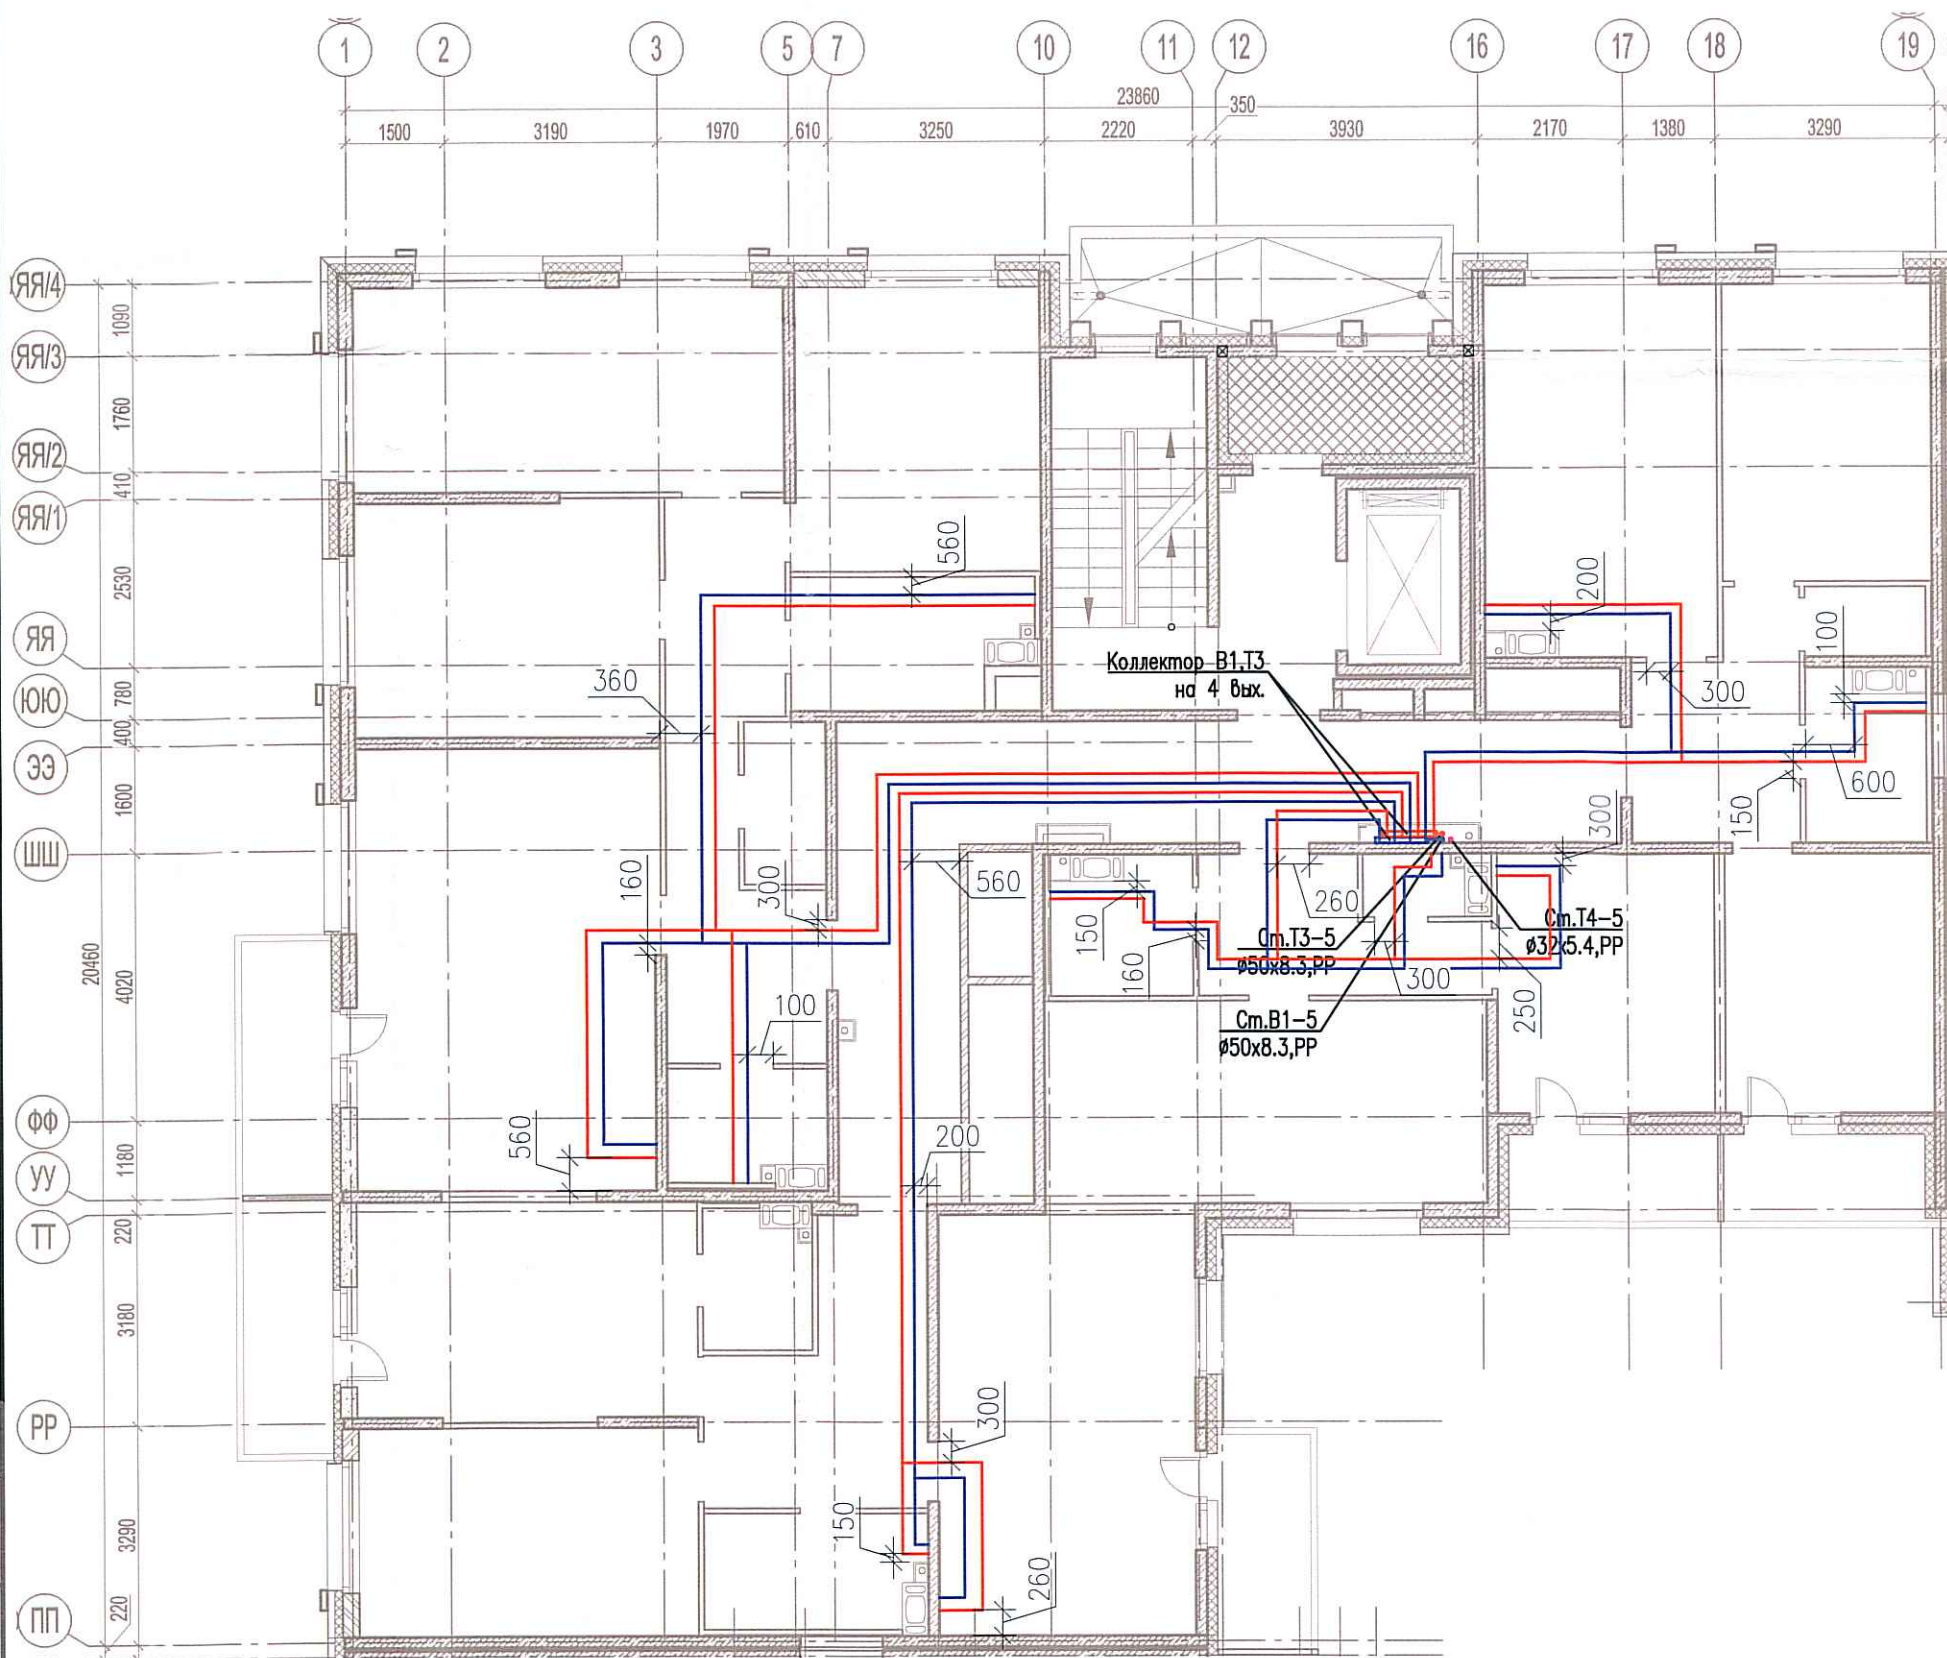

Согласовано

Инв. № подл. Подпись и дата. Взам. инв. №

Изм.	Кол. уч.	Лист	№ док.	Подп.	Дата
Разраб.			Бабаяев Р.И.		

03-2017-БС66-4-ВК

Многоэтажная жилая застройка (жилой комплекс со встроенными помещениями, подземными автостоянками) по адресу: г. Санкт-Петербурга, Большой Сампсониевский проспект (кад. номер участка 78:36:0005016:1309)

Корпус 4

Исполнительная схема №46. Водоснабжение.
План 2 этажа.
Секция 5.

Стадия	Лист	Листов
ИД	619	

ООО "ПСК"

Формат А3