
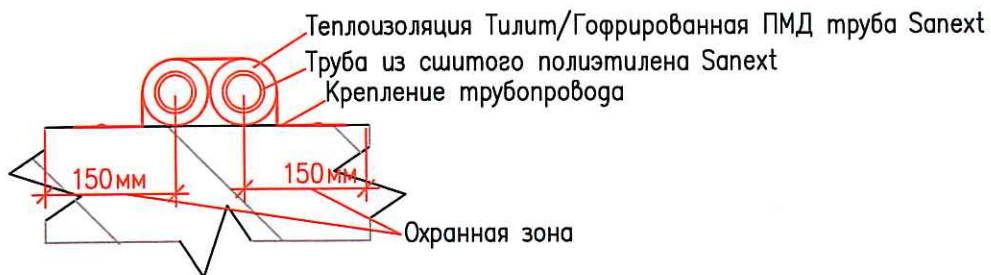
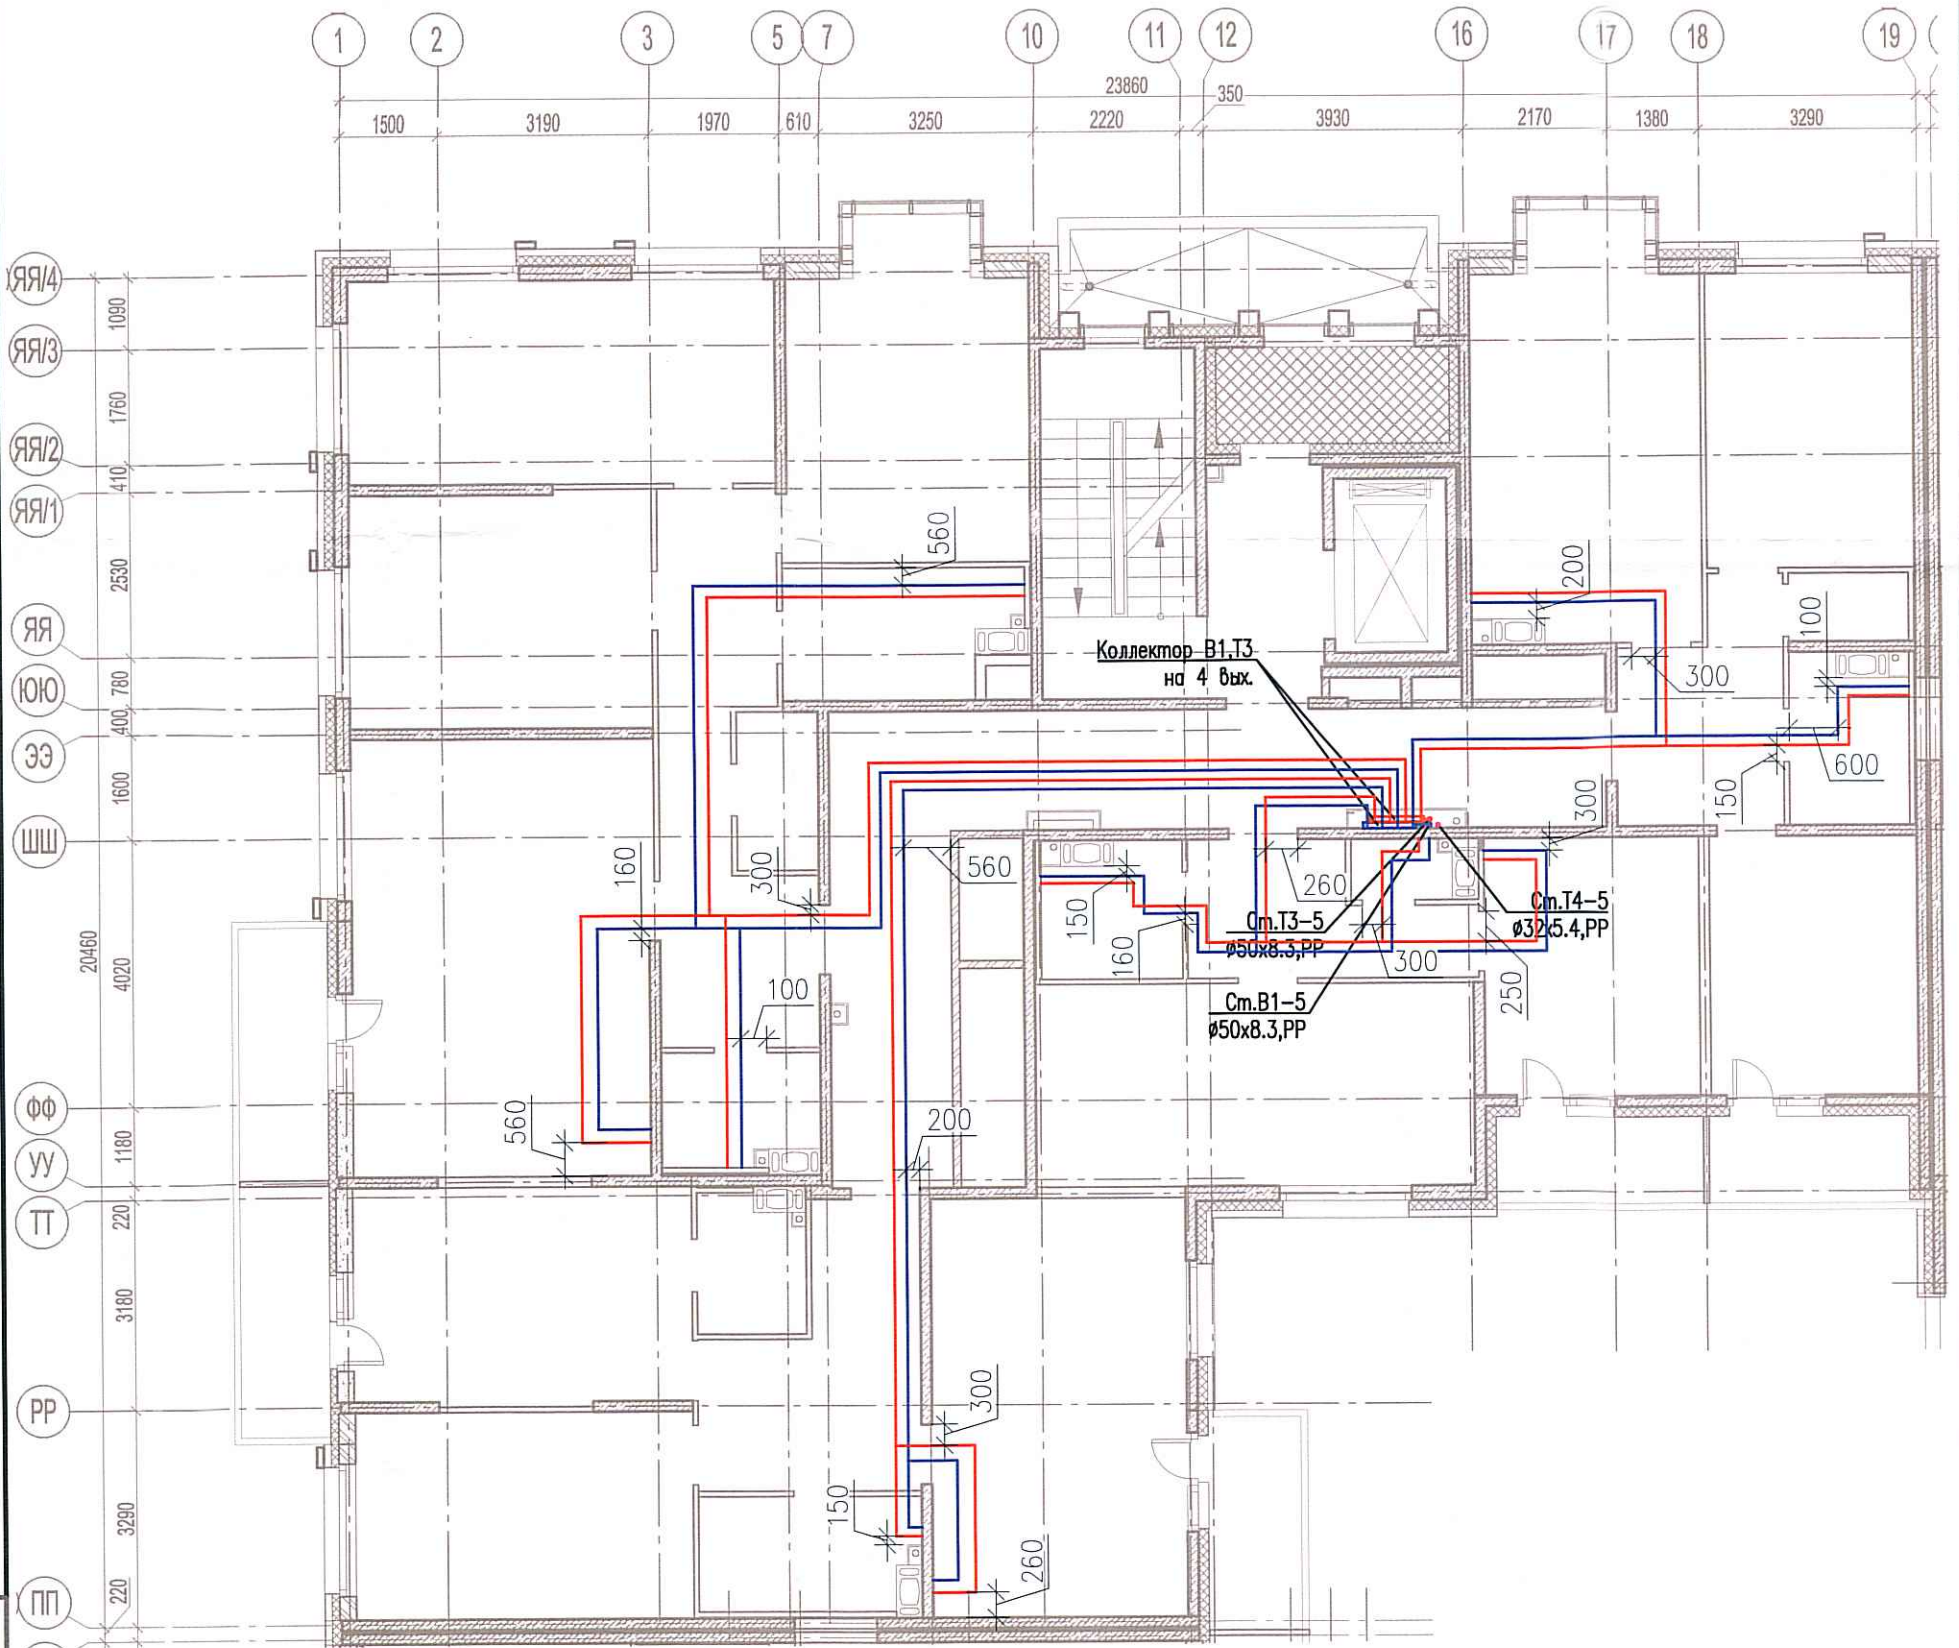


Исполнительная схема №48. Водоснабжение.  
План 4 этажа.  
Секция 5.

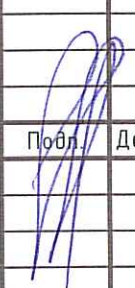

Согласовано

Инв. № подл.  
Подпись и дата  
Взам. инв. №

						03-2017-БС66-4-ВК			
						Многоэтажная жилая застройка (жилой комплекс со встроенными помещениями, подземными автостоянками) по адресу: г. Санкт-Петербург, Большой Сампсониевский проспект (кад. номер участка 78:36:0005016:1309)			
Изм.	Кол. уч.	Лист	№ док.	Подп.	Дата	Корпус 4	Стадия	Лист	Листов
Разраб.			Бабаев Р.И.				ИД	В15	
						Исполнительная схема №48. Водоснабжение. План 4 этажа. Секция 5.		000 "ПСК"	

Формат А3