
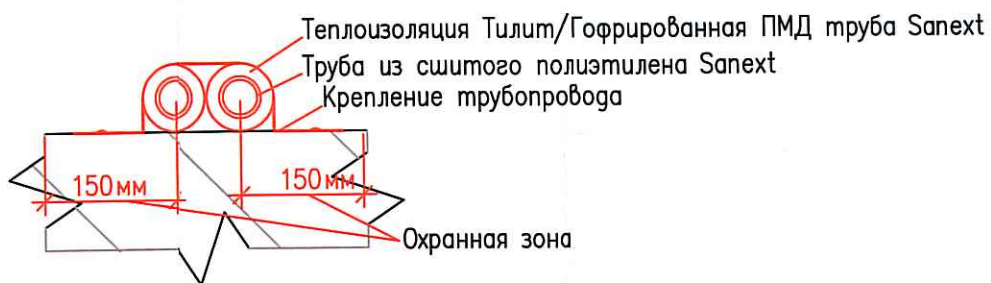


Исполнительная схема №51. Водоснабжение.  
План 7 этажа.  
Секция 5.

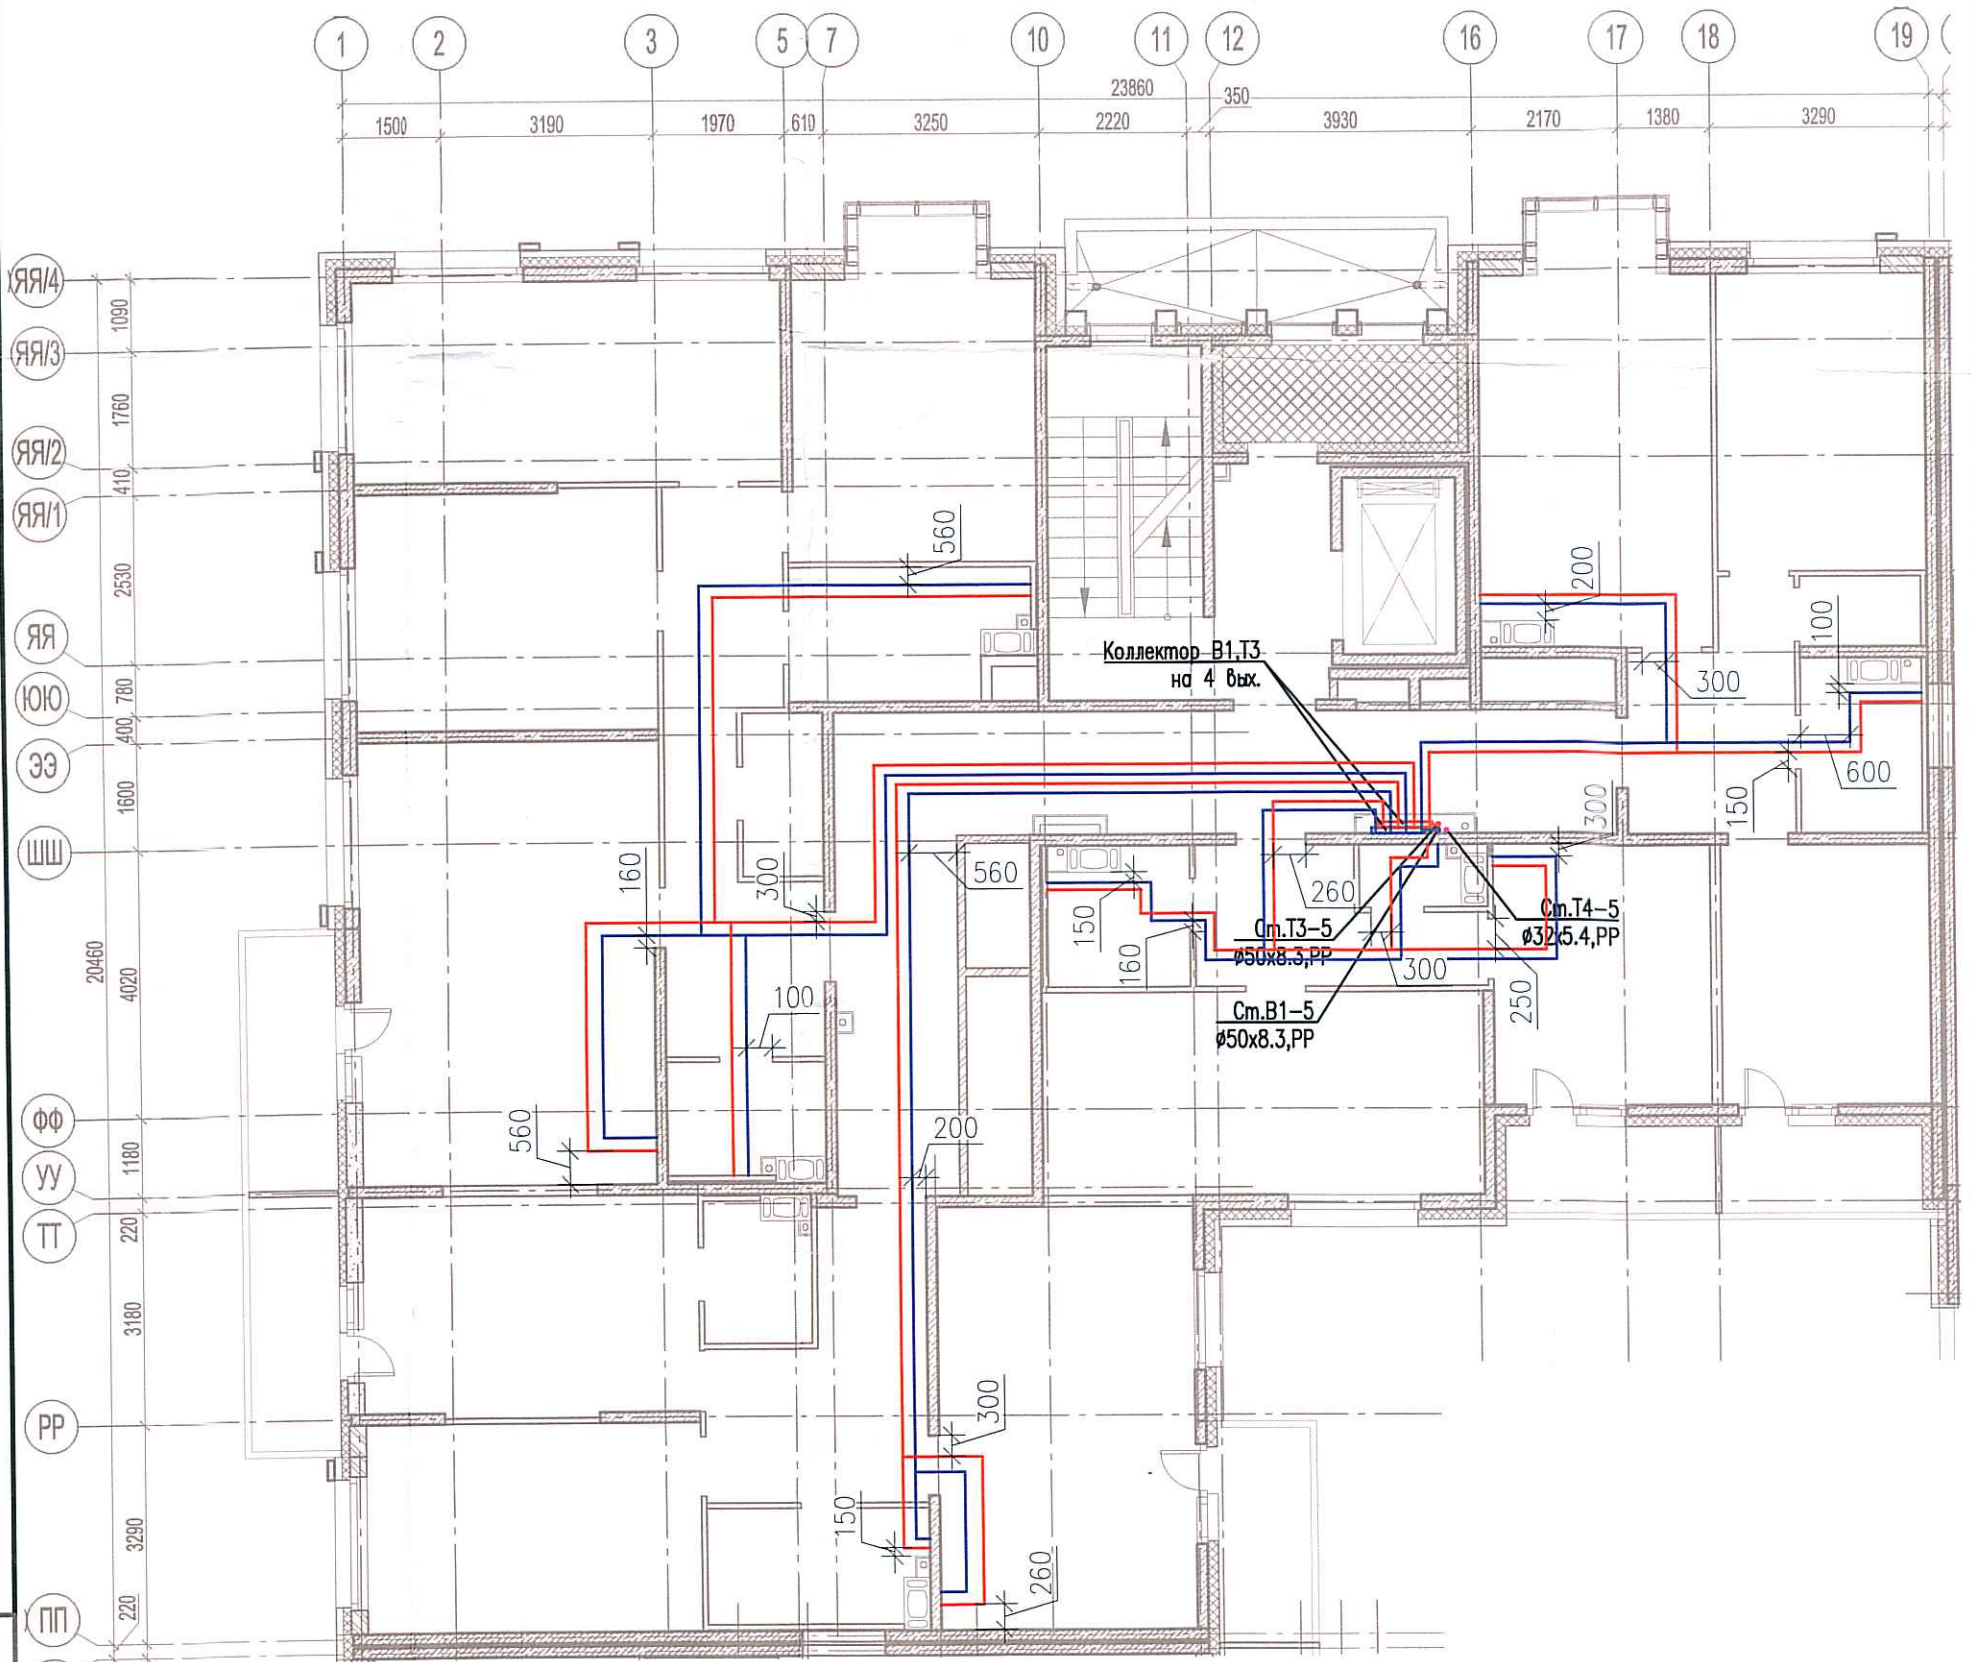

					03-2017-БС66-4-ВК			
					Многоэтажная жилая застройка (жилой комплекс со встроенными помещениями, подземными абтостоянками) по адресу: г. Санкт-Петербург, Большой Сампсониевский проспект (кад. номер участка 78:36:0005016:1309)			
Изм.	Кол. уч.	Лист	№ док.	Подп.	Дата	Стадия	Лист	Листов
						ИД	ВК	
Разраб. Бабаев Р.И.					Корпус 4		000 "ПСК"	
					Исполнительная схема №51. Водоснабжение. План 7 этажа. Секция 5.			

Создано

Взам. инв. №

Подпись и дата

Инв. № подл.