
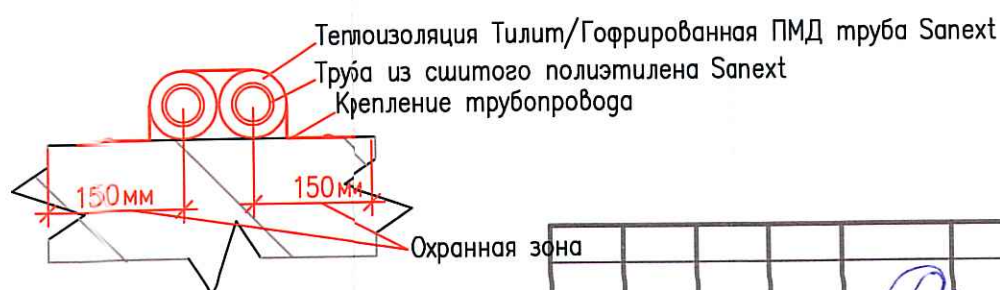


Исполнительная схема №56. Водоснабжение.  
План 4 этажа.  
Секция 6.

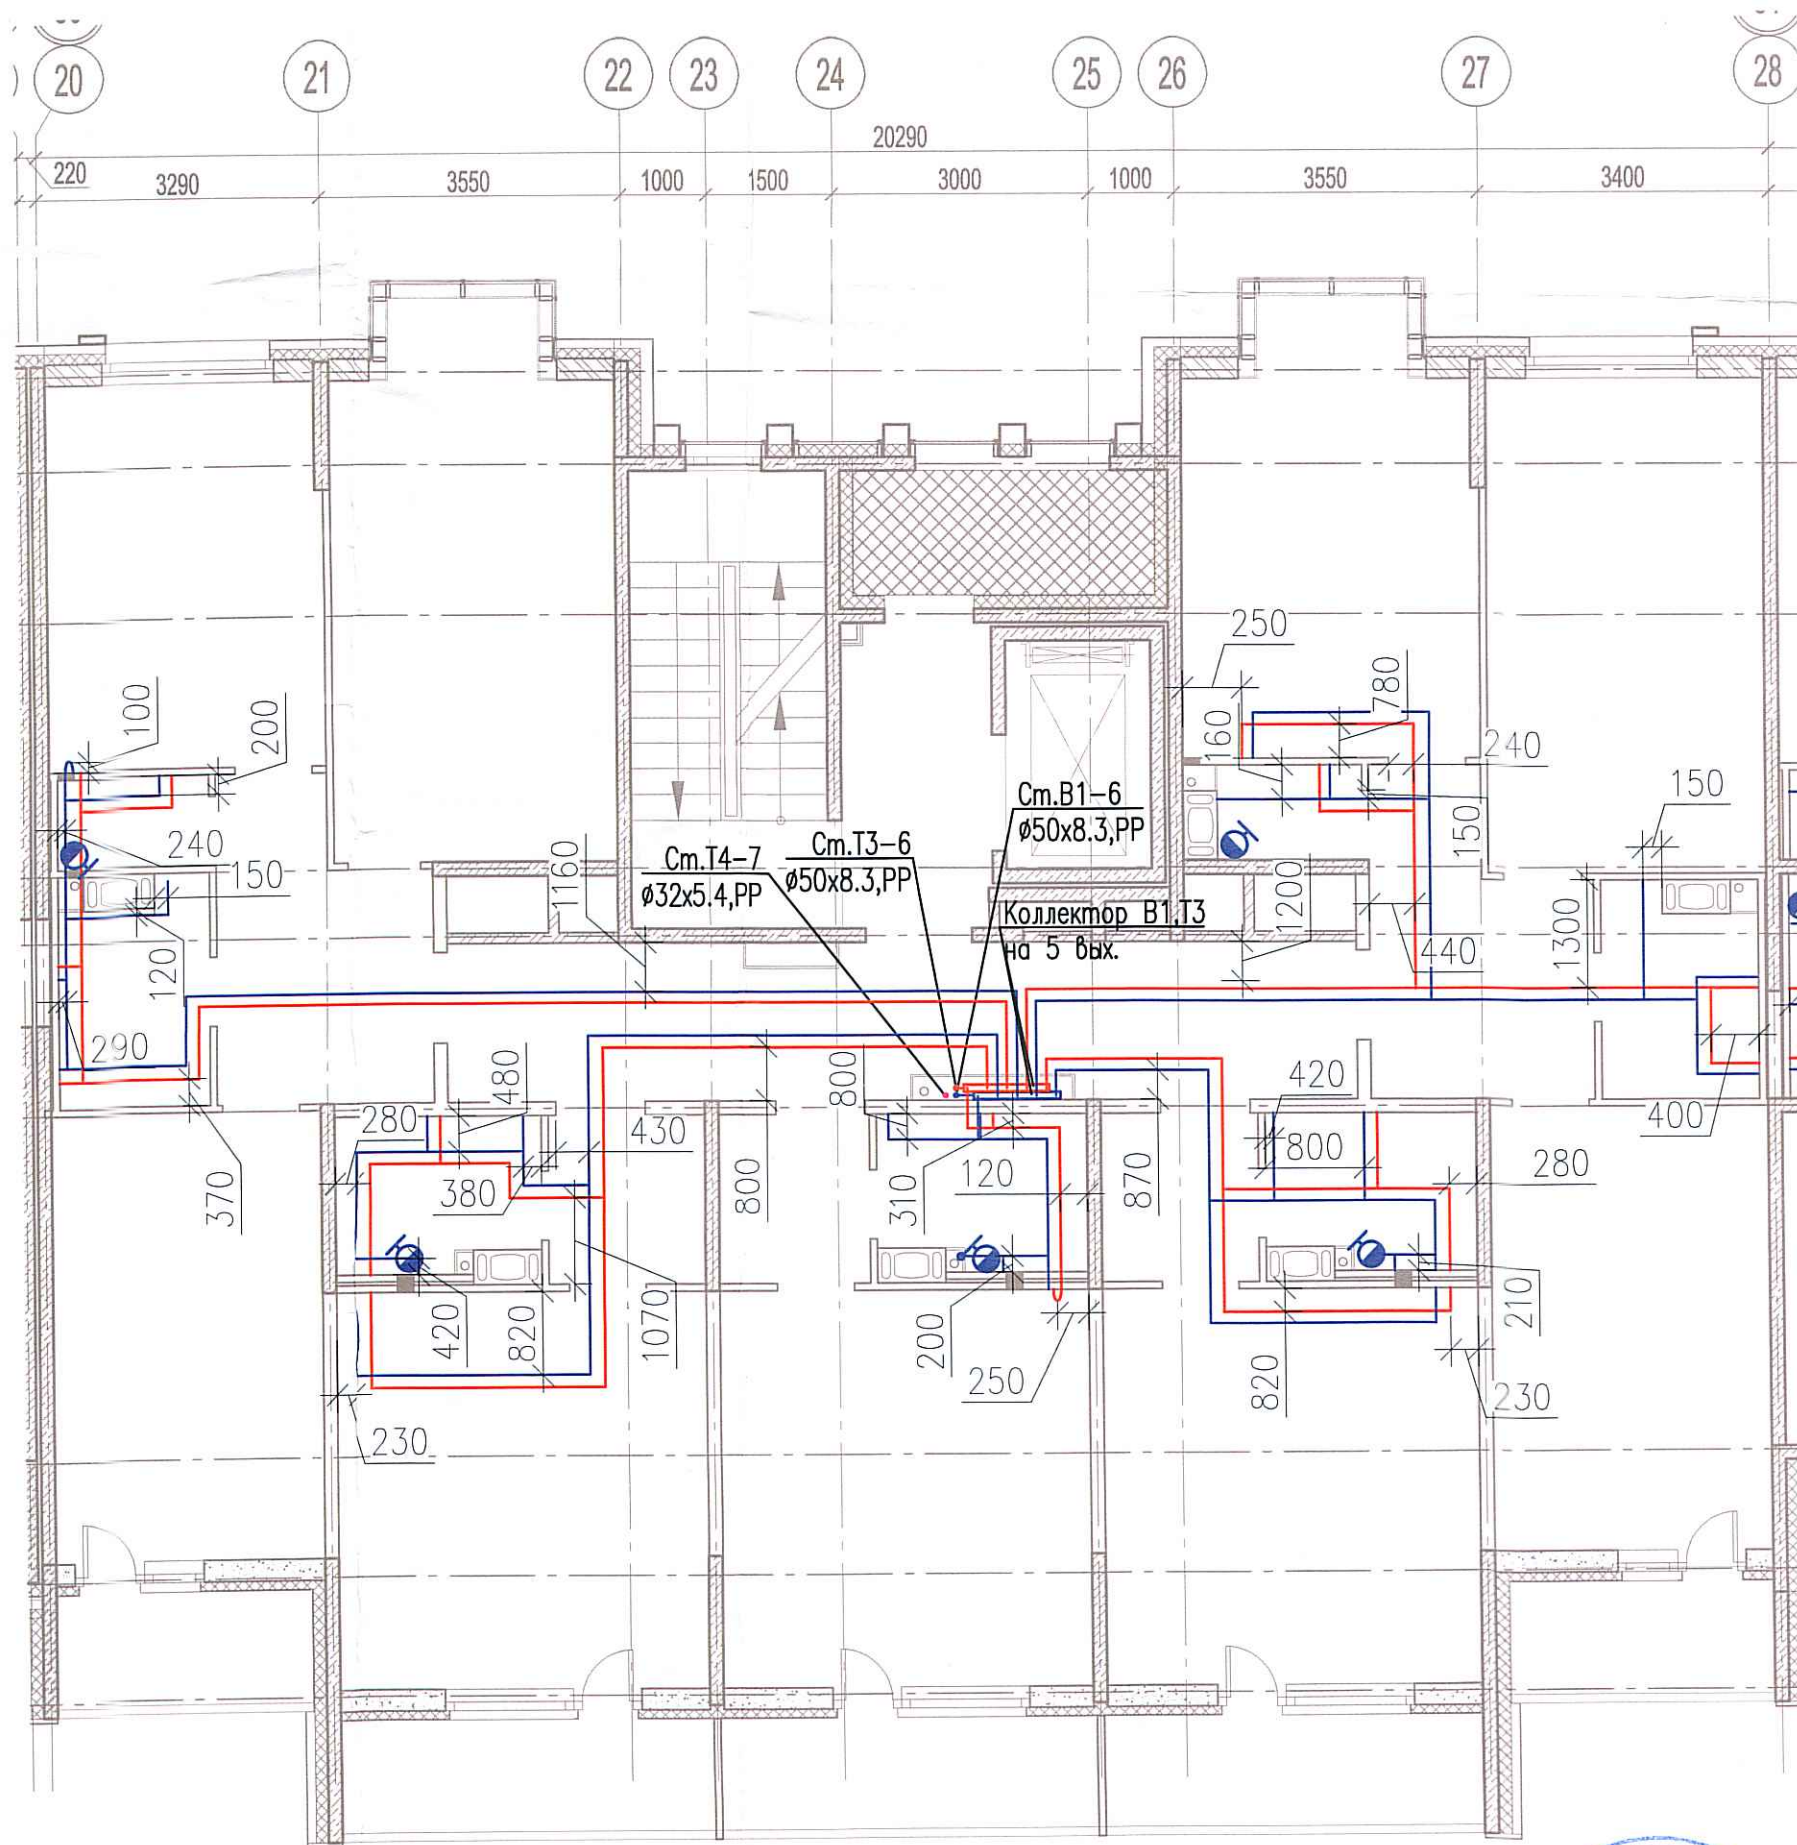

Согласовано	
Взам. инв. №	
Подпись и дата	
Инв. № подл.	

						03-2017-БС66-4-ВК			
						Многоэтажная жилая застройка (жилой комплекс со встроенными помещениями, подземными автостоянками) по адресу: г. Санкт-Петербург, Большой Сампсониевский проспект (кад. номер участка 78:36:0005016:1309)			
Изм.	Кол. уч.	Лист	№ док.	П.б.п.	Дата	Корпус 4	Стадия	Лист	Листов
Разраб.			Бабеев Р.И.				ИД	624	
						Исполнительная схема №56. Водоснабжение. План 4 этажа. Секция 6.		000 "ПСК"	