
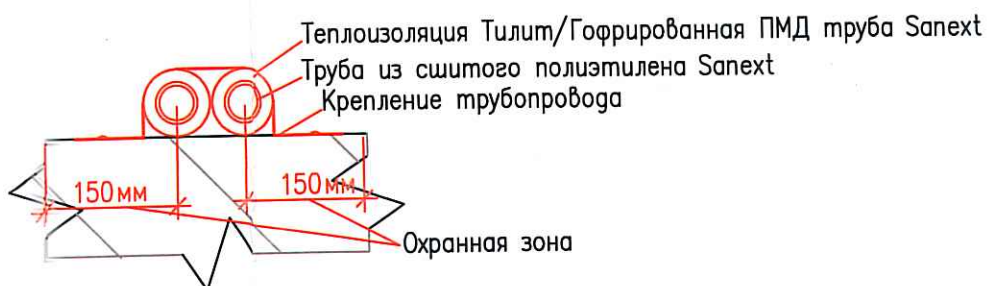


Исполнительная схема №59. Водоснабжение.

План 7 этажа.

Секция 6.

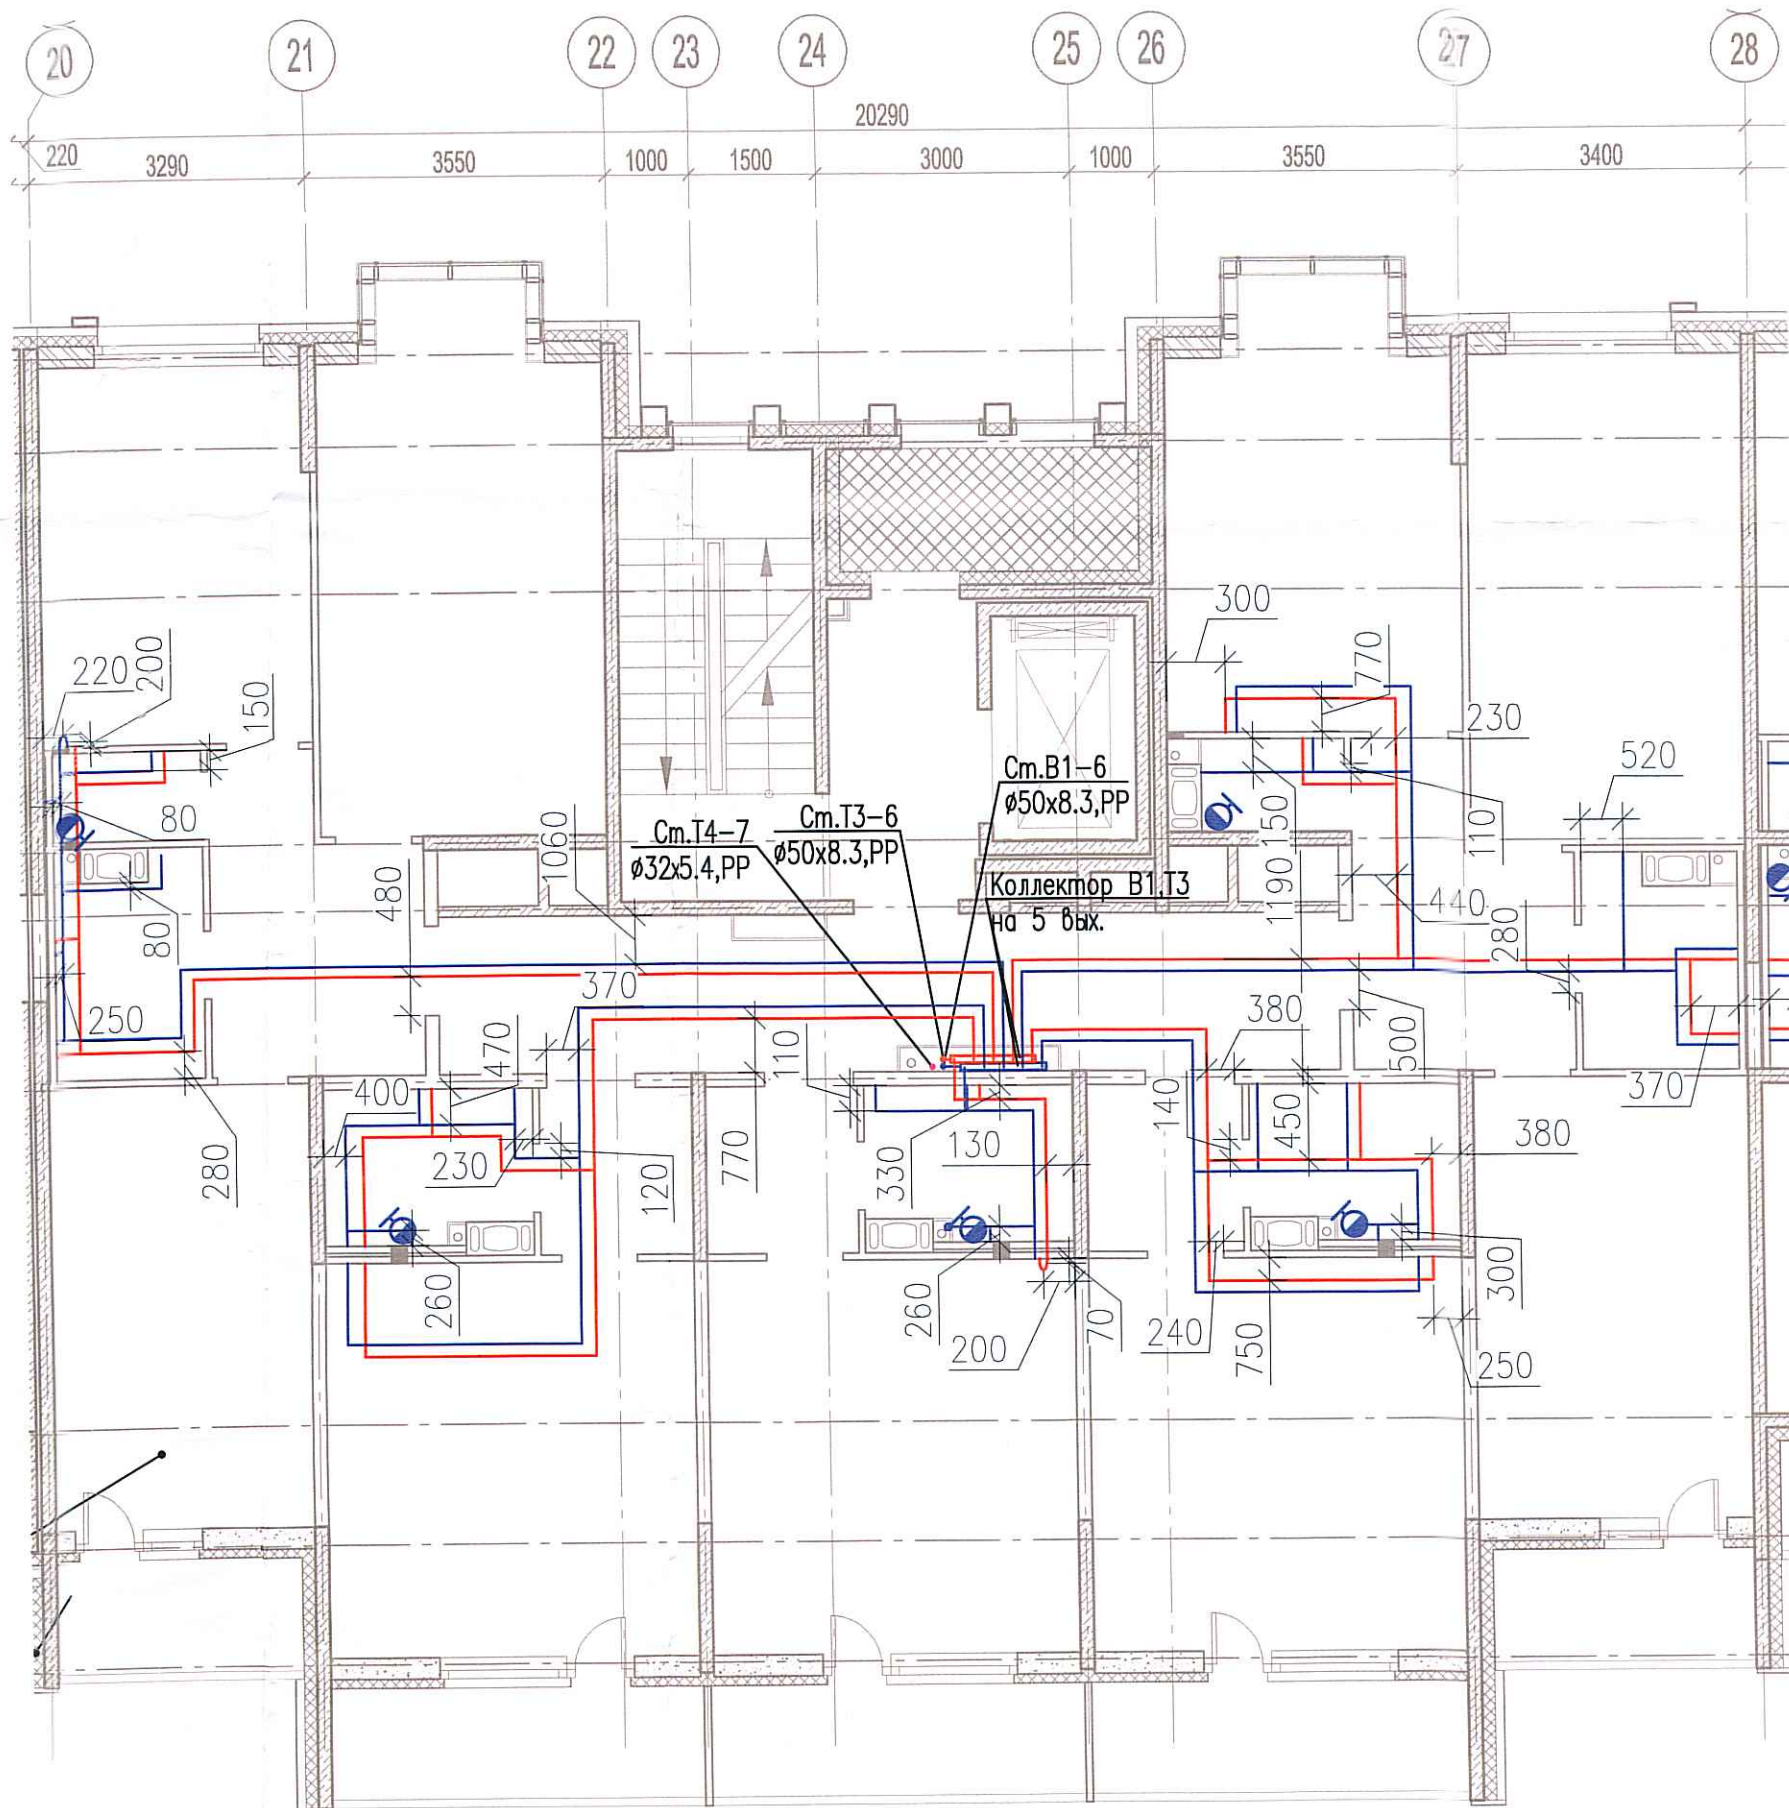

|         |          |      |             |       |      |   |        |           |        |
|---------|----------|------|-------------|-------|------|---|--------|-----------|--------|
|         |          |      |             |       |      | 03-2017-БС66-4-ВК   |        |           |        |
|         |          |      |             |       |      | Многоэтажная жилая застройка (жилой комплекс со встроенными помещениями, подземными автостоянками) по адресу: г. Санкт-Петербург, Большой Сампсониевский проспект (кад. номер участка 78:36:0005016:1309) |        |           |        |
| Изм.    | Кол. уч. | Лист | № док.      | Подп. | Дата | Корпус 4  | Стадия | Лист      | Листов |
| Разраб. |          |      | Бабаев Р.И. |       |      |   | ИД     | 6/25      |        |
|         |          |      |             |       |      | Исполнительная схема №59. Водоснабжение.<br>План 7 этажа.<br>Секция 6.  |        | 000 "ПСК" |        |

Формат А3

Собрано

Взам. инв. №

Подпись и дата

Инв. № подл.