


Исполнительная схема №60. Водоснабжение.
План 8 этажа.
Секция 6.

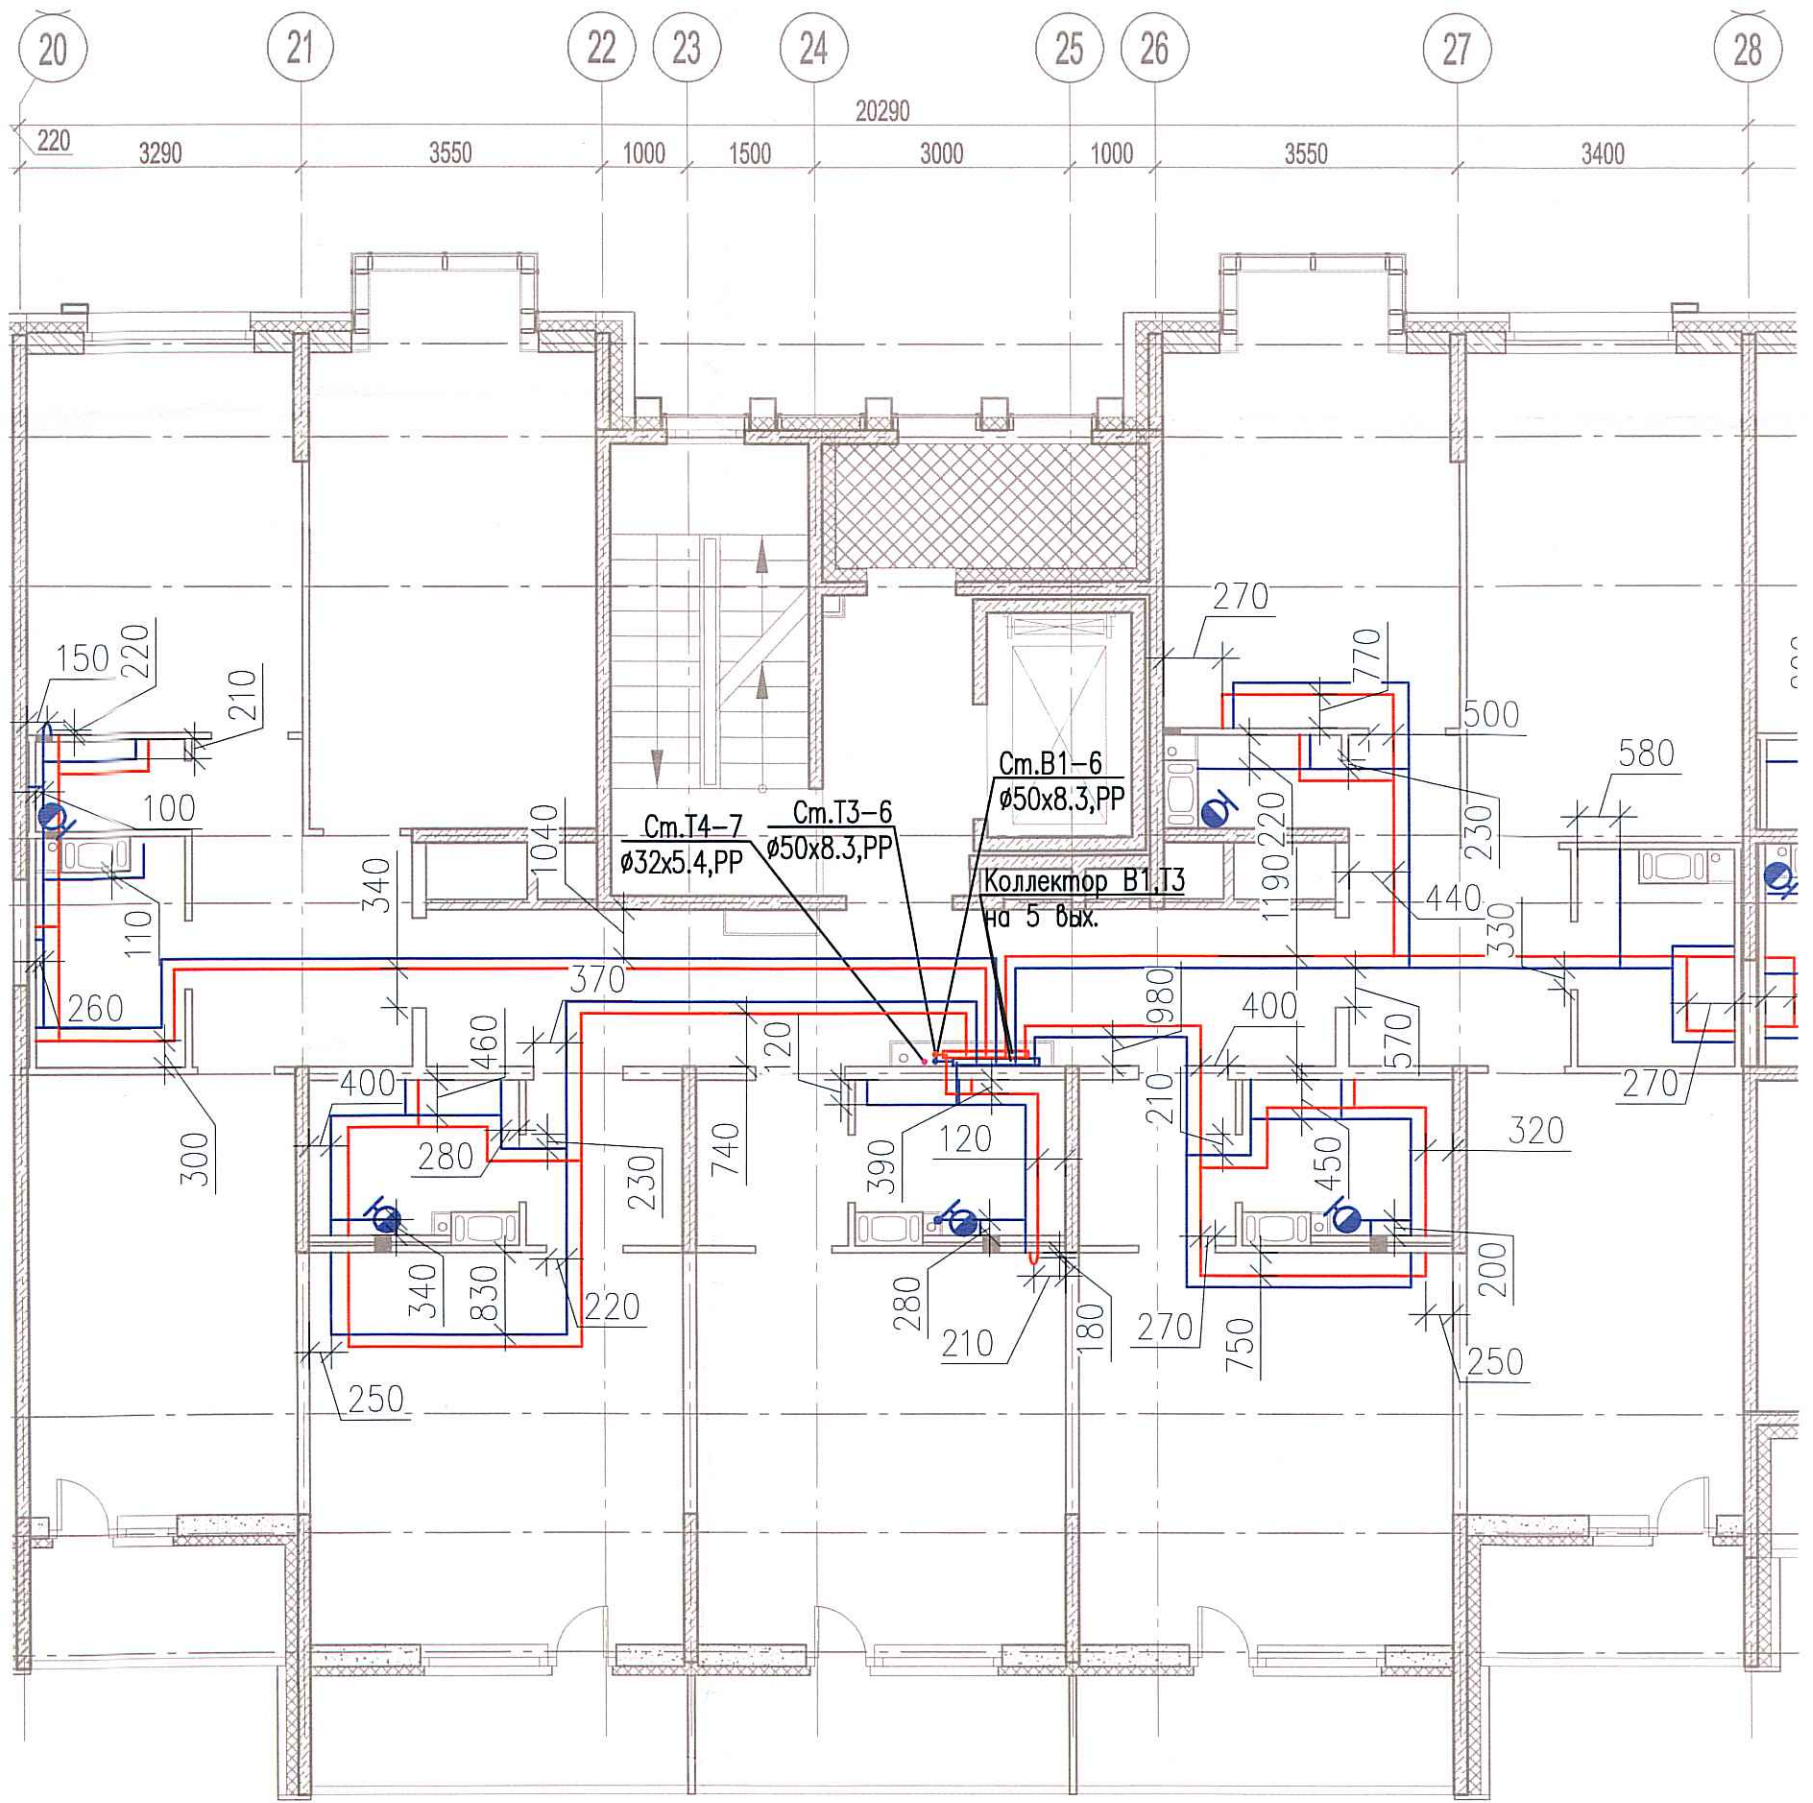

Теплоизоляция Тилит/Гофрированная ПМД труба Sanext
Труба из сшитого полиэтилена Sanext
Крепление трубопровода



Согласовано

Инв. № посл. | Подпись и дата | Взам. инв. №

Изм.	Кол. уч.	Лист	№ док.	Подп.	Дата
Разраб.			Бабаев Р.И.		

03-2017-БС66-4-ВК

Многоэтажная жилая застройка (жилой комплекс со встроенными помещениями, подземными автостоянками) по адресу: г. Санкт-Петербург, Большой Сампсониевский проспект (кад. номер участка 78:36:0005016:1309)

Корпус 4

Стадия | Лист | Листов

ИД

Исполнительная схема №60. Водоснабжение.
План 8 этажа.
Секция 6.

000 "ПСК"

Формат А3