
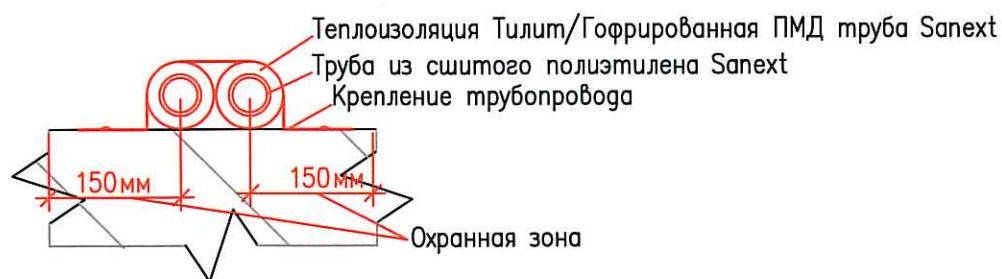


Исполнительная схема
 №62. Водоснабжение.
 План 2 этажа.
 Секция 7.

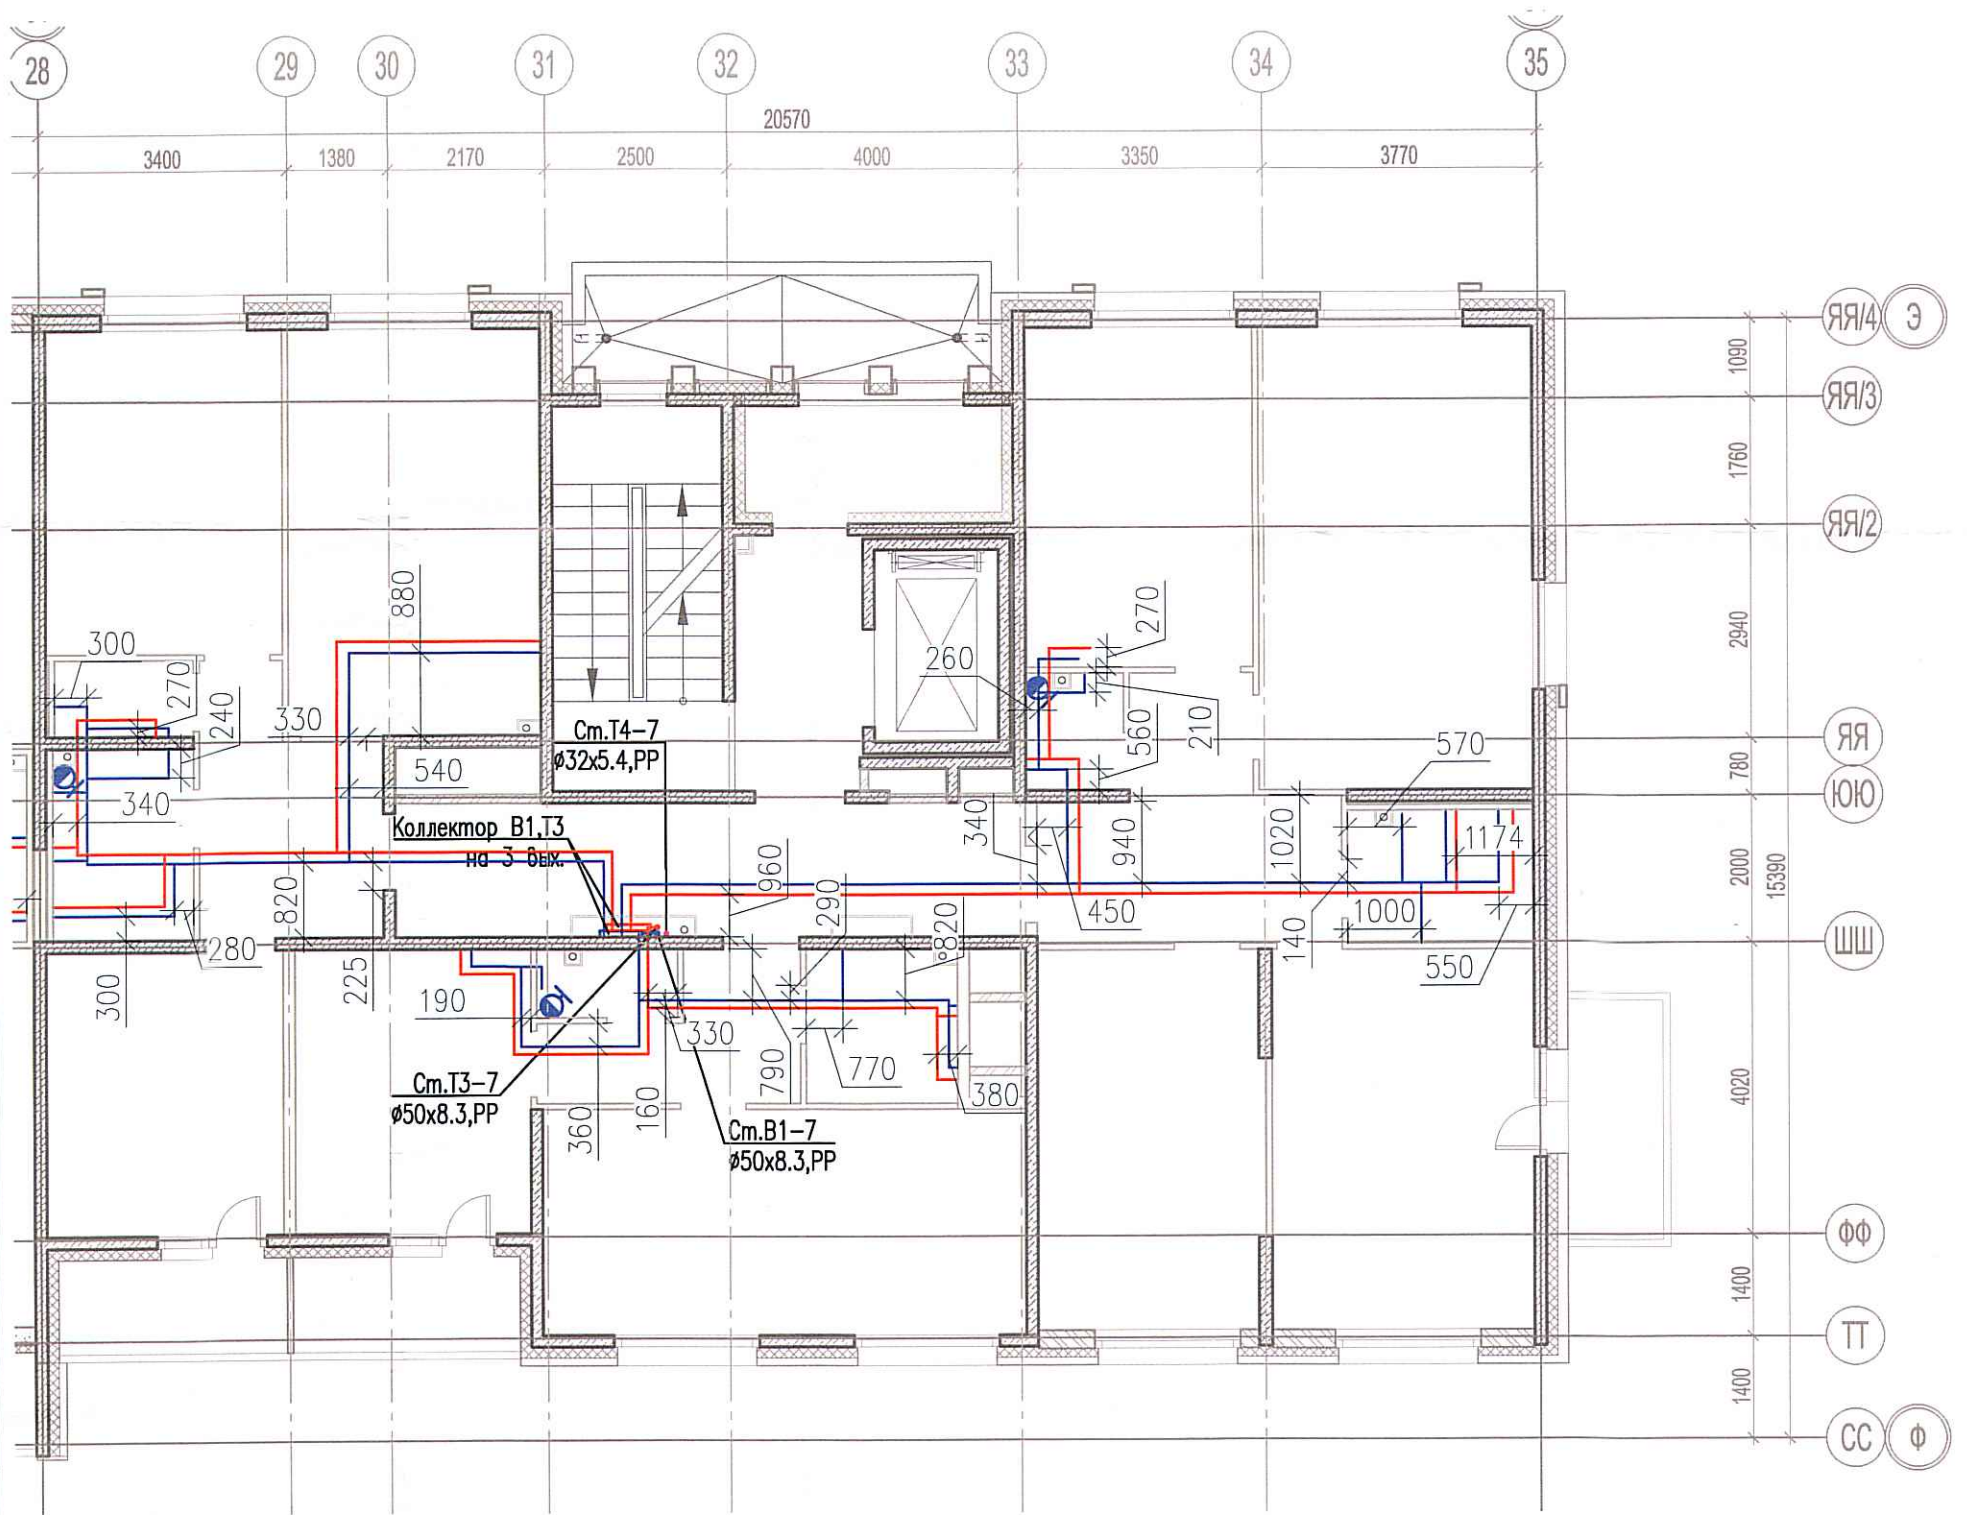

Согласовано

Инт. № подл. Подпись и дата. Взам. инв. №

Изм.	Кол. уч.	Лист	№ док.	Подп.	Дата
Разраб.			Бабаяев Р.И.		

03-2017-БС66-4-ВК

Многоэтажная жилая застройка (жилой комплекс со встроенными помещениями, подземными автостоянками) по адресу: г. Санкт-Петербурга, Большой Сампсониевский проспект (кад. номер участка 78:36:0005016:1309)

Корпус 4

Стадия Лист Листов

ИД

691

Исполнительная схема №62. Водоснабжение.
 План 2 этажа.
 Секция 7.

ООО "ПСК"

Формат А3