
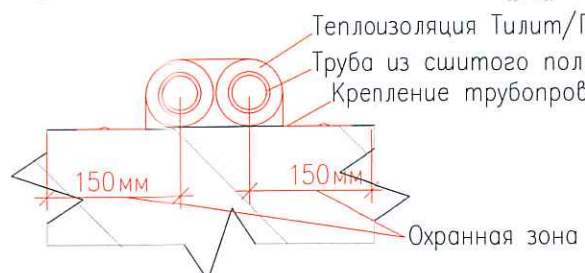


Исполнительная схема №15. Отопление.

План 2 этажа. Секция 1.

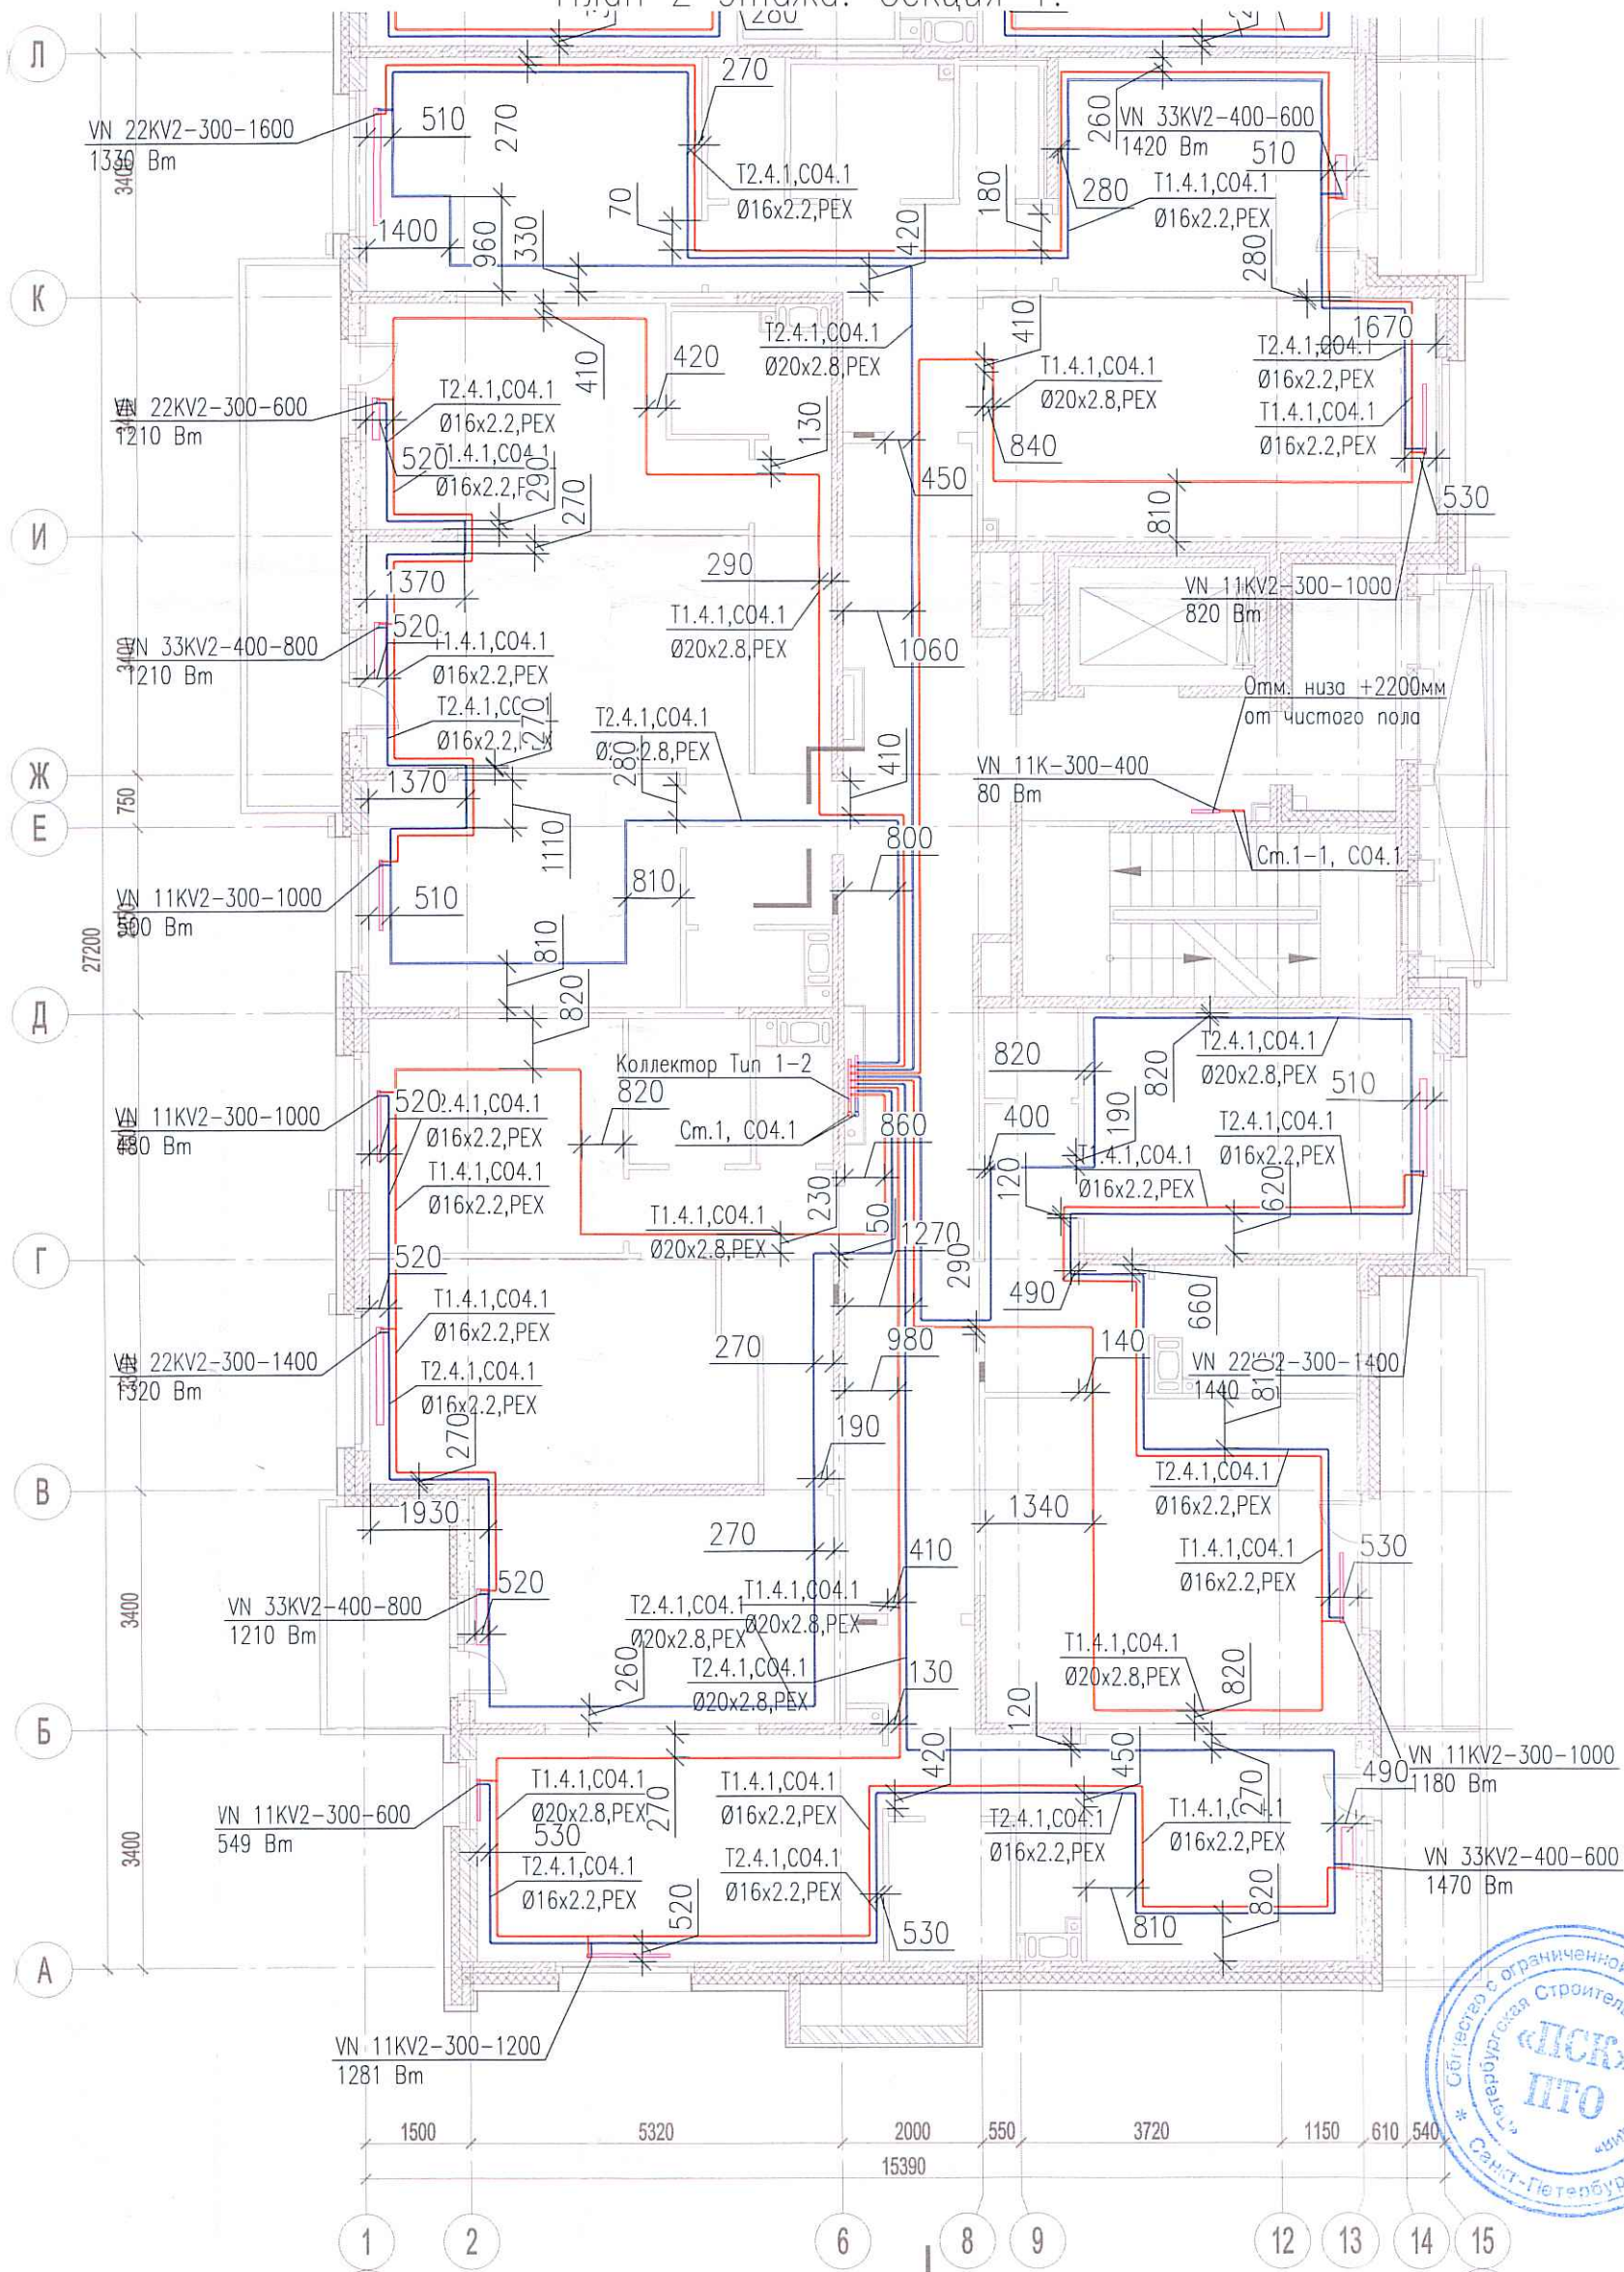

03-2017-БС66-1-0В		
Многоэтажная жилая застройка (жилой комплекс со встроенными помещениями, подземными абстоянками) по адресу: г. Санкт-Петербург, Большой Сампсониевский проспект (кад. номер участка 78:36:0005016:1309)		
Корпус 4	Стадия	Лист
	ИД	424
Исполнительная схема №15. Отопление. План 2 этажа. Секция 1.		Листов
		000 "ПСК"

Создано	
Взам. инв. №	
Подпись и дата	
Инв. № подл.	