


Исполнительная схема №22. Отопление. План 9 этажа.

Секция 1.

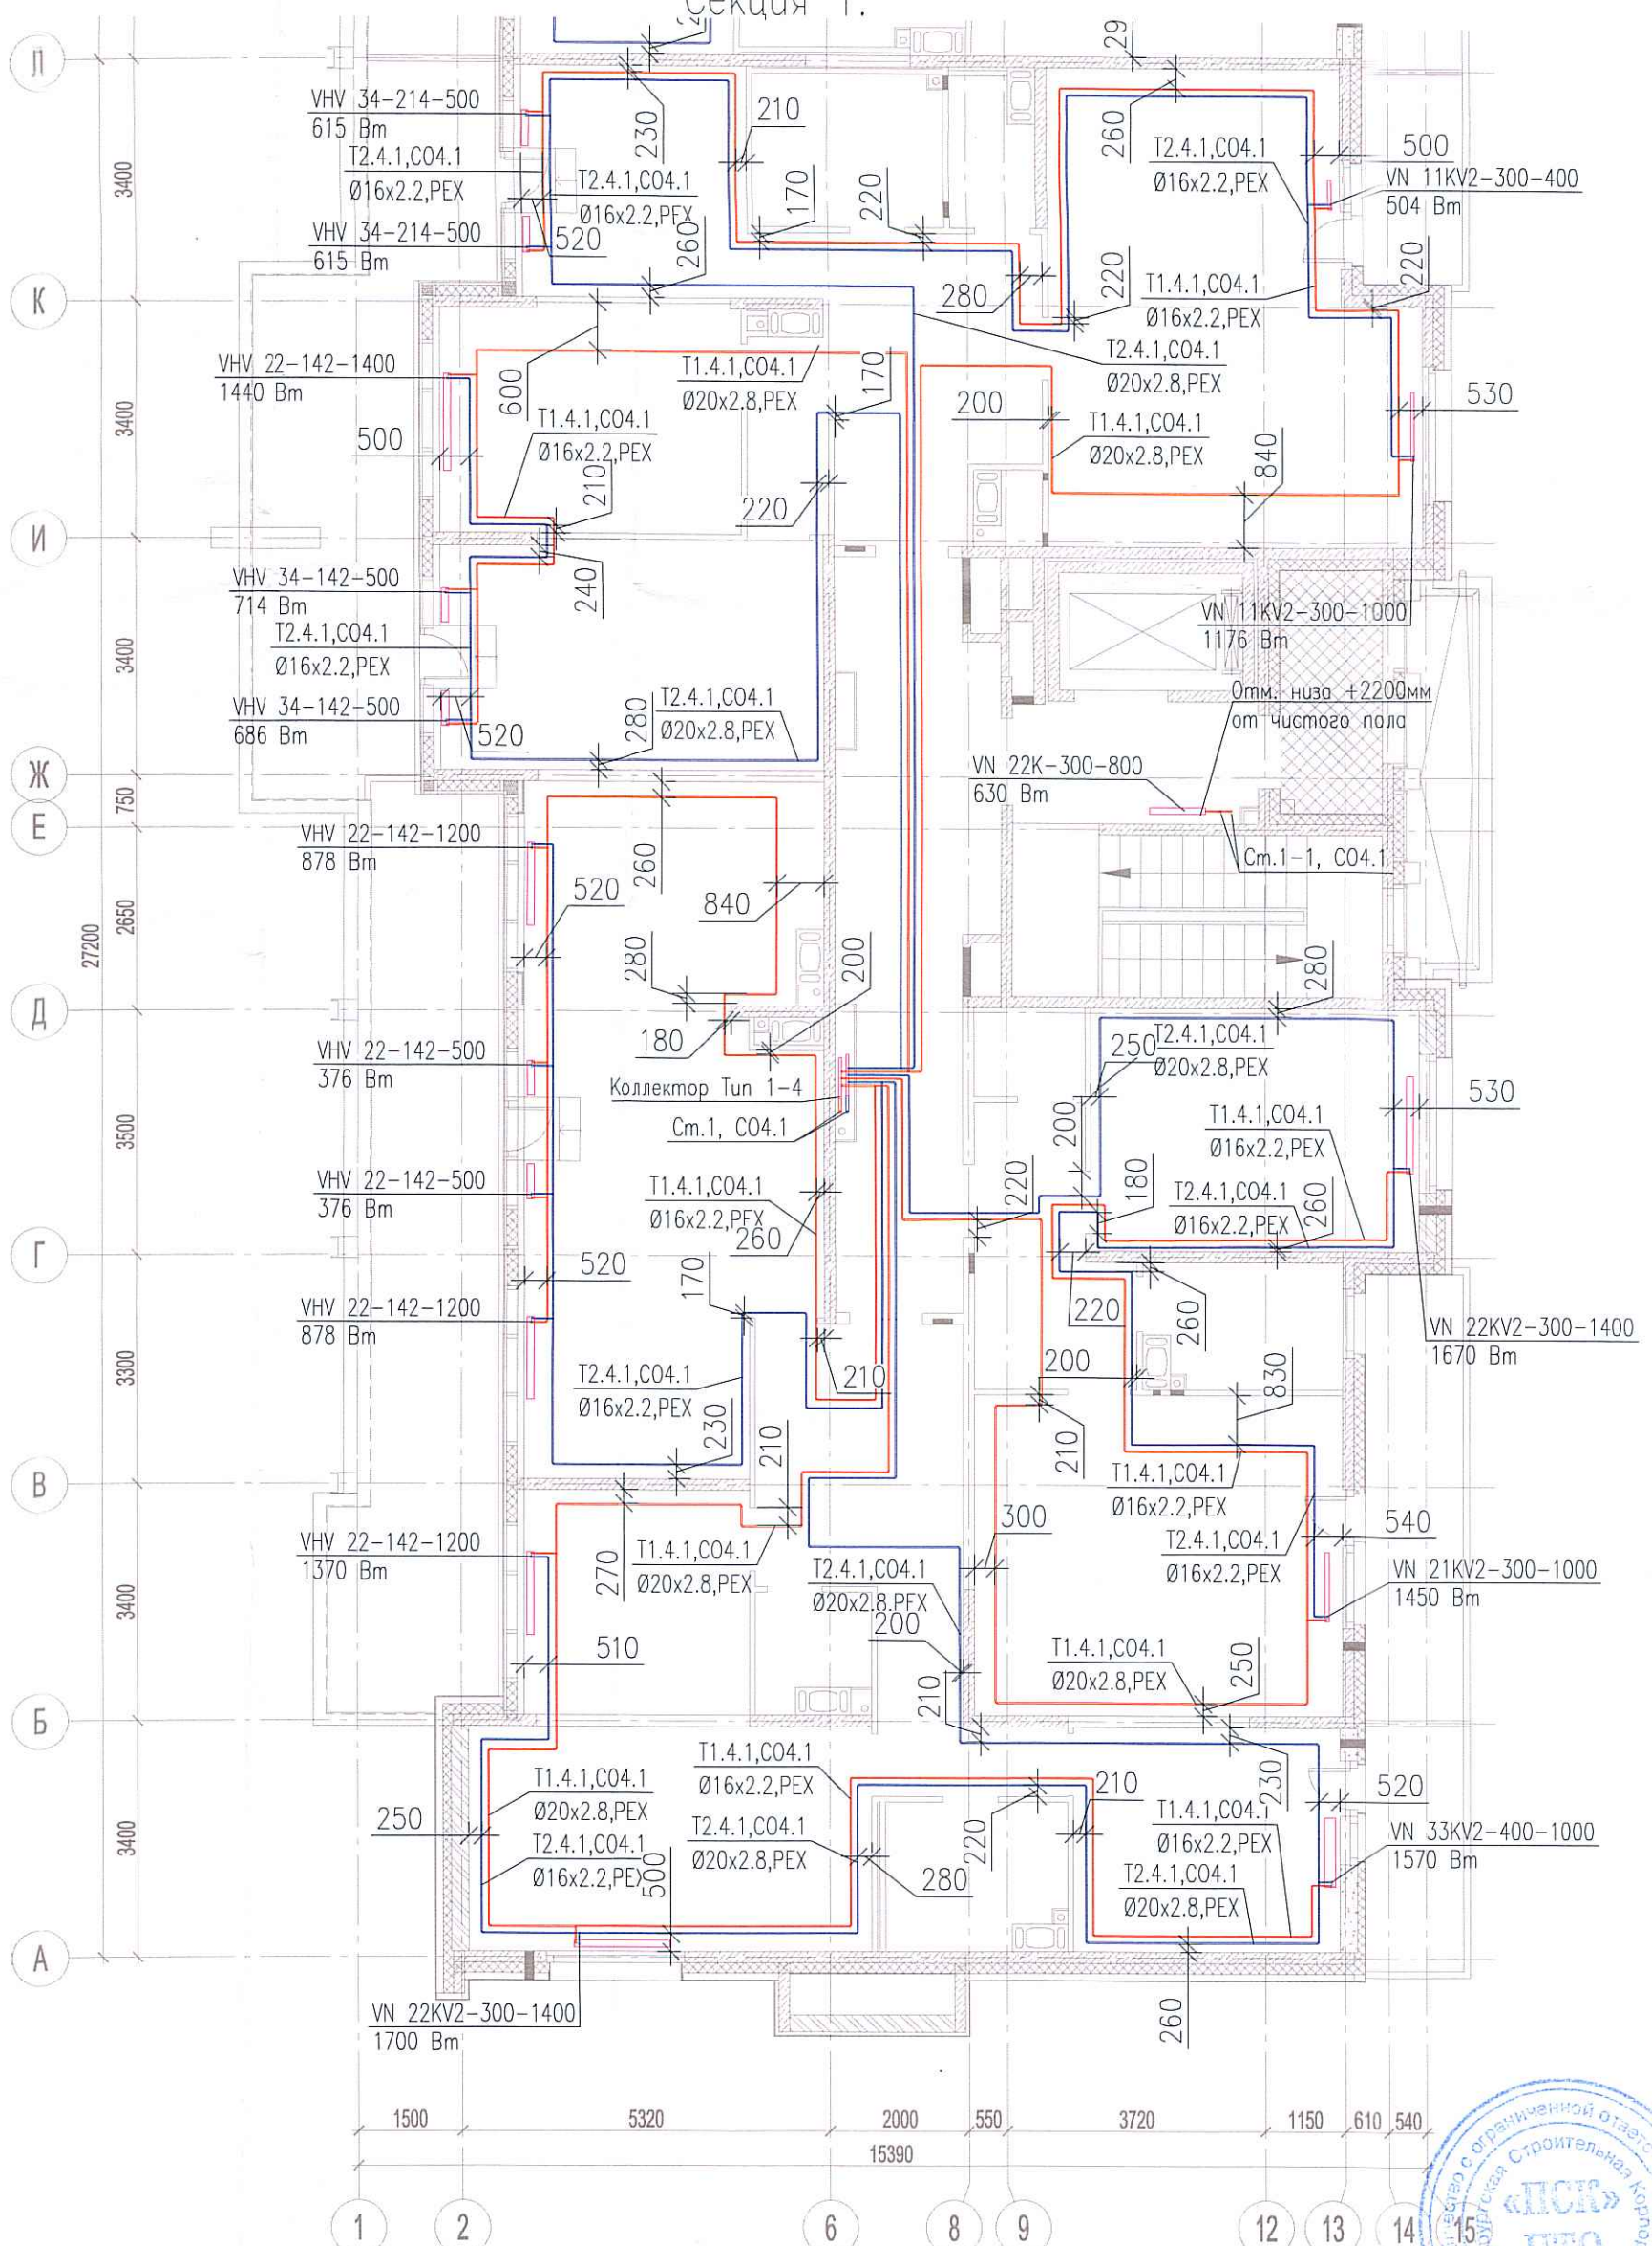

Создано	
Взам. инв. №	
Подпись и дата	
Инв. № подл.	

					03-2017-БС66-1-0В					
					Многоэтажная жилая застройка (жилой комплекс со встроенными помещениями, подземными автостоянками) по адресу: г. Санкт-Петербург, Большой Сампсониевский проспект (кад. номер участка 78:36:0005016:1309)					
Изм.	Кол.уч.	Лист	№ док.	Подп.	Дата	Корпус 4	Стадия	Лист	Листов	
Разраб.		Бабаев Р.И.		<i>[Signature]</i>			ИД	<i>9/1</i>		
					Исполнительная схема №22. Отопление. План 9 этажа. Секция 1.			000 "ПСК"		