
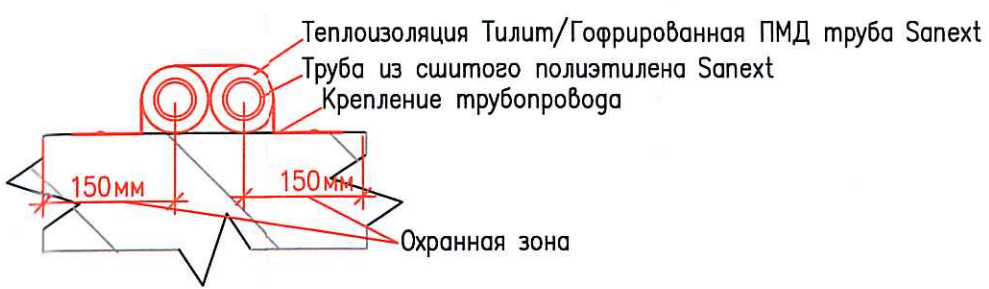


Исполнительная схема №30. Отопление.
План 8 этажа.
Секция 2.

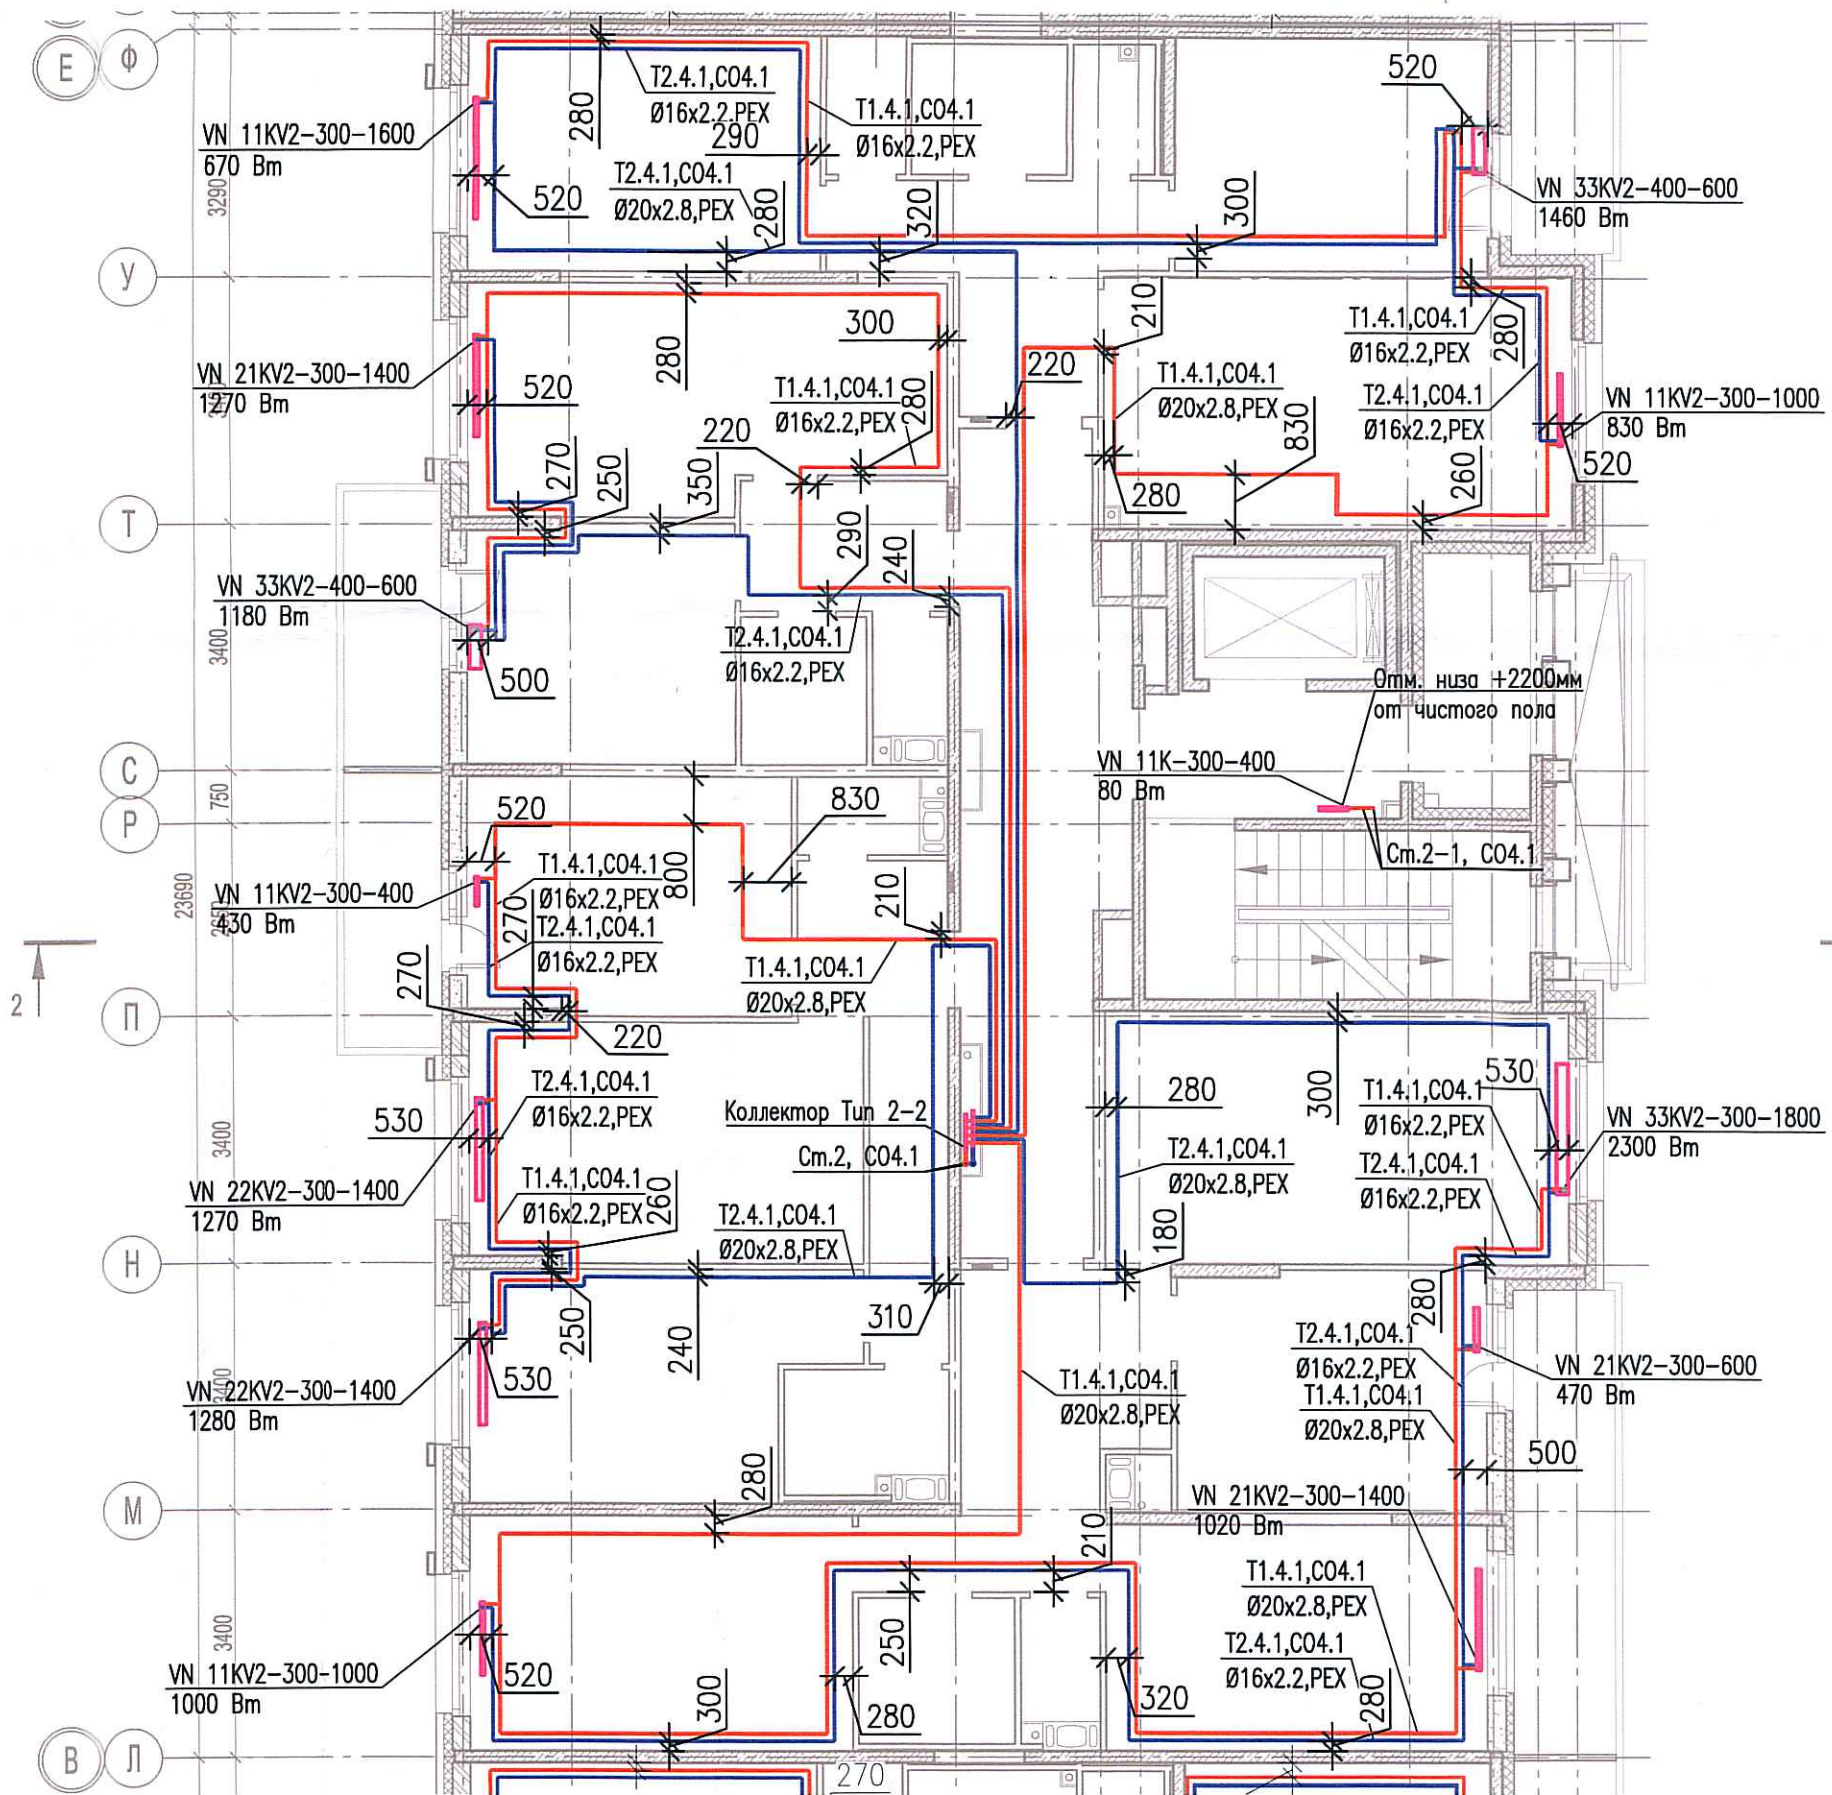

Создано	
Инв. № подл.	
Подпись и дата	
Взам. инв. №	

03-2017-БС66-1-0В					
Многоэтажная жилая застройка (жилой комплекс со встроенными помещениями, подземными автостоянками) по адресу: г. Санкт-Петербург, Большой Сампсониевский проспект (кад. номер участка 78:36:0005016:1309)					
Изм.	Кол. уч.	Лист	№ док.	Подп.	Дата
Разраб.	Бабаев Р.И.				
Корпус 4				Стадия	Лист
Исполнительная схема №30. Отопление. План 8 этажа. Секция 2.				ИД	489
				ООО "ПСК"	