
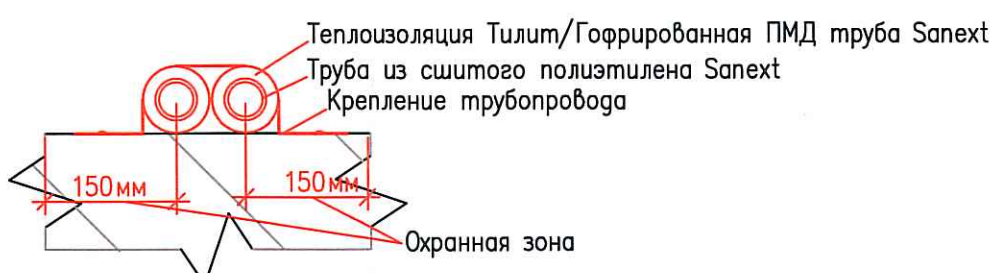


Исполнительная схема №33. Отопление.
План 2 этажа.
Секция 3.

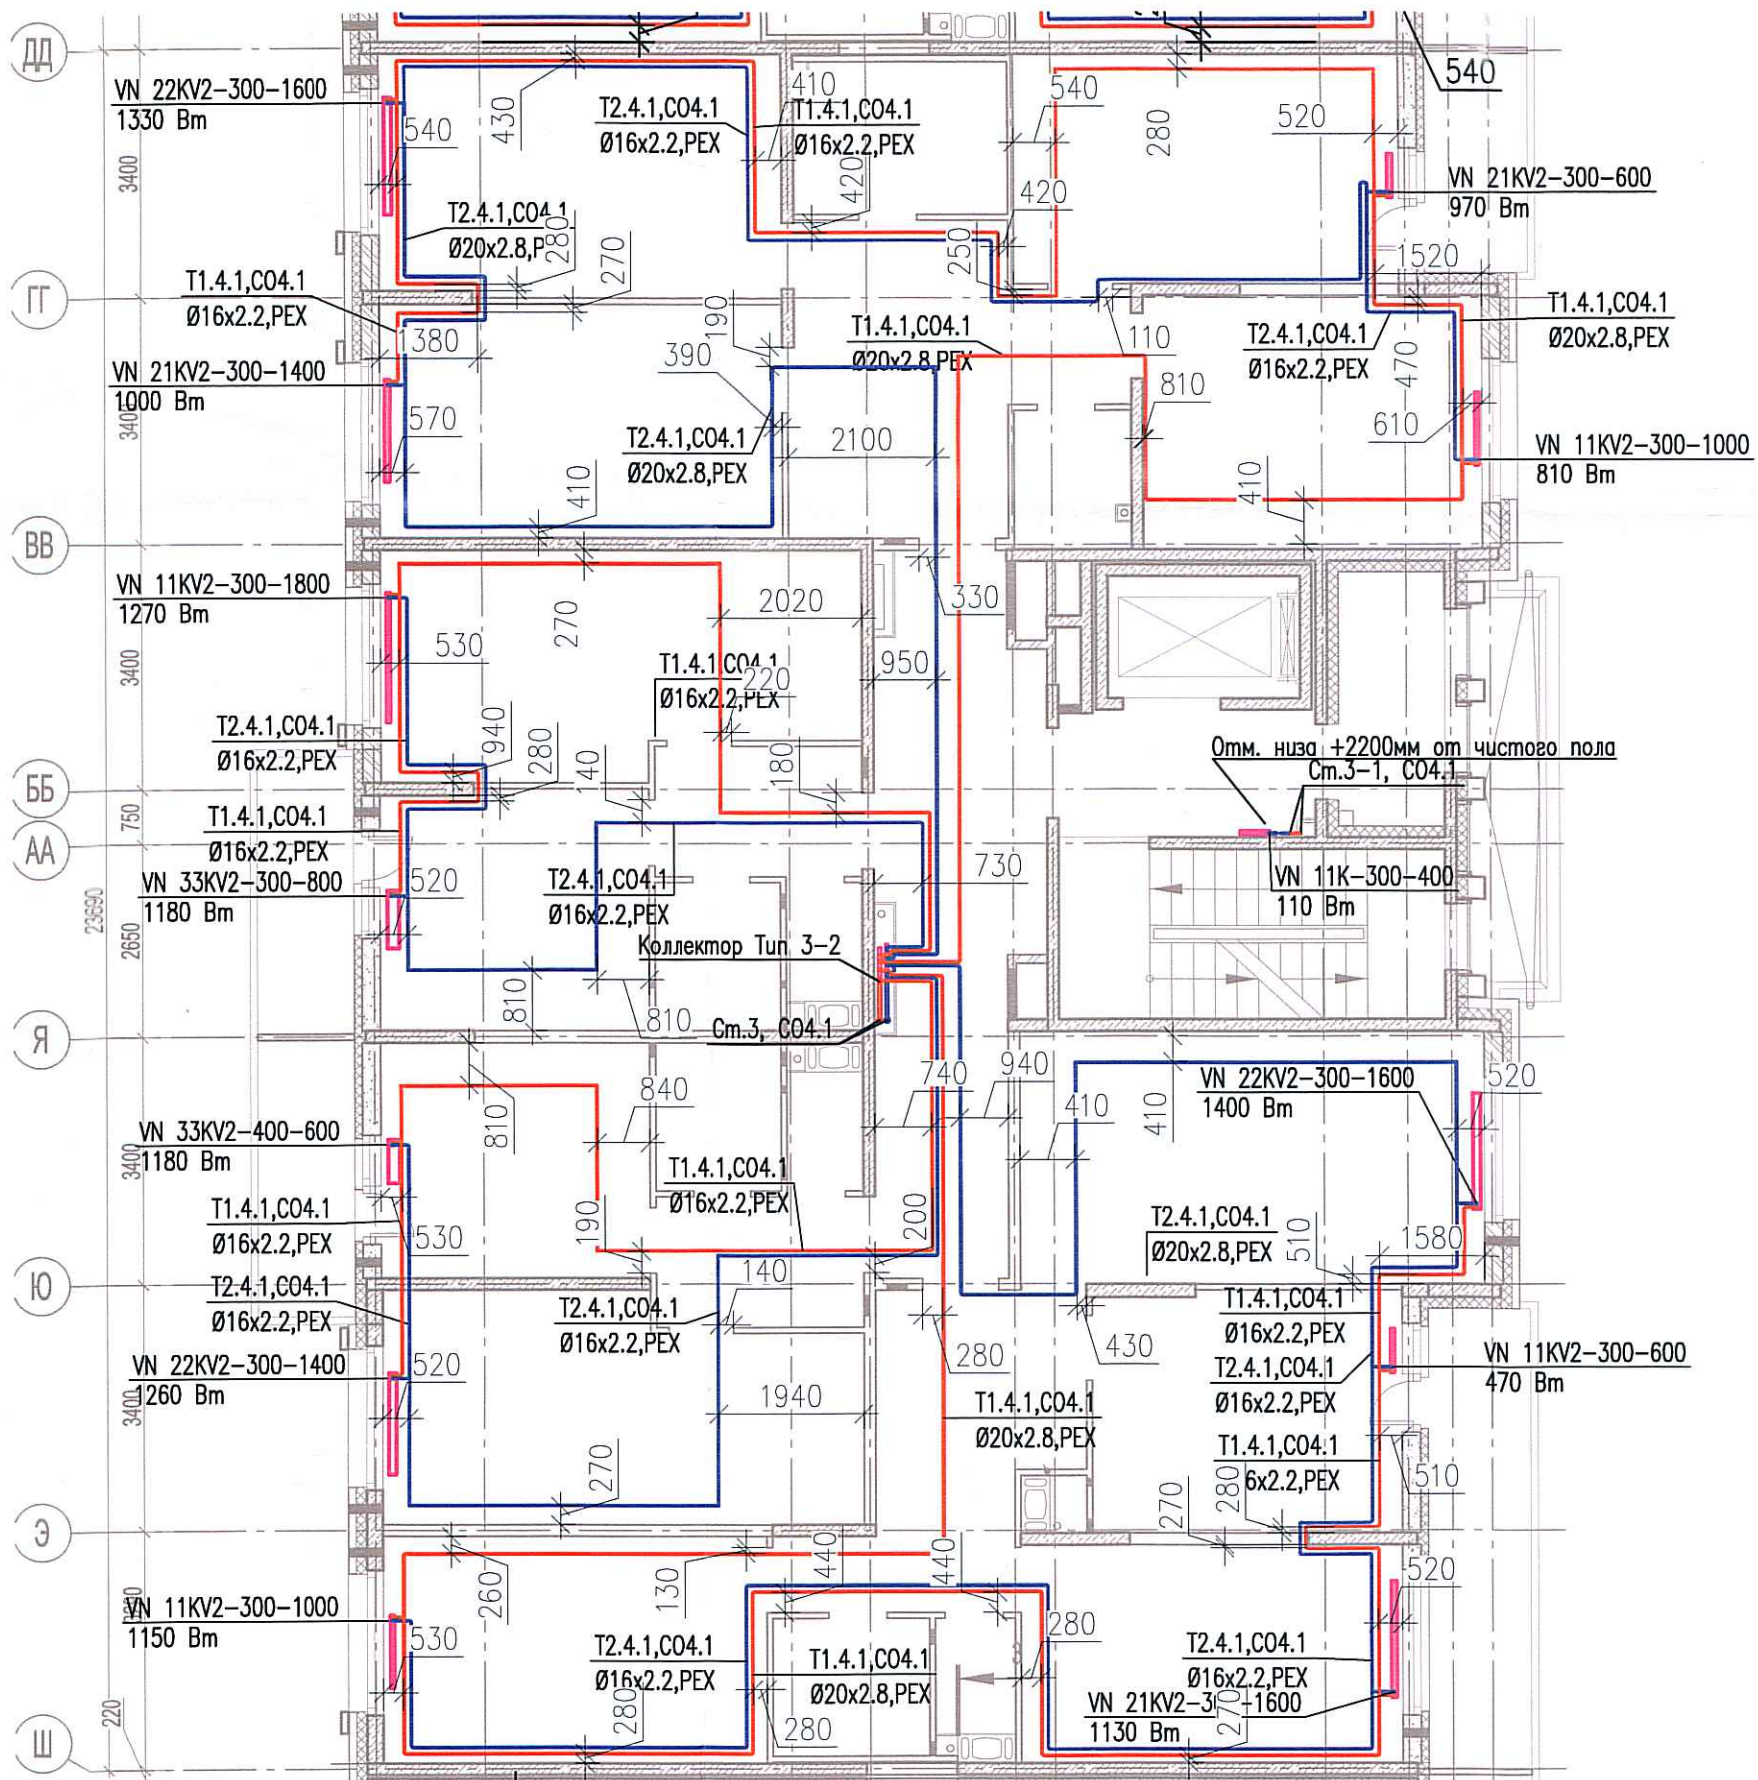

Создано	
Инв. № подл.	
Взам. инв. №	
Подпись и дата	

Изм.	Кол. уч.	Лист	№ док.	Подп.	Дата
Разраб.	Бабаев Р.И.				

03-2017-БС66-1-0В		
Многоэтажная жилая застройка (жилой комплекс со встроенными помещениями, подземными абстоянками) по адресу: г. Санкт-Петербург, Большой Сампсониевский проспект (кад. номер участка 78:36:0005016:1309)		
Корпус 4	Стадия	Лист
	ИД	442
Исполнительная схема №33. Отопление. План 2 этажа. Секция 3.		ООО "ПСК"