
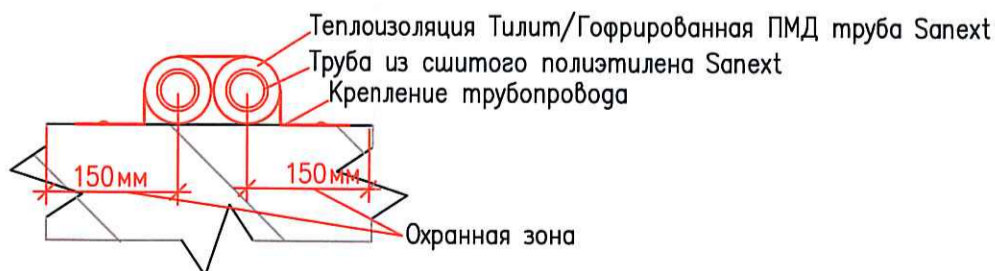


Исполнительная схема №34. Отопление.

План 3 этажа.

Секция 3.

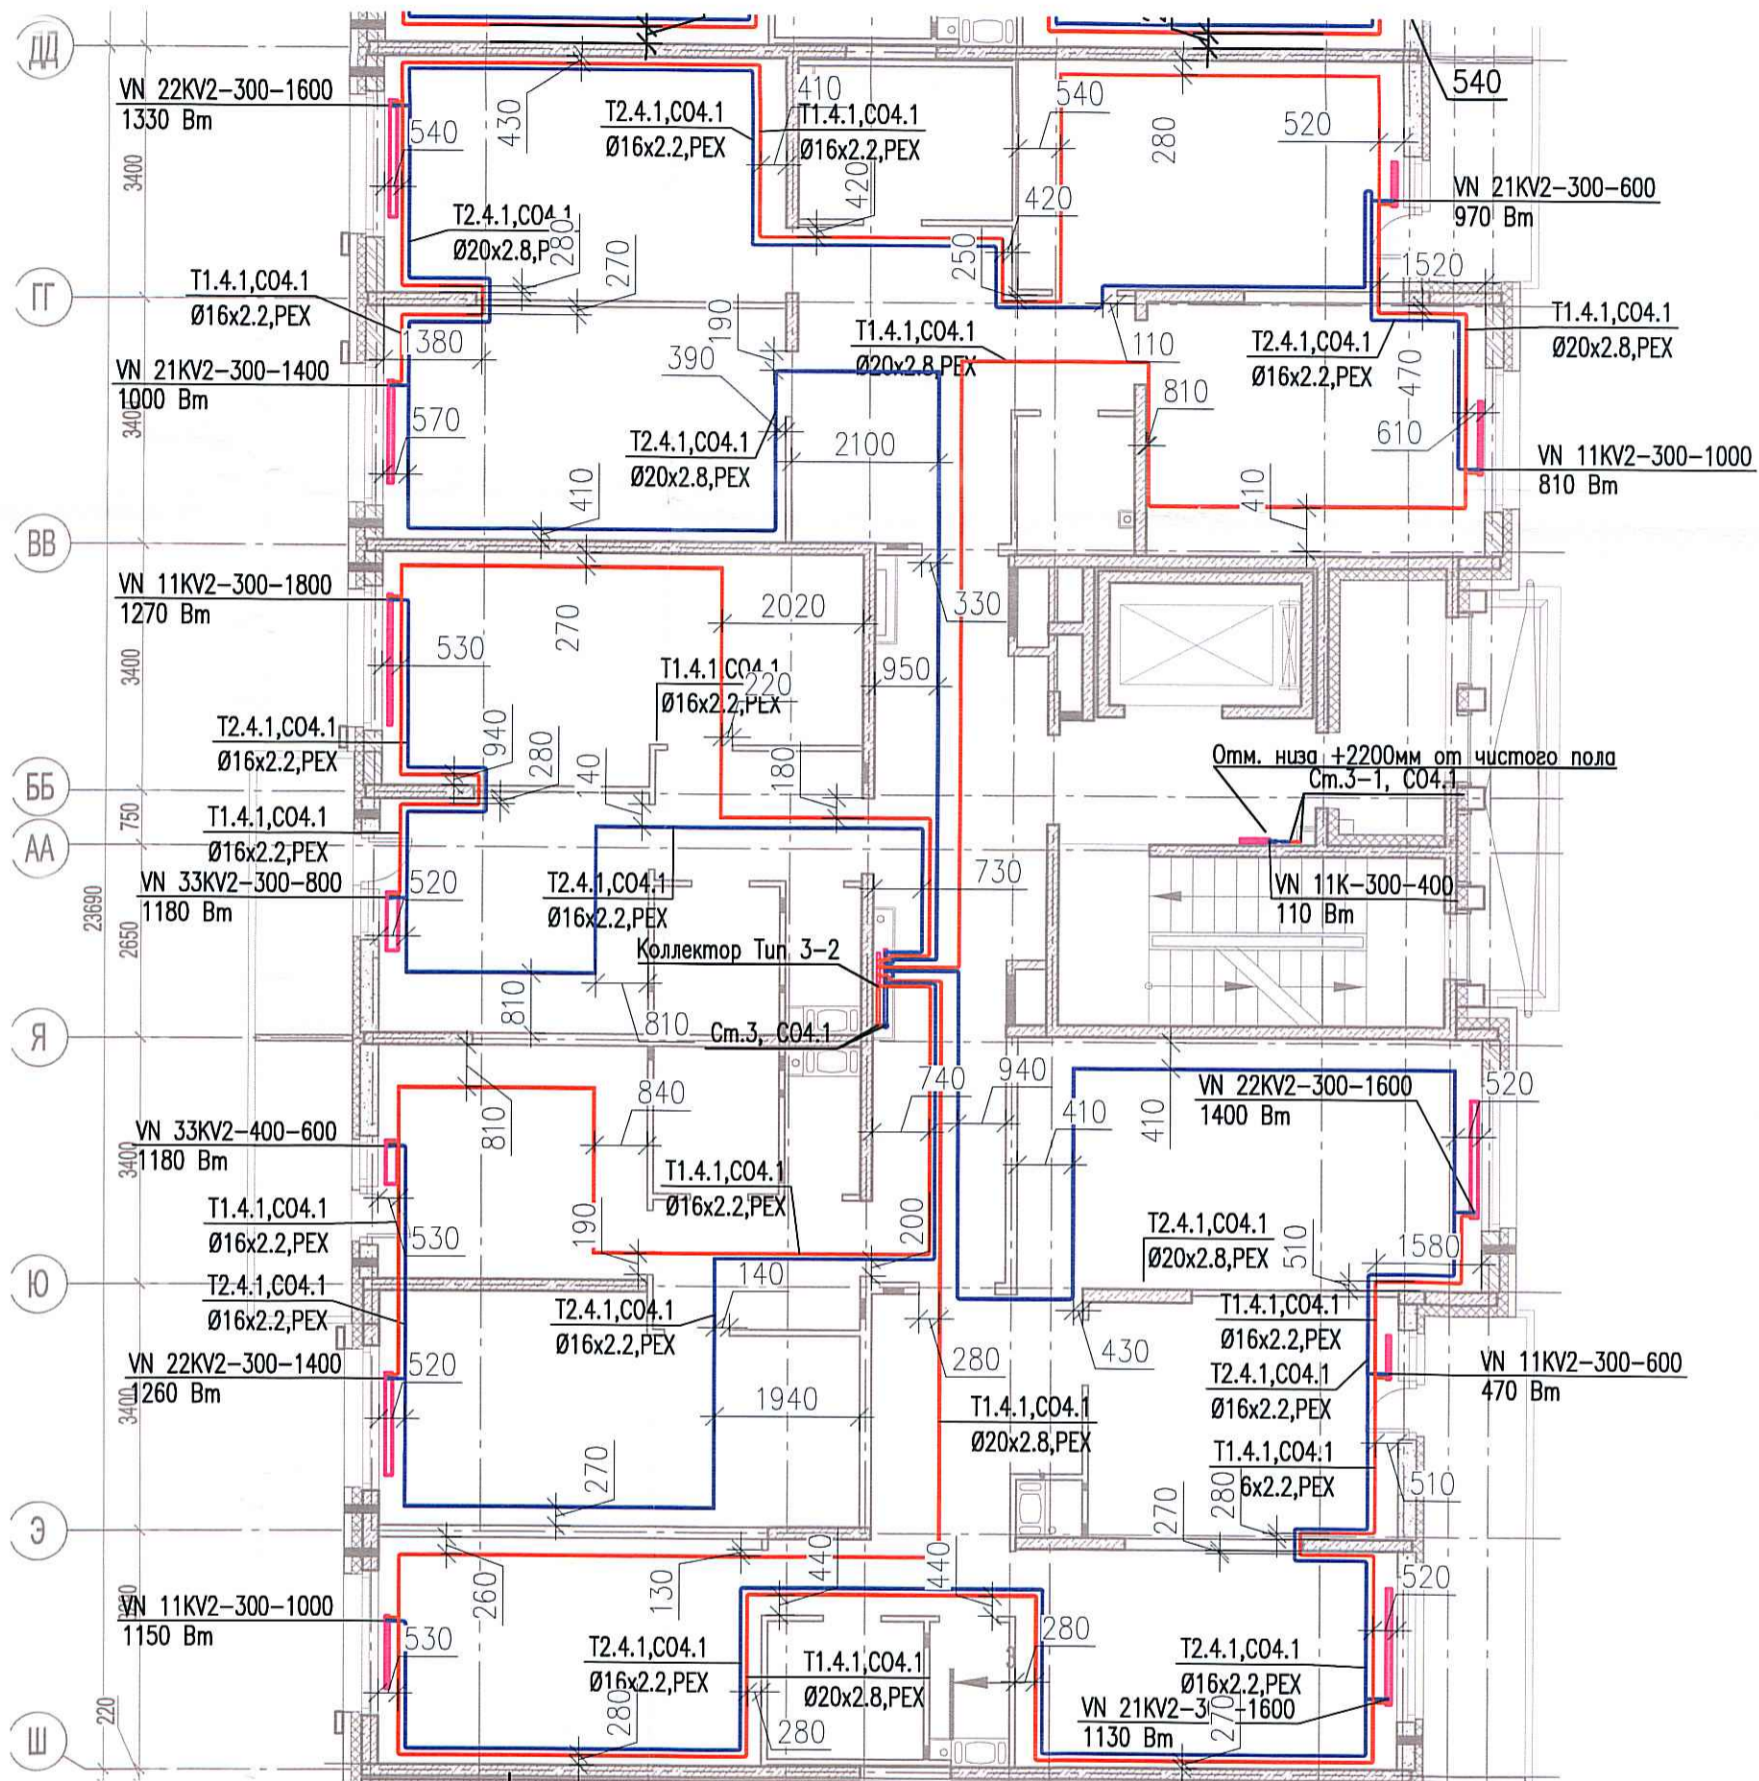

Собрано	
Взам. инв. №	
Подпись и дата	
Инв. № подл.	

03-2017-БС66-1-0В					
Многоэтажная жилая застройка (жилой комплекс со встроенными помещениями, подземными автостоянками) по адресу: г. Санкт-Петербурга, Большой Сампсониевский проспект (кад. номер участка 78:36:0005016:1309)					
Изм.	Кол. уч.	Лист	№ док.	Подп.	Дата
			Бабаяев Р.И.		
Корпус 4				Стадия	Лист
Исполнительная схема №34. Отопление. План 3 этажа. Секция 3.				ИД	Листов
				ИД	443
				ООО "ПСК"	