
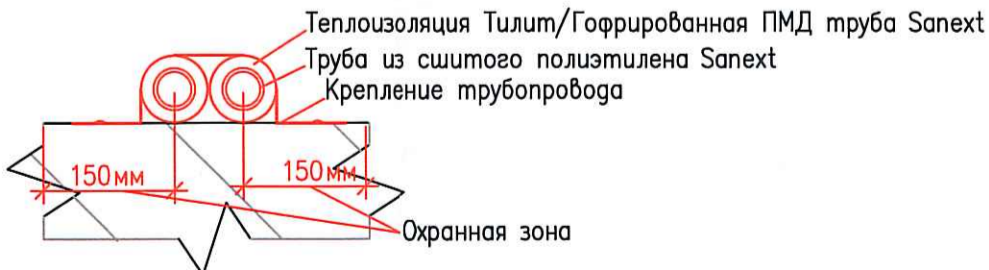


Исполнительная схема №35. Отопление.

План 4 этажа.

Секция 3.

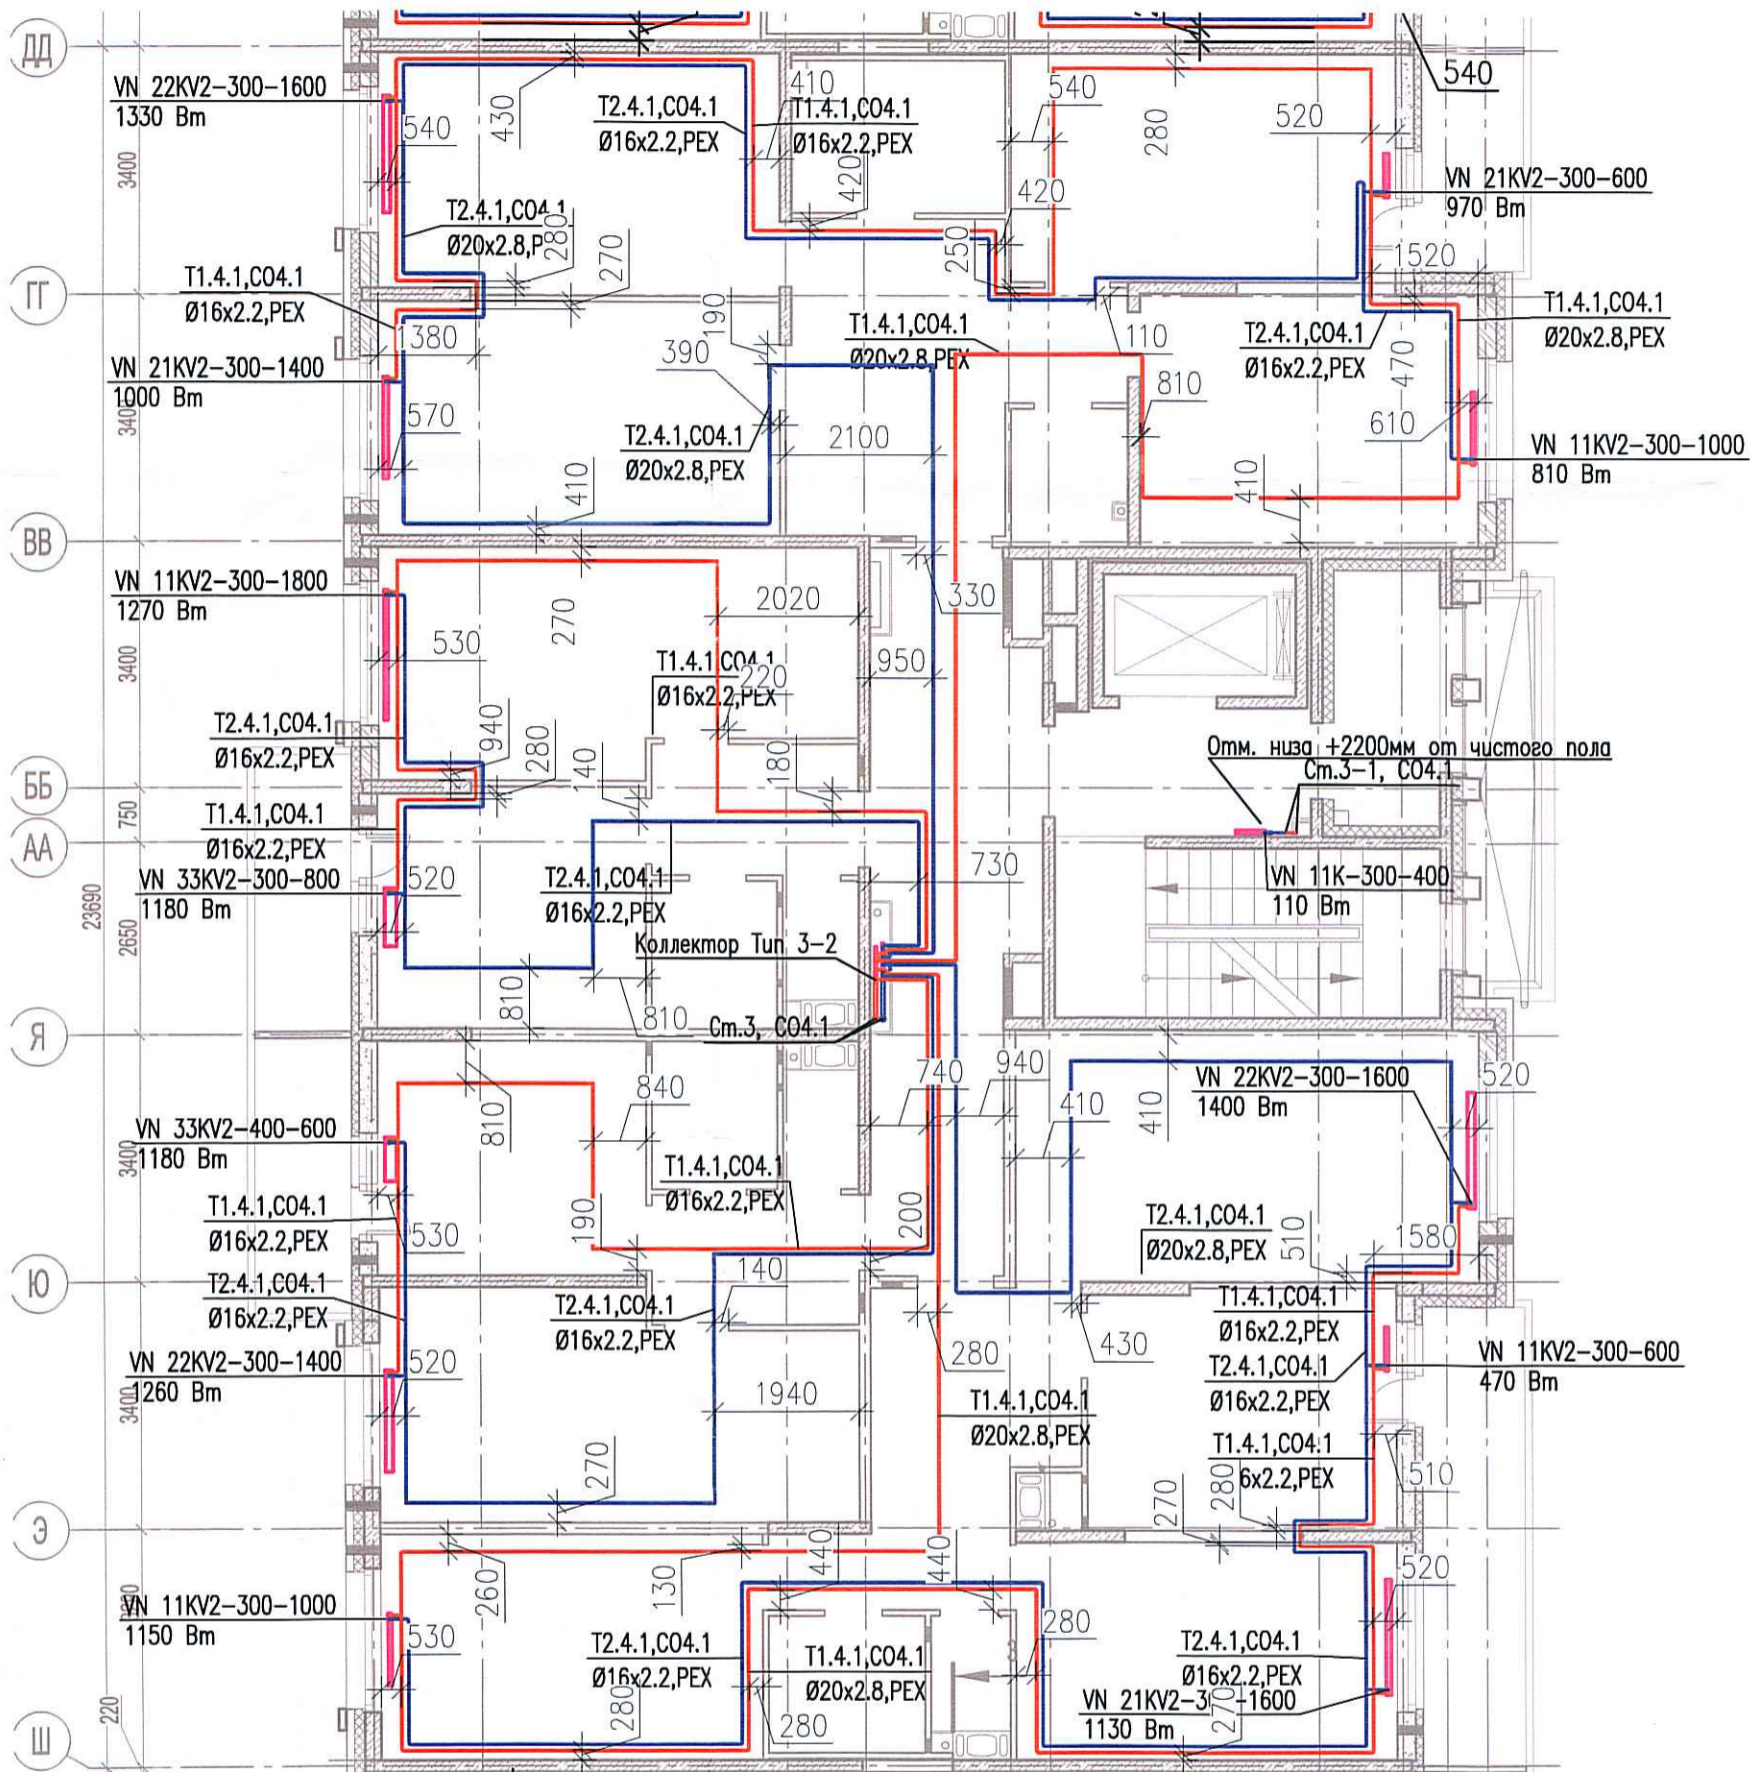

Согласовано	
Инв. № подл.	
Подпись и дата	
Взам. инв. №	

					03-2017-БС66-1-0В				
					Многоэтажная жилая застройка (жилой комплекс со встроенными помещениями, подземными автостоянками) по адресу: г. Санкт-Петербург, Большой Сампсониевский проспект (кад. номер участка 78:36:0005016:1309)				
Изм.	Кол. уч.	Лист	№ док.	Подп.	Дата	Корпус 4	Стадия	Лист	Листов
							ИД	4/4	
Разраб.	Бабаев Р.И.						Исполнительная схема №35. Отопление. План 4 этажа. Секция 3.		
							ООО "ПСК"		