
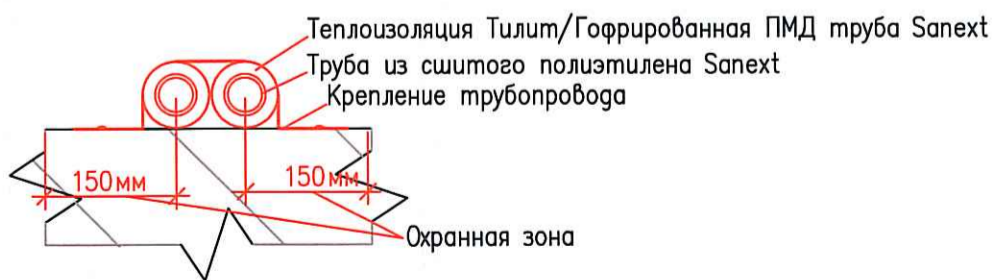


Исполнительная схема №37. Отопление.
План 6 этажа.
Секция 3.

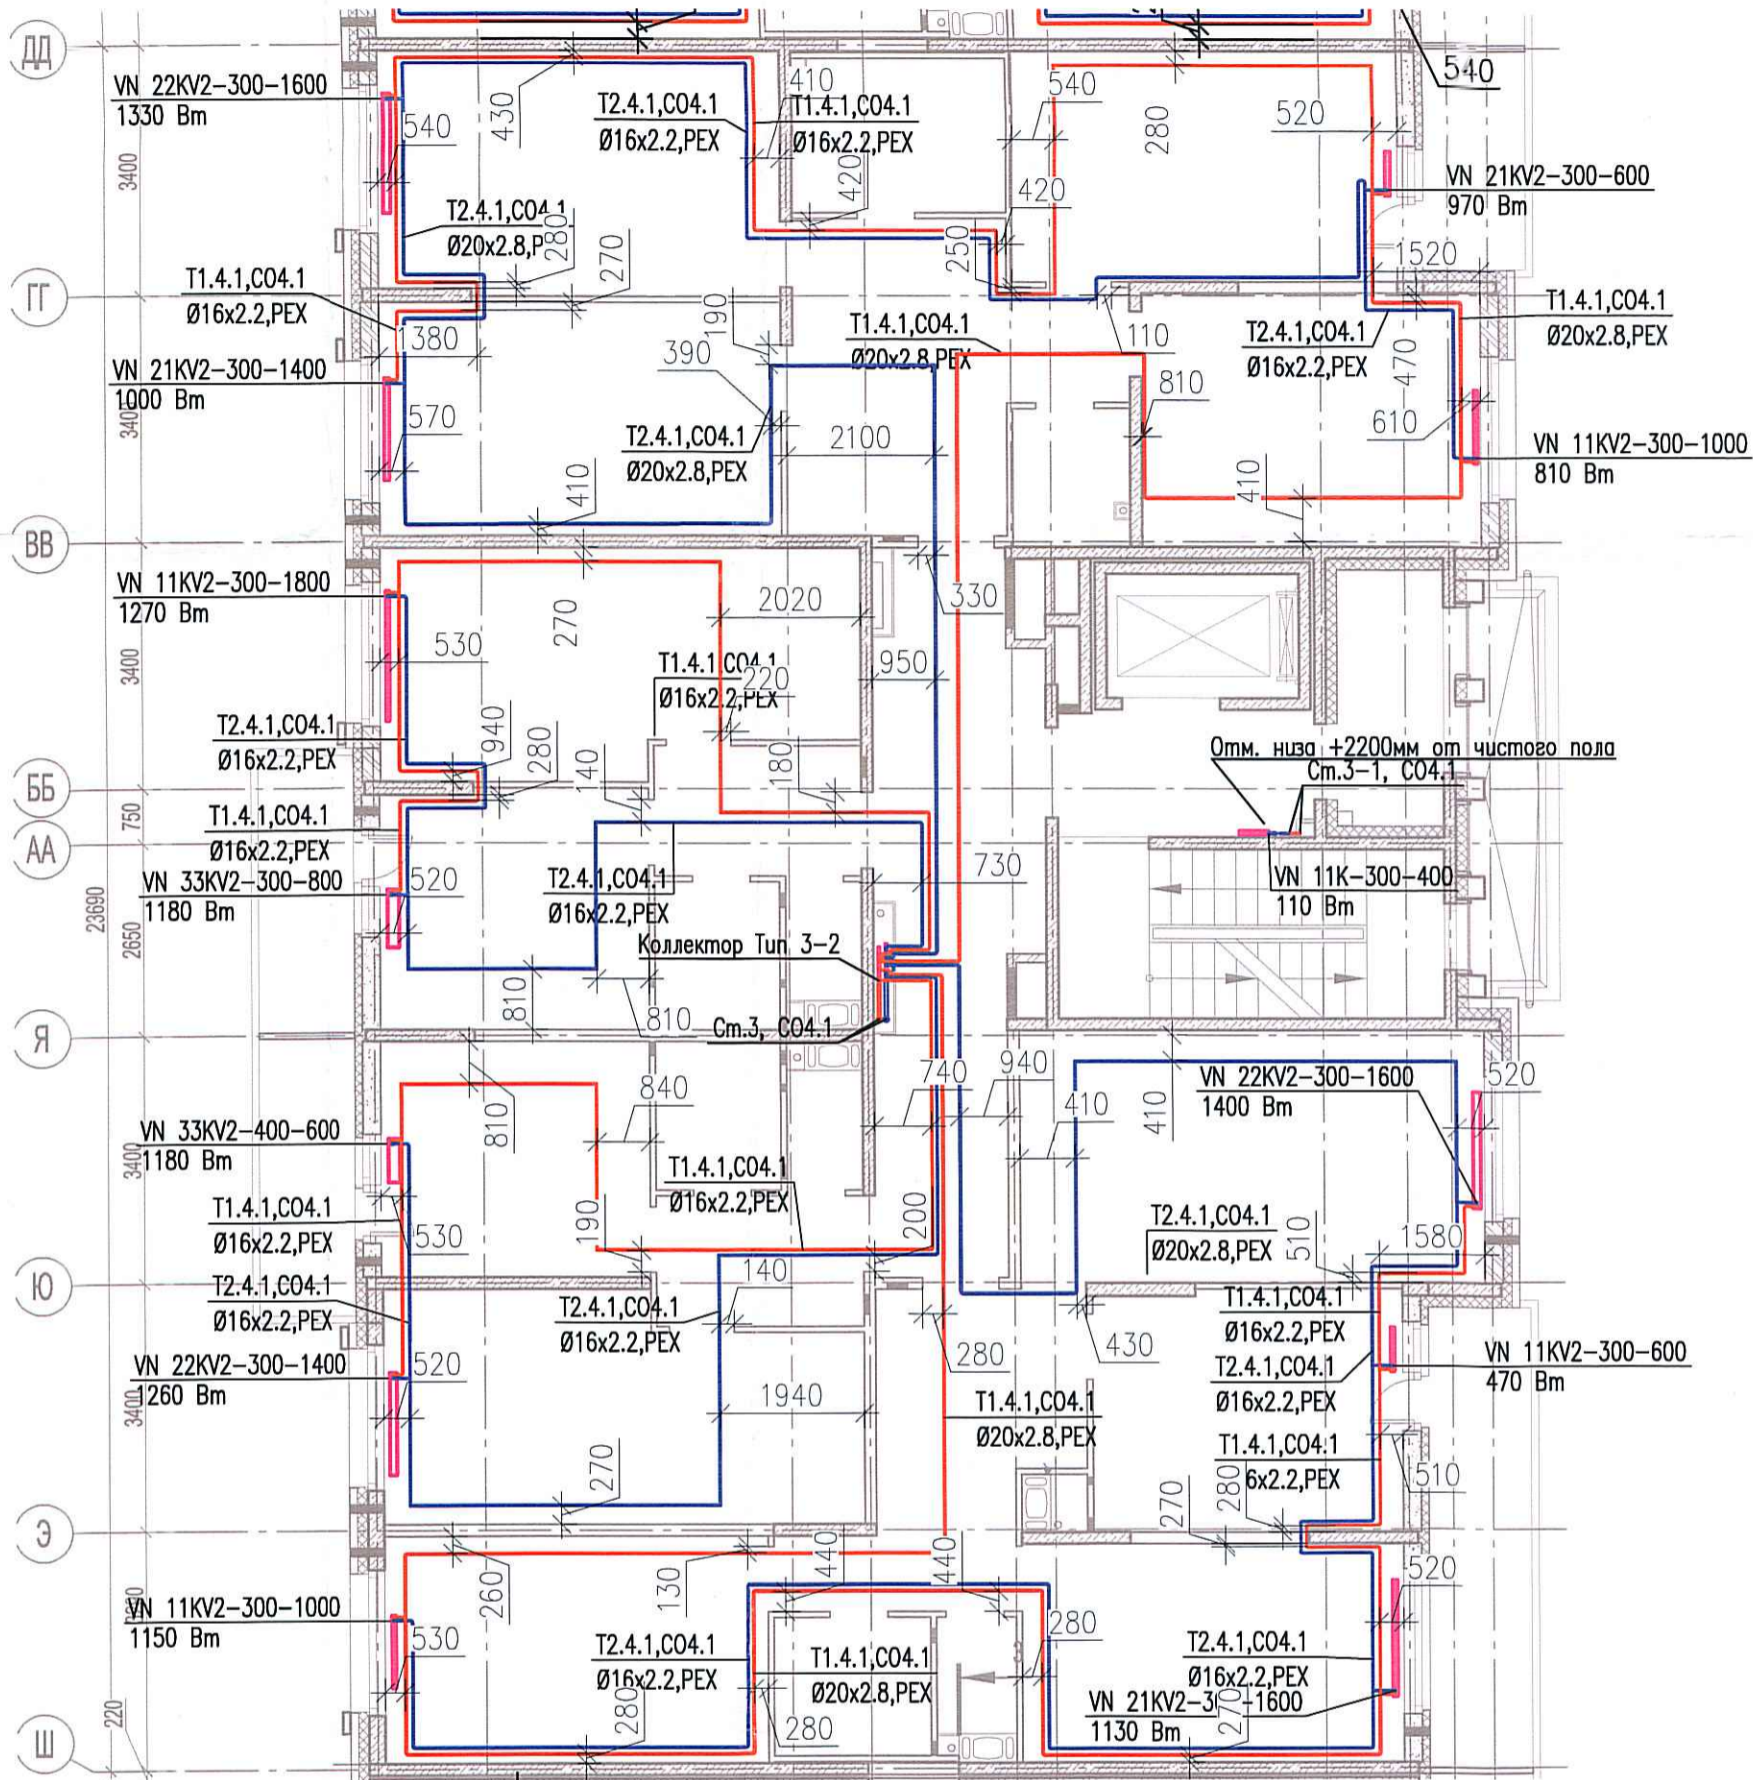

Создано	
Изм.	
Инв. № подл.	
Подпись и дата	
Взам. инв. №	

						03-2017-БС66-1-0В			
						Многоэтажная жилая застройка (жилой комплекс со встроенными помещениями, подземными автостоянками) по адресу: г. Санкт-Петербург, Большой Сампсониевский проспект (кад. номер участка 78:36:0005016:1309)			
Изм.	Кол. уч.	Лист	№ док.	Подп.	Дата	Корпус 4	Стадия	Лист	Листов
Разраб.			Бабаев Р.И.				ИД	4/16	
						Исполнительная схема №37. Отопление. План 6 этажа. Секция 3.		ООО "ПСК"	