
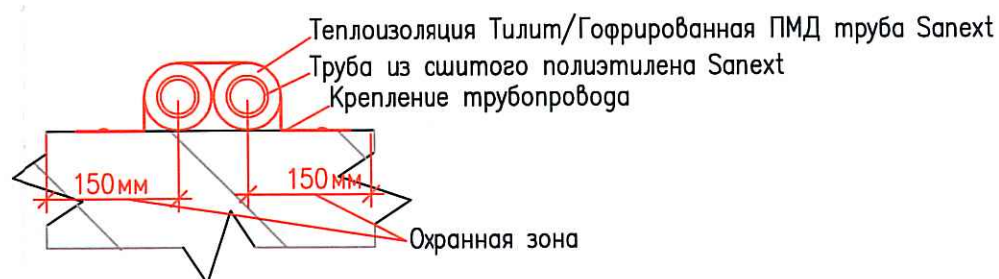


Исполнительная схема №38. Отопление.
План 7 этажа.
Секция 3.

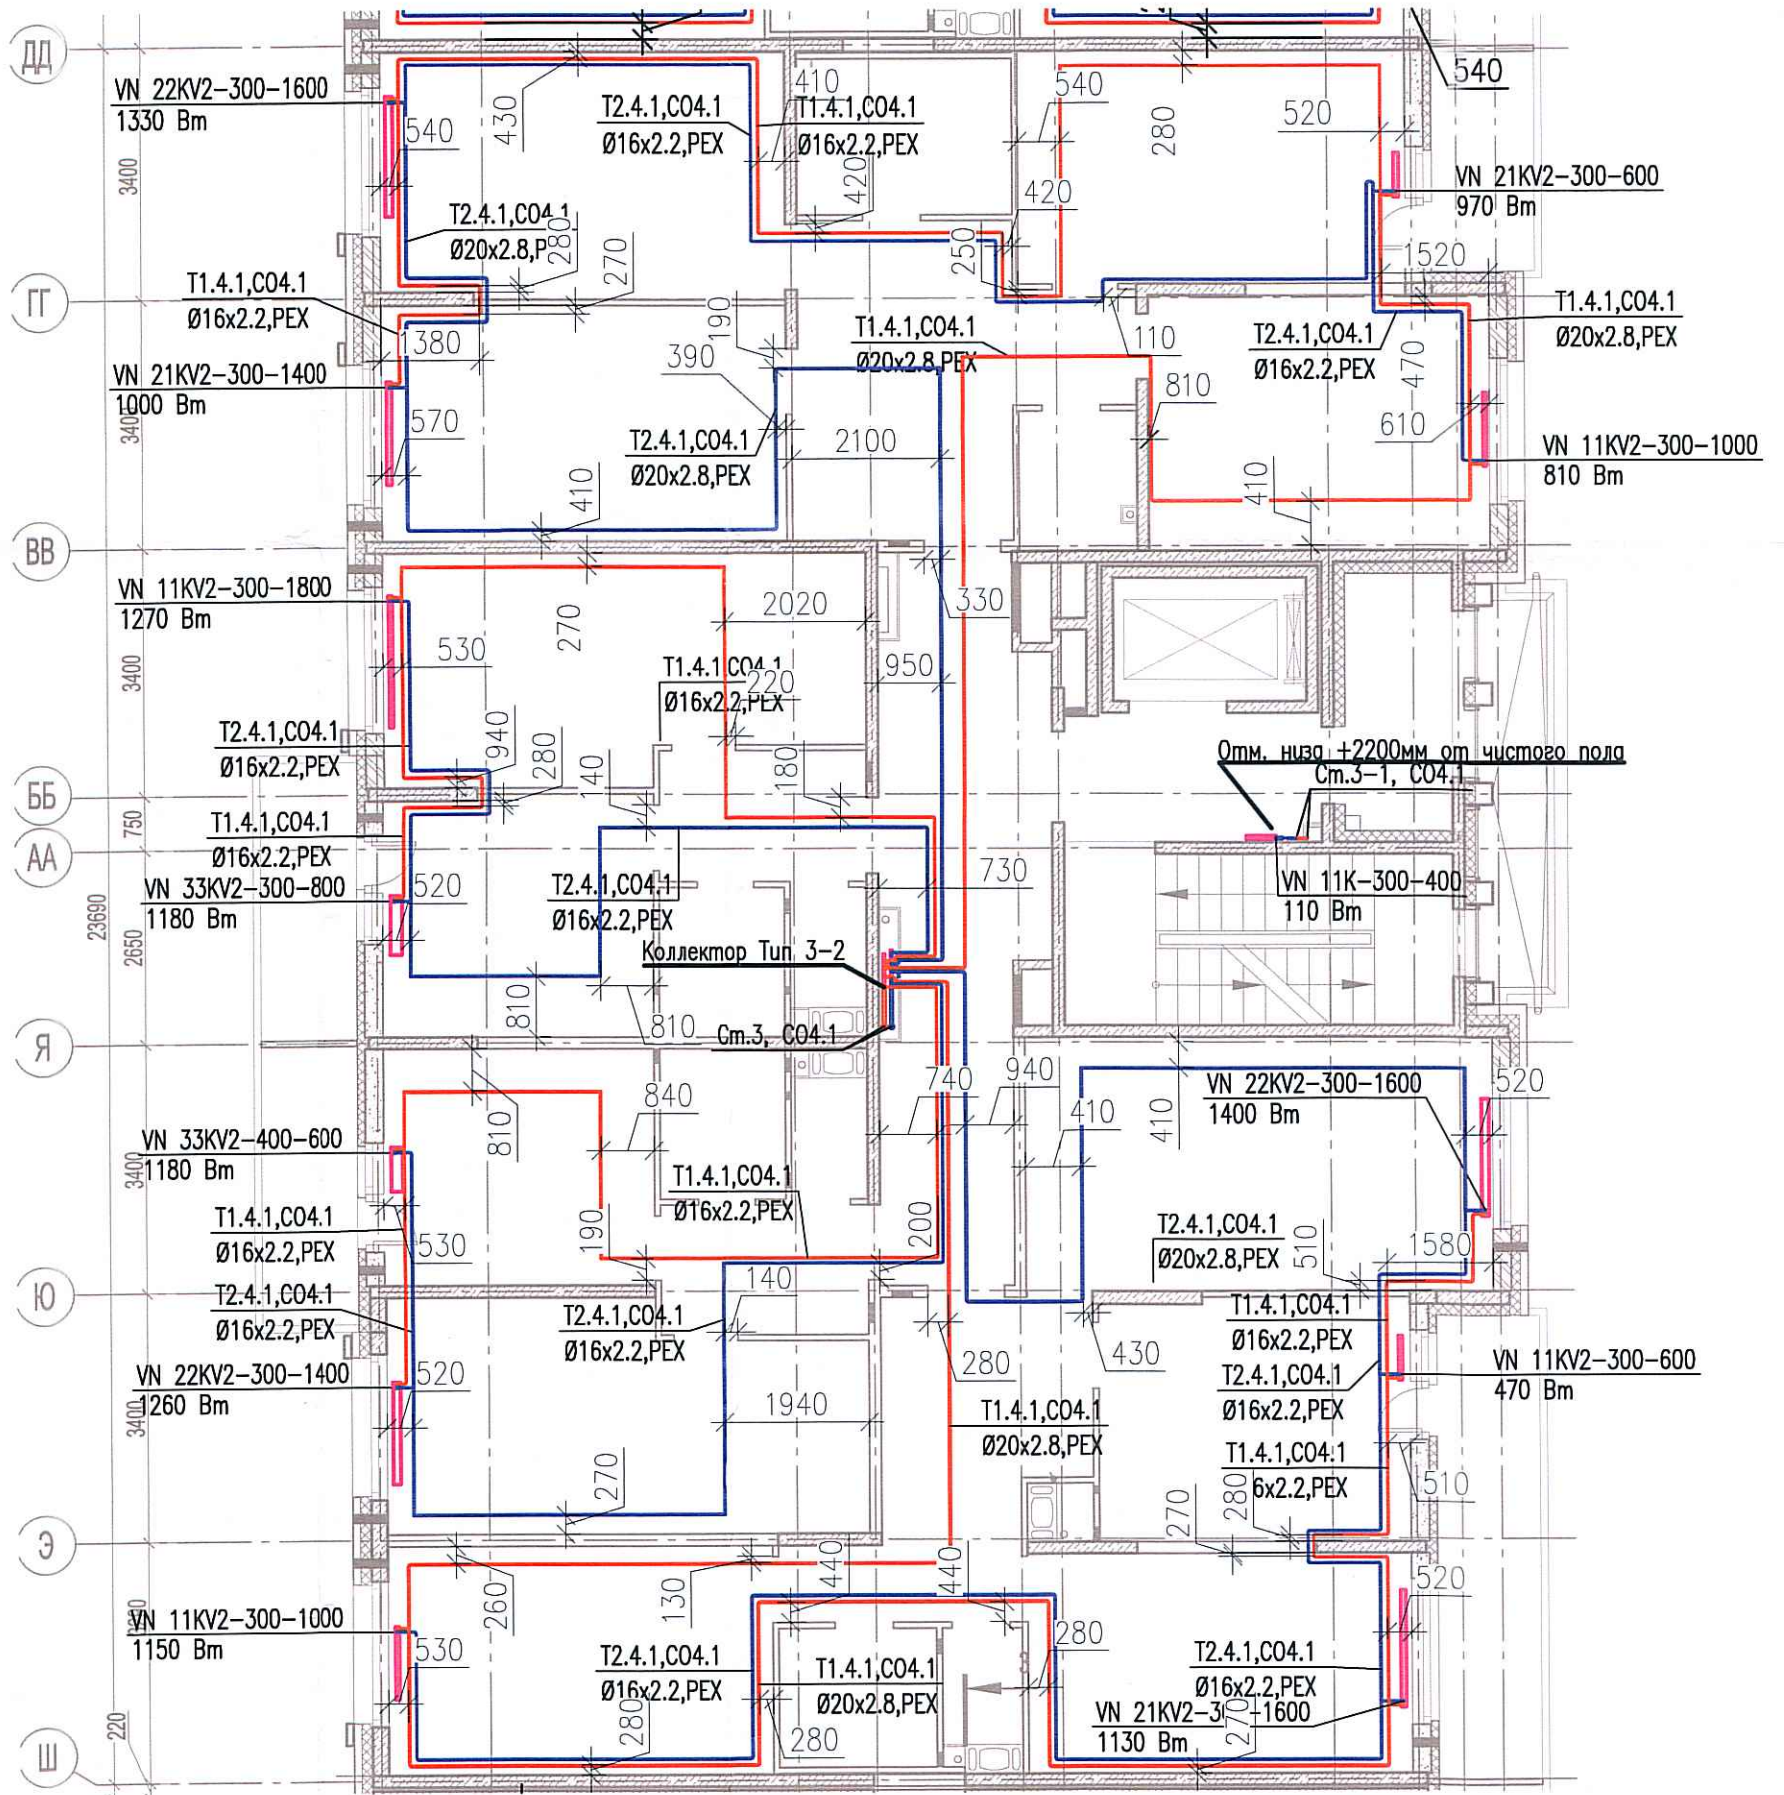

Создано	
Взам. инв. №	
Подпись и дата	
Инв. № подл.	

					03-2017-БС66-1-0В					
					Многоэтажная жилая застройка (жилой комплекс со встроенными помещениями, подземными автостоянками) по адресу: г. Санкт-Петербург, Большой Сампсониевский проспект (кад. номер участка 78:36:0005016:1309)					
Изм.	Кол. уч.	Лист	№ док.	Подп.	Дата	Корпус 4	Стадия	Лист	Листов	
							ИД	464		
					Исполнительная схема №38. Отопление. План 7 этажа. Секция 3.			000 "ПСК"		