


Исполнительная схема №45. Отопление.  
План 5 этажа.  
Секция 4.

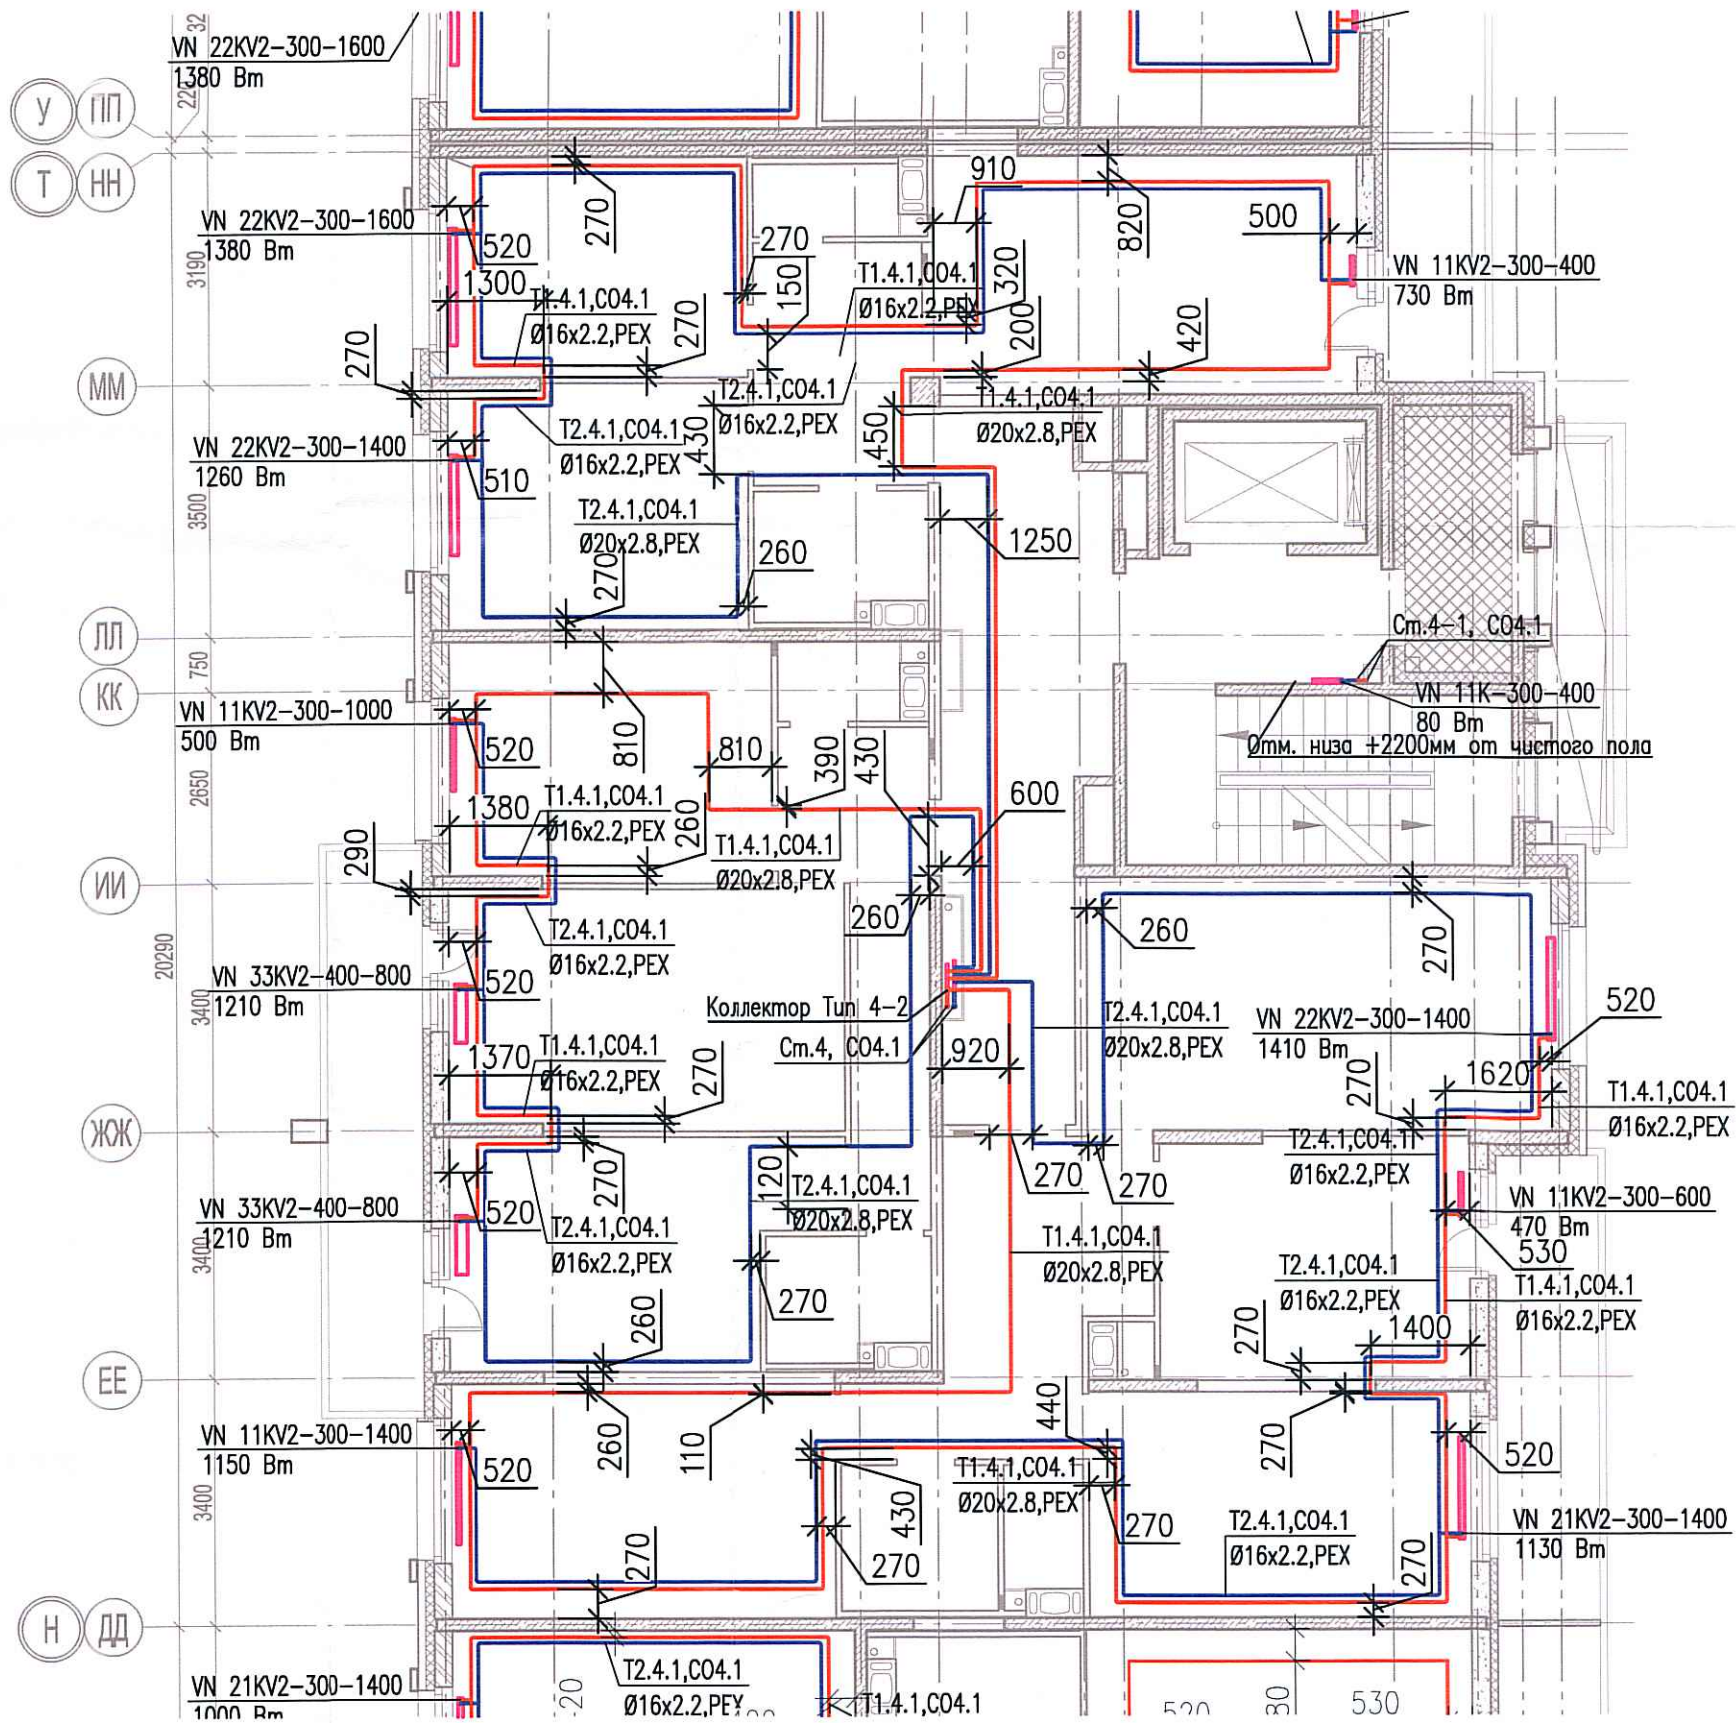

Согласовано

Инв. № подл. | Подпись и дата | Взам. инв. №

Изм.	Кол. уч.	Лист	№ док.	Подп.	Дата
Разраб.			Бабеев Р.И.	<i>[Signature]</i>	

03-2017-БС66-1-0В

Многоэтажная жилая застройка (жилой комплекс со встроенными помещениями, подземными автостоянками) по адресу: г. Санкт-Петербург, Большой Сампсониевский проспект (кад. номер участка 78:36:0005016:1309)

Корпус 4

Исполнительная схема №45. Отопление.  
План 5 этажа.  
Секция 4.

Стадия | Лист | Листов

ИД | 454 |

ООО "ПСК"

Формат А3