
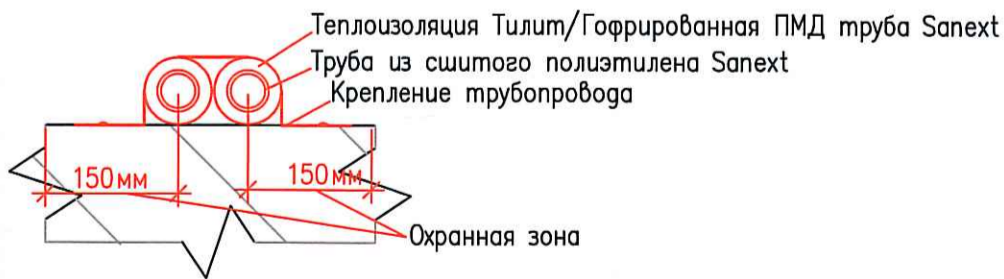


Исполнительная схема №46. Отопление.  
План 6 этажа.  
Секция 4.

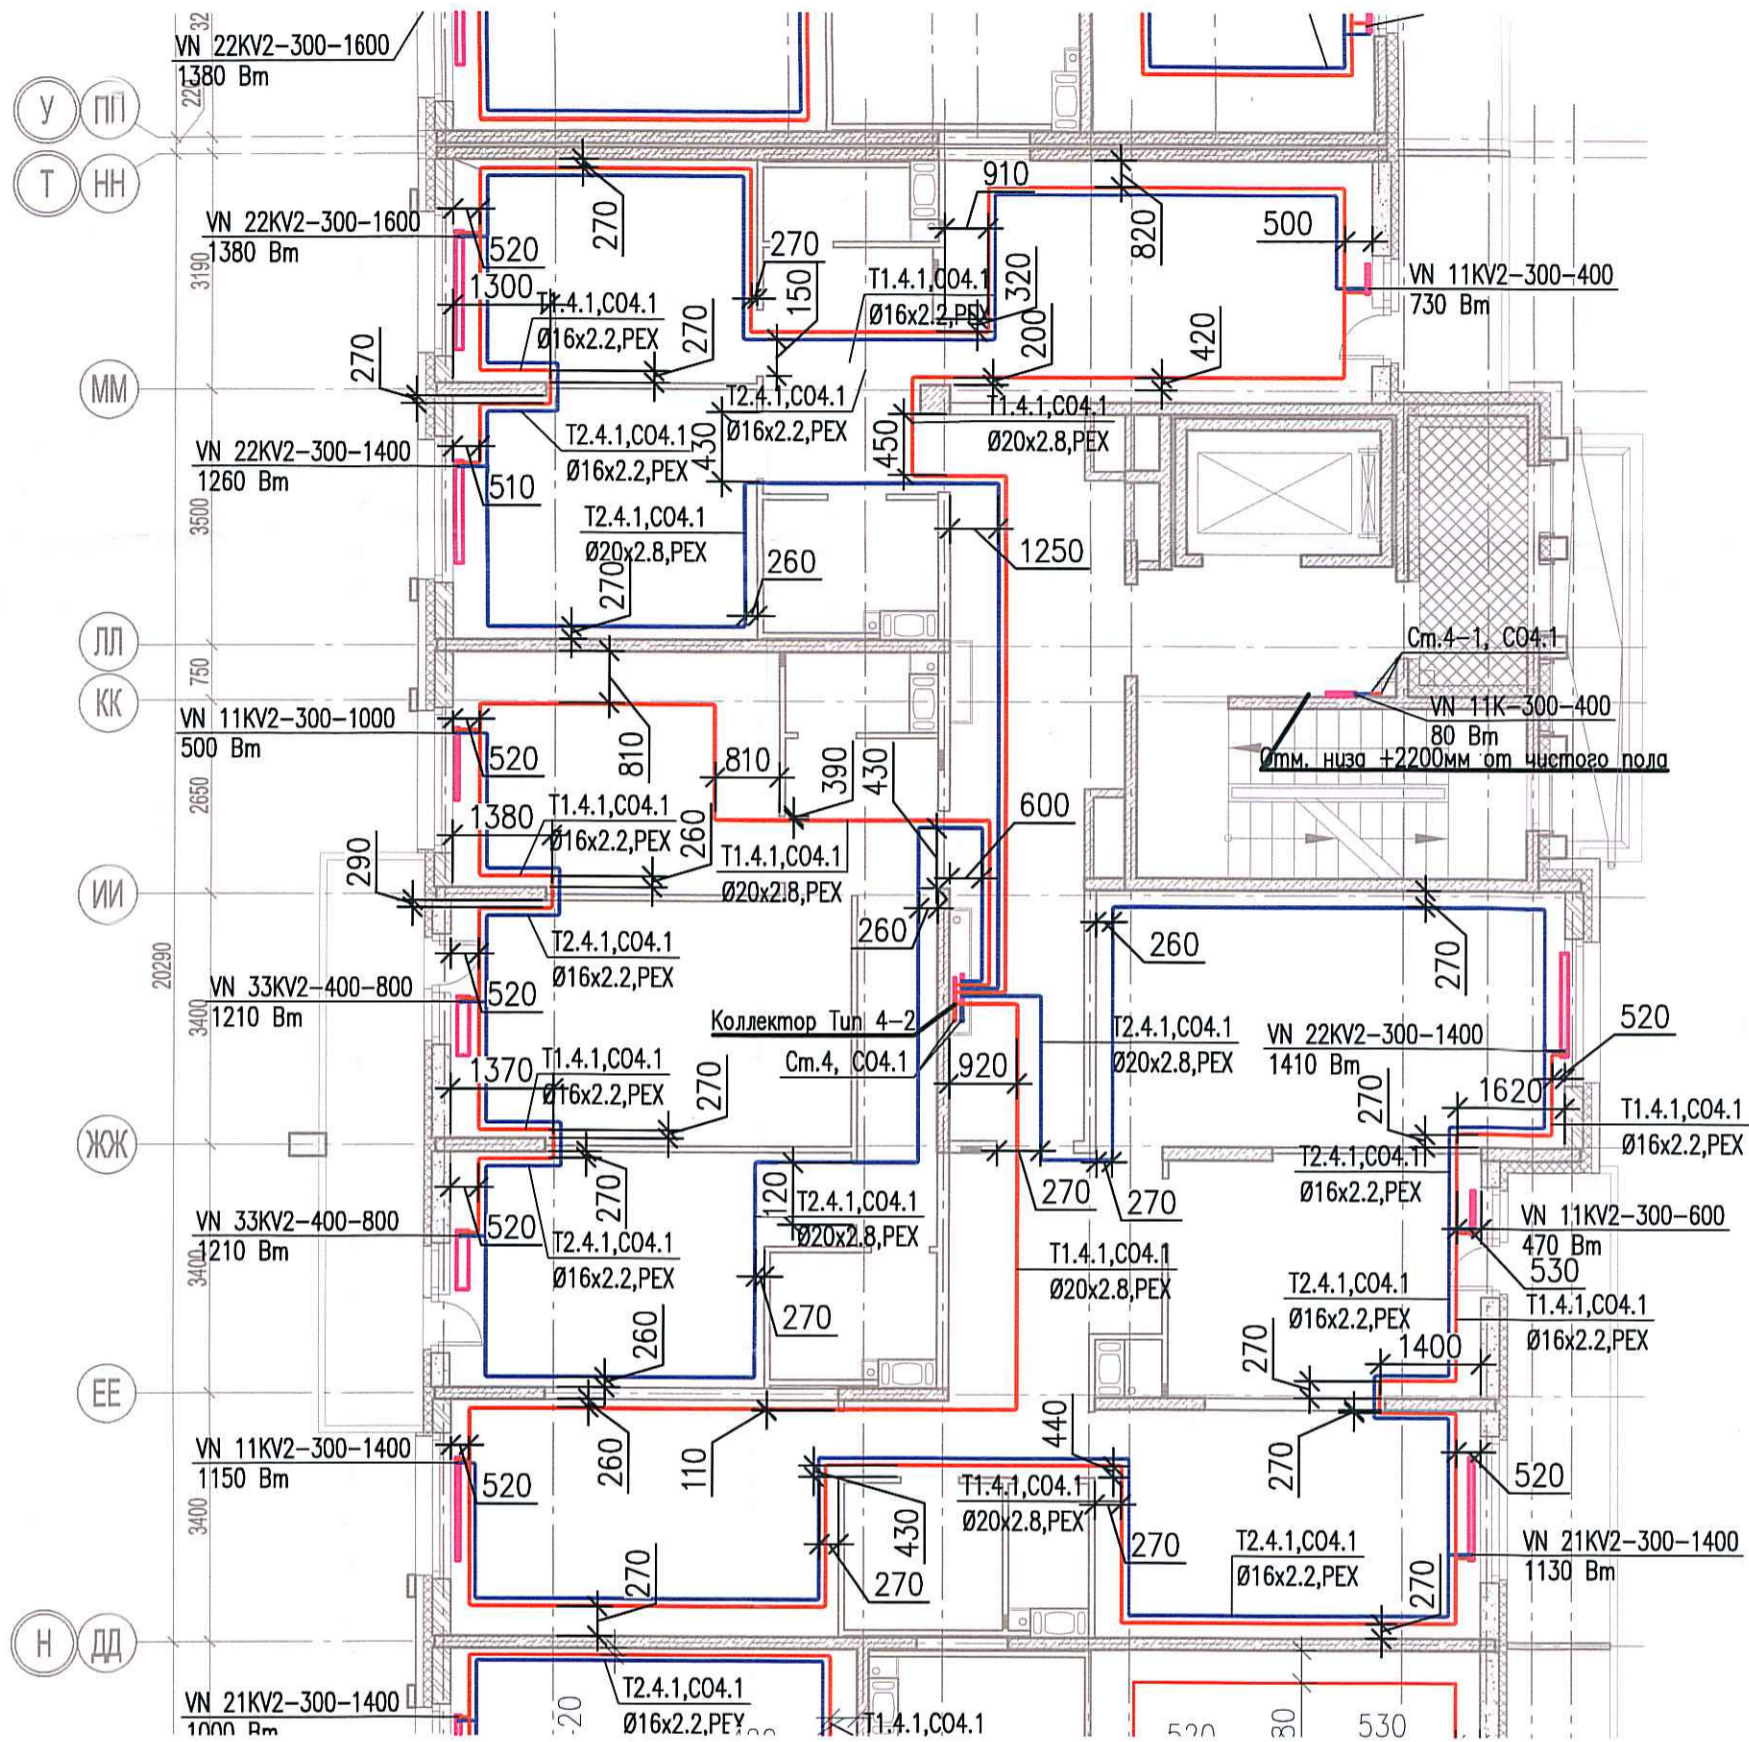

Согласовано			
Инв. № подл.			
Взам. инв. №			
Подпись и дата			

03-2017-БС66-1-0В					
Многоэтажная жилая застройка (жилой комплекс со встроенными помещениями, подземными абтостоянками) по адресу: г. Санкт-Петербург, Большой Сампсониевский проспект (кад. номер участка 78:36:0005016:1309)					
Изм.	Кол. уч.	Лист	№ док.	Подп.	Дата
Разраб.	Бабаев Р.И.				
Корпус 4				Стадия	Лист
Исполнительная схема №46. Отопление. План 6 этажа. Секция 4.				ИД	455
				000 "ПСК"	