


Исполнительная схема №47 Отопление.

План 7 этажа.

Секция 4.

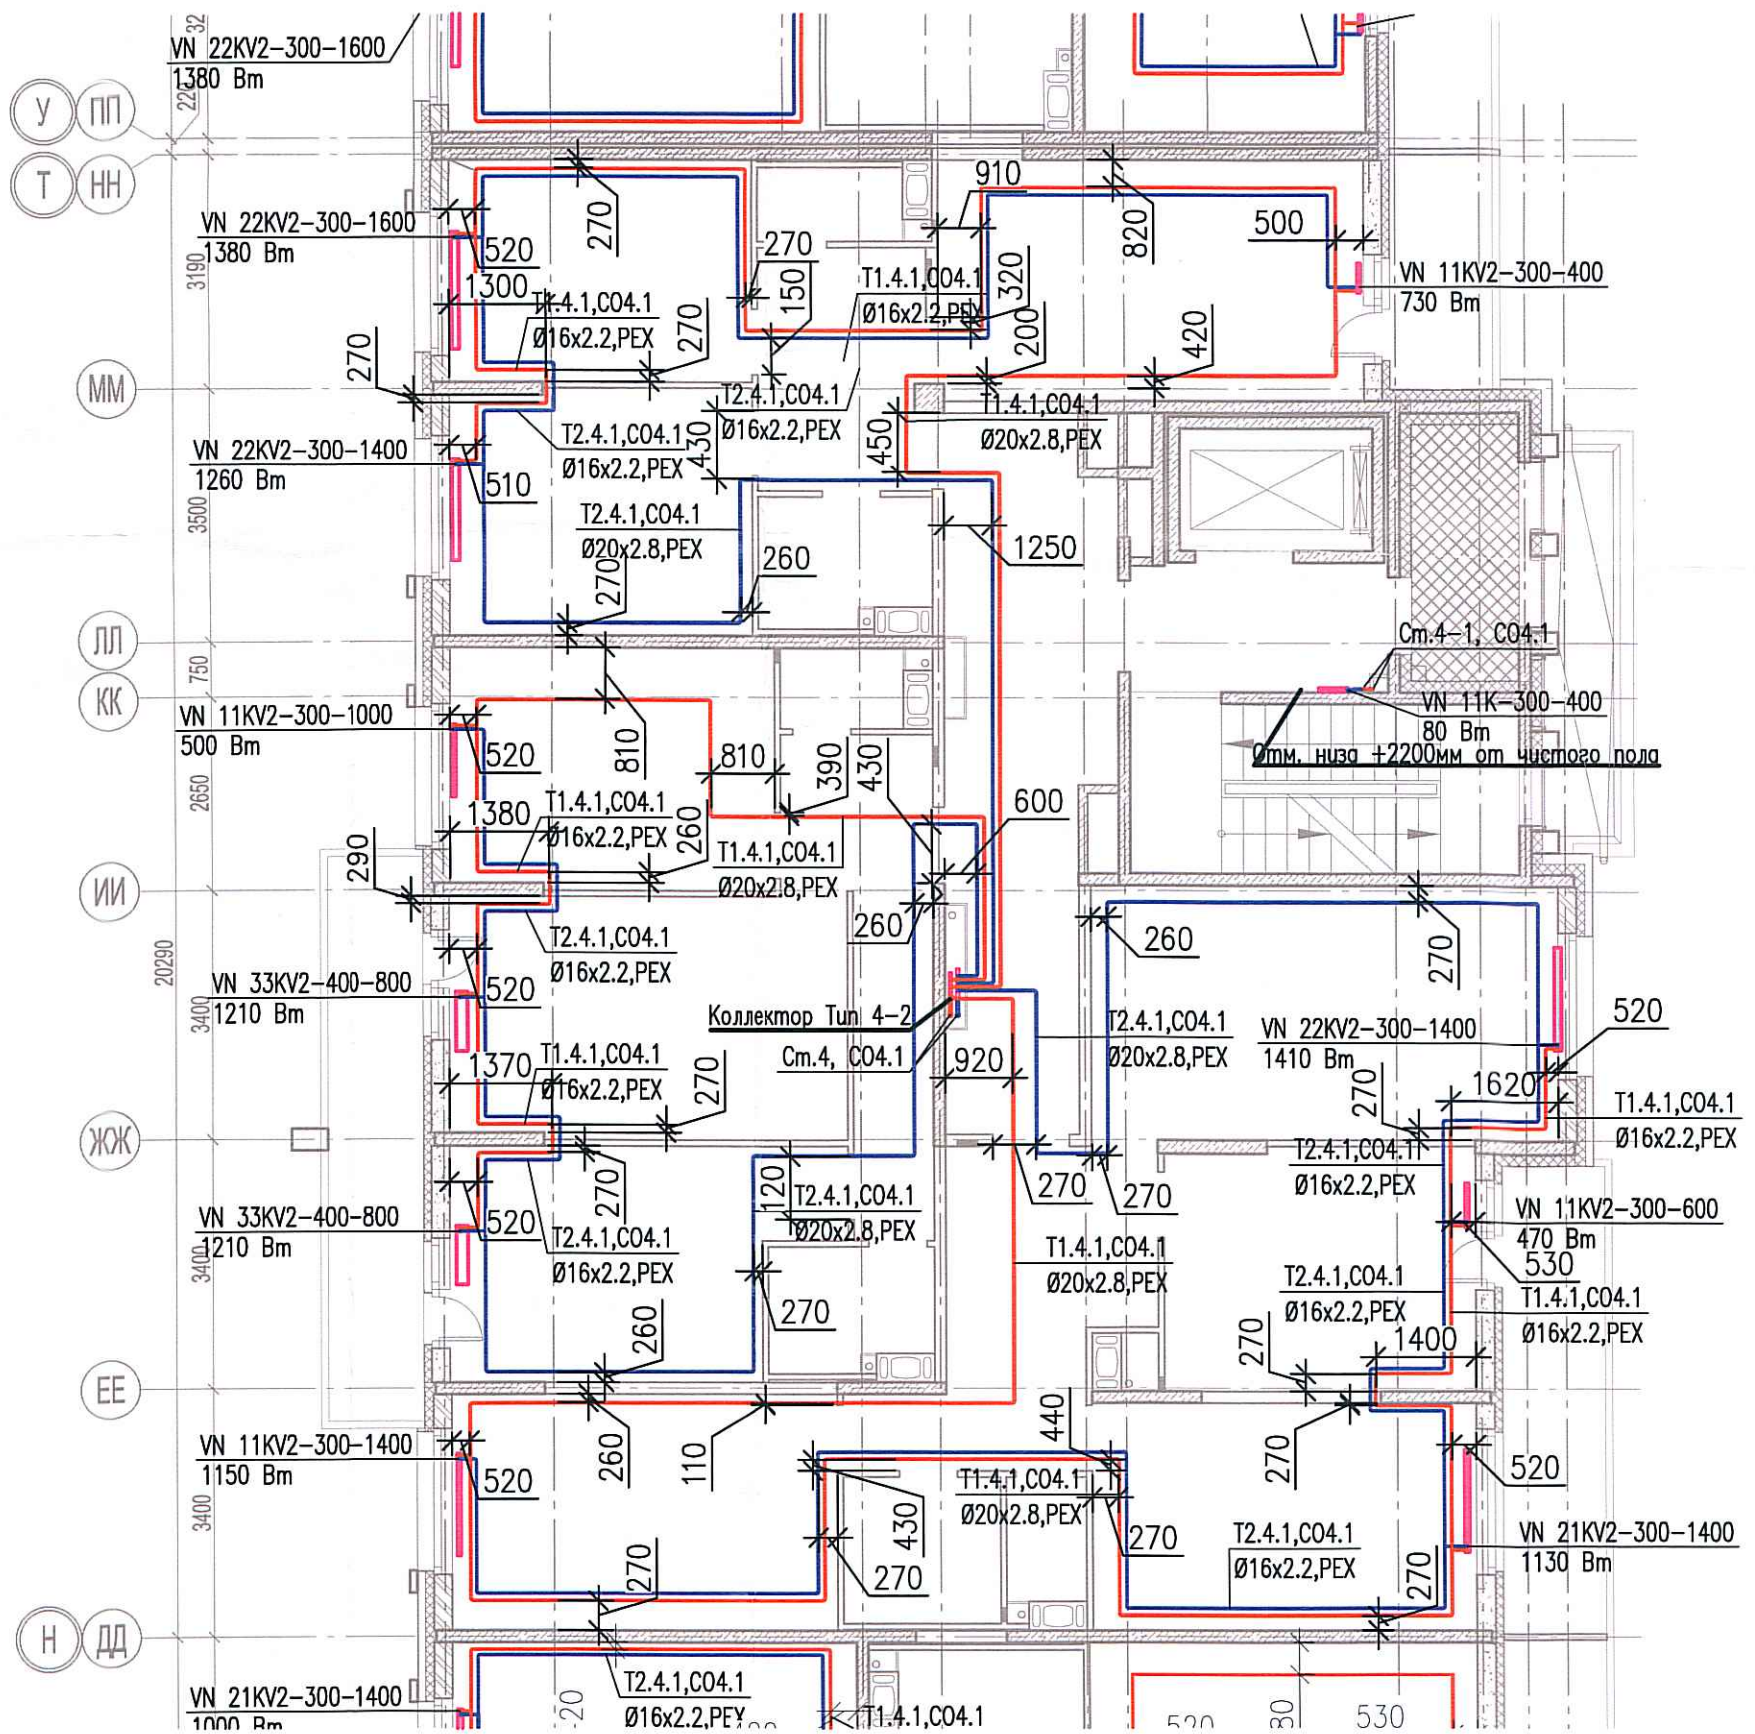

Согласовано

Взам. инв. №

Подпись и дата

Инв. № подл.

Изм.	Кол. уч.	Лист	№ док.	Подп.	Дата
Разраб.			Бабаев Р.И.		

03-2017-БС66-1-0В

Многоэтажная жилая застройка (жилой комплекс со встроенными помещениями, подземными автостоянками) по адресу: г. Санкт-Петербург, Большой Сампсониевский проспект (кад. номер участка 78:36:0005016:1309)

Корпус 4

Стадия Лист Листов

ИД 458

Исполнительная схема №47 Отопление.
План 7 этажа.
Секция 4.

ООО "ПСК"

Формат А3