
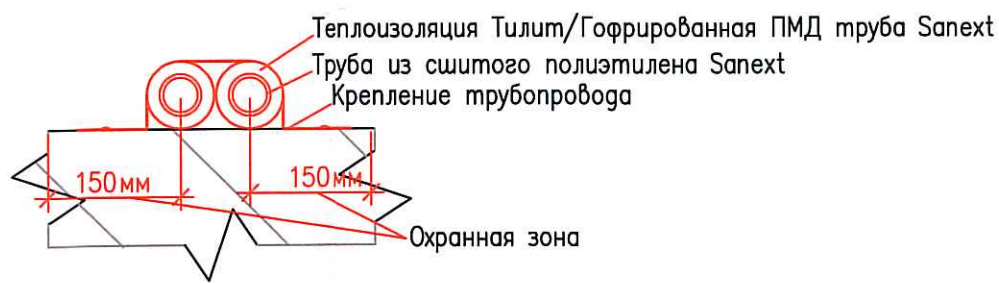


Исполнительная схема №53. Отопление.

План 4 этажа.

Секция 5.

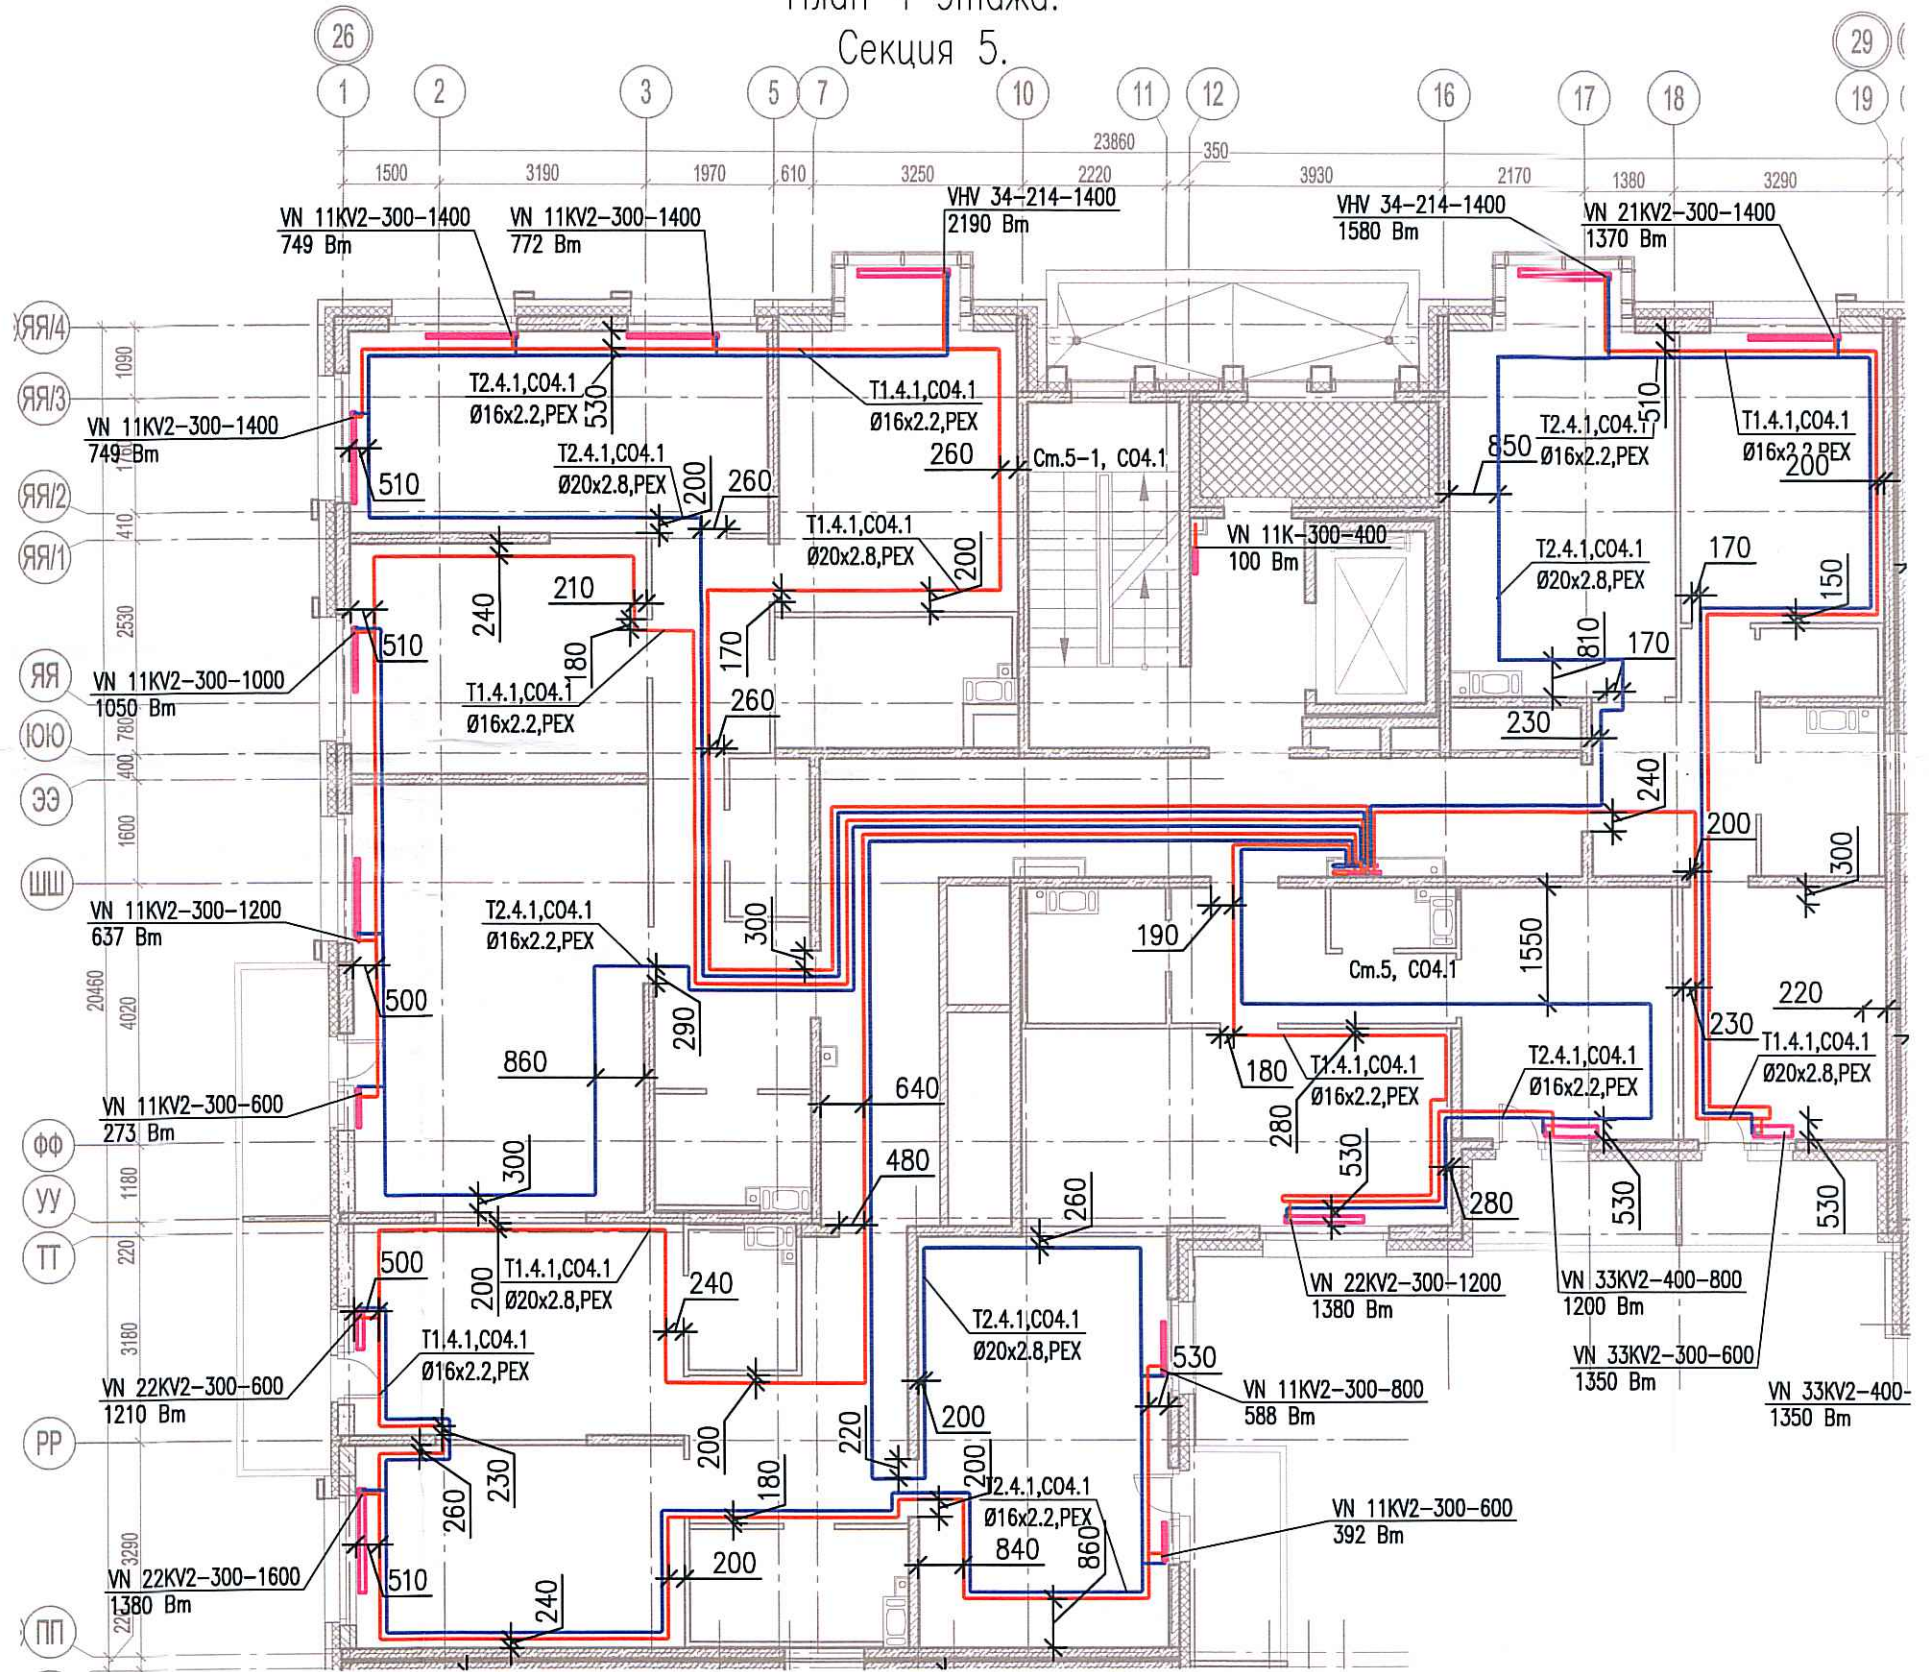

Согласовано

Взам. инв. №

Подпись и дата

Инв. № подл.

Изм.	Кол. уч.	Лист	№ док.	Подп.	Дата
Разраб.		Бабаев Р.И.			

03-2017-БС66-1-0В

Многоэтажная жилая застройка (жилой комплекс со встроенными помещениями, подземными автостоянками) по адресу: г. Санкт-Петербург, Большой Сампсониевский проспект (кад. номер участка 78:36:0005016:1309)

Корпус 4

Исполнительная схема №53. Отопление.
План 4 этажа.
Секция 5.

Стадия Лист Листов

ИД 462

ООО "ПСК"

Формат А3