
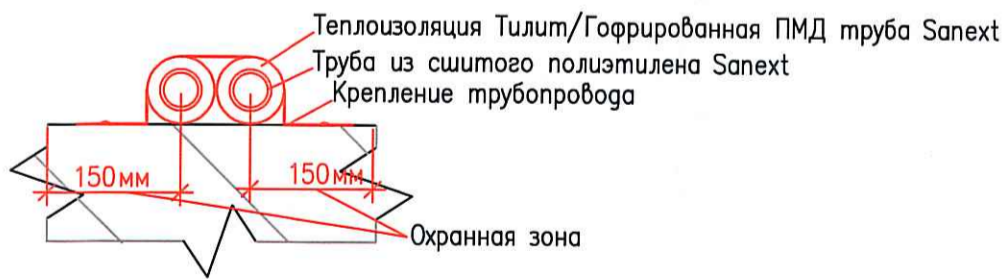


Исполнительная схема №55. Отопление.

План 6 этажа.

Секция 5.

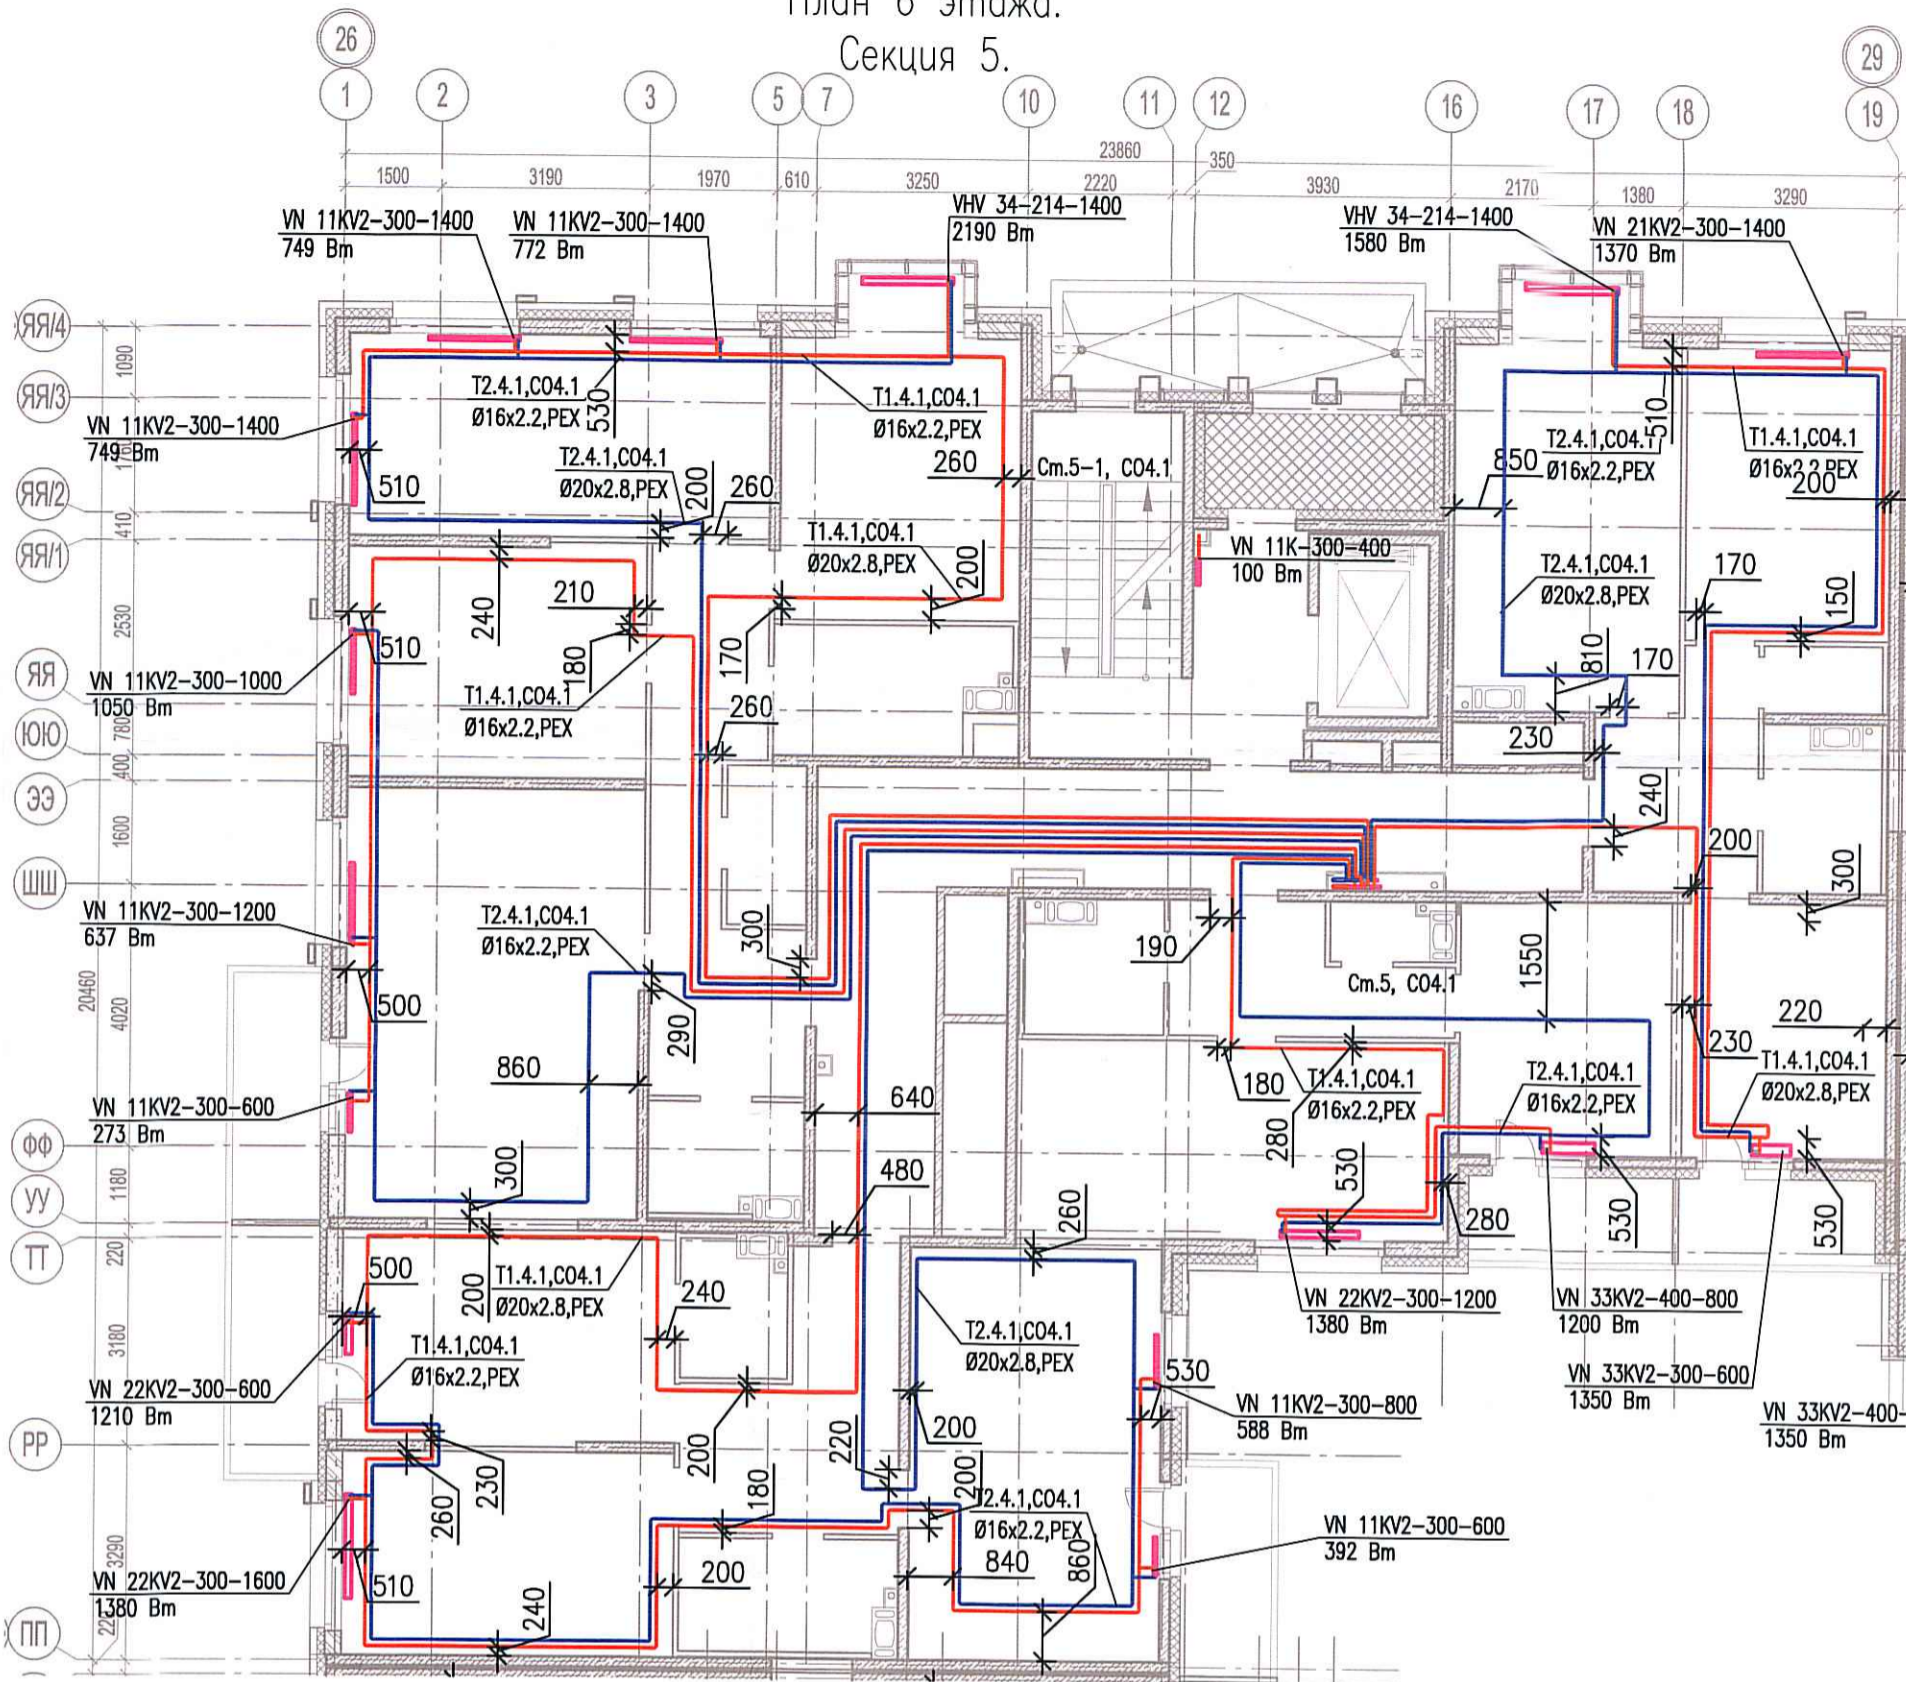

Согласовано			
Инв. № подл.	Подпись и дата	Взам. инв. №	

						03-2017-БС66-1-0В			
						Многоэтажная жилая застройка (жилой комплекс со встроенными помещениями, подземными автостоянками) по адресу: г. Санкт-Петербург, Большой Сампсониевский проспект (кад. номер участка 78:36:0005016:1309)			
Изм.	Кол. уч.	Лист	№ док.	Подп.	Дата	Корпус 4	Стадия	Лист	Листов
Разраб.			Бабаев Р.И.				ИД	460	
						Исполнительная схема №55. Отопление. План 6 этажа. Секция 5.		ООО "ПСК"	