
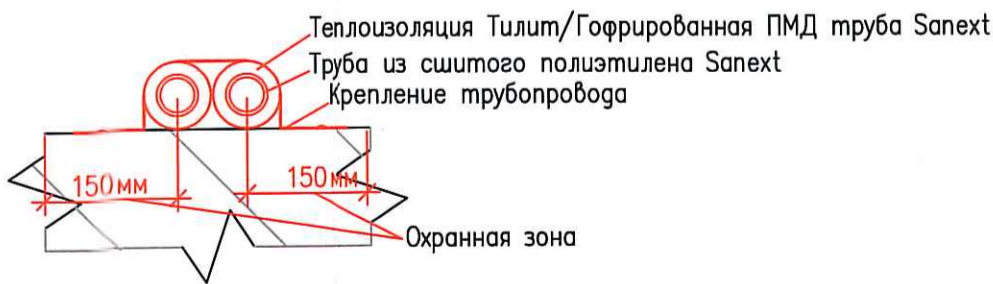


Исполнительная схема №58. Отопление.

План 9 этажа.

Секция 5.

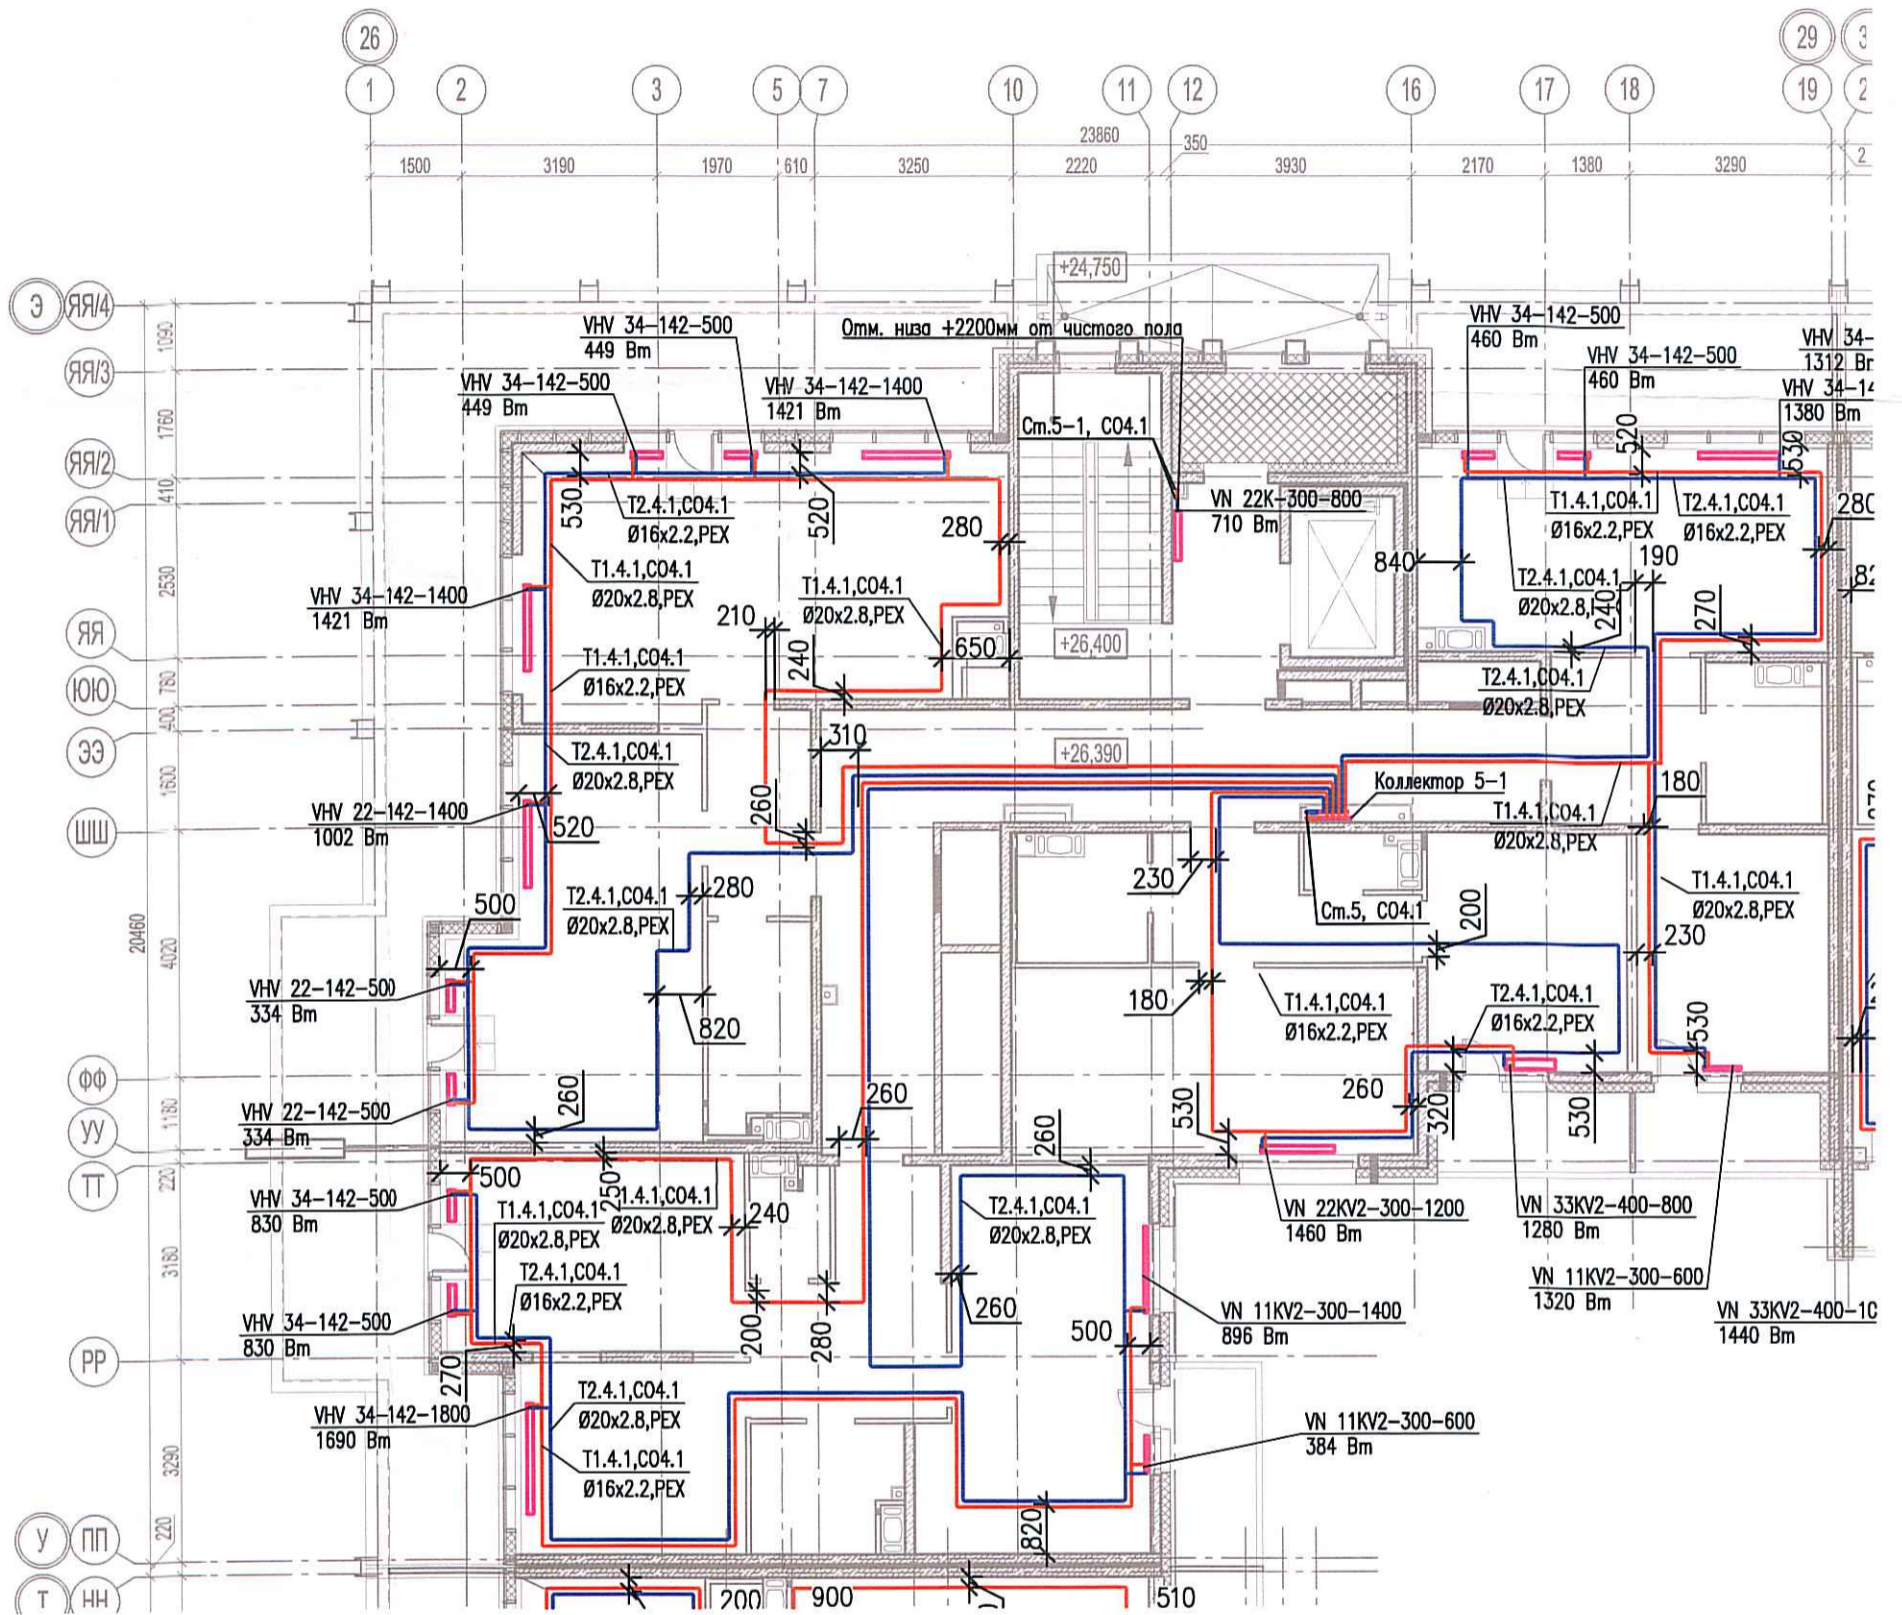

Согласовано

Взам. инв.

Подпись и дата

Инв. № подл.

Изм.	Кол. уч.	Лист	№ док.	Подп.	Дата
Разраб.	Бабаяев Р.И.				

03-2017-БС66-1-0В

Многоэтажная жилая застройка (жилой комплекс со встроенными помещениями, подземными автостоянками) по адресу: г. Санкт-Петербург, Большой Сампсониевский проспект (кад. номер участка 78:36:0005016:1309)

Корпус 4

Исполнительная схема №58. Отопление.  
План 9 этажа.  
Секция 5.

Стадия	Лист	Листов
ИД	1/1	

ООО "ПСК"

Формат А3