
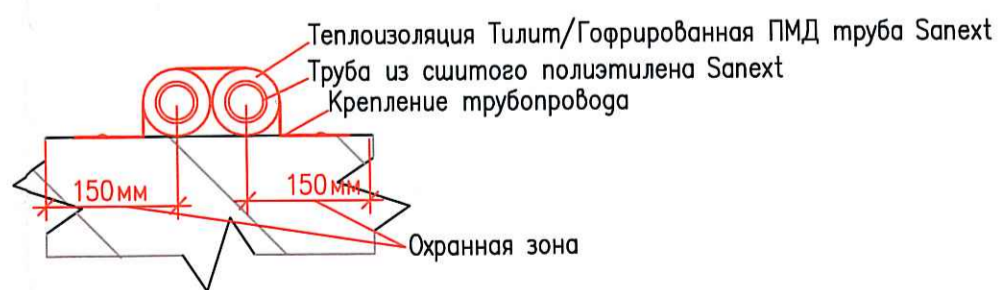


Исполнительная схема №59. Отопление.
План 1 этажа.
Секция 6.

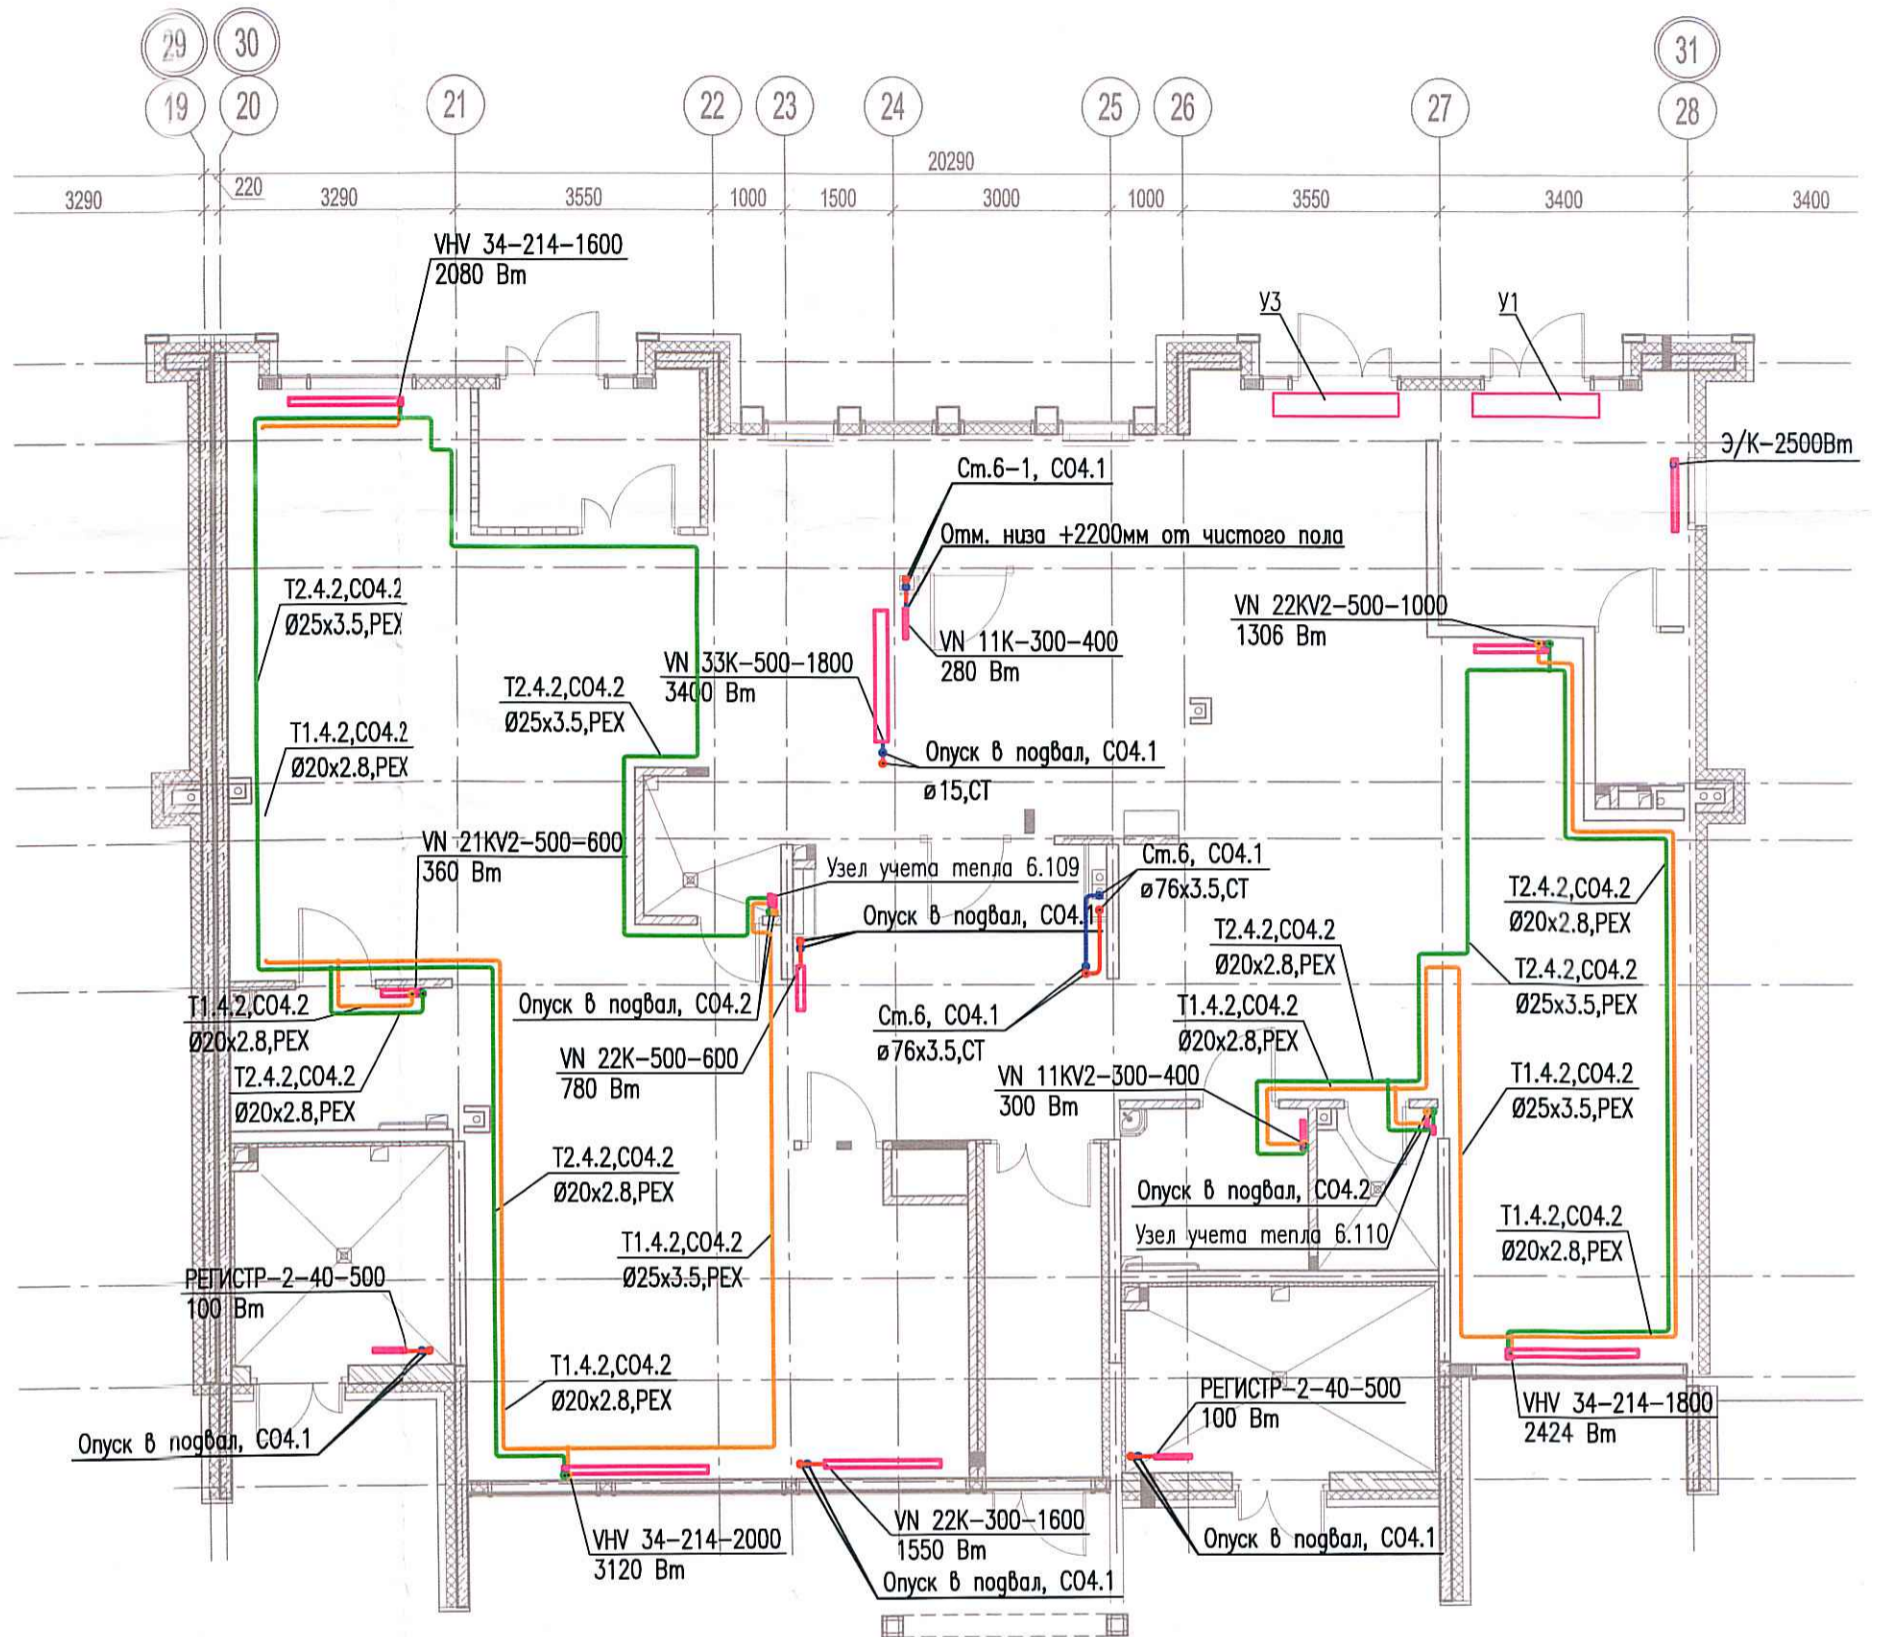

Согласовано	Взам. инв. №
	Инв. № подл.
Подпись и дата	

03-2017-БС66-1-0В					
Многоэтажная жилая застройка (жилой комплекс со встроенными помещениями, подземными автостоянками) по адресу: г. Санкт-Петербурга, Большой Сампсониевский проспект (кад. номер участка 78:36:0005016:1309)					
Изм.	Кол. уч.	Лист	№ док.	Подп.	Дата
Разраб.		Бабаев Р.И.			
Корпус 4				Стадия	Лист
Исполнительная схема №59. Отопление. План 1 этажа. Секция 6.				ИД	Листов
				000 "ПСК"	
Формат А3					