
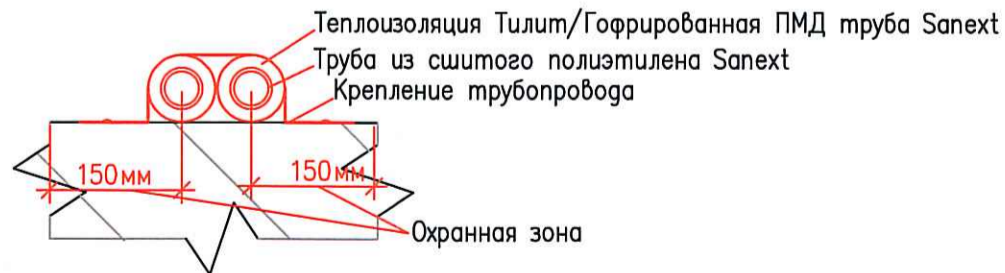


Исполнительная схема №60. Отопление.

План 2 этажа.

Секция 6.

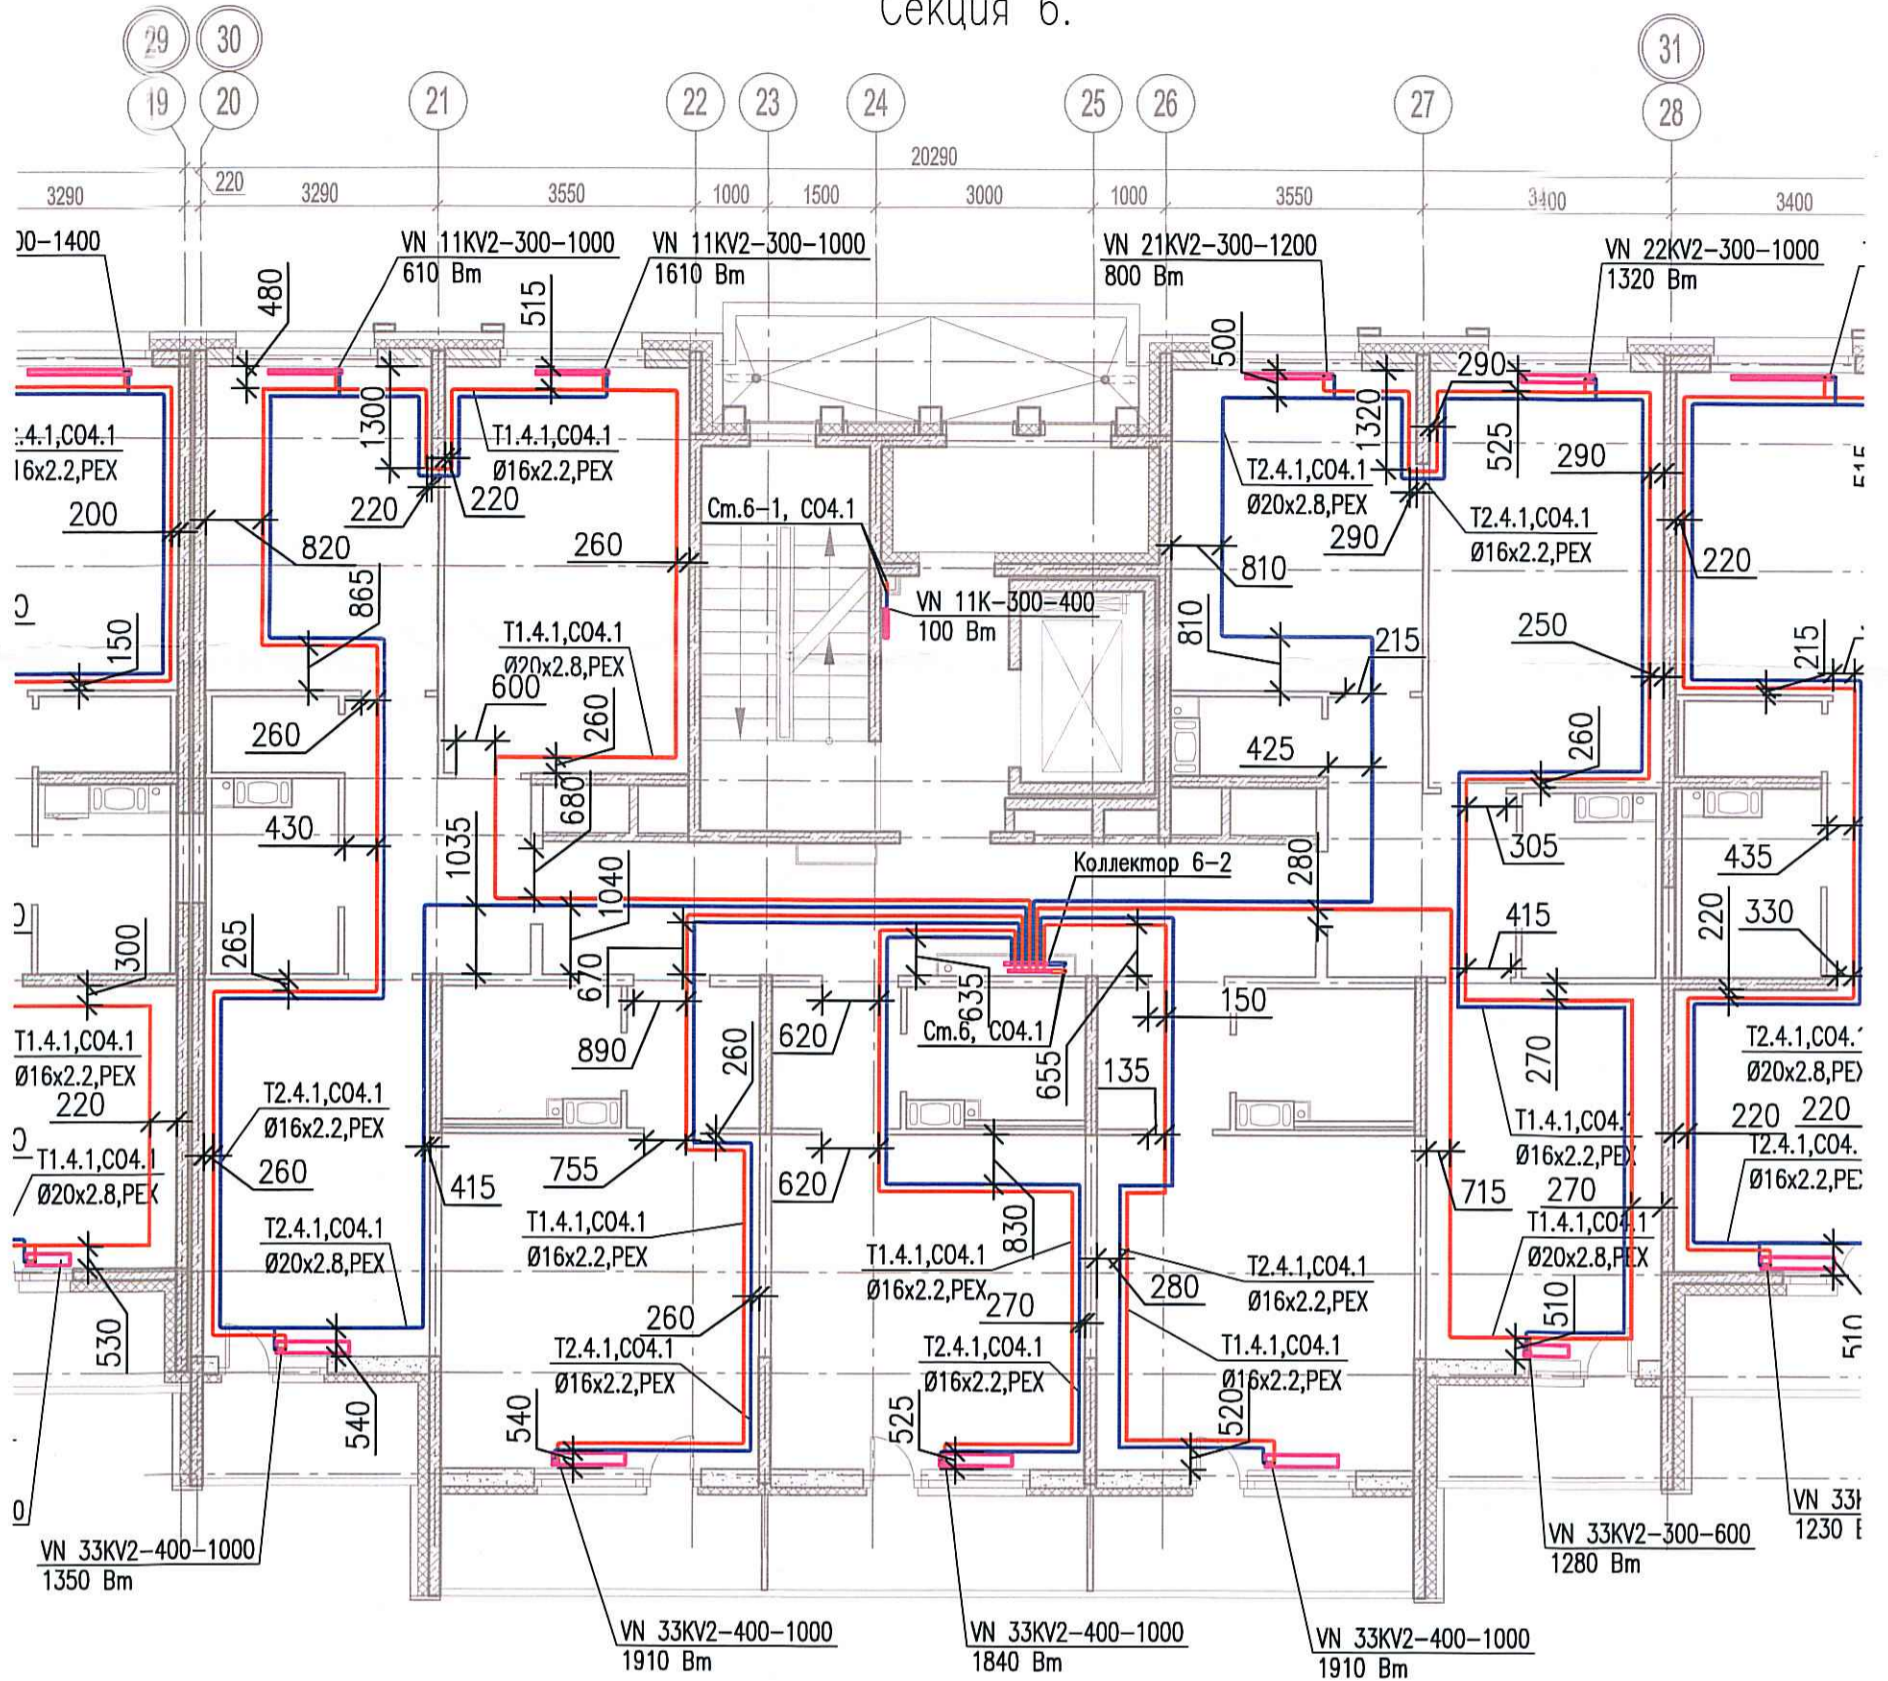

Согласовано	
Инв. № подл.	
Подпись и дата	
Взам. инв. №	

03-2017-БС66-1-0В					
Многоэтажная жилая застройка (жилой комплекс со встроенными помещениями, подземными автостоянками) по адресу: г. Санкт-Петербург, Большой Сампсониевский проспект (кад. номер участка 78:36:0005016:1309)					
Изм.	Кол. уч.	Лист	№ док.	Подп.	Дата
Разроб.	Бабеев Р.И.				
Корпус 4				Стадия	Лист
				ИД	469
Исполнительная схема №60. Отопление. План 2 этажа. Секция 6.				000 "ПСК"	