
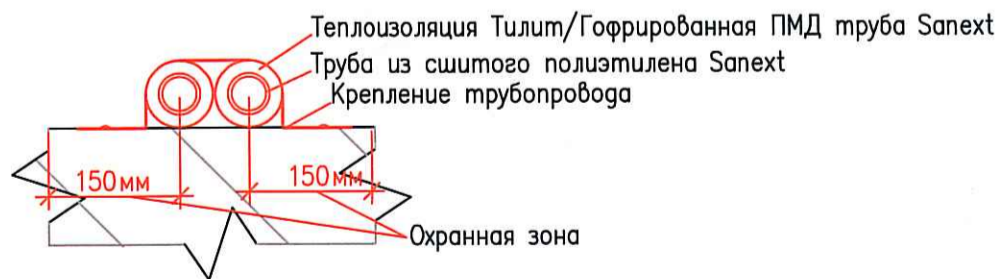


Исполнительная схема №74. Отопление.  
План 7 этажа.  
Секция 7.

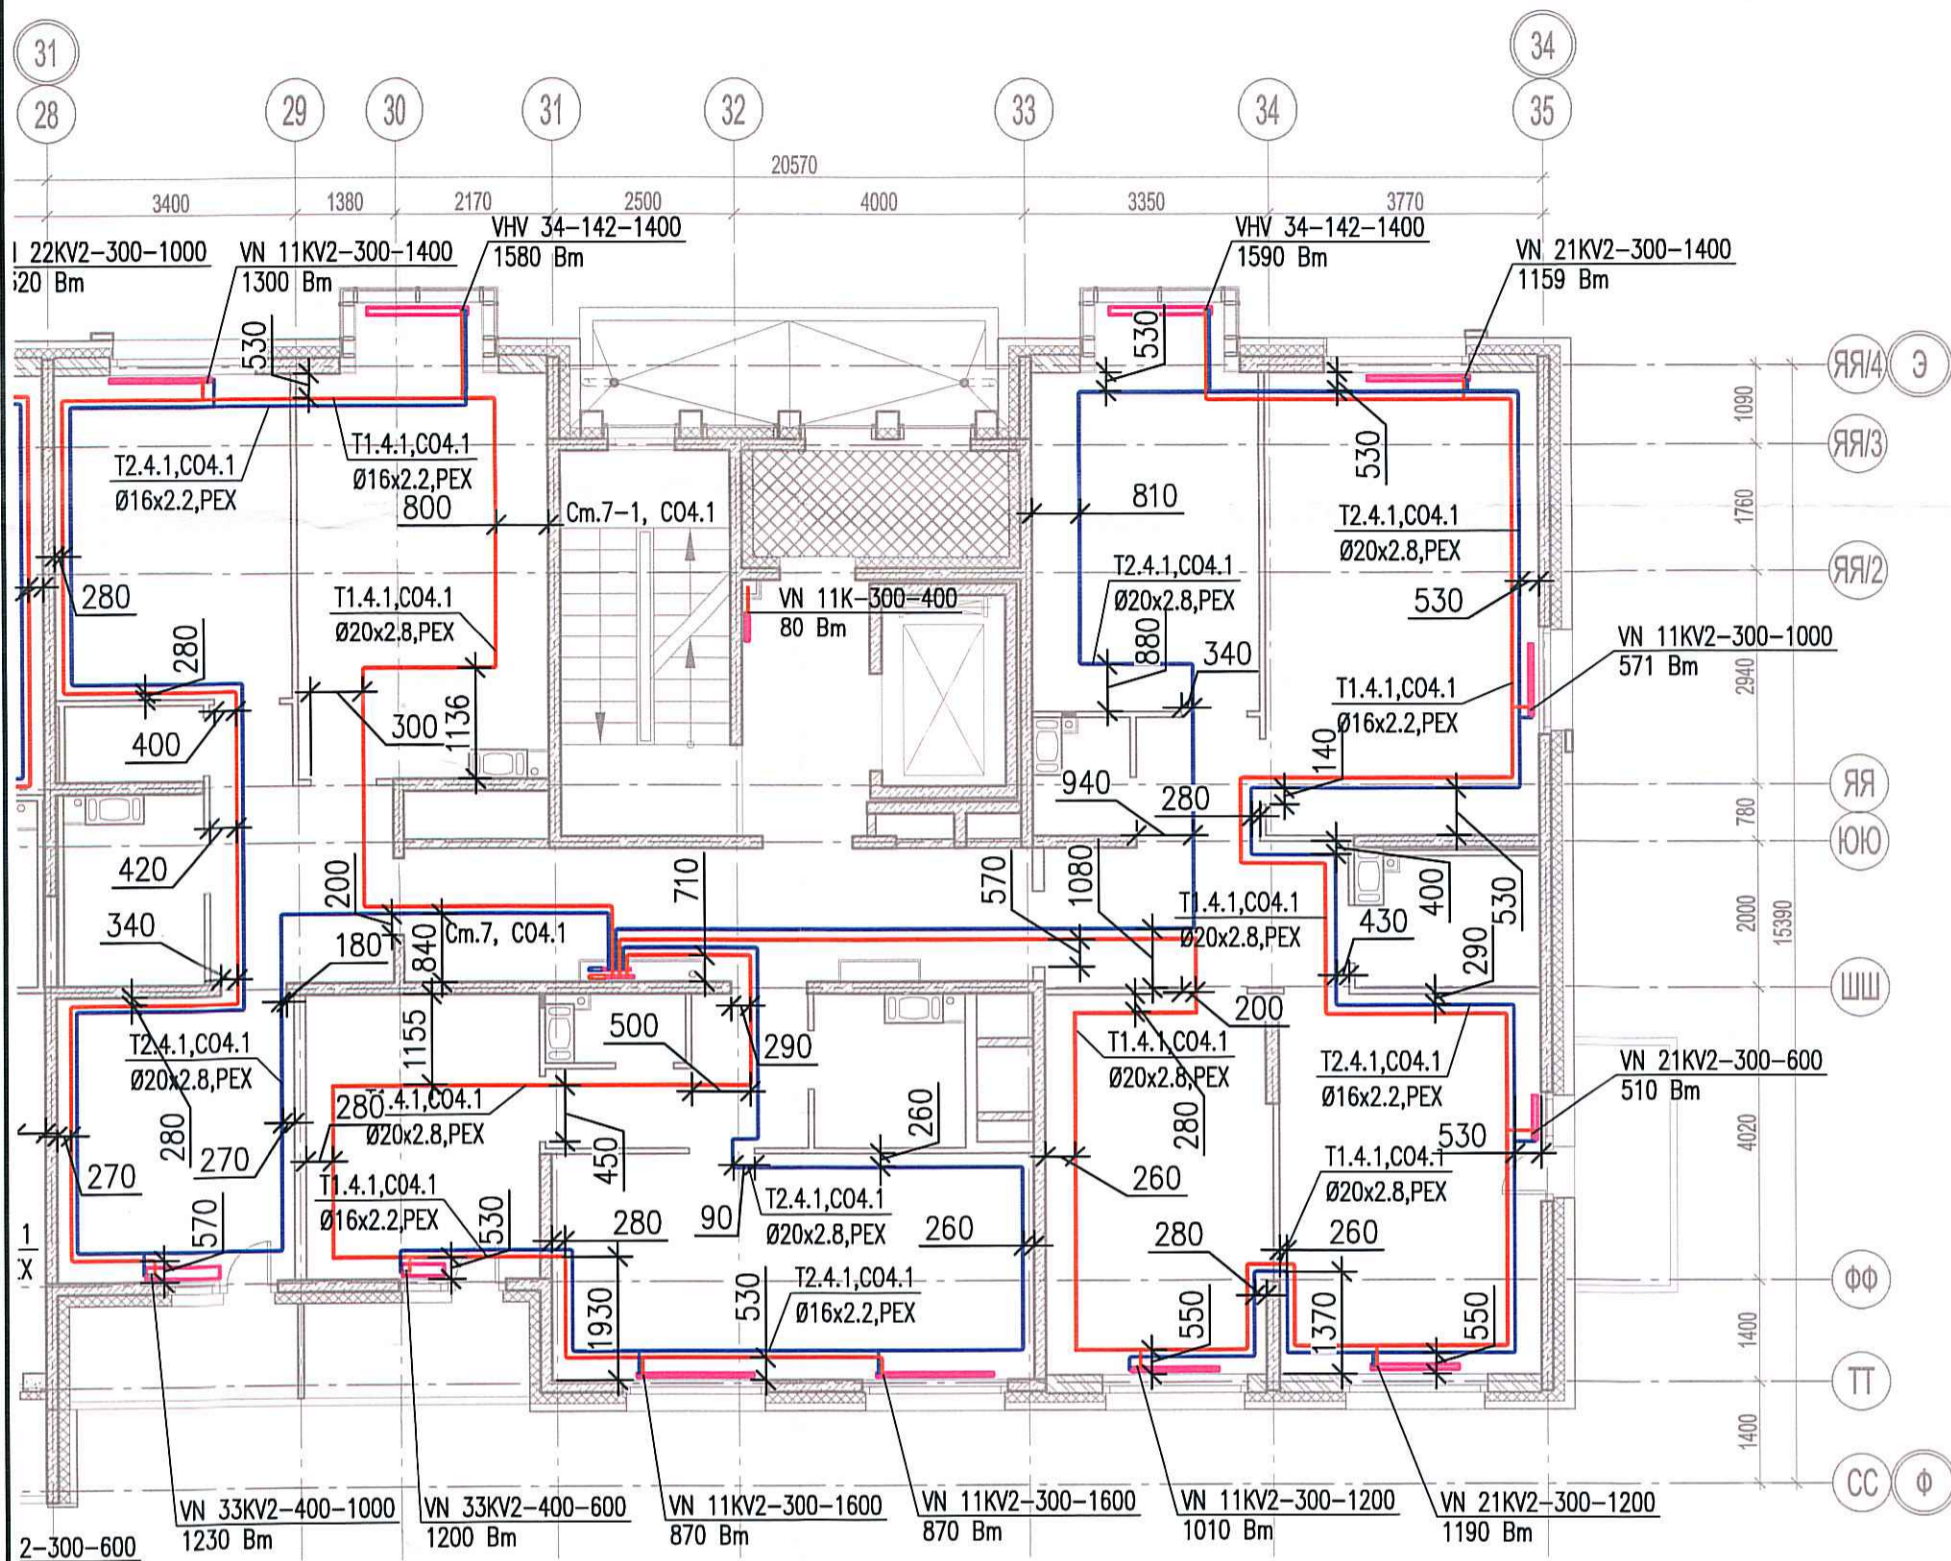

Г. согласовано

Инв. № подл. Подпись и дата. Взам. инв. №

Изм.	Кол. уч.	Лист	№ док.	Подп.	Дата
Разраб.			Бабаев Р.И.		

03-2017-БС66-1-0В					
Многоэтажная жилая застройка (жилой комплекс со встроенными помещениями, подземными автостоянками) по адресу: г. Санкт-Петербург, Большой Сампсониевский проспект (кад. номер участка 78:36:0005016:1309)					
Корпус 4			Стадия	Лист	Листов
			ИД	489	
Исполнительная схема №74. Отопление. План 7 этажа. Секция 7.			ООО "ПСК"		

Формат А3