
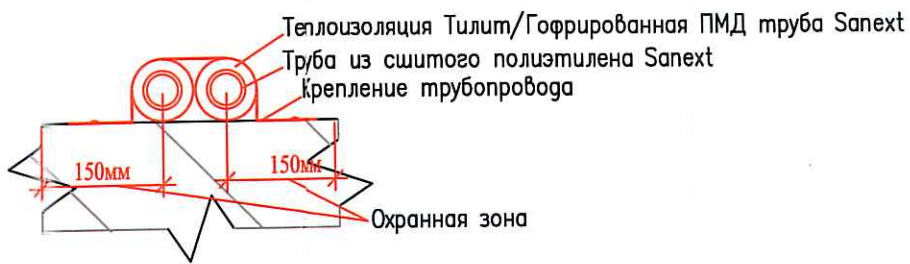


Исполнительная схема №32. Водоснабжение.

План 2 этажа.

Секция 3.

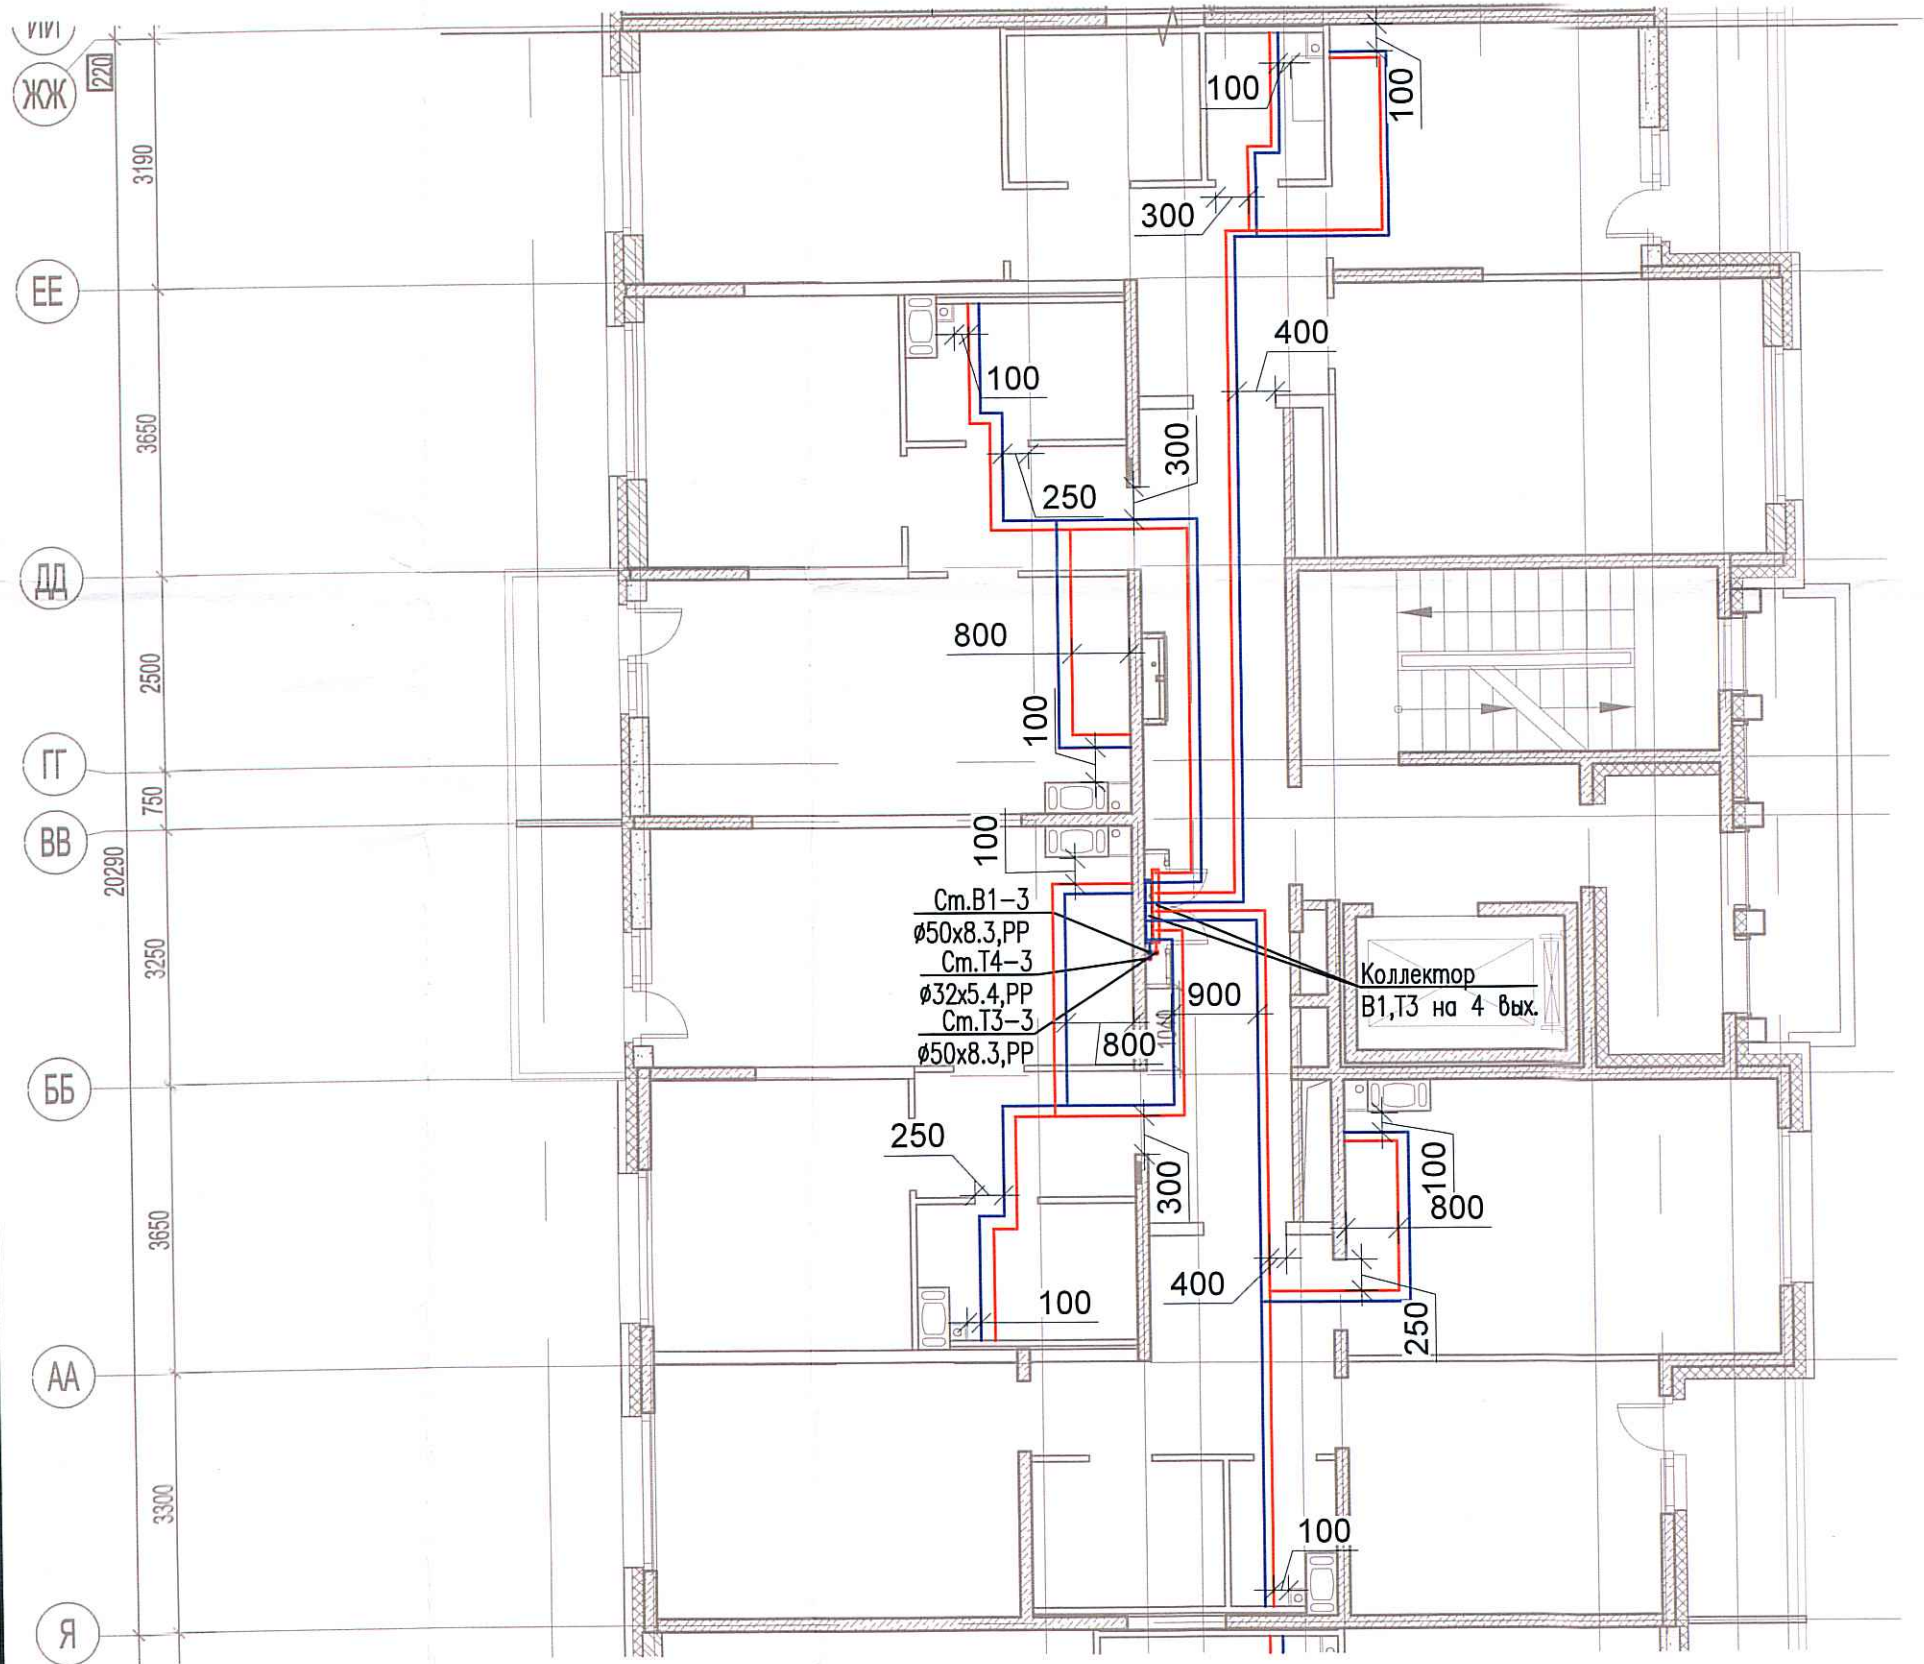

С	асовано				
Инв. № подл.	Подпись и дата	Взам. инв. №			

						03-2017-БС66-5-ВК			
						Многоэтажная жилая застройка (жилой комплекс со встроенными помещениями, подземными автостоянками) по адресу: г. Санкт-Петербург, Большой Сампсониевский проспект (каг. номер участка 78:36:0005016:1309)			
Изм.	Кол. уч.	Лист	№ док.	Др. др.	Дата	Корпус 5	Стадия	Лист	Листов
Разраб.			Бабаев Р.И.				ИД	616	
						Исполнительная схема №32. Водоснабжение. План 2 этажа. Секция 3.		ООО "ПСК"	