
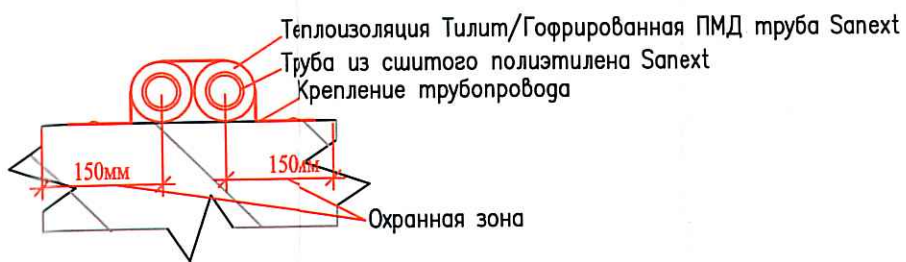


Исполнительная схема №35. Водоснабжение.

План 5 этажа.

Секция 3.

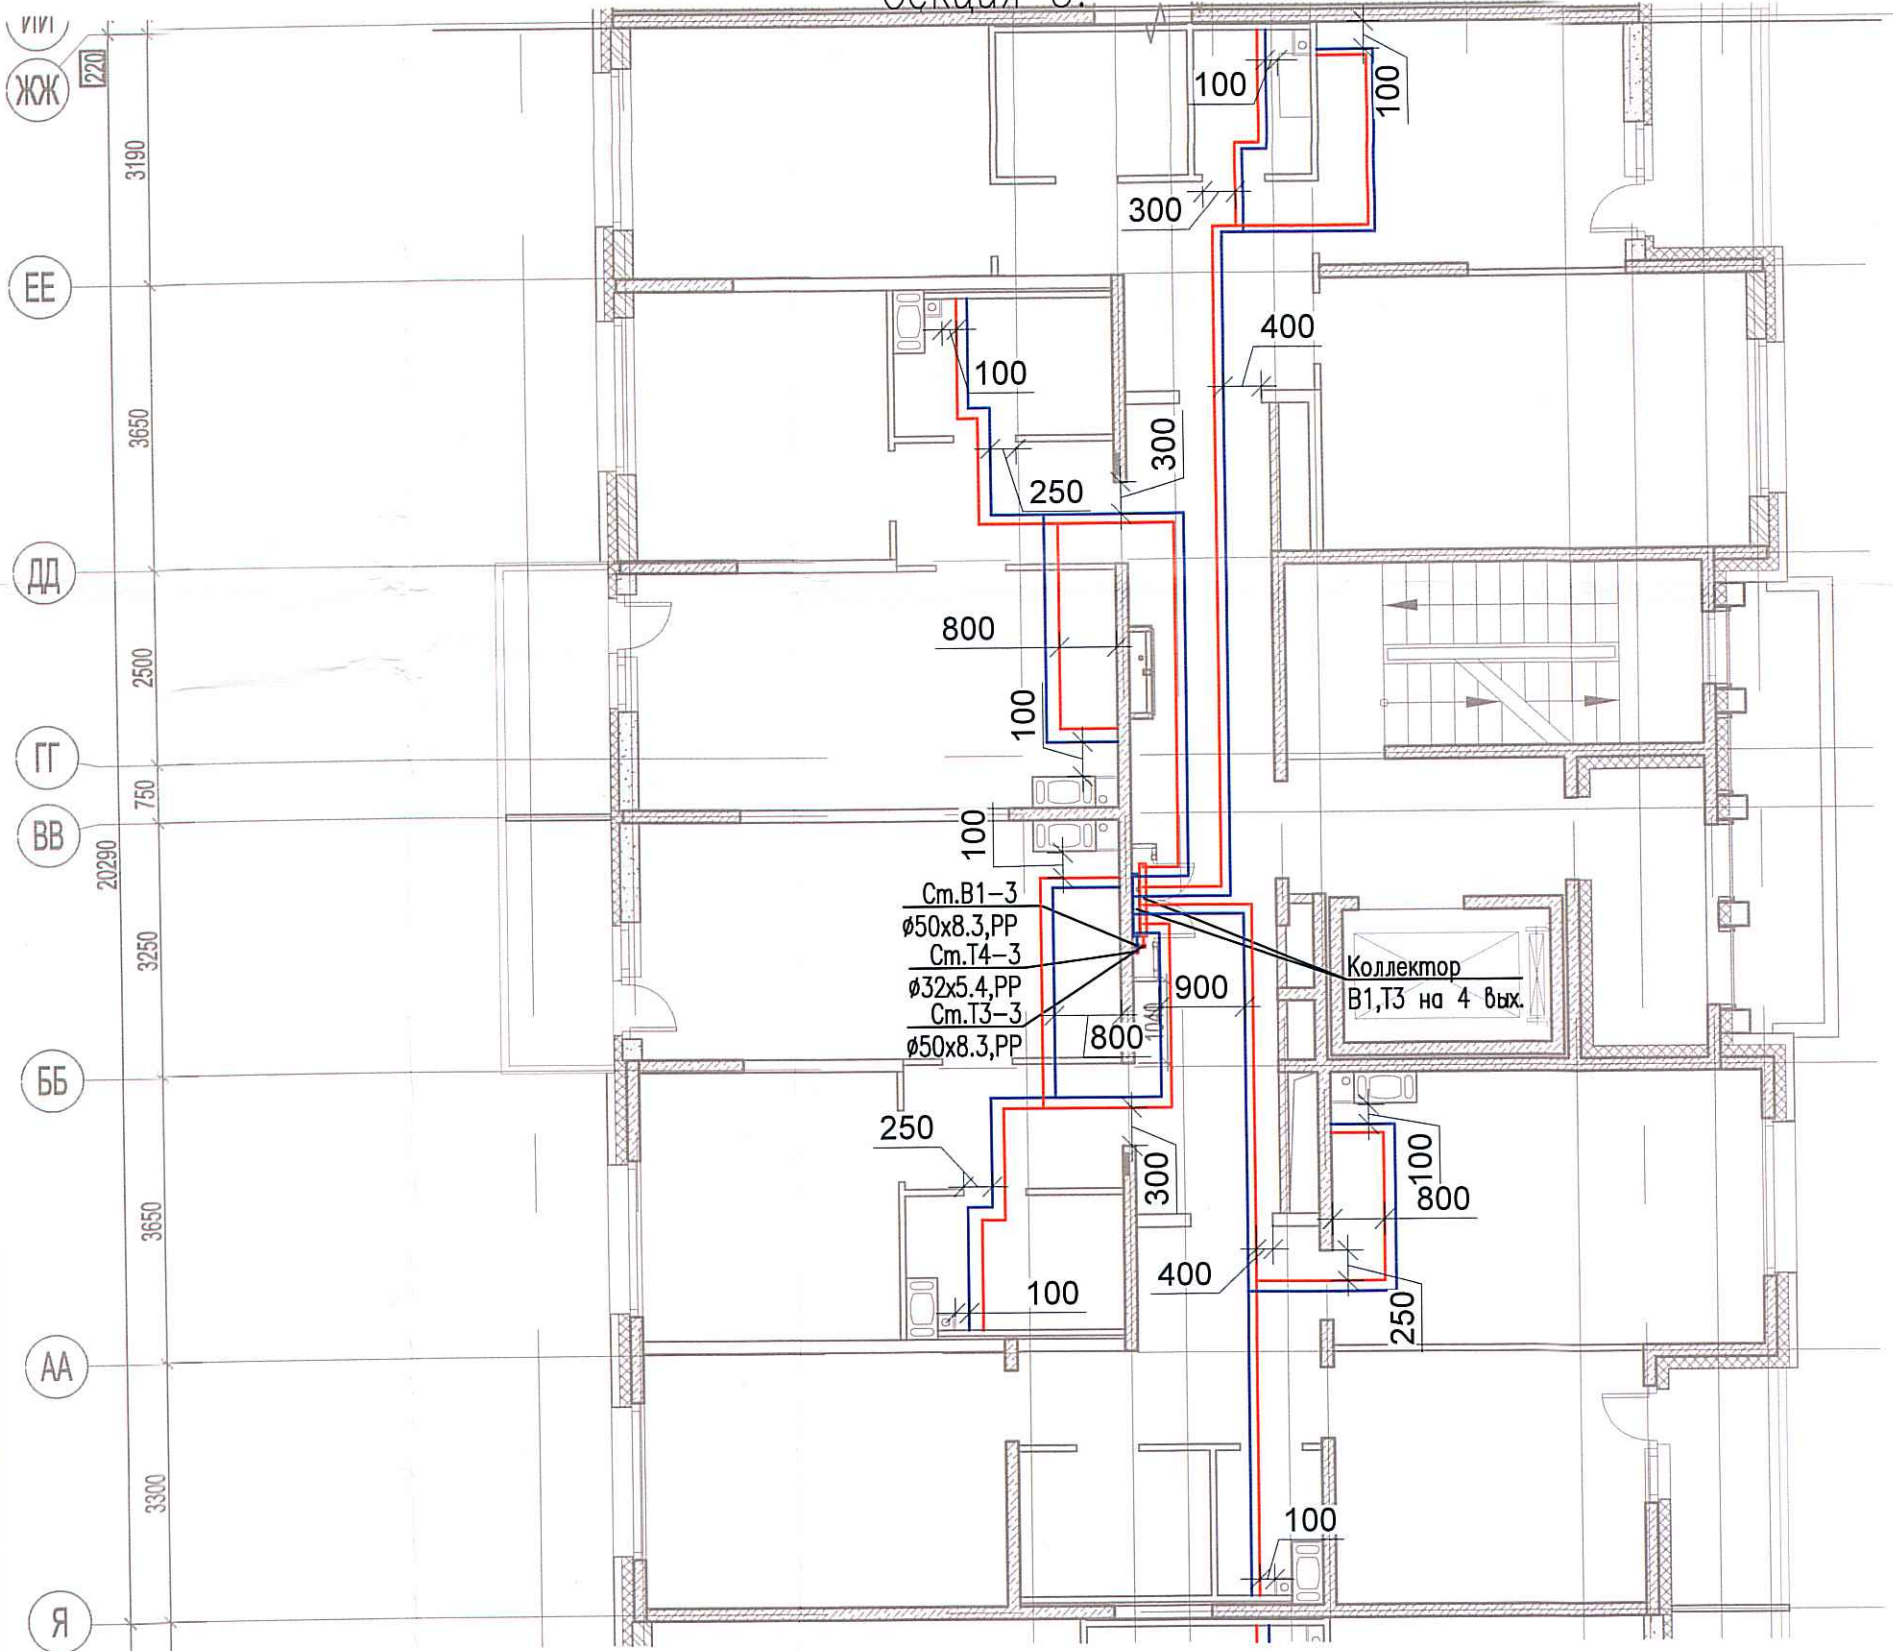

Согласовано

Взам. инв. №

Подпись и дата

Инв. № подл.

03-2017-БС66-5-ВК					
Многоэтажная жилая застройка (жилой комплекс со встроенными помещениями, подземными автостоянками) по адресу: г. Санкт-Петербург, Большой Сампсониевский проспект (кад. номер участка 78:36:0005016:1309)					
Изм.	Кол. уч.	Лист	№ док.	Подп.	Дата
Разраб.			Бабеев Р.И.		
Корпус 5				Стадия	Лист
Исполнительная схема №35. Водоснабжение. План 5 этажа. Секция 3.				ИД	619
				000 "ПСК"	