


Исполнительная схема №16. Водоснабжение.


План 4 этажа.

Секция 1.

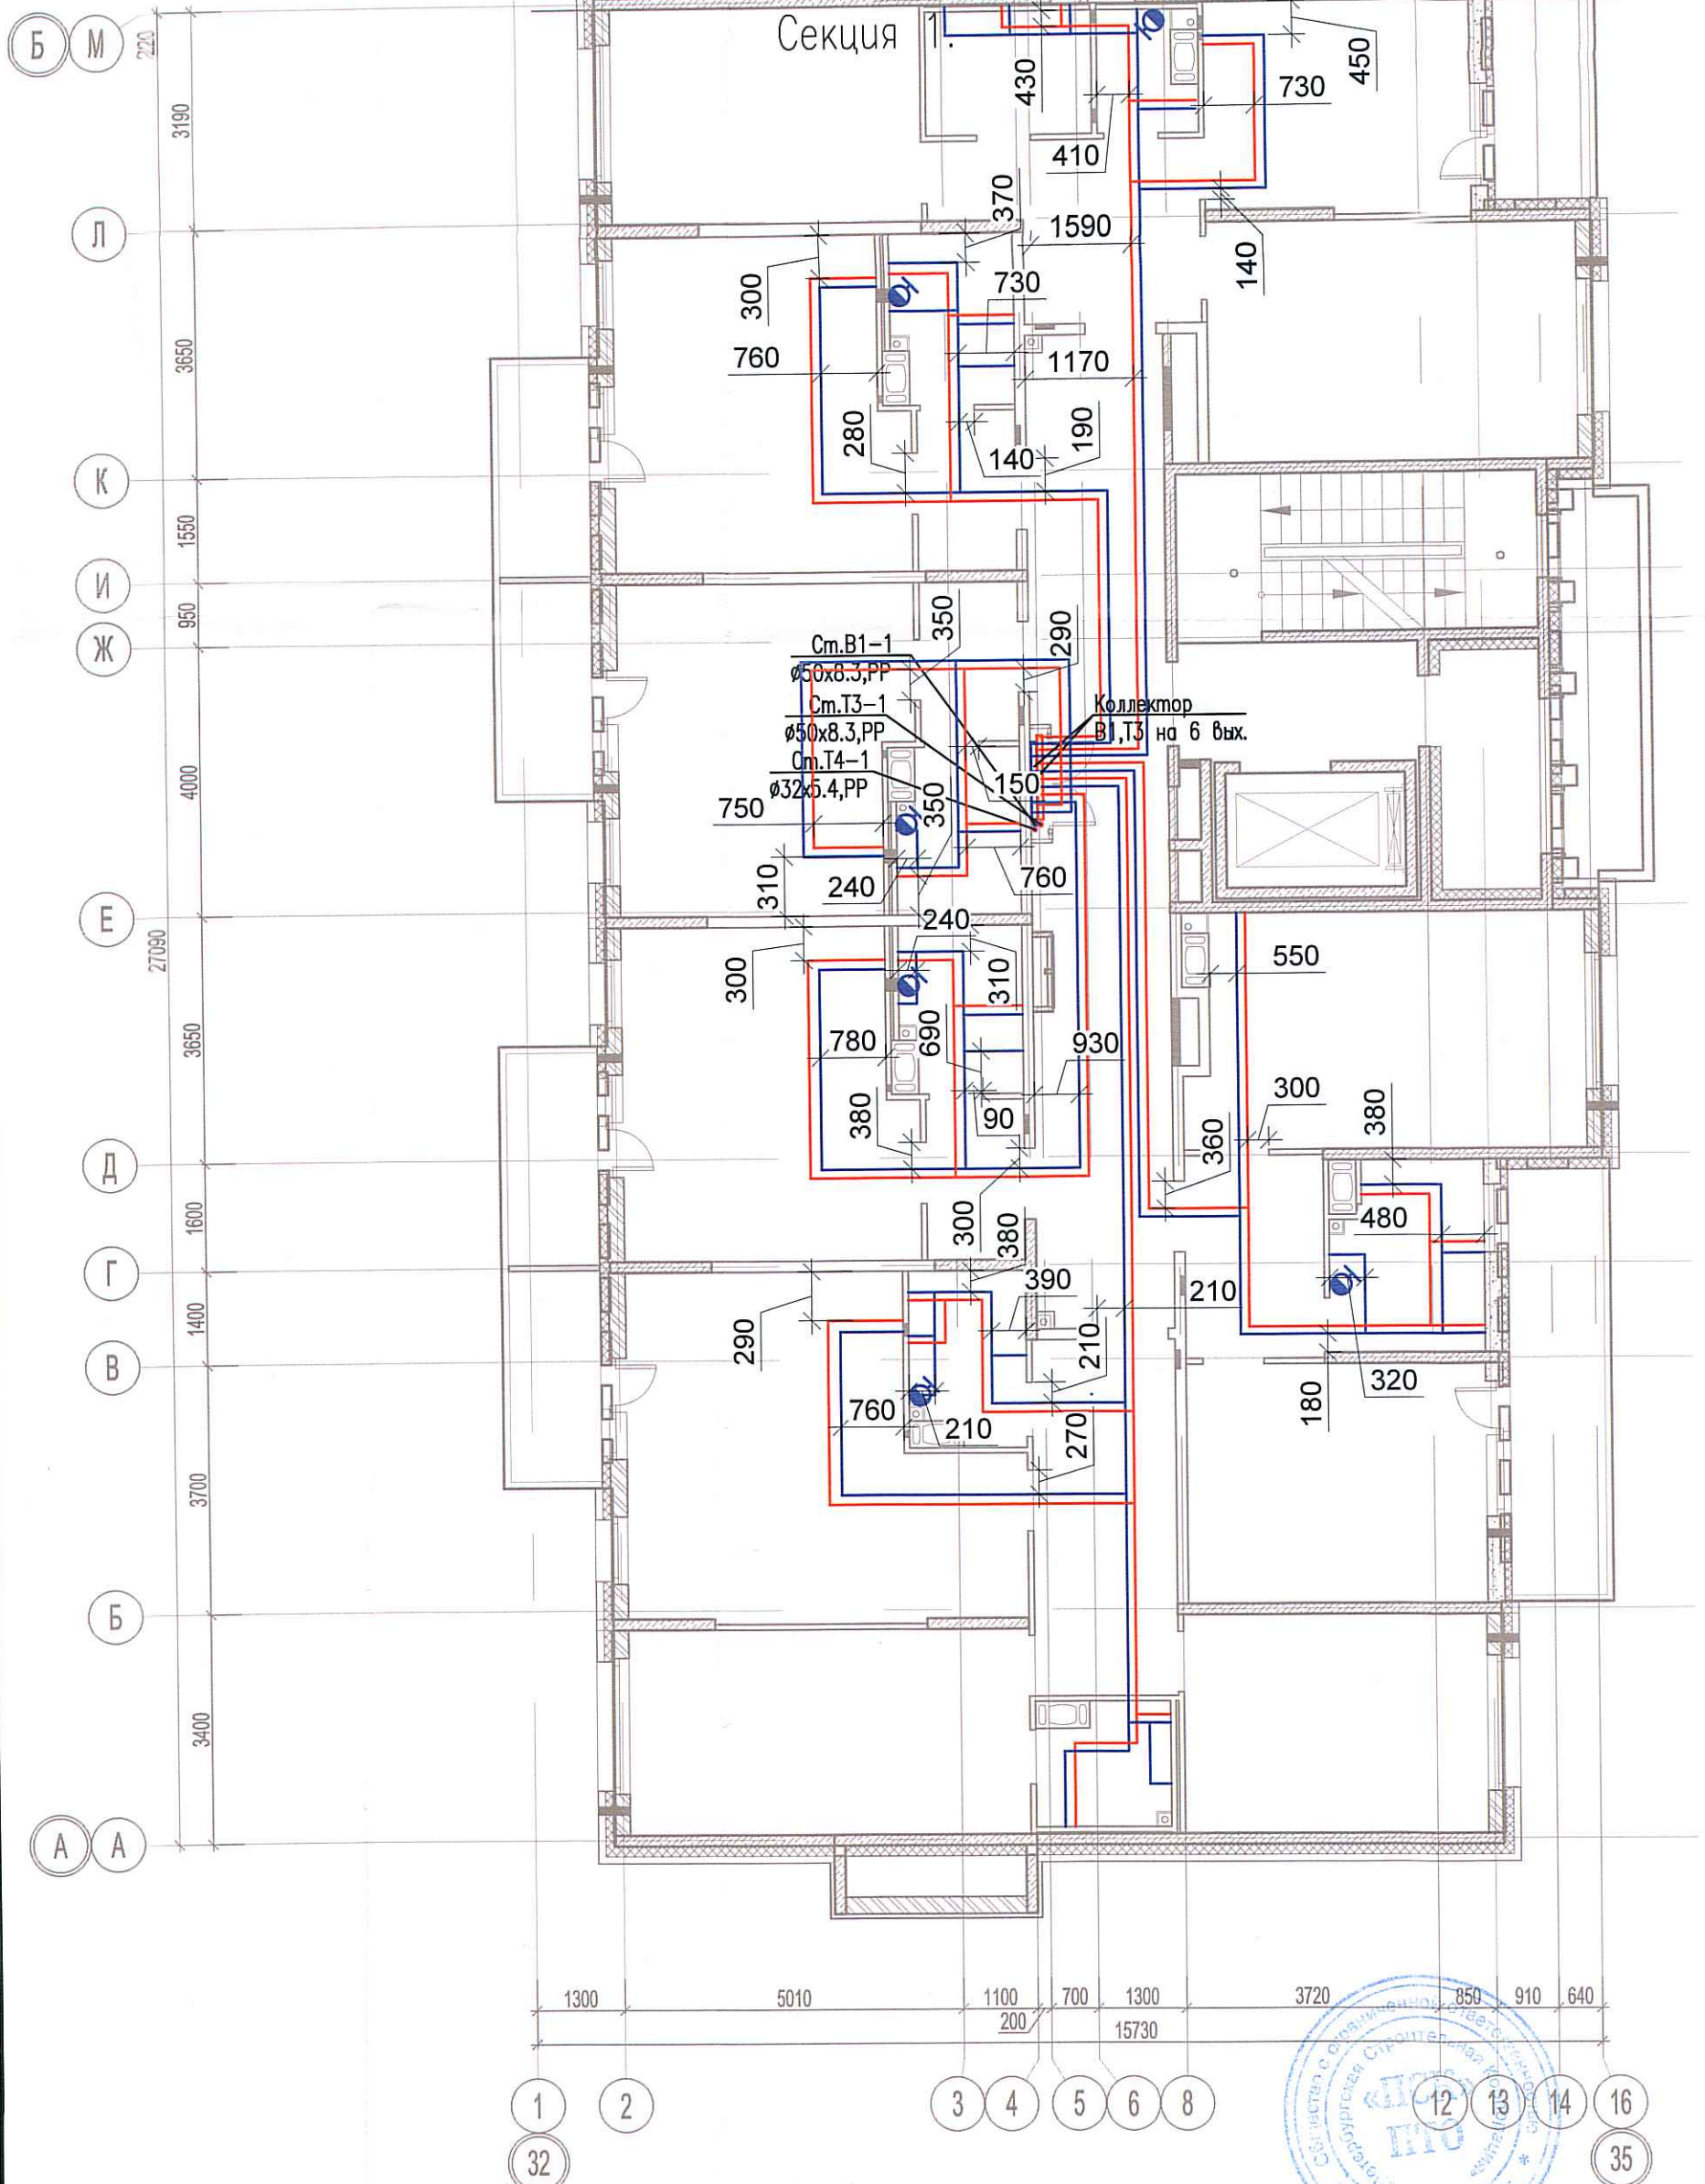

Согласовано

Инв. № подл.	Подпись и дата	Взам. инв. №

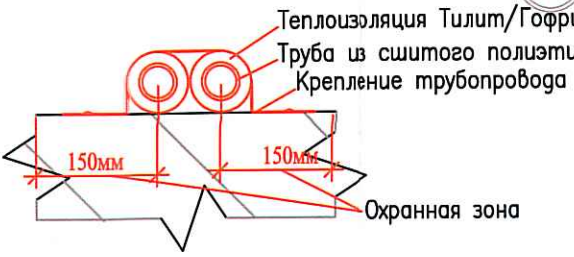

03-2017-БС66-5-ВК					
Многоэтажная жилая застройка (жилой комплекс со встроенными помещениями, подземными автостоянками) по адресу: г. Санкт-Петербург, Большой Сампсониевский проспект (кад. номер участка 78:36:0005016:1309)					
Изм.	Кол. уч.	Лист	№ док.	Подл.	Дата
Разраб.	Бабаяев Р.И.				
Корпус 5				Стадия	Лист
Исполнительная схема №16. Водоснабжение. План 4 этажа. Секция 1.				ИД	600
				000 "ПСК"	