
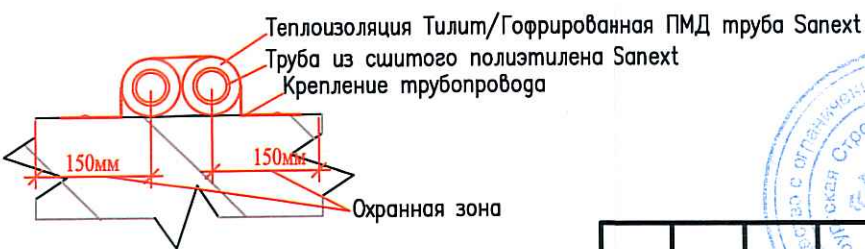


Исполнительная схема №22. Водоснабжение.
 План 1 этажа.
 Секция 2.

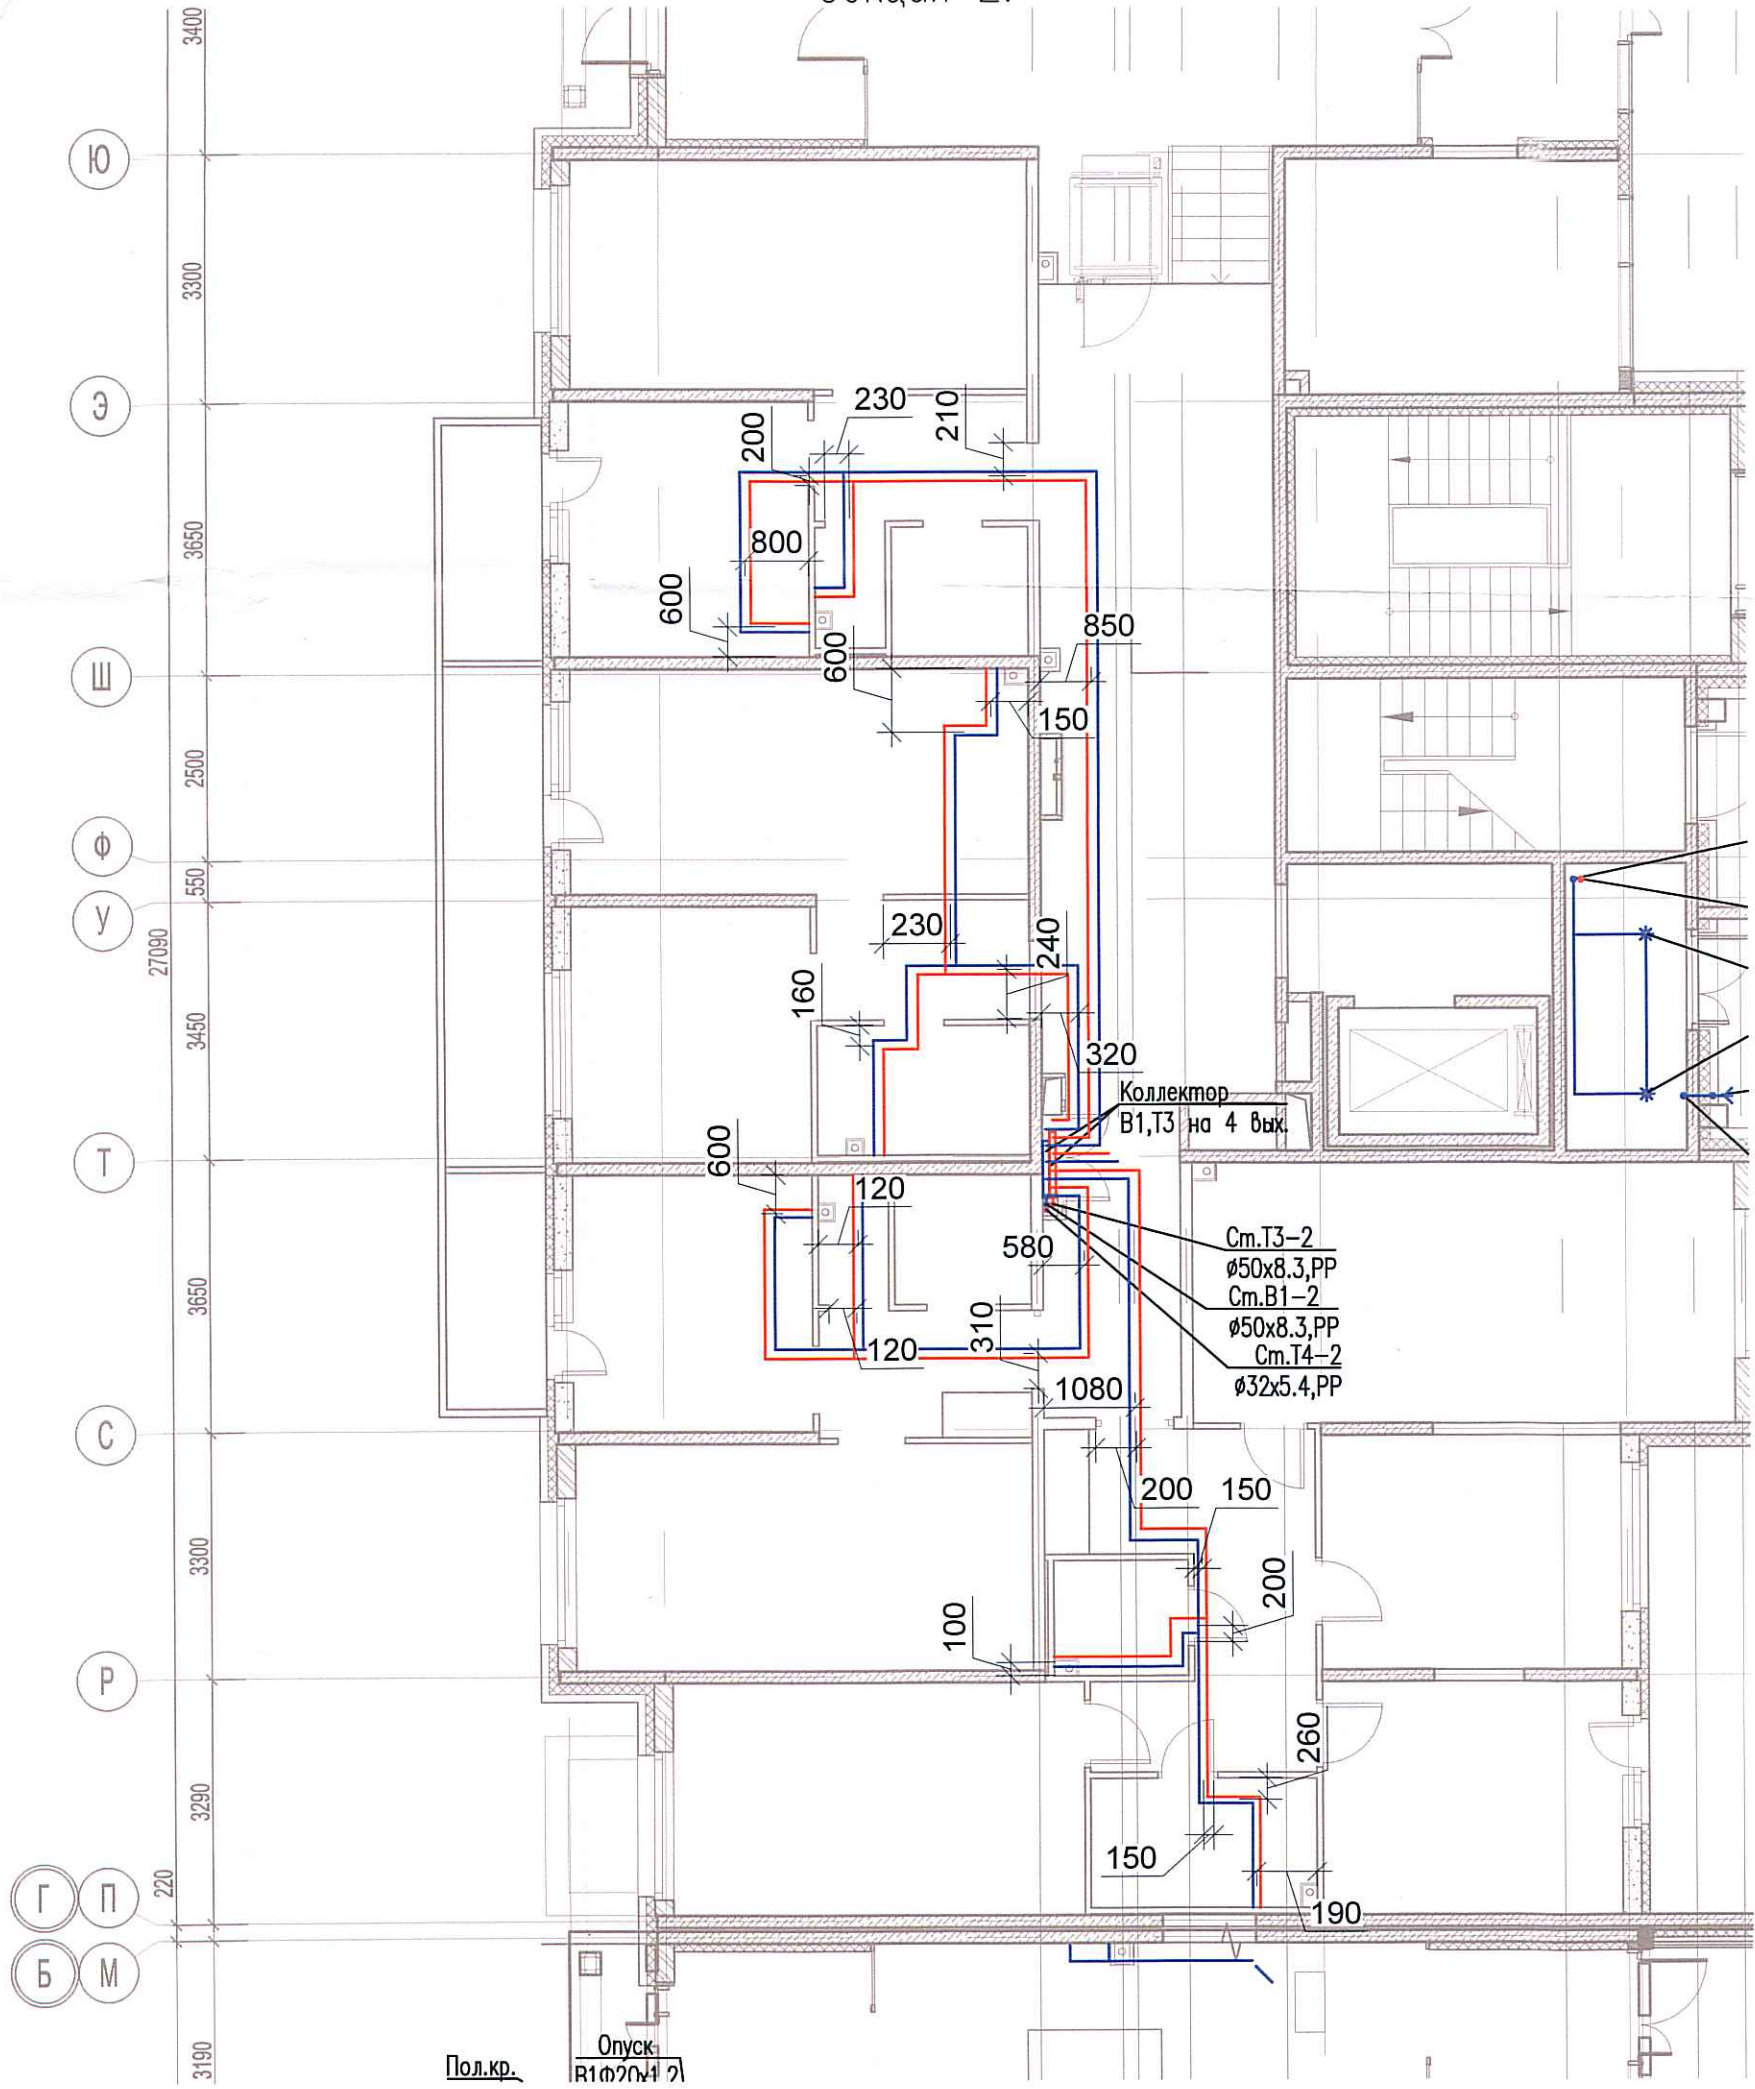

Согласовано	
Инв. № подл.	
Подпись и дата	
Взам. инв. №	

Изм.	Кол. уч.	Лист	№ док.	Пробл.	Дата
Разраб.			Бабаев Р.И.		

03-2017-БС66-5-ВК		
Многоэтажная жилая застройка (жилой комплекс со встроенными помещениями, подземными автостоянками) по адресу: г. Санкт-Петербурга, Большой Сампсониевский проспект (кад. номер участка 78:36:0005016:1309)		
Корпус 5	Стадия	Лист
Исполнительная схема №22. Водоснабжение. План 1 этажа. Секция 2.	ИД	Листов
	000 "ПСК"	