
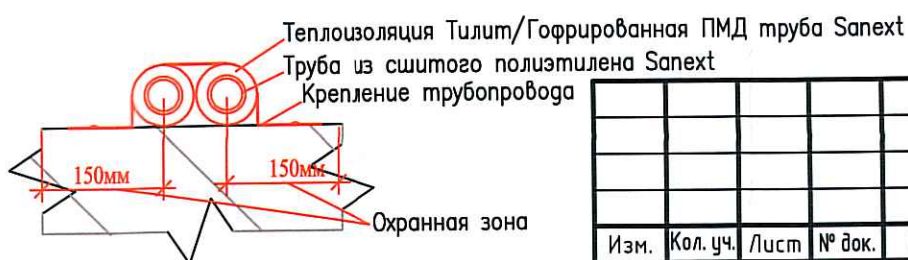


Исполнительная схема №25. Водоснабжение.

План 4 этажа.

Секция 2.

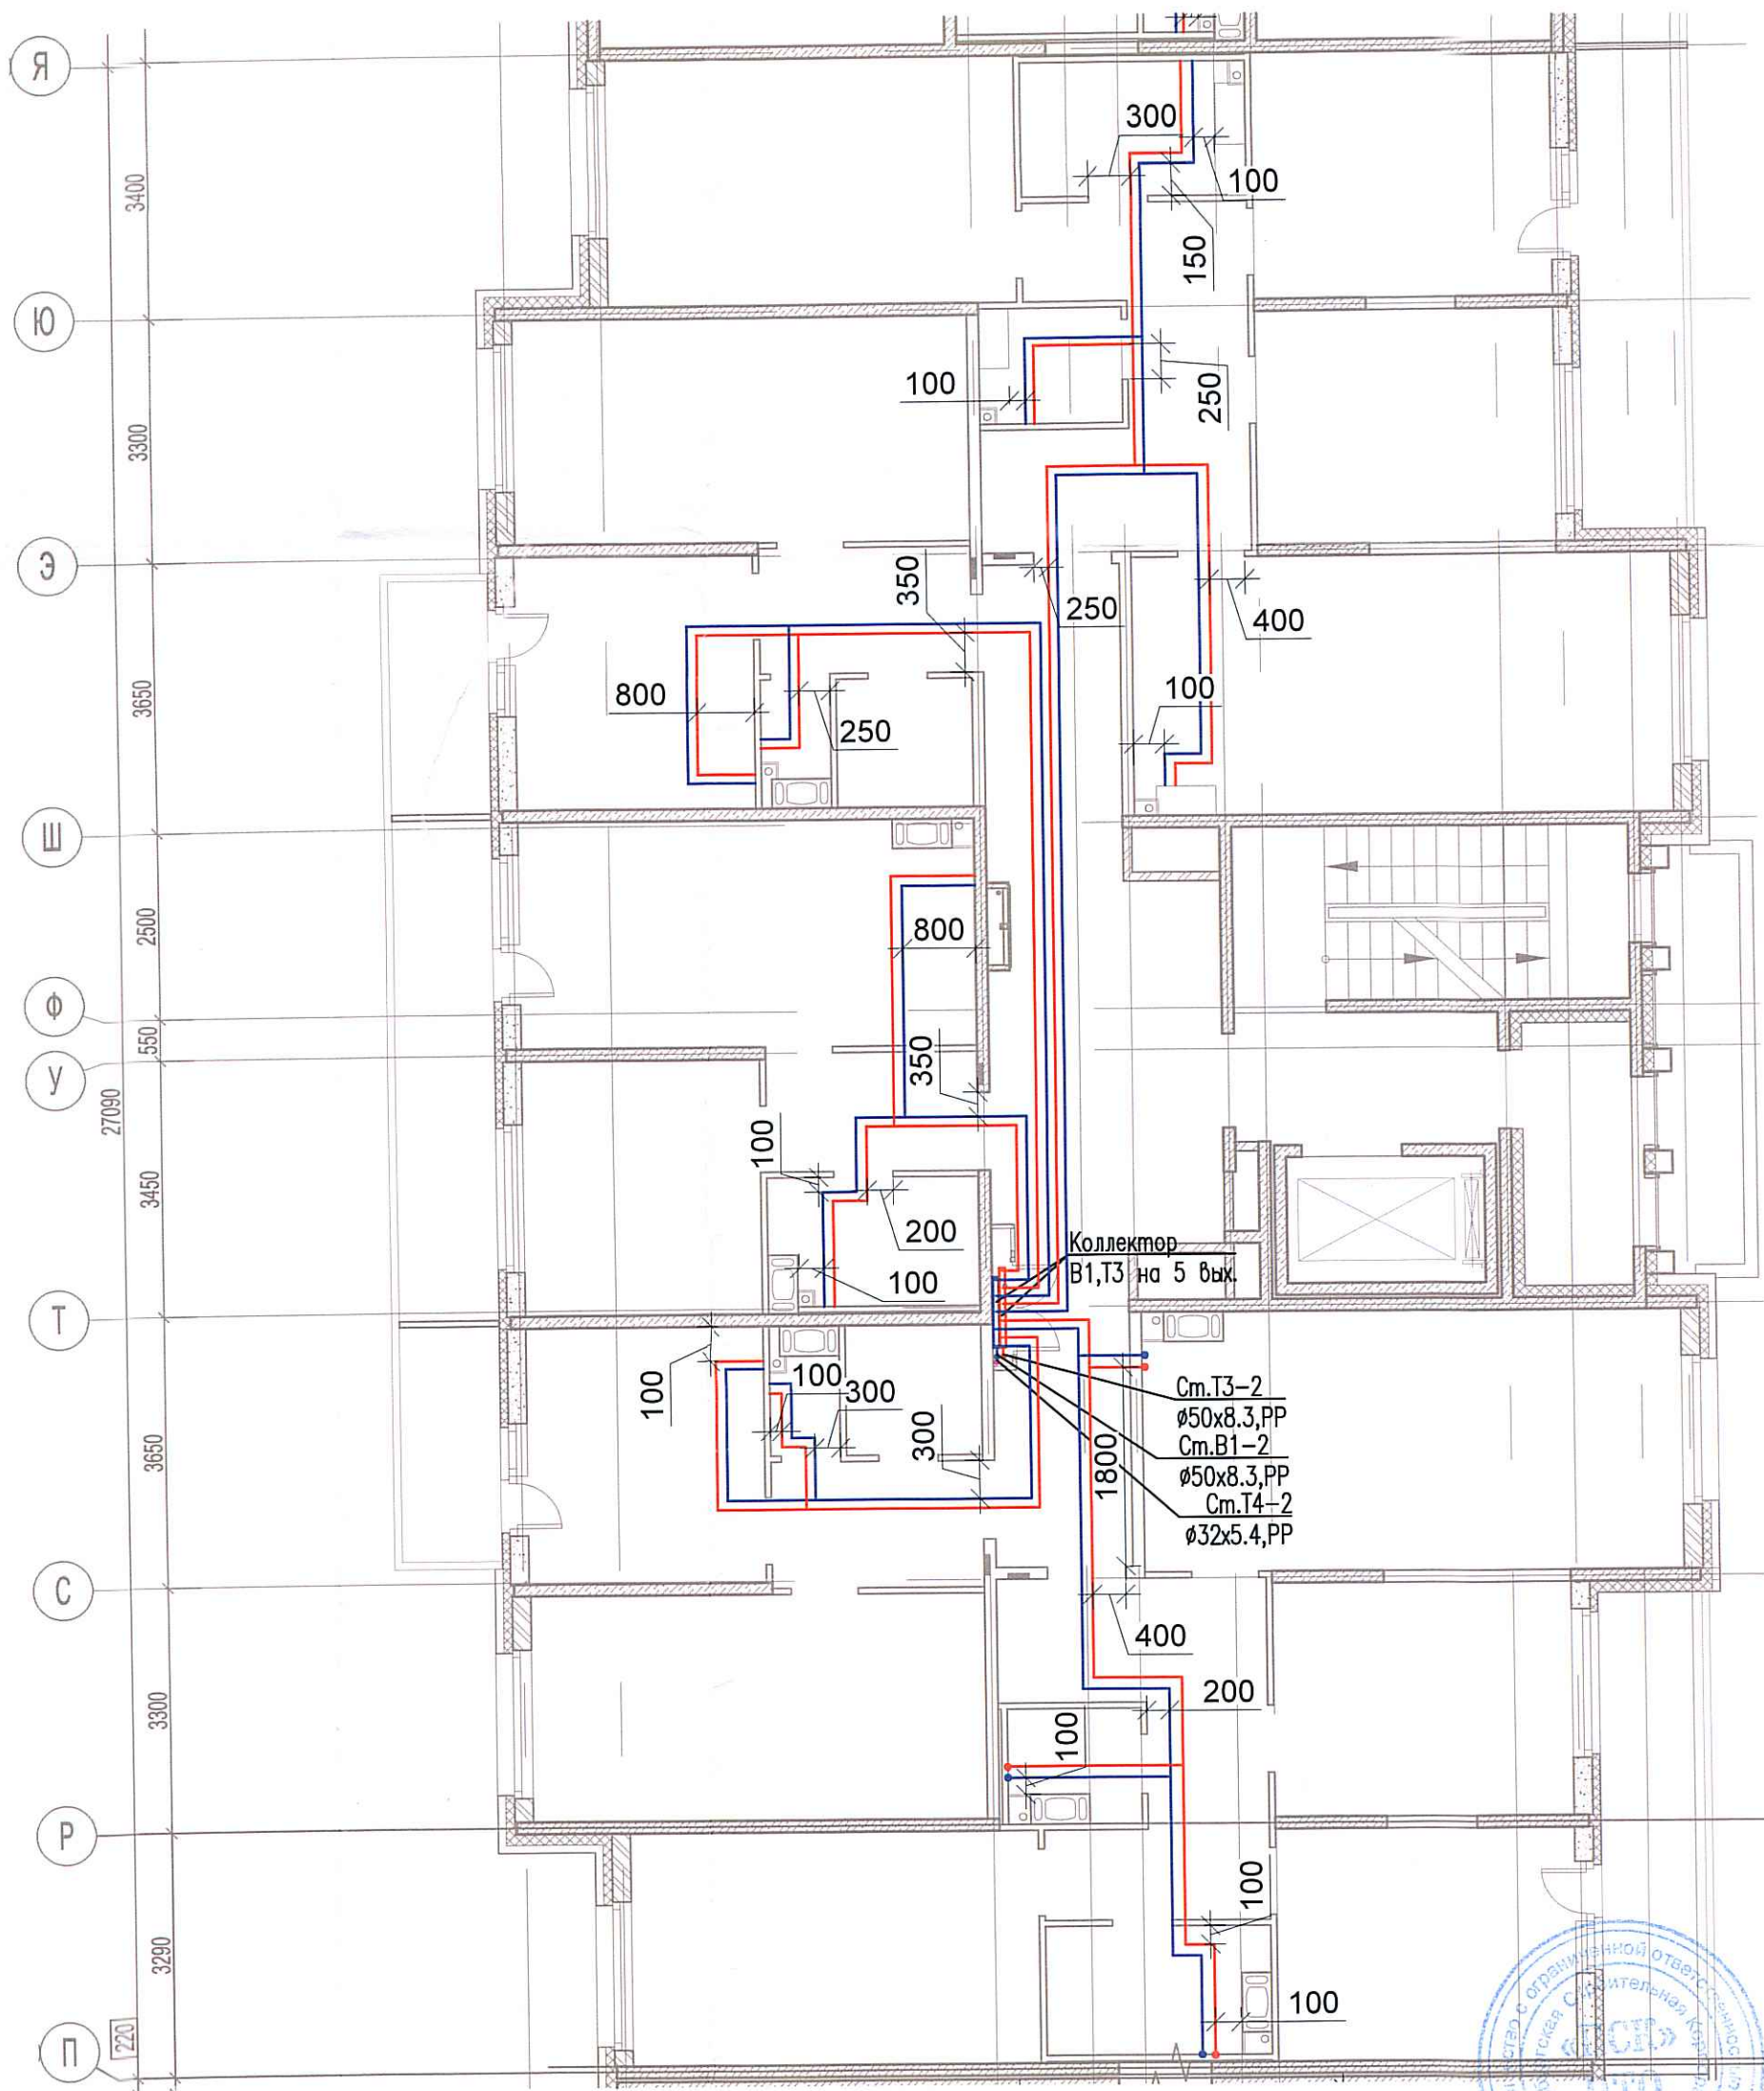

ласовано

Инв. № подл. Подпись и дата. Взам. инв. №

Изм.	Кол. уч.	Лист	№ док.	Подп.	Дата
Разраб.			Бабаев Р.И.		

03-2017-БС66-5-ВК

Многоэтажная жилая застройка (жилой комплекс со встроенными помещениями, подземными автостоянками) по адресу: г. Санкт-Петербург, Большой Сампсониевский проспект (кад. номер участка 78:36:0005016:1309)

Корпус 5

Стадия	Лист	Листов
ИД	609	

Исполнительная схема №25. Водоснабжение.
План 4 этажа.
Секция 2.

000 "ПСК"

Формат А3