


Исполнительная схема №26. Водоснабжение.

План 5 этажа.


Секция 2.

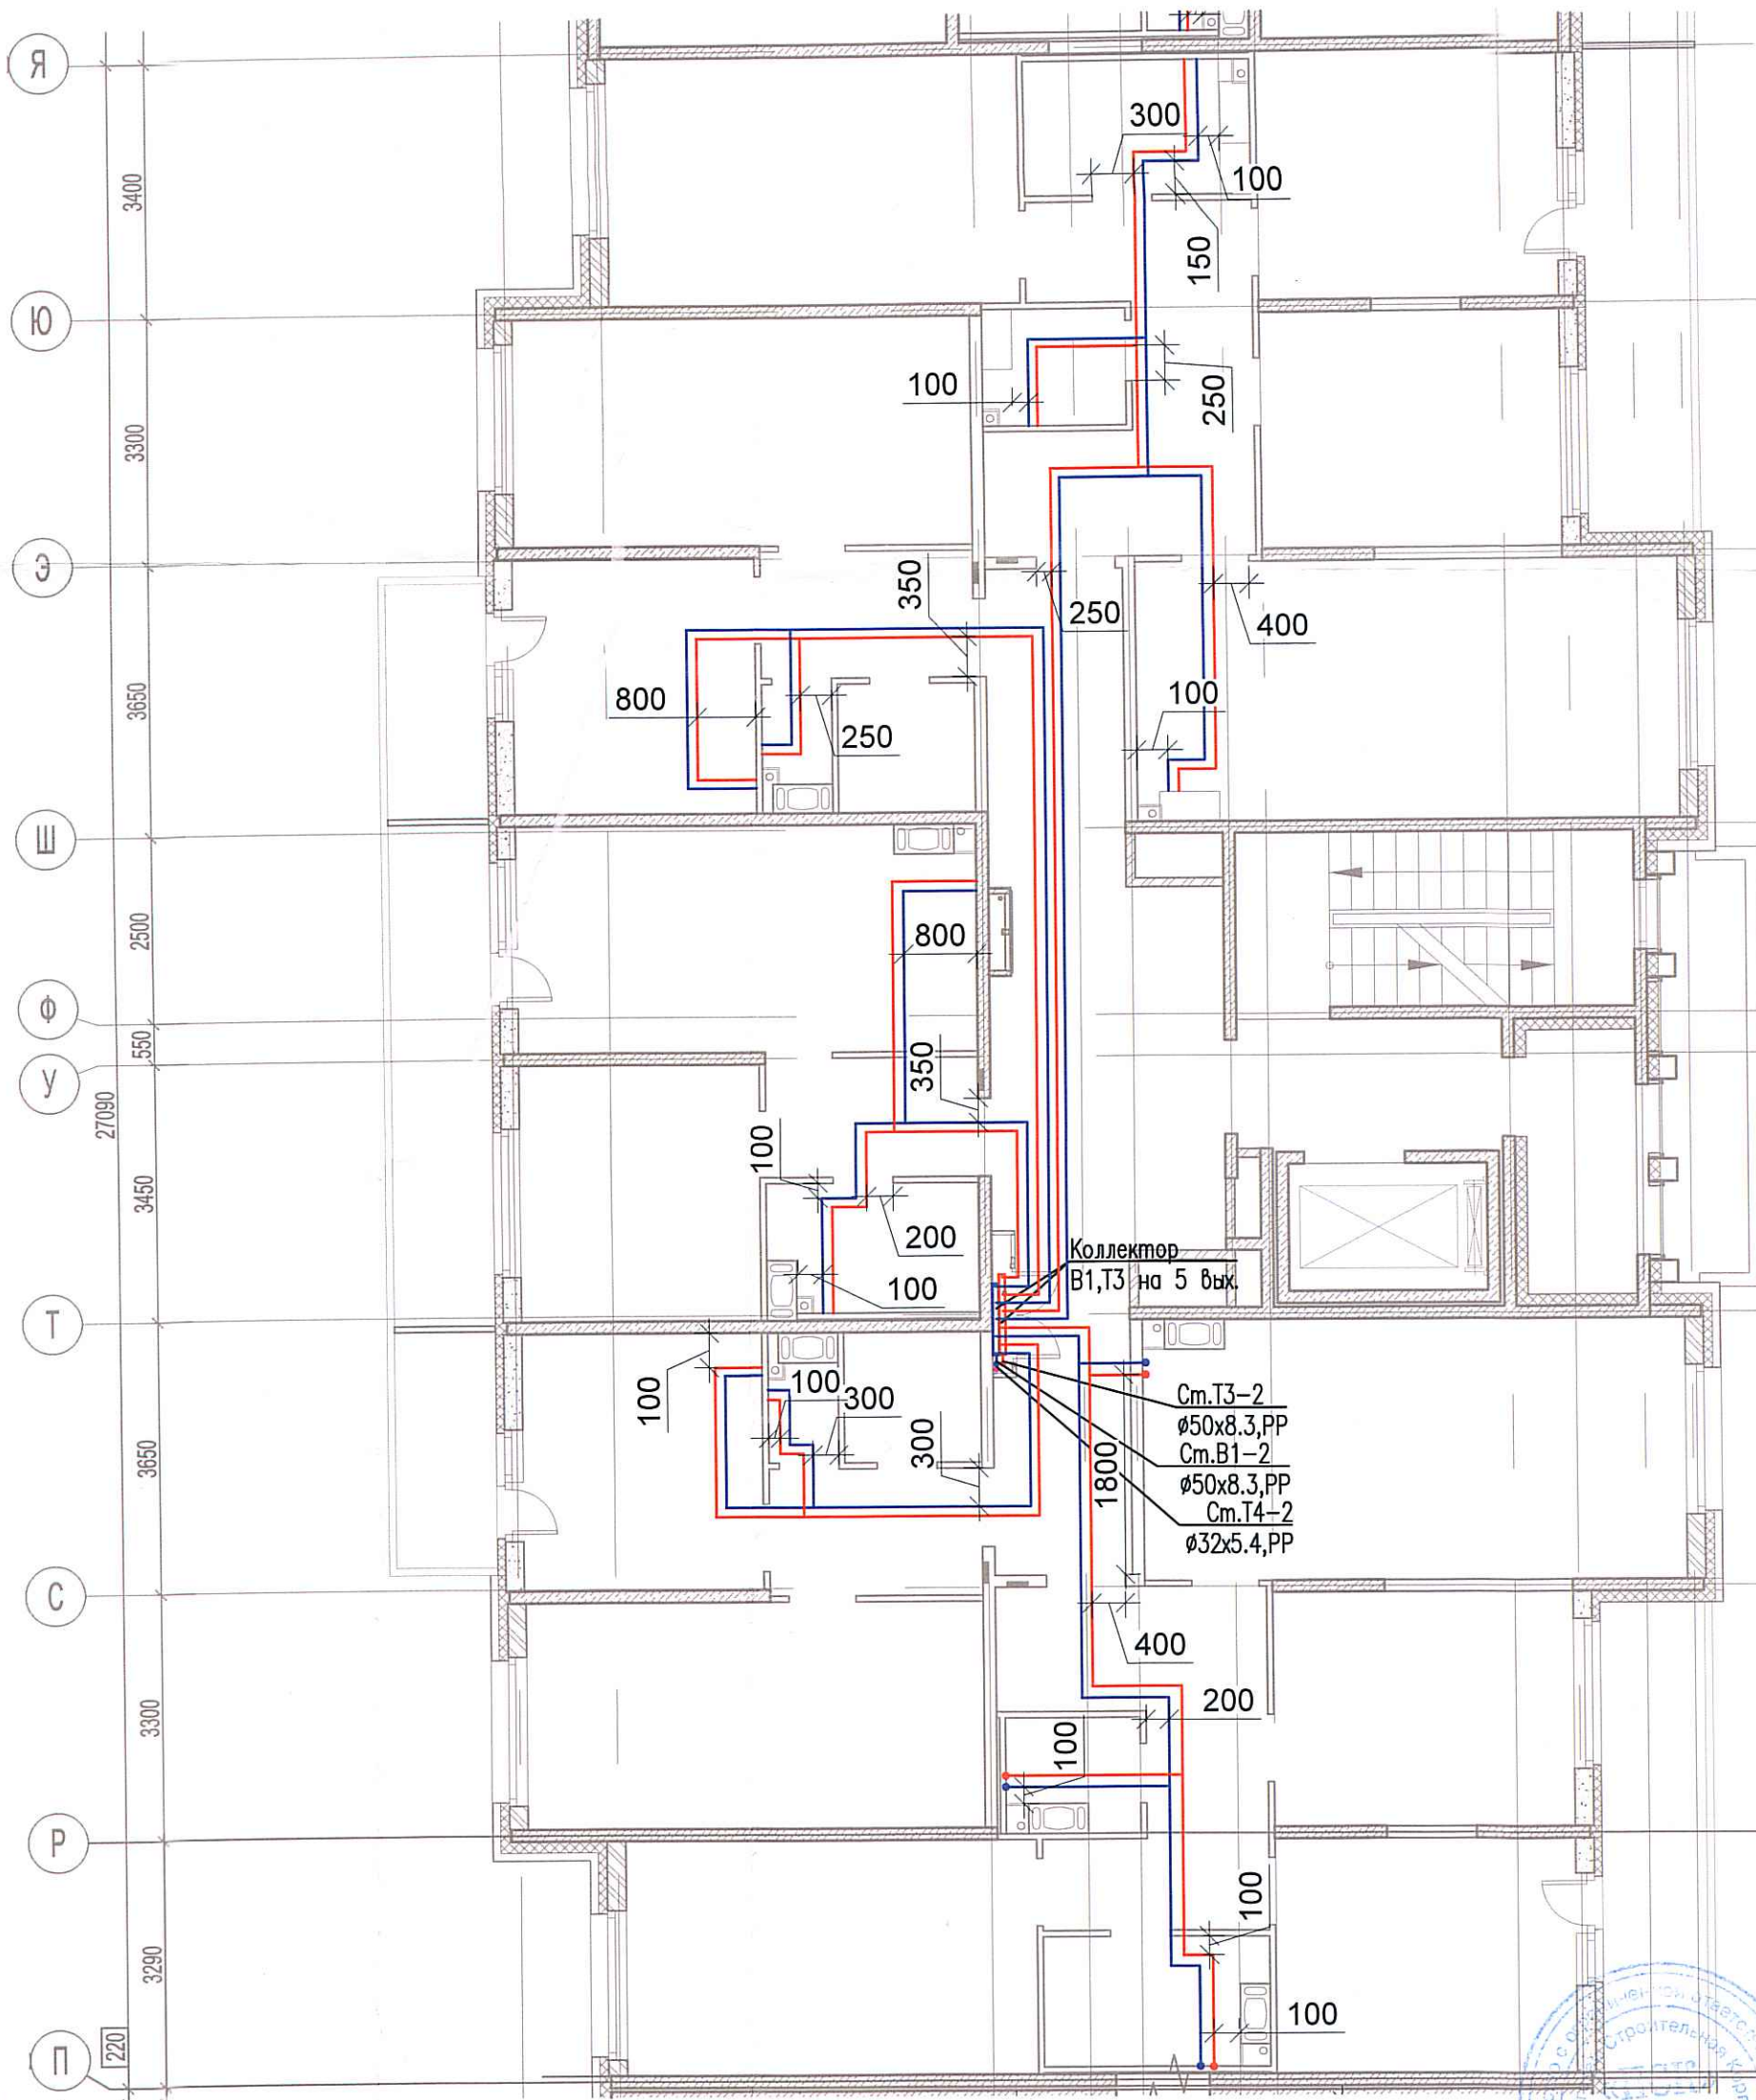

Ст.Т3-2  
 Ø50x8.3,PP  
 Ст.В1-2  
 Ø50x8.3,PP  
 Ст.Т4-2  
 Ø32x5.4,PP



Теплоизоляция Тилит/Гофрированная ПМД труба Sanexht  
 Труба из сшитого полиэтилена Sanexht  
 Крепление трубопровода

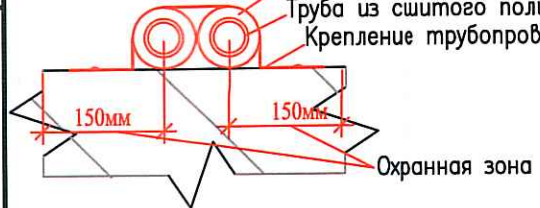

Изм.	Кол. уч.	Лист	№ док.	Подп.	Дата
Разраб.					

03-2017-БС66-5-ВК		
Многоэтажная жилая застройка (жилой комплекс со встроенными помещениями, подземными абтостоянками) по адресу: г. Санкт-Петербург, Большой Сампсониевский проспект (кад. номер участка 78:36:0005016:1309)		
Корпус 5	Стадия	Лист
	ИД	610
Исполнительная схема №26. Водоснабжение. План 5 этажа. Секция 2.		000 "ПСК"

ласовано	Взам. инв. №
Подпись и дата	
Инв. № подл.	