



Исполнительная схема №46. Водоснабжение.

План 7 этажа.
Секция 4.

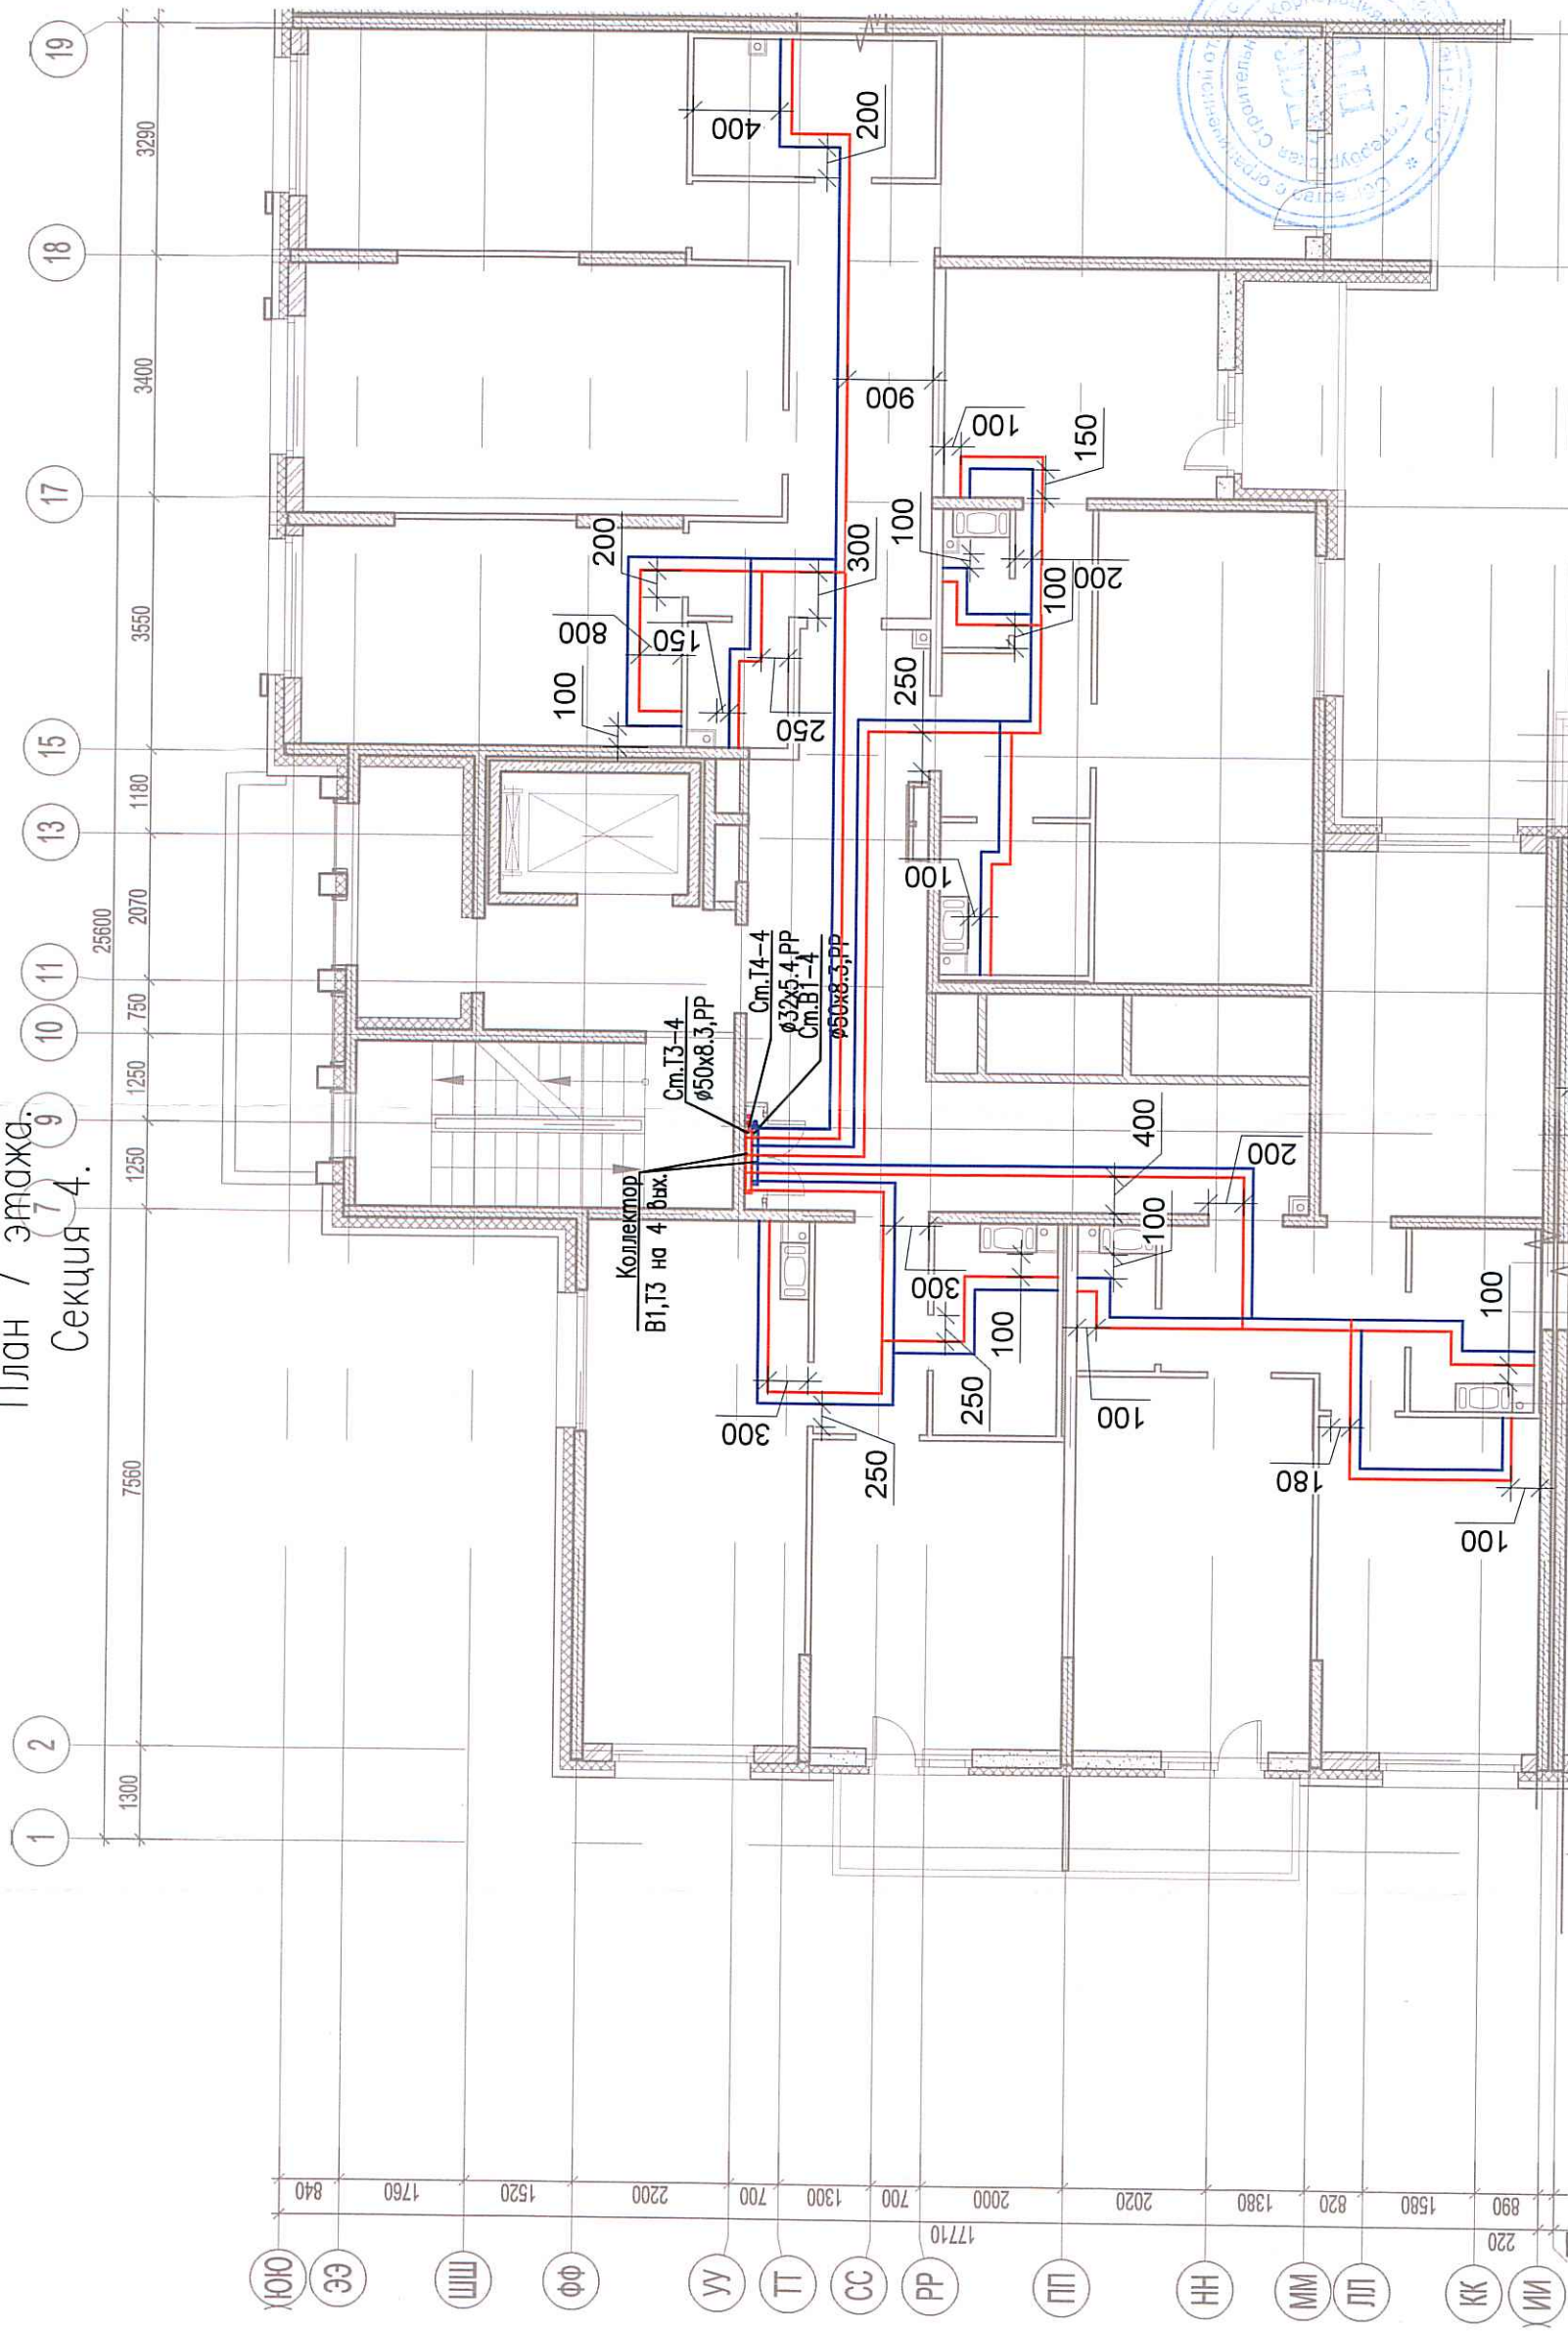

Теплоизоляция Тилит/Гофрированная ПМД труба Sapex
Труба из сшитого полиэтилена Sapex
Крепление трубопровода

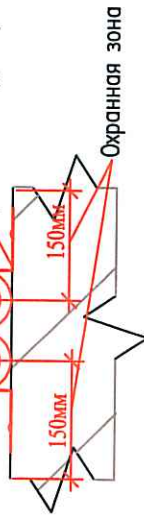

03-2017-БС66-5-ВК

Многоэтажная жилая застройка (жилой комплекс со встроенными помещениями, подземными объектами) по адресу: г. Санкт-Петербург, Большой Сампсониевский проспект (кад. номер участка 78:36:0005016:1309)

Корпус 5
Исполнительная схема №46. Водоснабжение.
План 7 этажа.
Секция 4.

Изм.	Кол. уч.	Лист	№ док.	Добл.	Дата
Разраб.		Бабаев Р.И.			
Стадия	Лист	Листов	ИД		
			000 "ПСК"		

Ласовано

Инд. № подл. Подпись и дата. Взам. инв. №